

Suwałki, dnia 07.03.2017 r.

Zarząd Dróg i Zieleni w Suwałkach
ul. Sójnastowa 84, 16-400 Suwałki
tel. (87) 566-78-55, 567-57-32
fax (87) 565-99-26
Reg. 200662077, NIP 844-23-49-603

Zakład Obsługi Inwestycji
Barbara Lucyna Rudzewicz
ul. Nowomiejska 18A
16-300 Augustów

DIR/5550-48/1522/2017

W nawiązaniu do wniosku z dnia 03.03.2017 r. dotyczącego uzgodnienia skorygowanego projektu zagospodarowania terenu:

Rozbudowa ulicy Krzywólka w Suwałkach na odcinku od pętli autobusowej do granicy działki o numerze ewidencyjnym 20922/2 wraz z infrastrukturą techniczną.

Lokalizacja: ul. Krzywólka Suwałki

Investor:

**Gmina Miasto Suwałki
ul. Mickiewicza 1
16-400 Suwałki**


Zarząd Dróg i Zieleni w Suwałkach uprzejmie informuje, że uzgadnia przedłożony projekt zagospodarowania bez uwag. Uzgodnienie jest ważne do 07.03.2020 r.

DYREKTOR
Zarządu Dróg i Zieleni w Suwałkach

mgr inż. Tomasz Drejer

Otrzymują:

1. Zakład Obsługi Inwestycji
Barbara Lucyna Rudzewicz
ul. Nowomiejska 18A
16-300 Augustów
2. DIR a/a

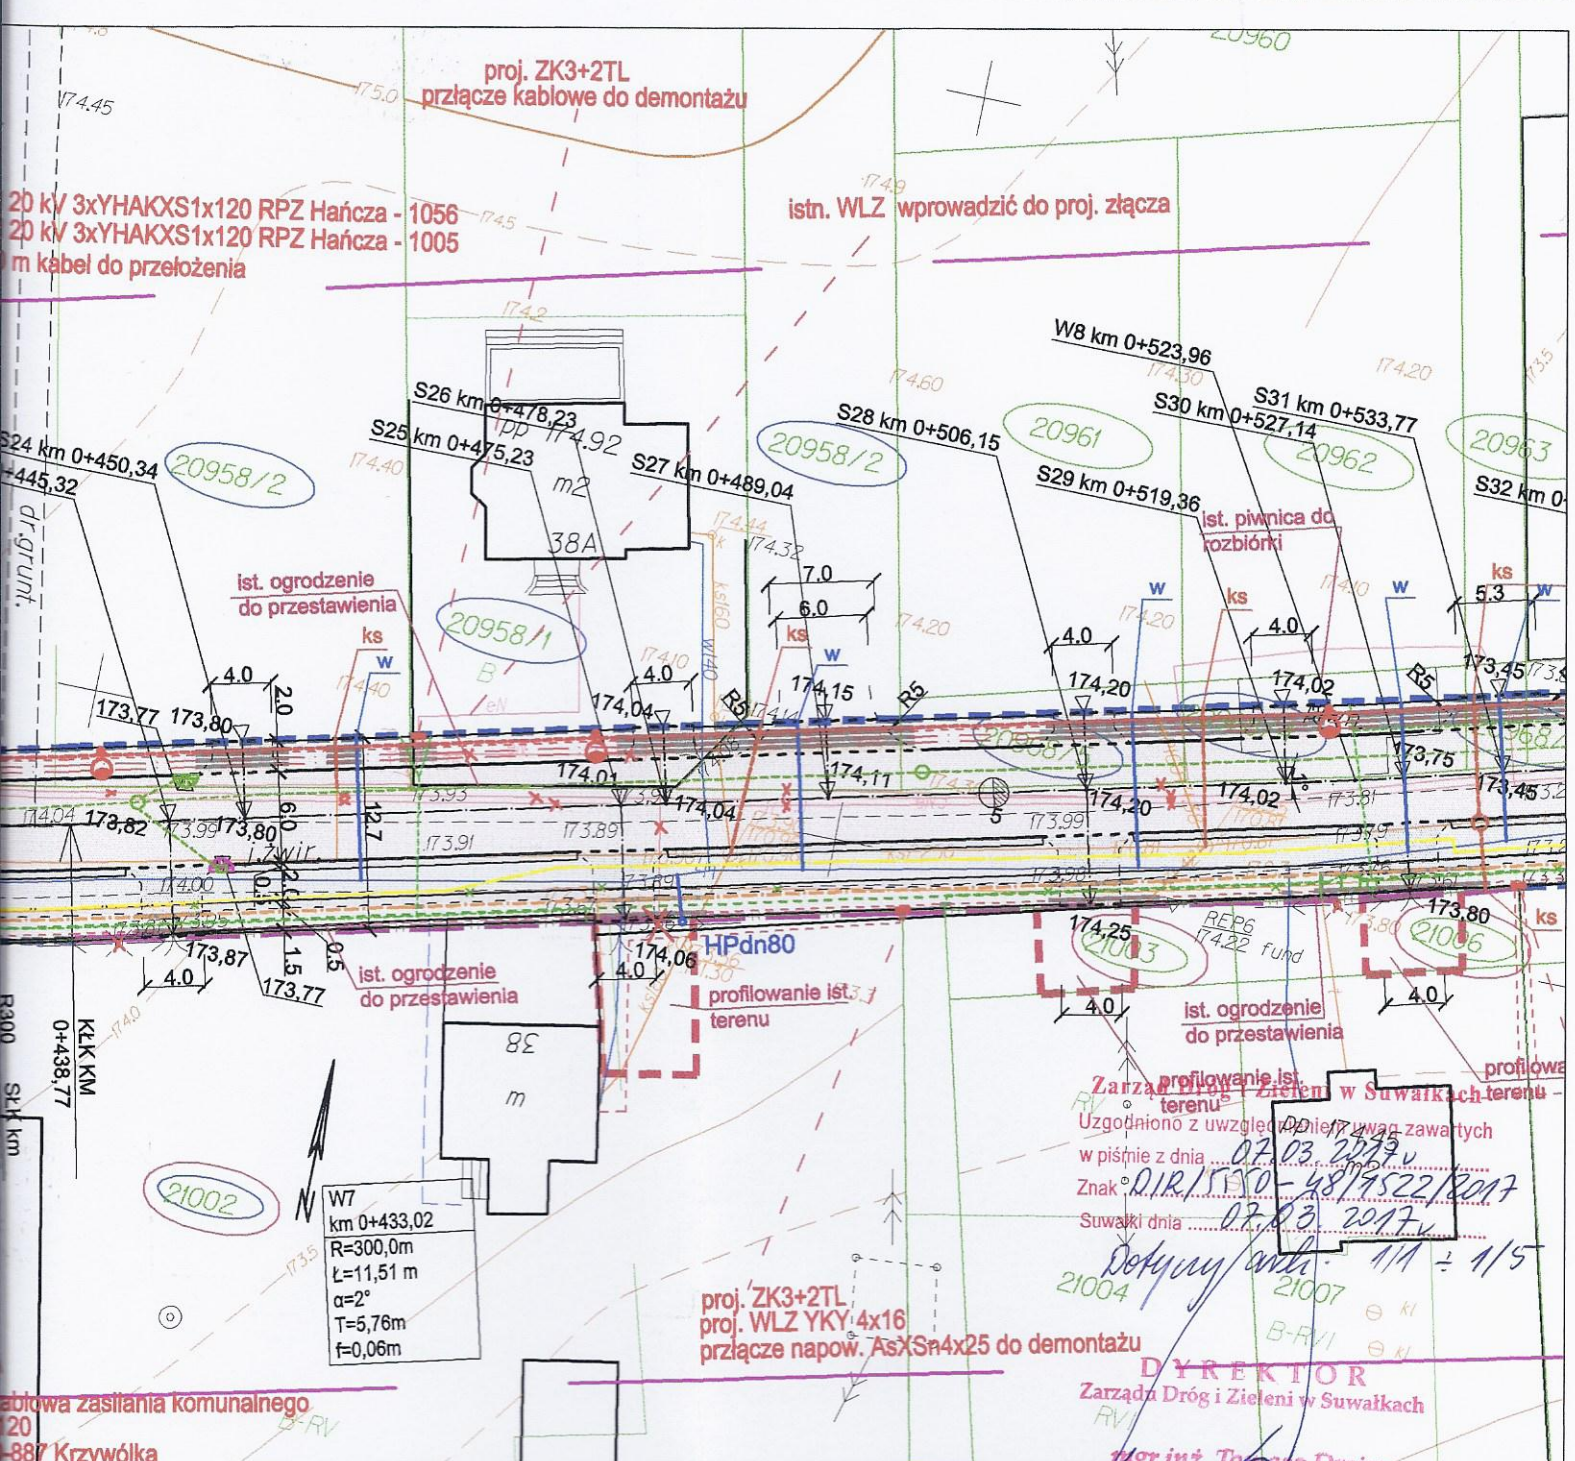

TEMAT: Rozbudowa ulicy Krzywólka w Suwałkach na odcinku od pięci autobusowej do granicy działki o numerze ewid. 20922/2 wraz z infrastrukturą techniczną.	
ZAMAWIAJĄCY/INWESTOR: Gmina Miasto Suwałki ul. Mickiewicza 1, 16-400 Suwałki	PRACOWNIA PROJEKTOWA: ZAKŁAD OBSŁUGI INWESTYCJI Barbara Lucyna Rudzewicz 16-300 Augustów, ul. Nowomiejska 18A tel 501791622
ETAP: PROJEKT BUDOWLANY	
RYSLINEK: PROJEKT ZAGOSPODAROWANIA TERENU	SKALA: 1:500 RYSL. NR: 1/1
BRANŻA DROGOWA PROJEKTANT: mgr inż. Barbara Lucyna Rudzewicz PDL/0029/PO/00/04 PDL/BD/1263/01	BRANŻA ELEKTRYCZNA PROJEKTANT: tech. Wiesław Baluta SUW-88/90 WAM/IE/0080/01
BRANŻA DROGOWA SPRAWDZYL: mgr inż. Jarosław Grabiński PDL/0117/PO/00/07	BRANŻA ELEKTRYCZNA SPRAWDZYL: inż. Mirosław Szymczyk SUW-41/84 WAM/IE/2695/01
BRANŻA SANITARNA PROJEKTANT: mgr inż. Danuta Piszczatowska SUW-75/90	BRANŻA TELETECHNICZNA PROJEKTANT: inż. Dariusz Mocarski DT-WBT/02430/03/U PDL/IE/0139/04
BRANŻA SANITARNA SPRAWDZYL: mgr inż. Małgorzata Roszkowska SUW-6/90 PDL/0035/SOW/005	BRANŻA TELETECHNICZNA SPRAWDZYL: mgr inż. Radosław Stanięcki-Kolendo DTT-TU/02301/02/U PDL/IE/0142/04
	BRANŻA ZIEMIENI PROJEKTANT: mgr inż. arch. kraj. Aleksandra Micał