


ZESTAWIENIE POMIESZCZEŃ- PIWNICA		
SYMBOL	FUNKCJA	POWIERZCHNIA
P_-1.00	KLATKA SCHODOWA K1	12.07
P_-1.01	SZATNIA PERSONELU	12.48
P_-1.02	KOMUNIKACJA/SZATNIE	89.76
P_-1.03	SZATNIA	18.02
P_-1.04	KOMUNIKACJA/ SZATNIA	5.66
P_-1.05	KLATKA SCHODOWA K3	9.40
P_-1.06	SZATNIA	10.30
P_-1.07	SZATNIA	12.95
P_-1.08	KOMUNIKACJA	12.08
P_-1.09	WC	3.26
P_-1.10	PRZEDSIONEK	3.87
P_-1.11	PRZEDSIONEK	8.43
P_-1.12	WEZEL CO	28.27
P_-1.13	MAGAZYN	5.62
P_-1.14	MAGAZYN	13.90
P_-1.15	SALA LEKCYJNA	38.65
P_-1.16	MAGAZYN	17.53
P_-1.17	KLATKA SCHODOWA K4	8.71
P_-1.18	MAGAZYN	14.37
SUMA		325.33

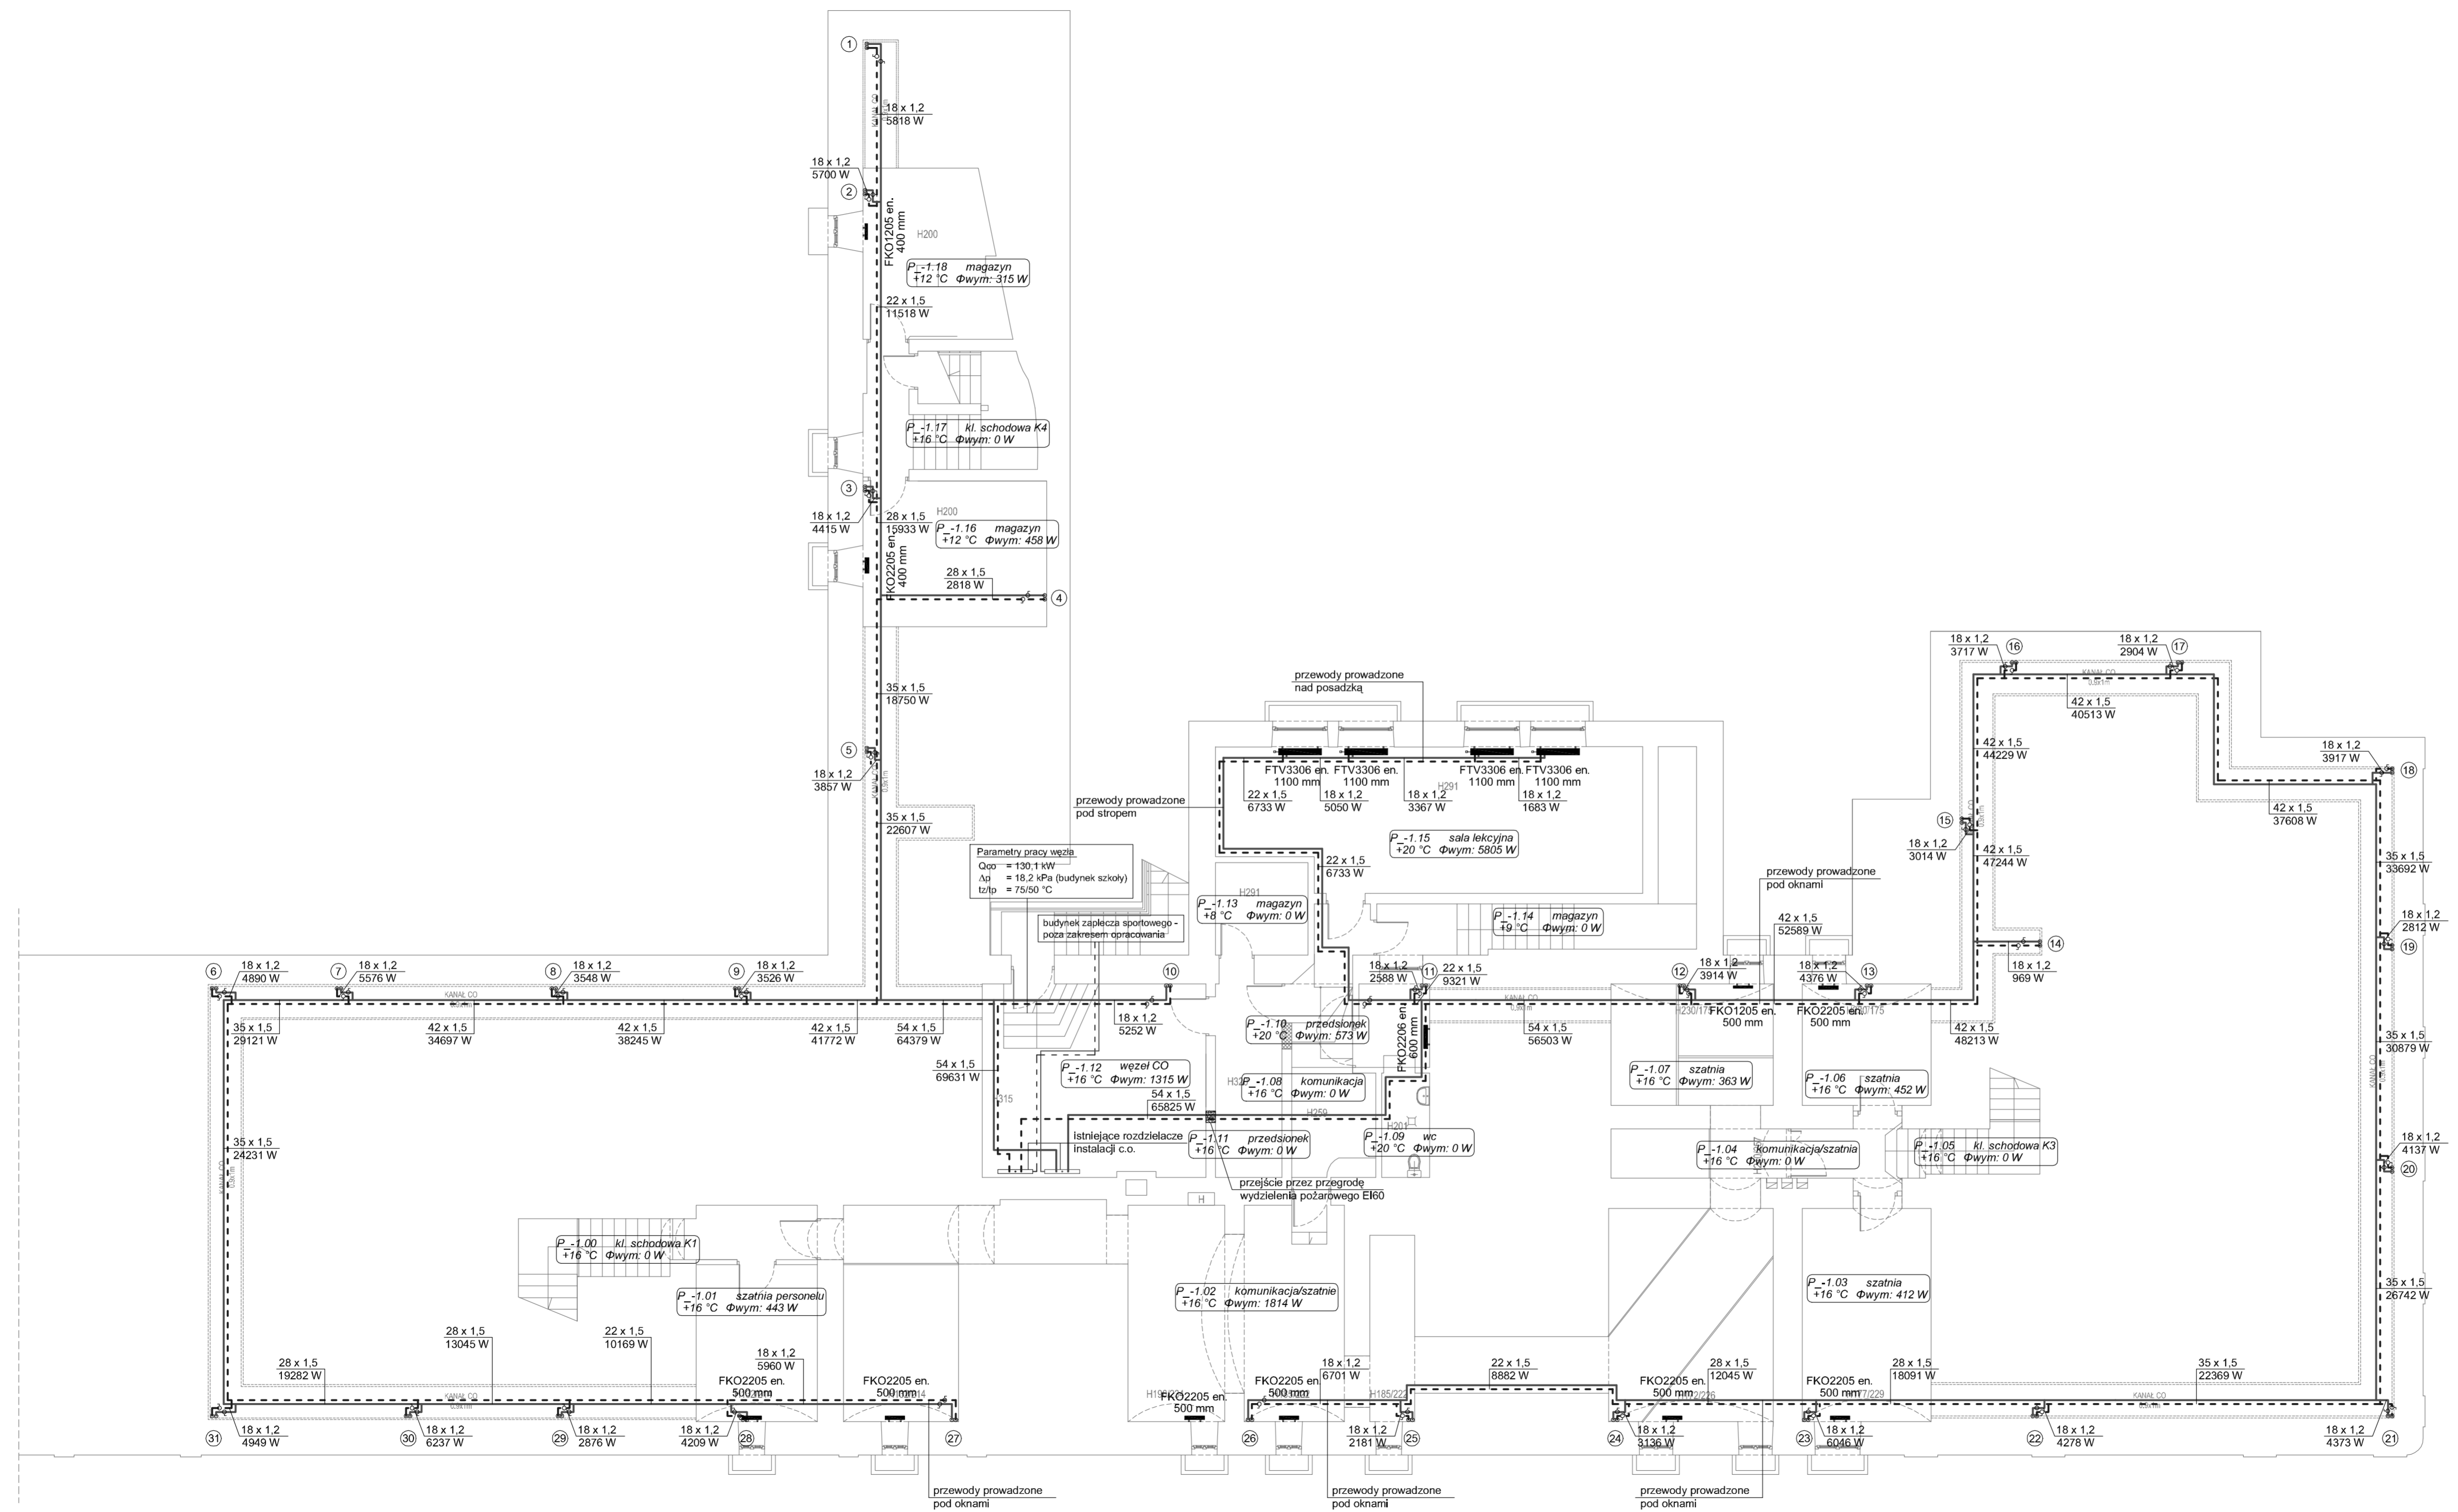

- LEGENDA:**
- projektowane przewody instalacji centralnego ogrzewania (rury ze stali cienkościenniej ocynkowanej)
 - ZO - zawór odcinający
 - pion centralnego ogrzewania
 - typ grzejnika
 - wysokość
 - długość grzejnika

Z uwagi na istniejący budynek przed montażem należy sprawdzić możliwość ułożenia przewodów wg proponowanej trasy.
 W razie konieczności wprowadzić zmiany na budowie i poprawić zgodnie z możliwościami technicznymi przy zachowaniu norm i obowiązujących przepisów.

Niniejsze opracowanie dokumentacji projektowej objęte jest ochroną zgodnie z ustawą z dnia 4 lutego 1994 o prawie autorskim i prawach pokrewnych z późn. zmianami.

JEDNOSTKA PROJEKTOWA:

NAZWA INWESTYCJI:
PRZEBUDOWA PODDASZA ZE ZMIANĄ SPOSOBU UŻYTKOWANIA NA POTRZEBY DYDAKTYCZNE, PRZEBUDOWA W ZAKRESIE DOSTOSOWANIA DO PRZEPISÓW P.POŻ ORAZ TERMOMODERNIZACJA WRAZ Z RENOWACJĄ ELEWACJI BUDYNKÓW SZKOŁY PODSTAWOWEJ NR 9 IM. W. PUCHAŁSKIEGO PRZY UL. KS. K. A. HAMERSZMITA 11 W SUWAŁKACH
 ADRES OBIEKTU BUDOWLANEGO:
ul. Ks. K. A. Hamerszmita 11, Suwałki

INWESTOR:
**Miasto Suwałki,
 ul. Mickiewicza 1, 16-400 Suwałki**

PROJEKTOWAŁ: mgr inż. Mikołaj Rosiejak	BRANŻA: sanitarna	UPRAWNIENIA: WKP/0162/PW/0303	PODPIS:
mgr inż. Barbara Łoza	sanitarna		

PROJEKT BUDOWLANO-WYKONAWCZY DATA: IV 2015

TYTUŁ RYSUNKU: RZUT PIWNICY - INSTALACJE SANITARNE (CENTRALNE OGRZEWANIE, WOD-KAN) SKALA: 1:100 NR RYS.: IS.1