


ZESTAWIENIE POMIESZCZEŃ- PARTER		
SYMBOL	FUNKCJA	POWIERZCHNIA
P_0.01	KORYTARZ	204.16
P_0.02	KLATKA SCHODOWA K1	19.40
P_0.03	POM.GOSP.	3.85
P_0.04	BIBLIOTEKA	25.86
P_0.05	BIBLIOTEKA	27.49
P_0.06	KSIĘGOWNIA	12.28
P_0.07	SEKRETARIAT	11.76
P_0.08	DYREKTOR	11.59
P_0.09	SALA NR 27	44.28
P_0.10	SALA NR 26	15.90
P_0.11	ROZDZIELNIA ELEKTRYCZNA	2.78
P_0.12	KLATKA SCHODOWA K2	20.23
P_0.13	POM.GOSP.	0.09
P_0.14	PEDAGOG	12.37
P_0.15	POM.GOSP.	10.54
P_0.16	POM. GOSP.	3.35
P_0.17	SALA NR 23	50.94
P_0.18	KLATKA SCHODOWA K3	3.79
P_0.19	SALA NR 22	46.35
P_0.20	KOMUNIKACJA	20.77
P_0.21	SALA NR 21	30.67
P_0.22	CATERING	20.02
P_0.23	KOMUNIKACJA	8.56
P_0.24	SALA NR 20	26.36
P_0.25	PORTIERNIA	3.98
P_0.26	POM.GOSP.	3.57
P_0.27	WC	1.75
P_0.28	WC DLA NPS	3.89
P_0.29	WC MĘSKIE	6.94
P_0.30	WC DAMSKIE	9.55
P_0.31	KLATKA SCHODOWA K4	15.84
P_0.32	SALA NR 7	30.25
SUMA		709.16

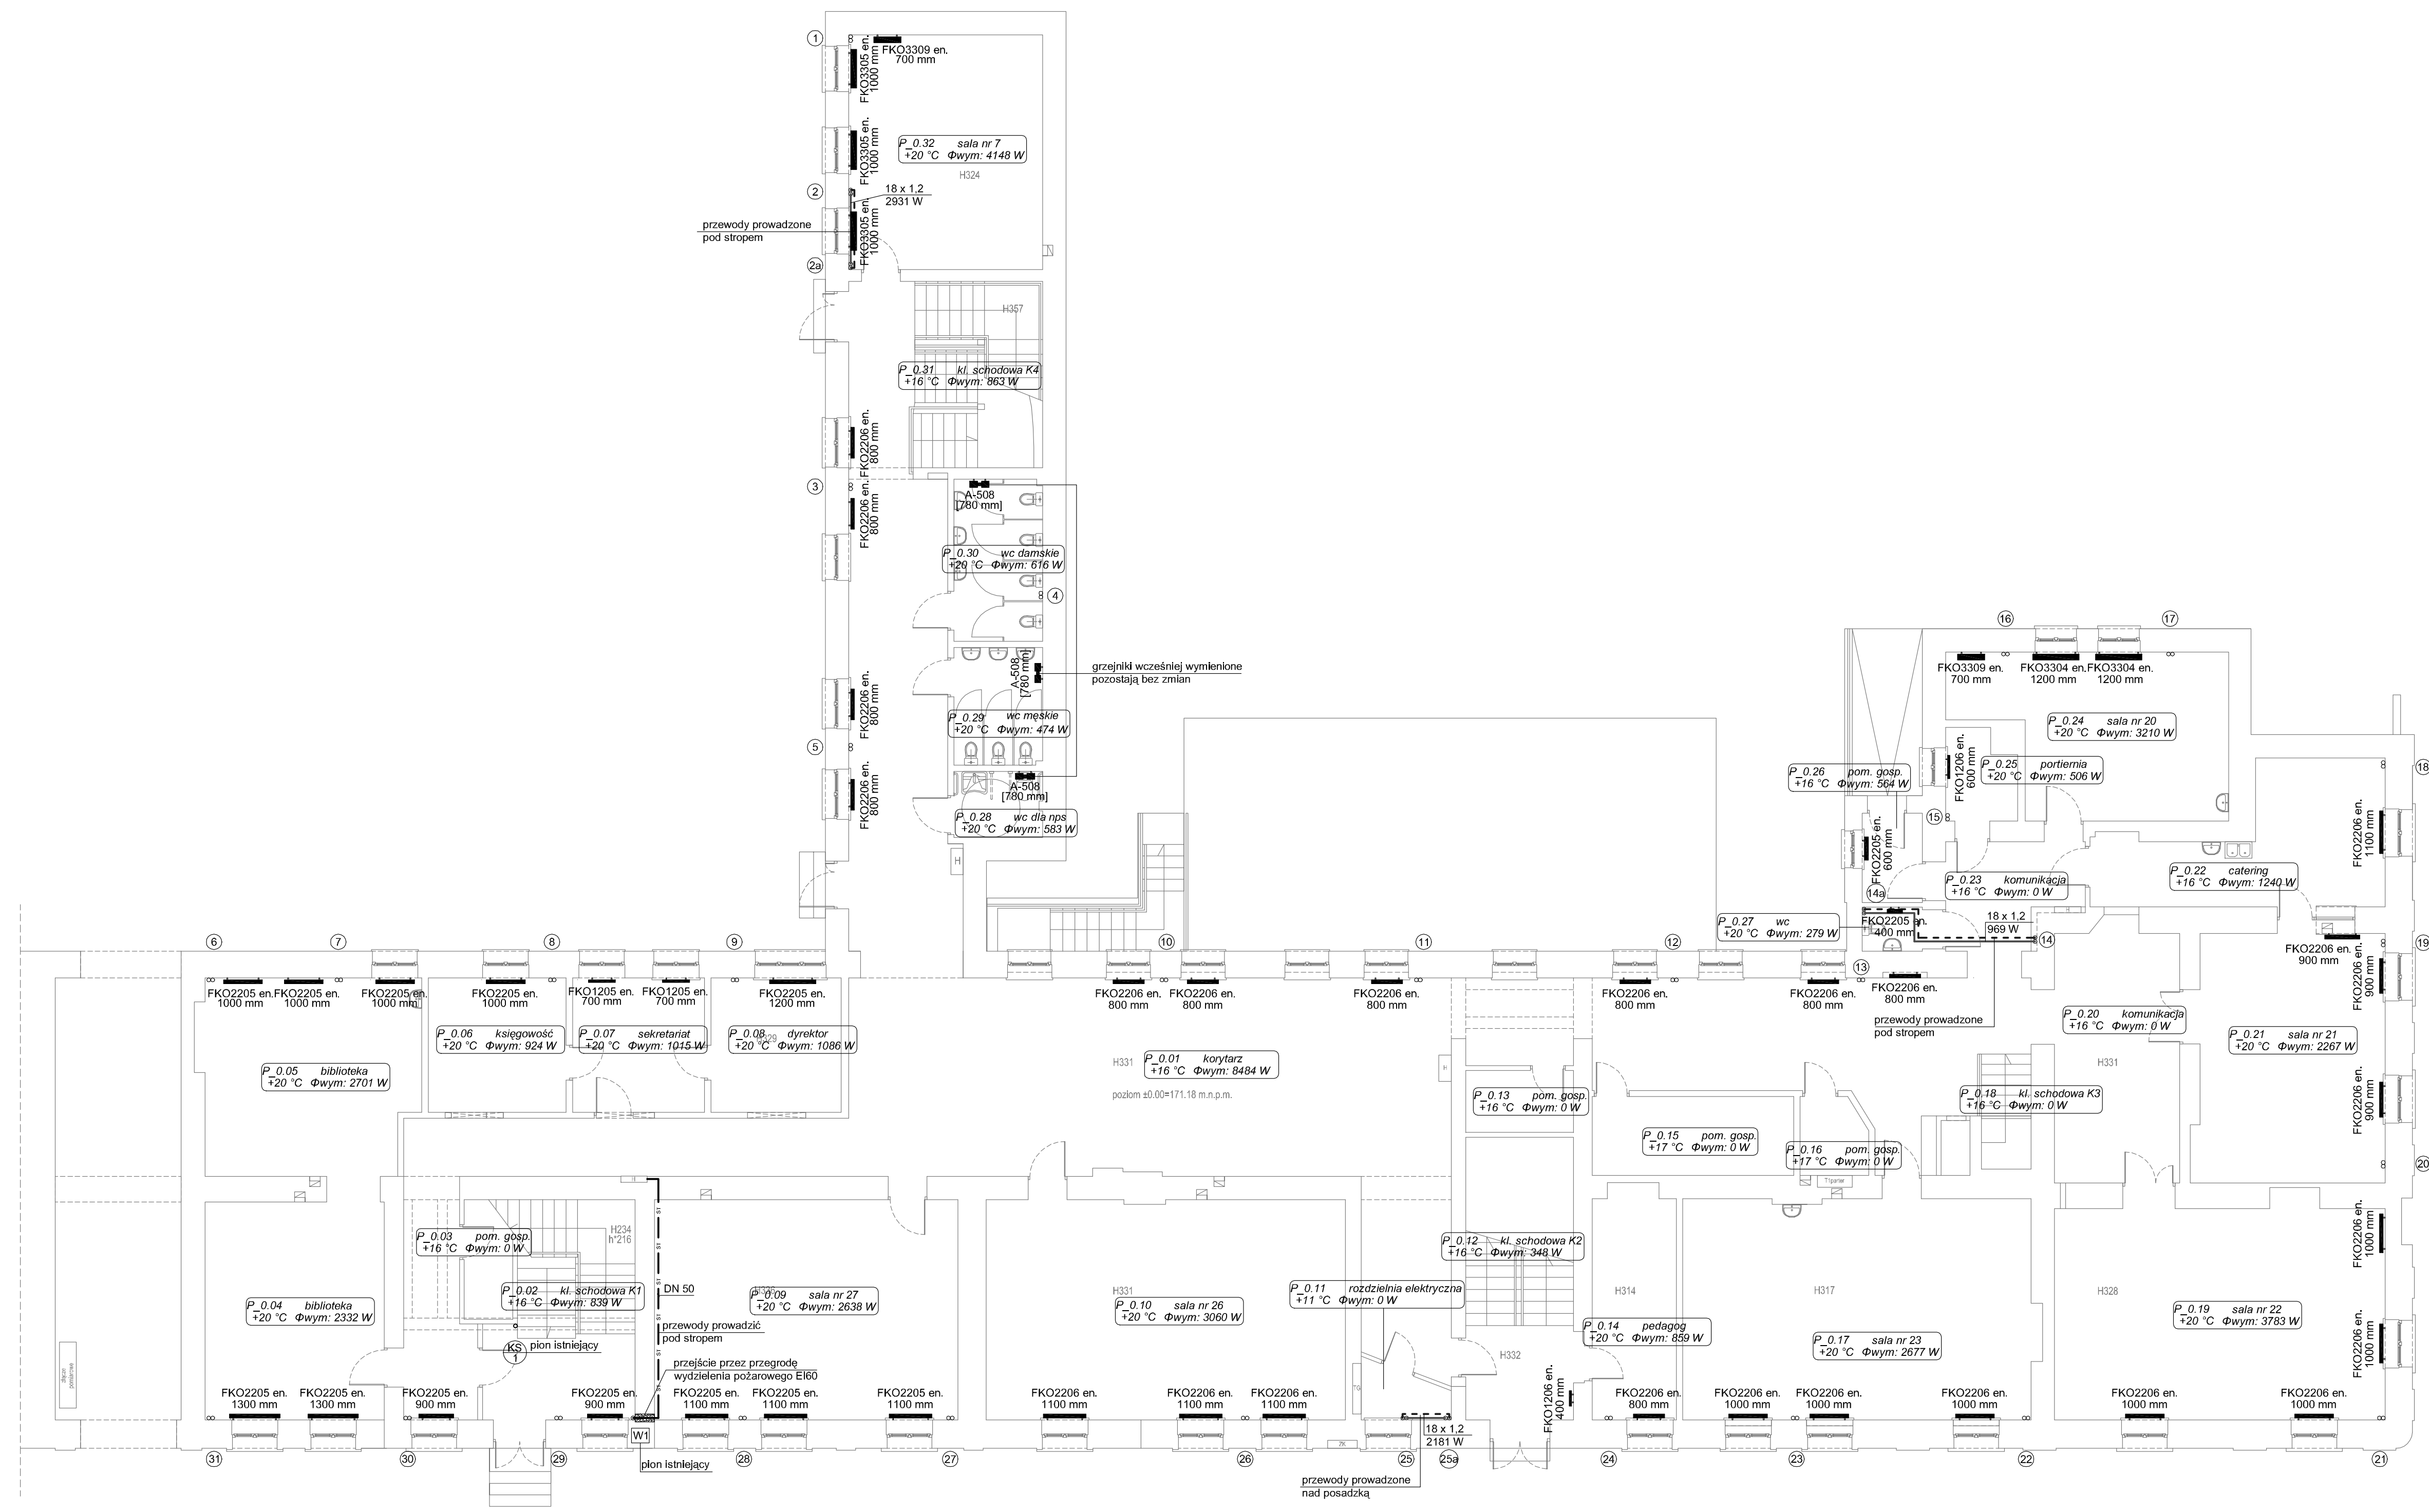

- LEGENDA:**
- projektowane przewody instalacji centralnego ogrzewania (rury ze stalii cienkościenniej ocynkowanej)
 - - - projektowane przewody zimnej wody (rury stalowe)
 - W1 pion wodociagowy
 - KS1 pion kanalizacji sanitarnej
 - 1 pion centralnego ogrzewania
 - FKO1206 en. typ grzejnika
 - 600 mm wysokość
 - 1100 mm długość grzejnika

Z uwagi na istniejący budynek przed montażem należy sprawdzić możliwość ułożenia przewodów wg proponowanej trasy.
W razie konieczności wprowadzić zmiany na budowie i poprowadzić zgodnie z możliwościami technicznymi przy zachowaniu norm i obowiązujących przepisów.

Niniejsze opracowanie dokumentacji projektowej objęte jest ochroną zgodnie z ustawą z dnia 4 lutego 1994 o prawie autorskim i prawach pokrewnych z późn. zmianami.

JEDNOSTKA PROJEKTOWA:

IENEPROJEKT
A d a m D z i a m s k i
ul. Liniarskiej 3, 61-203 Poznań
NIP 782-204-54-63, REGON 301039550

NAZWA INWESTYCJI:
PRZEBUDOWA PODDASZA ZE ZMIANĄ SPOSOBU UŻYTKOWANIA NA POTRZEBY DYDAKTYCZNE,
PRZEBUDOWA W ZAKRESIE DOSTOSOWANIA DO PRZEPISÓW P.POŻ
ORAZ TERMOMODERNIZACJA WRAZ Z RENOWACJĄ ELEWACJI
BUDYNKU SZKOŁY PODSTAWOWEJ NR 9 IM. W. PUCHAŁSKIEGO
PRZY UL. KS. K. A. HAMERSZMITA 11 W SUWAŁKACH
ADRES OBIEKTU BUDOWLANEGO:

ul. Ks. K. A. Hamerszmita 11, Suwałki

INWESTOR:
**Miasto Suwałki,
ul. Mickiewicza 1, 16-400 Suwałki**

PROJEKTOWAŁ:	BRANŻA:	UPRAWNIENIA:	PODPIS:
mgr inż. Mikołaj Rosiejak	sanitarna	WKP0162PW0503	
mgr inż. Barbara Łoza	sanitarna		

PROJEKT BUDOWLANO-WYKONAWCZY		DATA:
TYTUL RYSUNKU: RZUT PARTERU - INSTALACJE SANITARNE (CENTRALNE OGRZEWANIE, WOD-KAN)	SKALA: 1:100	IV 2015