


PRZEKRÓJ 4-4

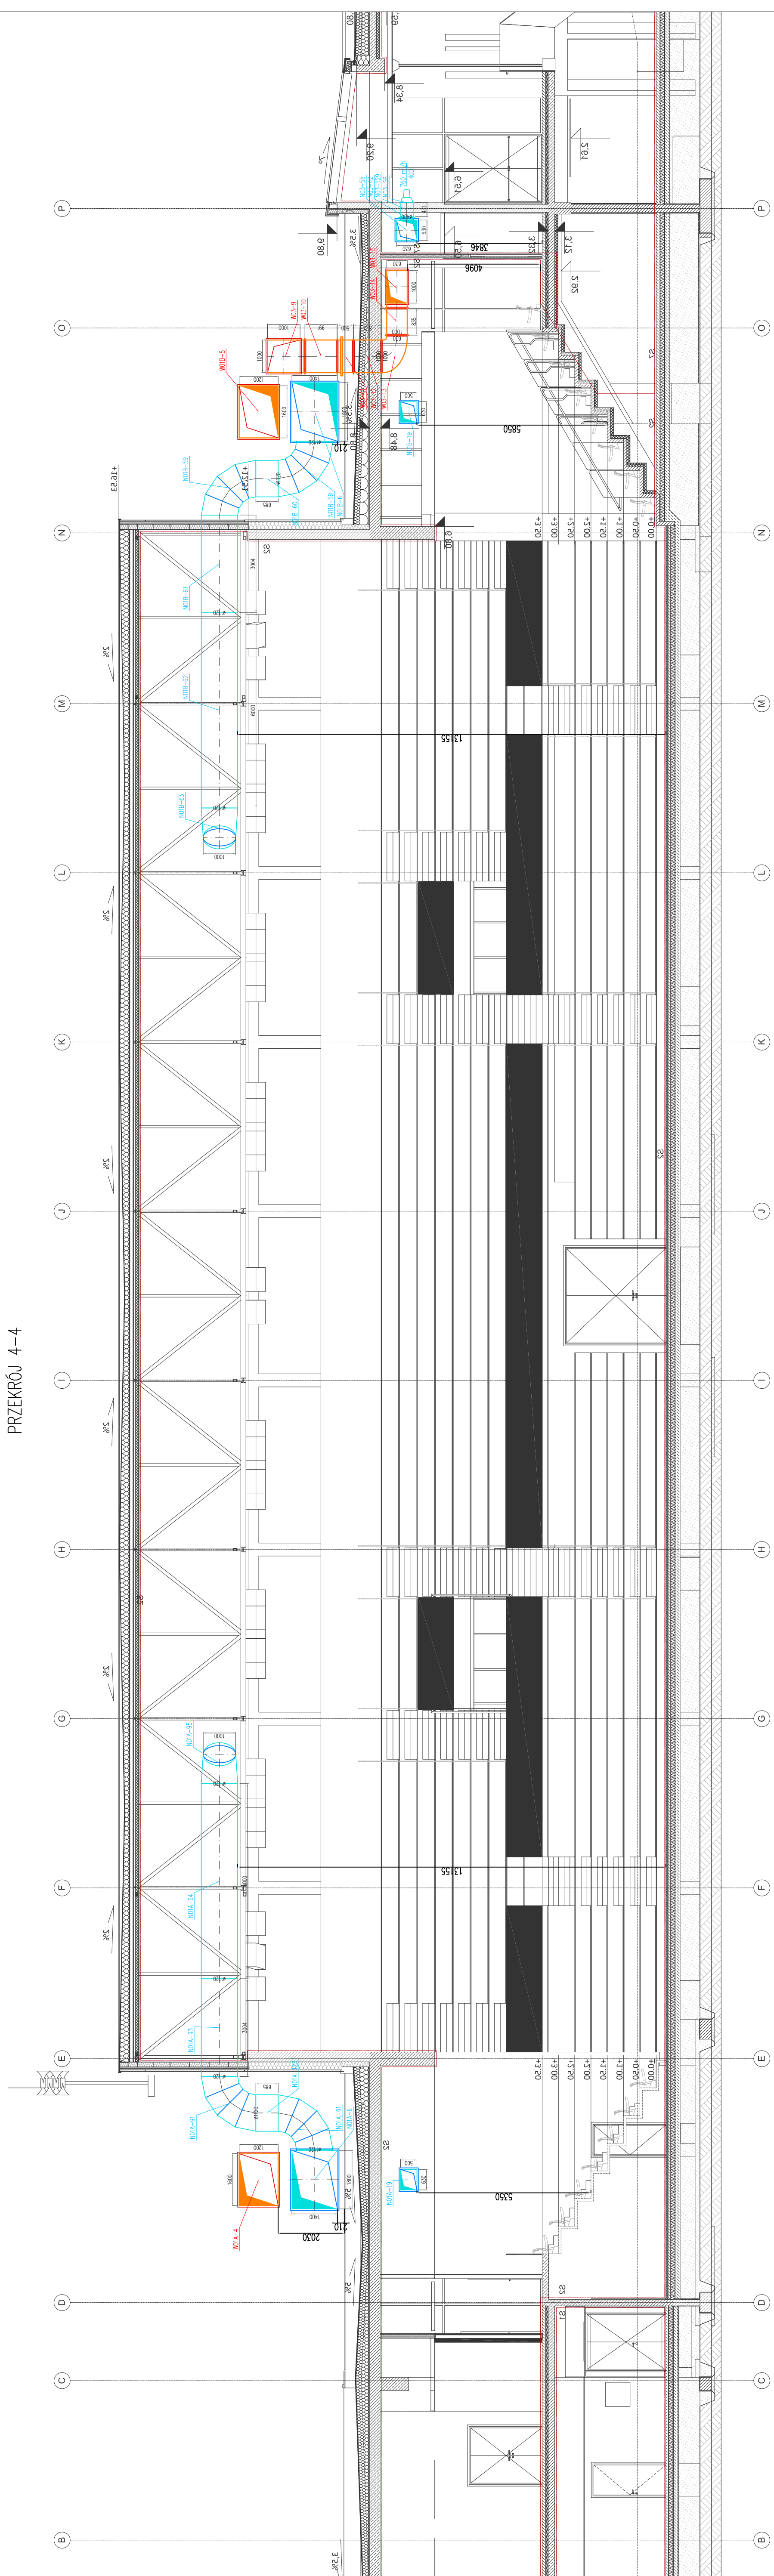

- OZNACZENIA:**
- PRZEWÓD NAWIEWNY
  - PRZEWÓD WYWIEWNY
  - KLAPY POŻAROWE
  - ELEMENTY NAWIEWNE Z PRZEPUSZCZALNOŚCIAMI
  - ELEMENTY WYWIEWNE Z PRZEPUSZCZALNOŚCIAMI

**RESTUDIO** Sp. z o.o.  
 ul. Sobotki 11a/6 80-247 Gdańsk  
 tel./ fax 58 716-70-85, 500 128 089  
 e-mail: biuro@restudio.com.pl www.restudio.com.pl

temat: **Projekt hali sportowo-widowiskowej wraz z zagospodarowaniem terenu przy ul. Zarzeczce 26**  
 Suwałki, ul. Zarzeczce 26, działka nr 31349/9, obręb nr 07

inwestor: **MIASTO SUWAŁEKI**  
 Suwałki, Mickiewicza 1 16-400

autor projektu: mgr inż. Monika Toloś  
 Upr. bud. SLK/4239/POOS/12  
 maj 2017

opracowanie projektu: mgr inż. Piotr Przybycin  
 maj 2017

opracowanie: mgr inż. Elżbieta Tomaszewska  
 Upr. bud. 416/85  
 maj 2017

status projektu: Wykonawczy

tytuł: Instalacja wentylacji i klimatyzacji - przekrój 4-4

data: maj 2017  
 skala: 1:100  
 nr rys.: **HVAC-06**