


# PRZEKRÓJ 5-5

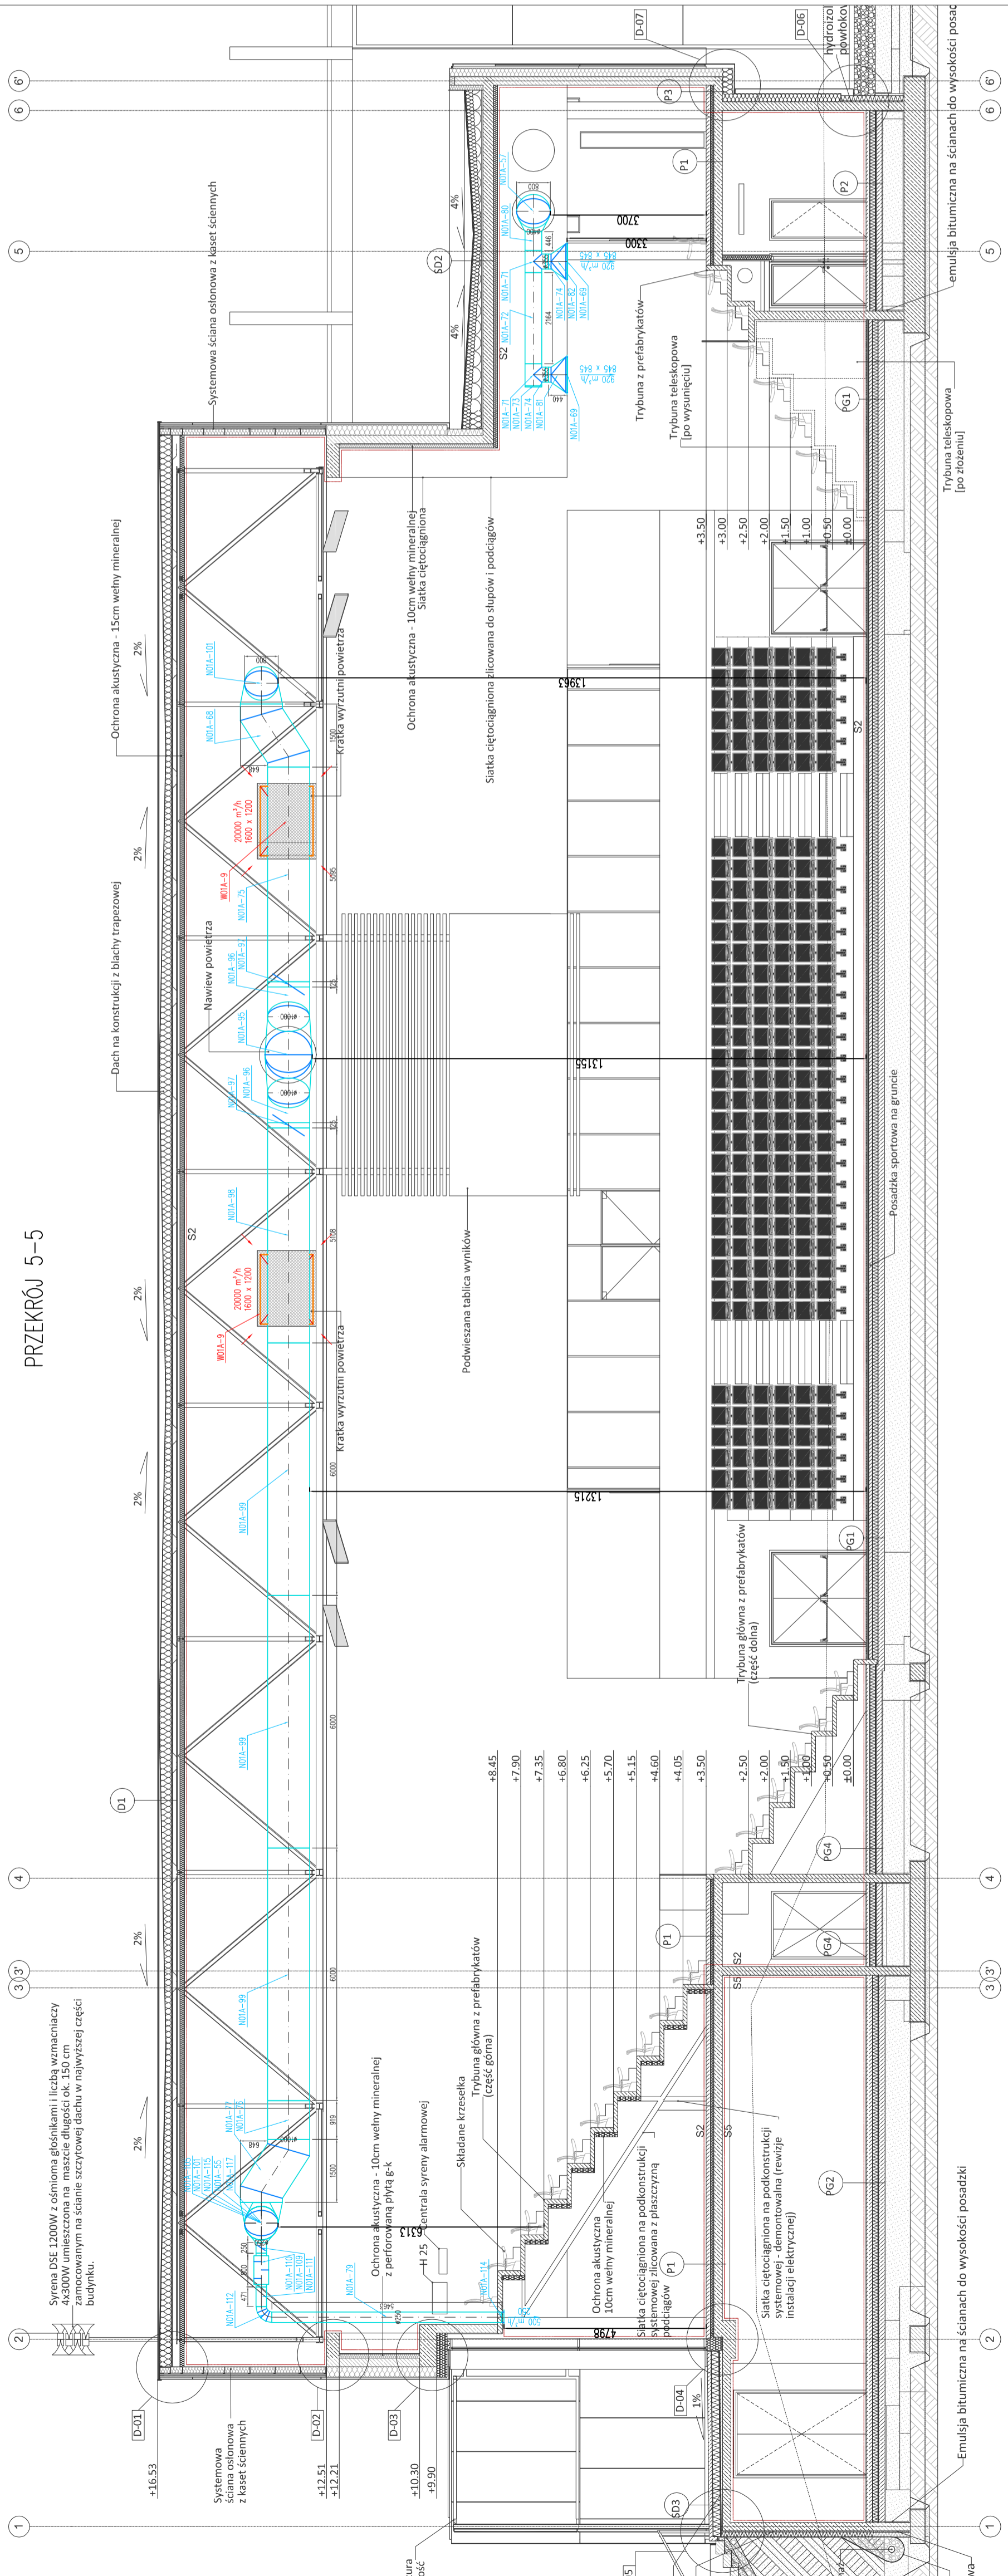

- OZNACZENIA:**
- PRZEŚWID WYMIENNY
  - PRZEŚWID WYMIENNY
  - KLAPY POŻAROWE
  - ELEMENTY WYMIENNE Z PRZEPUSZCZALNOŚCIĄ
  - ELEMENTY WYMIENNE Z PRZEPUSZCZALNOŚCIĄ

**RESTUDIO**  
 Sp. z o.o.  
 ul. Sobolki 11a/6 80-247 Gdańsk  
 tel./ fax 58 71676-65; 500 126 069  
 e-mail: biuro@restudio.com.pl www.restudio.com.pl

**Projekt hali sportowo-widowiskowej wraz z zagospodarowaniem terenu przy ul. Zarzeczna 26**  
 Inwestor: MIASTO SUWAŁKI  
 Suwałki, Mickiewicza 1 16-400

autor projektu: mgr inż. Monika Tołós  
 Upr. bud. SLK/4239/POOS/12  
 maj 2017

opracowanie projektu: mgr inż. Piotr Przybylich  
 sprawdził: mgr inż. Elżbieta Tomaszewska  
 Upr. bud. 416/85  
 maj 2017

status projektu: Wykonawczy  
 Tytuł: Instalacja wentylacji i klimatyzacji - przekrój 5-5

data: maj 2017  
 skala: 1:100  
 nr rys.: **HVAC-07**