






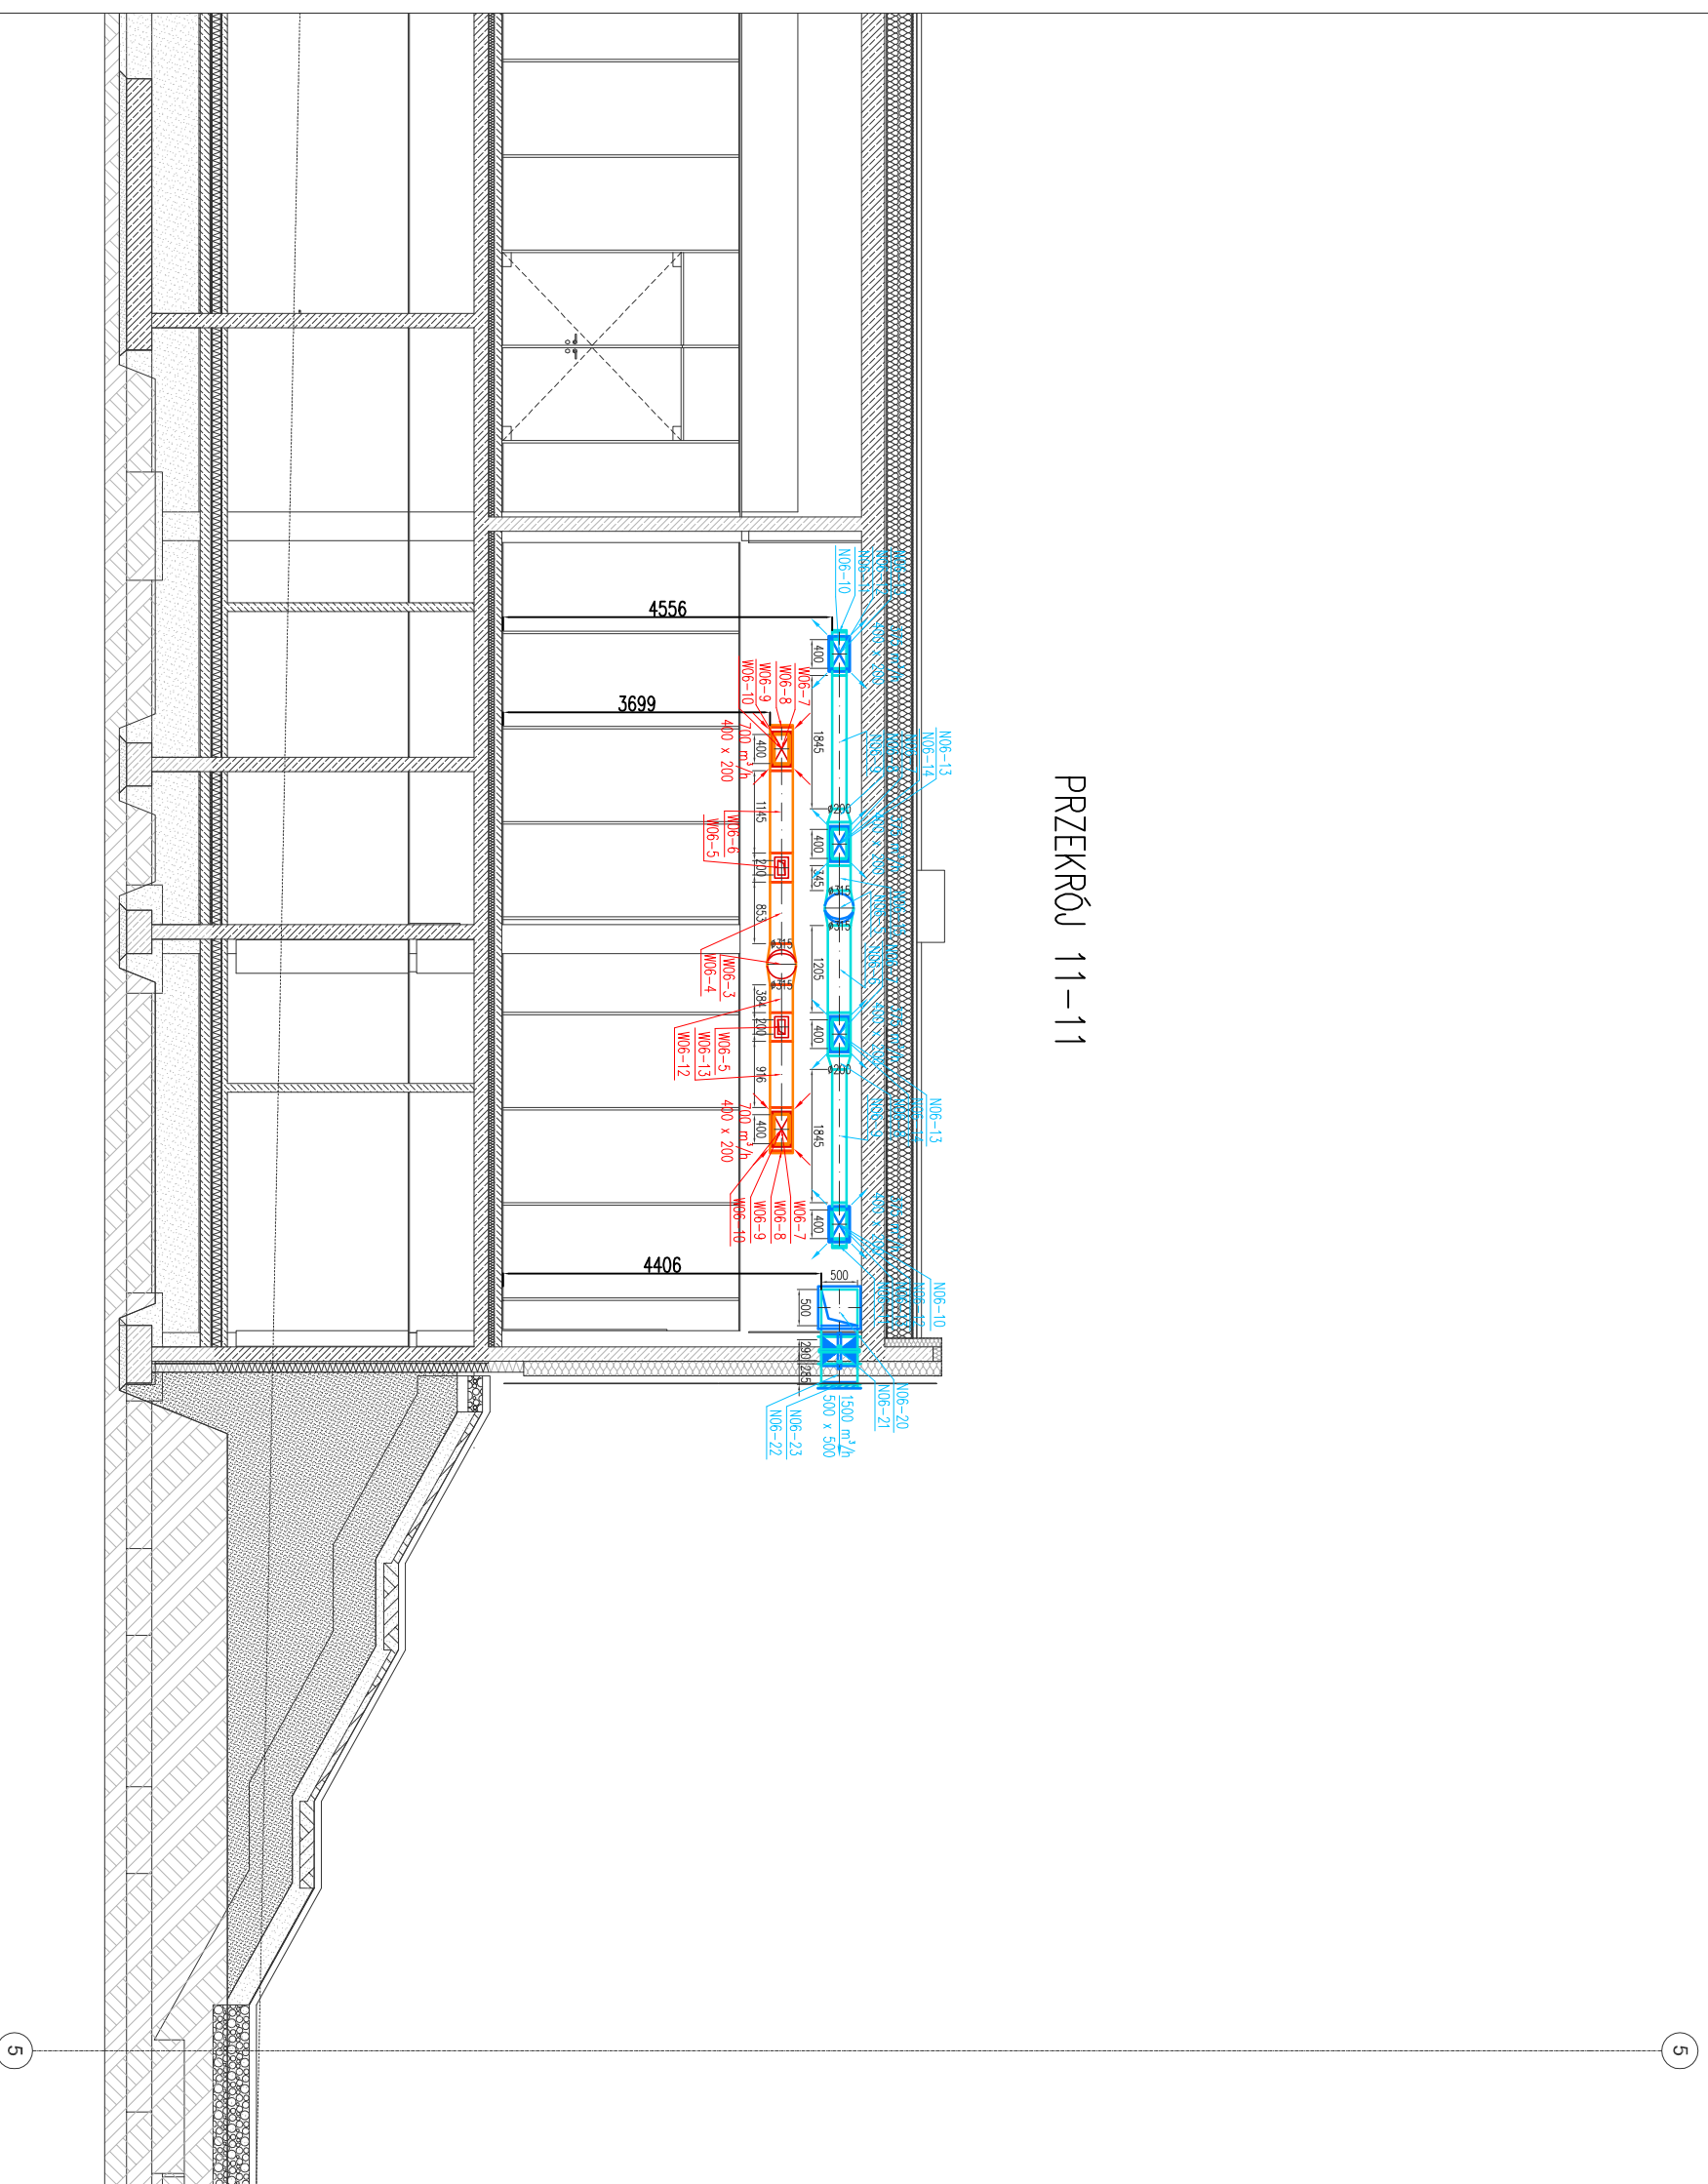

PRZEKRÓJ 11-11



OZNACZENIA:

-  PRZEWÓD NAMIENNY
-  PRZEWÓD WYMIENNY
-  KLAPY POŻAROWE
-  225 m³/h
ELEMENTY NAMIENNE Z PRZEPUSTNICAMI 160
-  320 m³/h
ELEMENTY WYMIENNE Z PRZEPUSTNICAMI 160
-  250 m³/h
ELEMENTY WYMIENNE Z PRZEPUSTNICAMI 160

RESTUDIO Sp. z o.o.

ul. Sobótki 11a/6 80-247 Gdańsk
tel./ fax 58 718-76-85, 500 126 099
e-mail: biuro@restudio.com.pl www.restudio.com.pl

temat:

Projekt hali sportowo-widowskowej wraz z zagospodarowaniem terenu przy ul. Zarzeczce 26

inwestor: Suwałki, ul. Zarzeczce 26, działka nr 31349/9, obręb nr 07

MASTO SUWAŁKI
Suwałki, Mickiewicza 1 16-400

autor projektu:

mgr inż. Monika Toloś
Up. bud. SLK/4239/POOS/12

maj 2017

opracowanie projektu:

mgr inż. Piotr Przybycin

sprawdzający:

mgr inż. Elżbieta Tomaszewska
Up. bud. 416/85

maj 2017

Status projektu:

Wykonawczy

tytuł:

Instalacja wentylacji i klimatyzacji - przekrój 11-11

data: maj 2017

skala: 1:100

nr rys. HVAC-12

5

5