


| | | |
|---|---|---|
| 1 | wodociąg przyłącza de63PE z mułą elektrooporową | 1 |
| 2 | systemowa złączka z luznym kolierzem de63/DN50 | 2 |
| 3 | złącze skręcane DN50 / 2" zakotwione w ścianie studni | 1 |
| 4 | zawór kulowy dn50 skręcany | 2 |
| 5 | złącze redukcyjne skręcane 2" / 1 1/4" | 2 |
| 6 | wodomierz jednostromieniowy JS DN32 10m3/h | 1 |
| 7 | zawór antyskażeniowy dn50 klasy EA | 1 |
| 8 | konsola wodomierza na bloku betonowym | 1 |

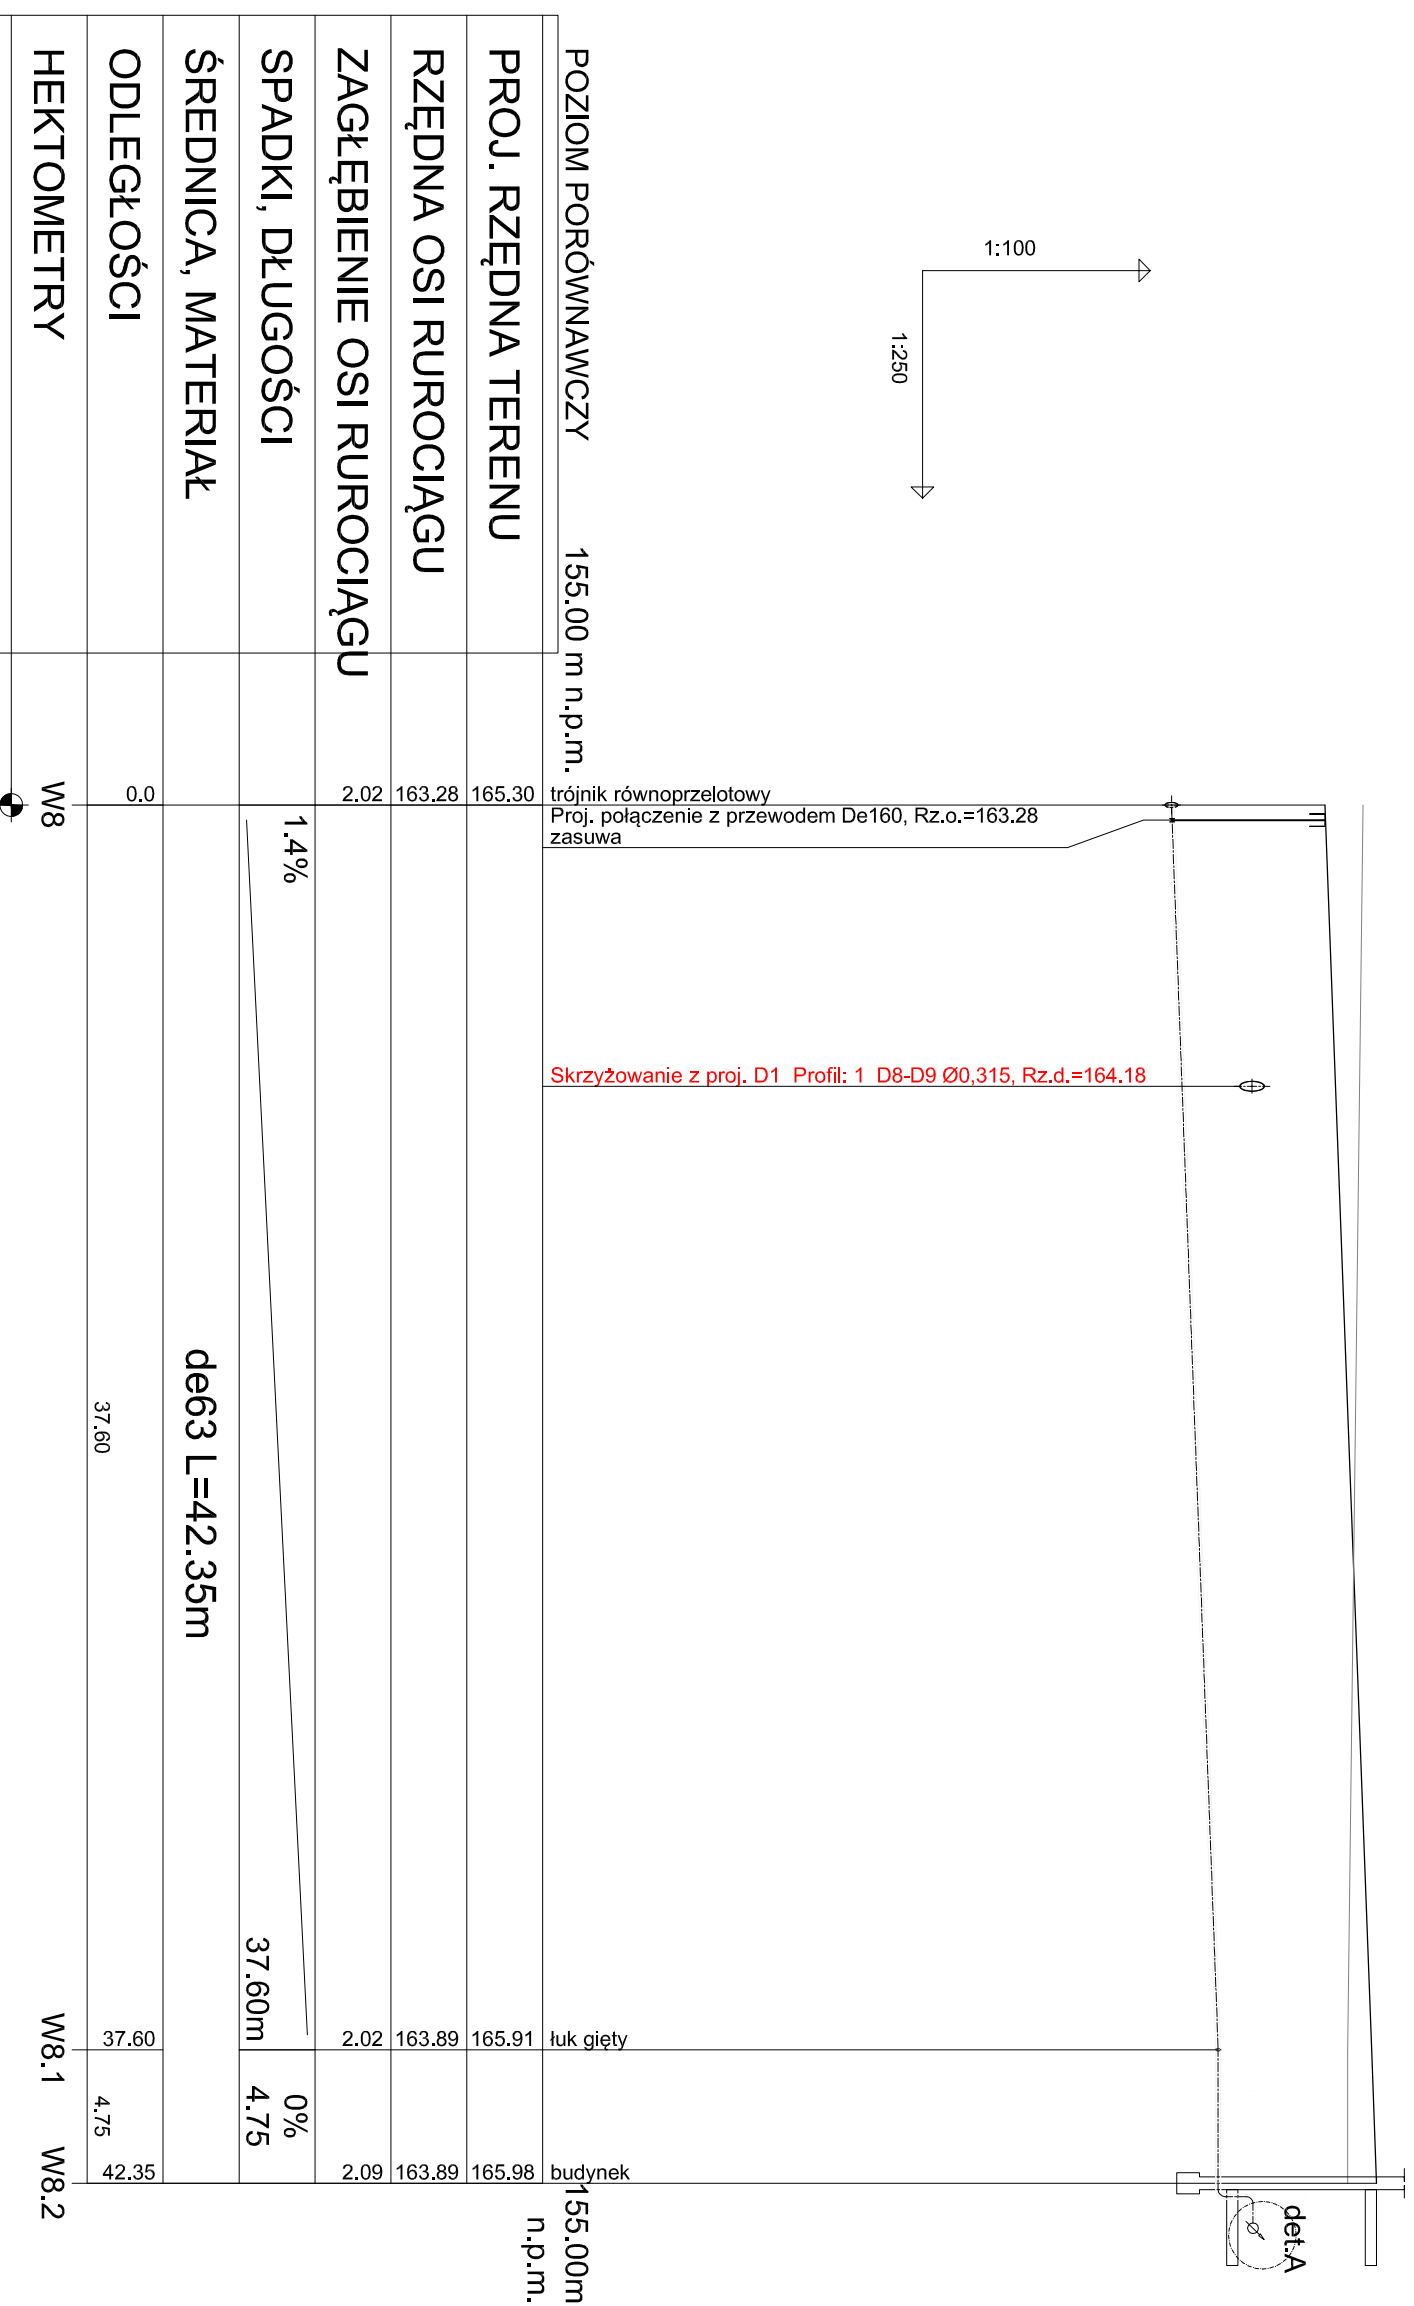

md Biuro Architektoniczne

MD Polska Sp. z o.o.
Kopiecka 1/13
71-043 Szczecin

tel. (91) 81 82 664
fax. (91) 81 82 664

Investor / adres :
Miejsce Suwałki, 16-400 Suwałki,
ul. A. Mickiewicza 1

projekt / obiekt :
PRZEBUDOWA BUDYNKU UŻYTECZNOŚCI PUBLICZNEJ "STAREJ
LĄZNI" ORAZ ZAGOSPODAROWANIE TERENÓW BIUWARU NAD
RZEKĄ CZARNA HANCZA WRAZ Z NIEZBĘDNĄ INFRASTRUKTURĄ
TECHNICZNĄ W SUWAŁKACH W RAMACH ZADANIA "OPRACOWANIE
KOMPLEKSOWEJ DOKUMENTACJI TECHNICZNEJ ZAGOSPODAROWANIA
ZIELENI PARKOWEJ, USŁUG SPORTOWYCH, TERENÓW DRÓG
PUBLICZNYCH ORAZ KOMUNIKACJI ROZWOJOWEJ ULICYCH W
MIEJSCOWYM PLANIE ZAGOSPODAROWANIA TERENU
OGRAŃCZONEGO ULICAMI T. KOSCIUSZKI, A. MIKIEWICZA ORAZ
RZĘKA CZARNA HANCZA W SUWAŁKACH".
Etap 6

adres inwestycji :
dz. nr 11416, 11389/13, 11391/2, 11417, 11418, 11420,
11421/3, 11422, 11424, 11425, 11526/1, 11426/2,
11426/3, 11311/2, 30781/3 obr. 06 w Suwałkach

Dokument / temat / treść :
**PROFIL WODOCIĄGU
PRZYŁĄCZA WOD-KAN**

autor / projektant :
mgr inż. **ADAM KRUPIŃSKI**
upr. proj. nr ZAP/00722/PWOS/06 sanit. b/0

inż. i nazwisko :
podpis :
**PROFIL WODOCIĄGU
PRZYŁĄCZA WOD-KAN**

branża :
SANITARNA

data :
PW

skala :
1:250

data :
WRZESIEŃ 2016

DS . nr :
S3

PRAWA AUTORSKIE ZASTRZEŻONE

Pracowniowy projekt / autor architektoniczny jest chroniony prawem autorskim
zgodnie z art. 17 ustawy z dnia 27 czerwca 2001 r. o prawie autorskim i
prawach pokrewnych (Dz. Urz. z 2001 r. Nr 24, poz. 233 z późn. zm.)