


PROJ. TPI.2 – TABLICA BEZPIECZNIKOWA

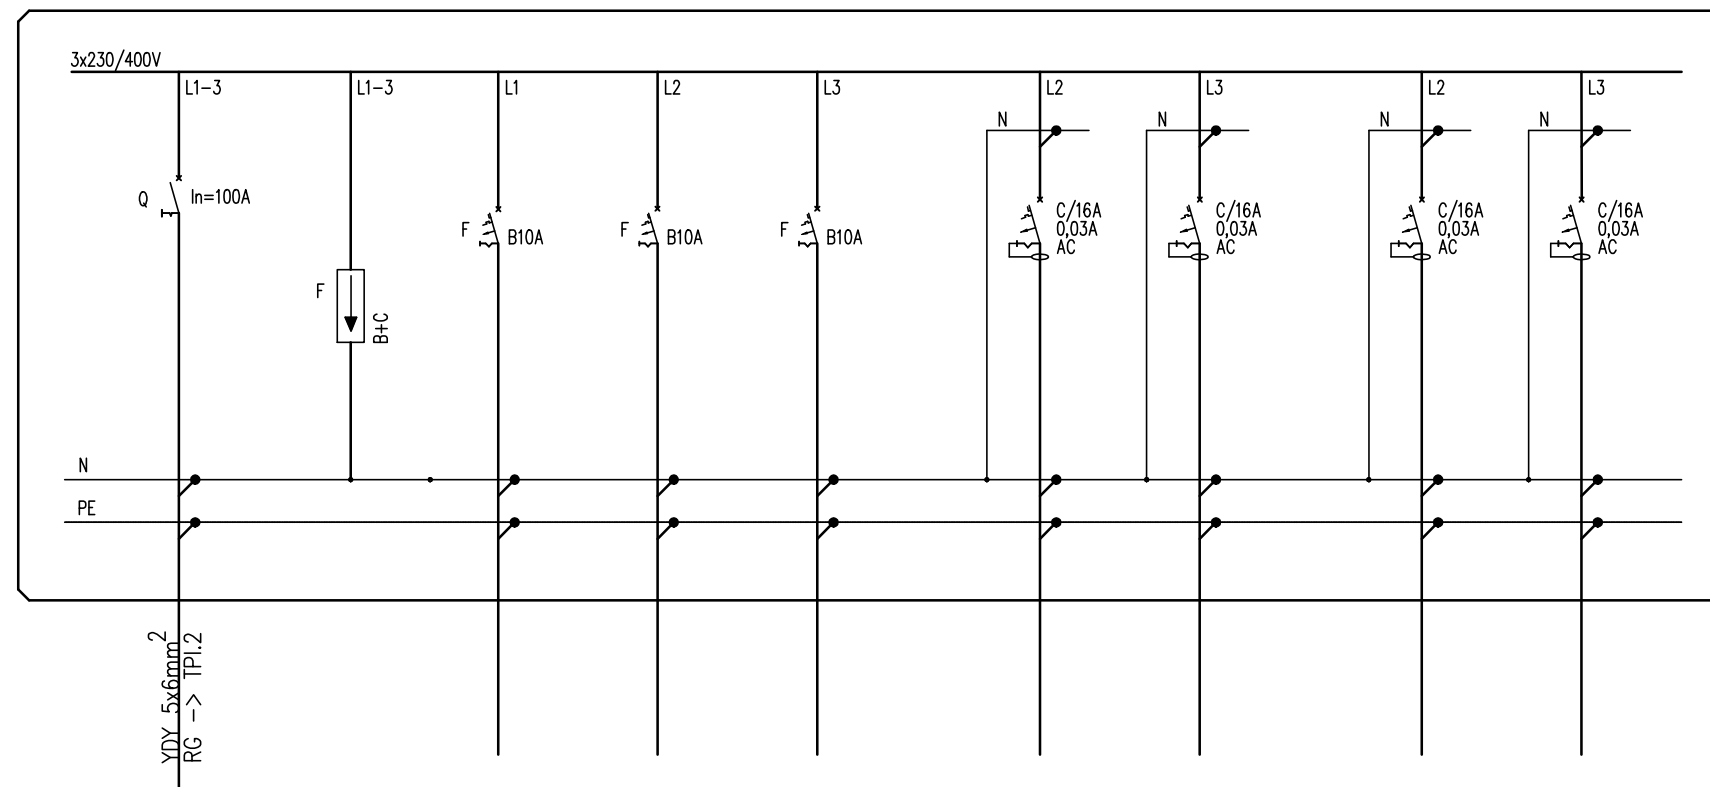

- LEGENDA:
- wyłłącznik nadprądowy
 - wyłłącznik różnicowoprądowy
 - wyłłącznik różnicowoprądowy z członem nadprądowym
 - rozłącznik bezpiecznikowy
 - rozłącznik mocy
 - ogranicznik przepięć

nr obwodu	--	--	TPI.2/01	TPI.2/02	TPI.2/03
nazwa obwodu	rozłącznik	ochronnik	oświetlenie	oświetlenie	oświetlenie
Opis odbiornika	izolacyjny	przepięć			
	In=63A	kl. B+C			
typ przewodu	YDY 5x6mm	4x LgY6mm	YDYp3,4x1,5mm	YDYp3,4x1,5mm	YDYp3,4x1,5mm
moc obwodu[kW]	$\sum = 10,0kW$	--	~0,5kW	~0,5kW	~0,5kW

TPI.2/G1	TPI.2/G2
gniazda 230V	gniazda 230V
YDYp3x2,5mm	YDYp3x2,5mm
~2,0kW	~2,0kW

TPI.2/N1	TPI.2/N2
wypust 230V	wypust 230V
YDYp3x2,5mm	YDYp3x2,5mm
~2,0kW	~2,0kW

UWAGI:

- DLA WSZYSTKICH ROZDZIELNIC PROJEKTUJE SIĘ SYSTEM TN-S
- PRACE NALEŻY PROWADZIĆ ZGODNIE Z OBOWIĄZUJĄCYMI PRZEPISAMI
- WYKONAWCA ZOBOWIĄZANY JEST DOSTARCZYĆ PROTOKOŁY POMIARÓW

UKŁAD SIECI TN-S
 OCHRONA OD PORAŻEŃ POPRZEC
 SAMOCZYNNIE WYŁ. ZASILANIA

md Biuro Architektoniczne

MD Polska Sp. z o.o.
 Kazimierska 1/13
 71-043 Szczecin
 tel. (091) 81 82 664
 fax. (091) 81 82 664

inwestor / adres :
 Miasto Suwałki, 16-400 Suwałki
 ul. A. Mickiewicza 1

projekt / obiekt :
 PRZEBUDOWA BUDYNKU UŻYTECZNOŚCI PUBLICZNEJ "STAREJ ŁĄŻNI" ORAZ ZAGOSPODAROWANIE TERENÓW BULWARU NAD RZEKĄ CZARNĄ HANCZĄ WRAZ Z NIEZBEDNĄ INFRASTRUKTURĄ TECHNICZNĄ W SUWAŁKACH W RAMACH ZADANIA "OPRACOWANIE KOMPLETNEJ DOKUMENTACJI I TECHNICZNEJ ZAGOSPODAROWANIE ZIELENI PARKOWEJ, USŁUG SPORTOWYCH, TERENÓW DRÓG PUBLICZNYCH ORAZ KOMUNIKACJI ROWEROWEJ UJĘTYCH W MIEJSCOWYM PLANIE ZAGOSPODAROWANIA TERENU OGRANICZONEGO ULICAMI T. KOŚCIUSZKI, A. MICKIEWICZA ORAZ RZEKĄ CZARNĄ HANCZĄ W SUWAŁKACH".
 ETAP 6

adres inwestycji :
 dz. nr 11416, 11389/13, 11391/2, 11417, 11418, 11420, 11421/3, 11422, 11424, 11425, 11526/1, 11426/2, 11426/3, 11311/2, 30781/3 obr. 06 w Suwałkach

rysunek / temat / treść :
SCHEMAT ROZDZIELNICY TPI.2

autor/projektant imię i nazwisko podpis :
 mgr inż. Piotr Markowski,
 upr. bud. ZAP/0218/POOE/11
 sprawdził :
 mgr inż. Mariusz Piątkowski,
 upr. bud. ZAP/0125/PWOE/11
 opracował :

faza : **PB** branża : **ELEKTRYCZNA** rys. nr : **IE11**
 skala : **1:100** data : **MAJ 2016**

PRAWA AUTORSKIE ZASTRZEŻONE
 Przedmiotowy projekt / utwór architektoniczny jest chroniony prawem autorskim zgodnie z art. 11 i następnymi Ustawy o Prawie Autorskim i Prawach Pokrewnych z dn. 4 lutego 1994 roku (Dz. Urz. nr 24 poz. 83 z 23 lutego 1994 r.)