


SCHEMAT INSTALACJI SKD.1

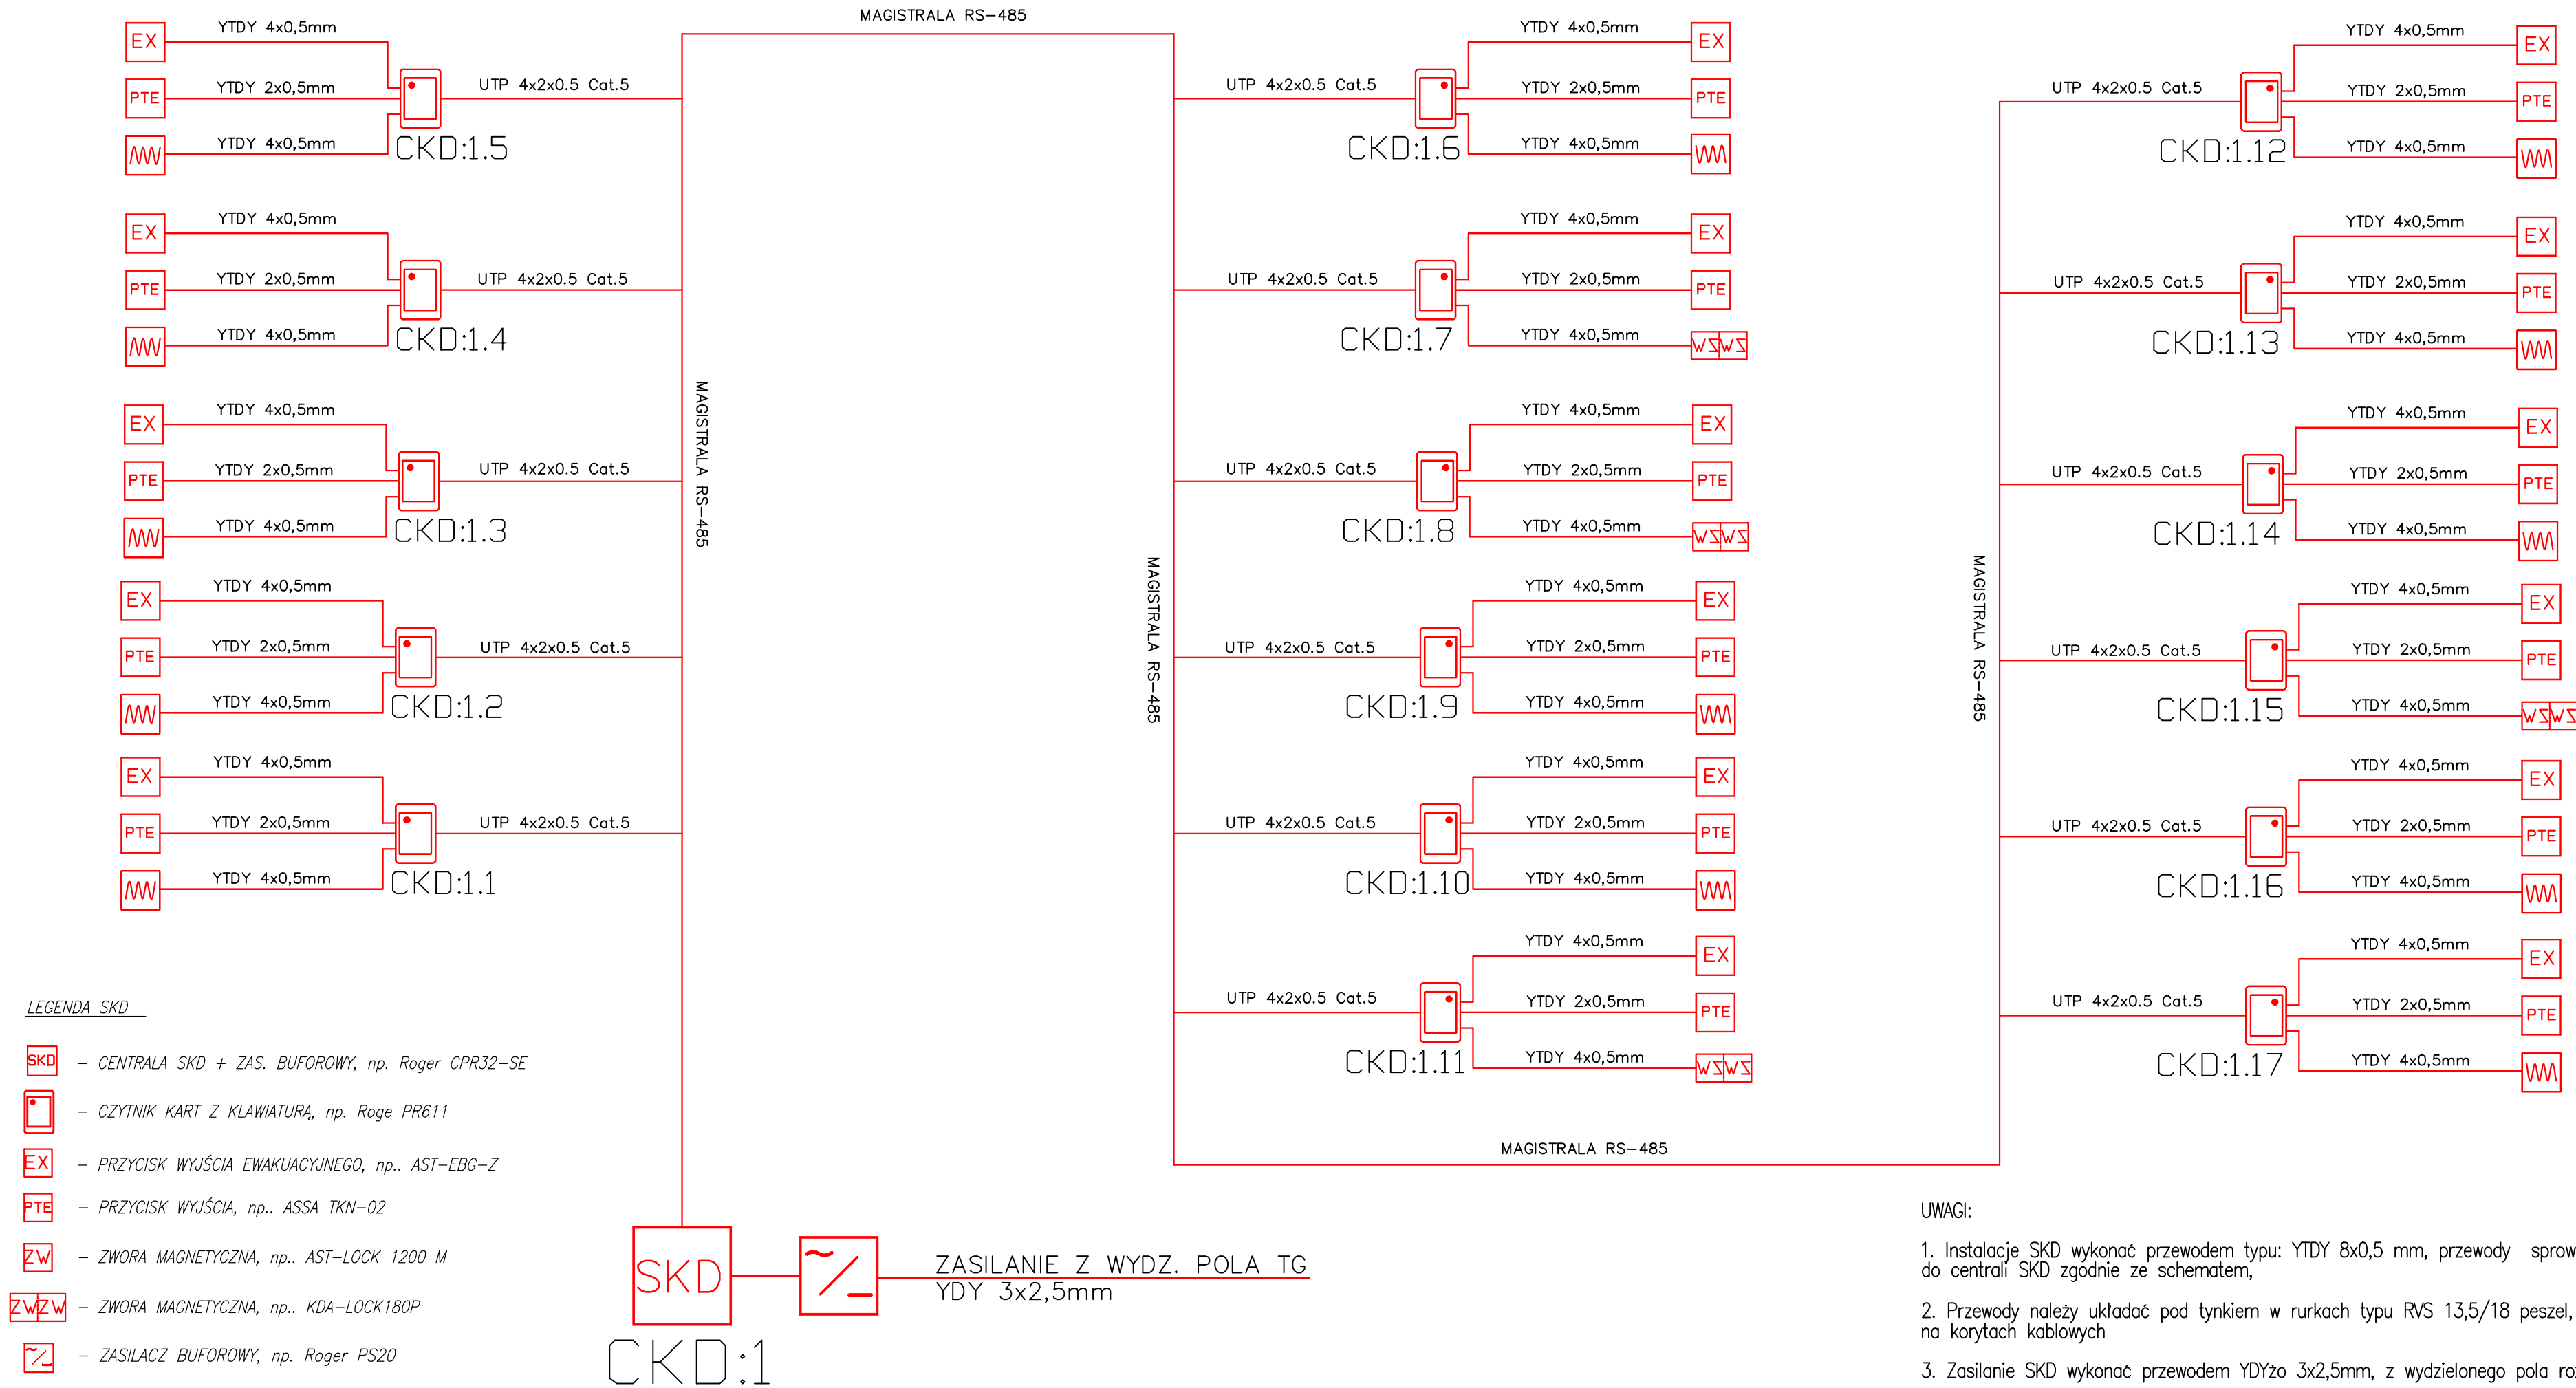

md Biuro Architektoniczne	
<small>MD Polska Sp. z o.o. Kazimierska 1/13 71-043 Szczecin</small>	
<small>tel. (091) 81 82 664 fax. (091) 81 82 664</small>	
inwestor / adres : Miasto Suwałki, 16-400 Suwałki ul. A. Mickiewicza 1	
projekt / obiekt : PRZEBUDOWA BUDYNKU UŻYTECZNOŚCI PUBLICZNEJ "STAREJ ŁAZNI" ORAZ ZAGOSPODAROWANIE TERENÓW BULWARU NAD RZĘKĄ CZARNĄ HANCZĄ WRAZ Z NIEZBEDNĄ INFRASTRUKTURĄ TECHNICZNĄ W SUWAŁKACH W RAMACH ZADANIA "OPRACOWANIE KOMPLETNEJ DOKUMENTACJI TECHNICZNEJ ZAGOSPODAROWANIA ZIELENI PARKOWEJ, USŁUG SPORTOWYCH, TERENÓW DROG PUBLICZNYCH ORAZ KOMUNIKACJI ROWEROWEJ UJĘTYCH W MIEJSCOWYM PLANIE ZAGOSPODAROWANIA TERENU OGRANICZONEGO ULICAMI T. KOŚCİUSZKI, A. MICKIEWICZA ORAZ RZĘKĄ CZARNĄ HANCZĄ W SUWAŁKACH". ETAP 6	
adres inwestycji : dz. nr 11416, 11389/13, 11391/2, 11417, 11418, 11420, 11421/3, 11422, 11424, 11425, 11526/1, 11426/2, 11426/3, 11311/2, 30781/3 obr. 06 w Suwałkach	
rysunek / temat / treść : SCHEMAT INSTALACJI SKD	
autor / projektant : mgr inż. Piotr Markowski, upr. bud. ZAP/0218/POOE/11	imię i nazwisko : podpis :
sprawdział : mgr inż. Mariusz Piątkowski, upr. bud. ZAP/0125/PWOWE/11	opracował :
faza : PB	branża : ELEKTRYCZNA
skala : 1:100	data : MAJ 2016
rys. nr : IE5	
PRAWA AUTORSKIE ZASTRZEŻONE <small>Przedmiotowy projekt / utwor architektoniczny jest chroniony prawem autorskim zgodnie z art. 11 ust. 1 ustawy o Prawie Autorskim i Prawach Pokrewnych z dn. 4 lutego 1994 roku (DU nr 24 poz. 83 z 23 lutego 1994 r.)</small>	