
 

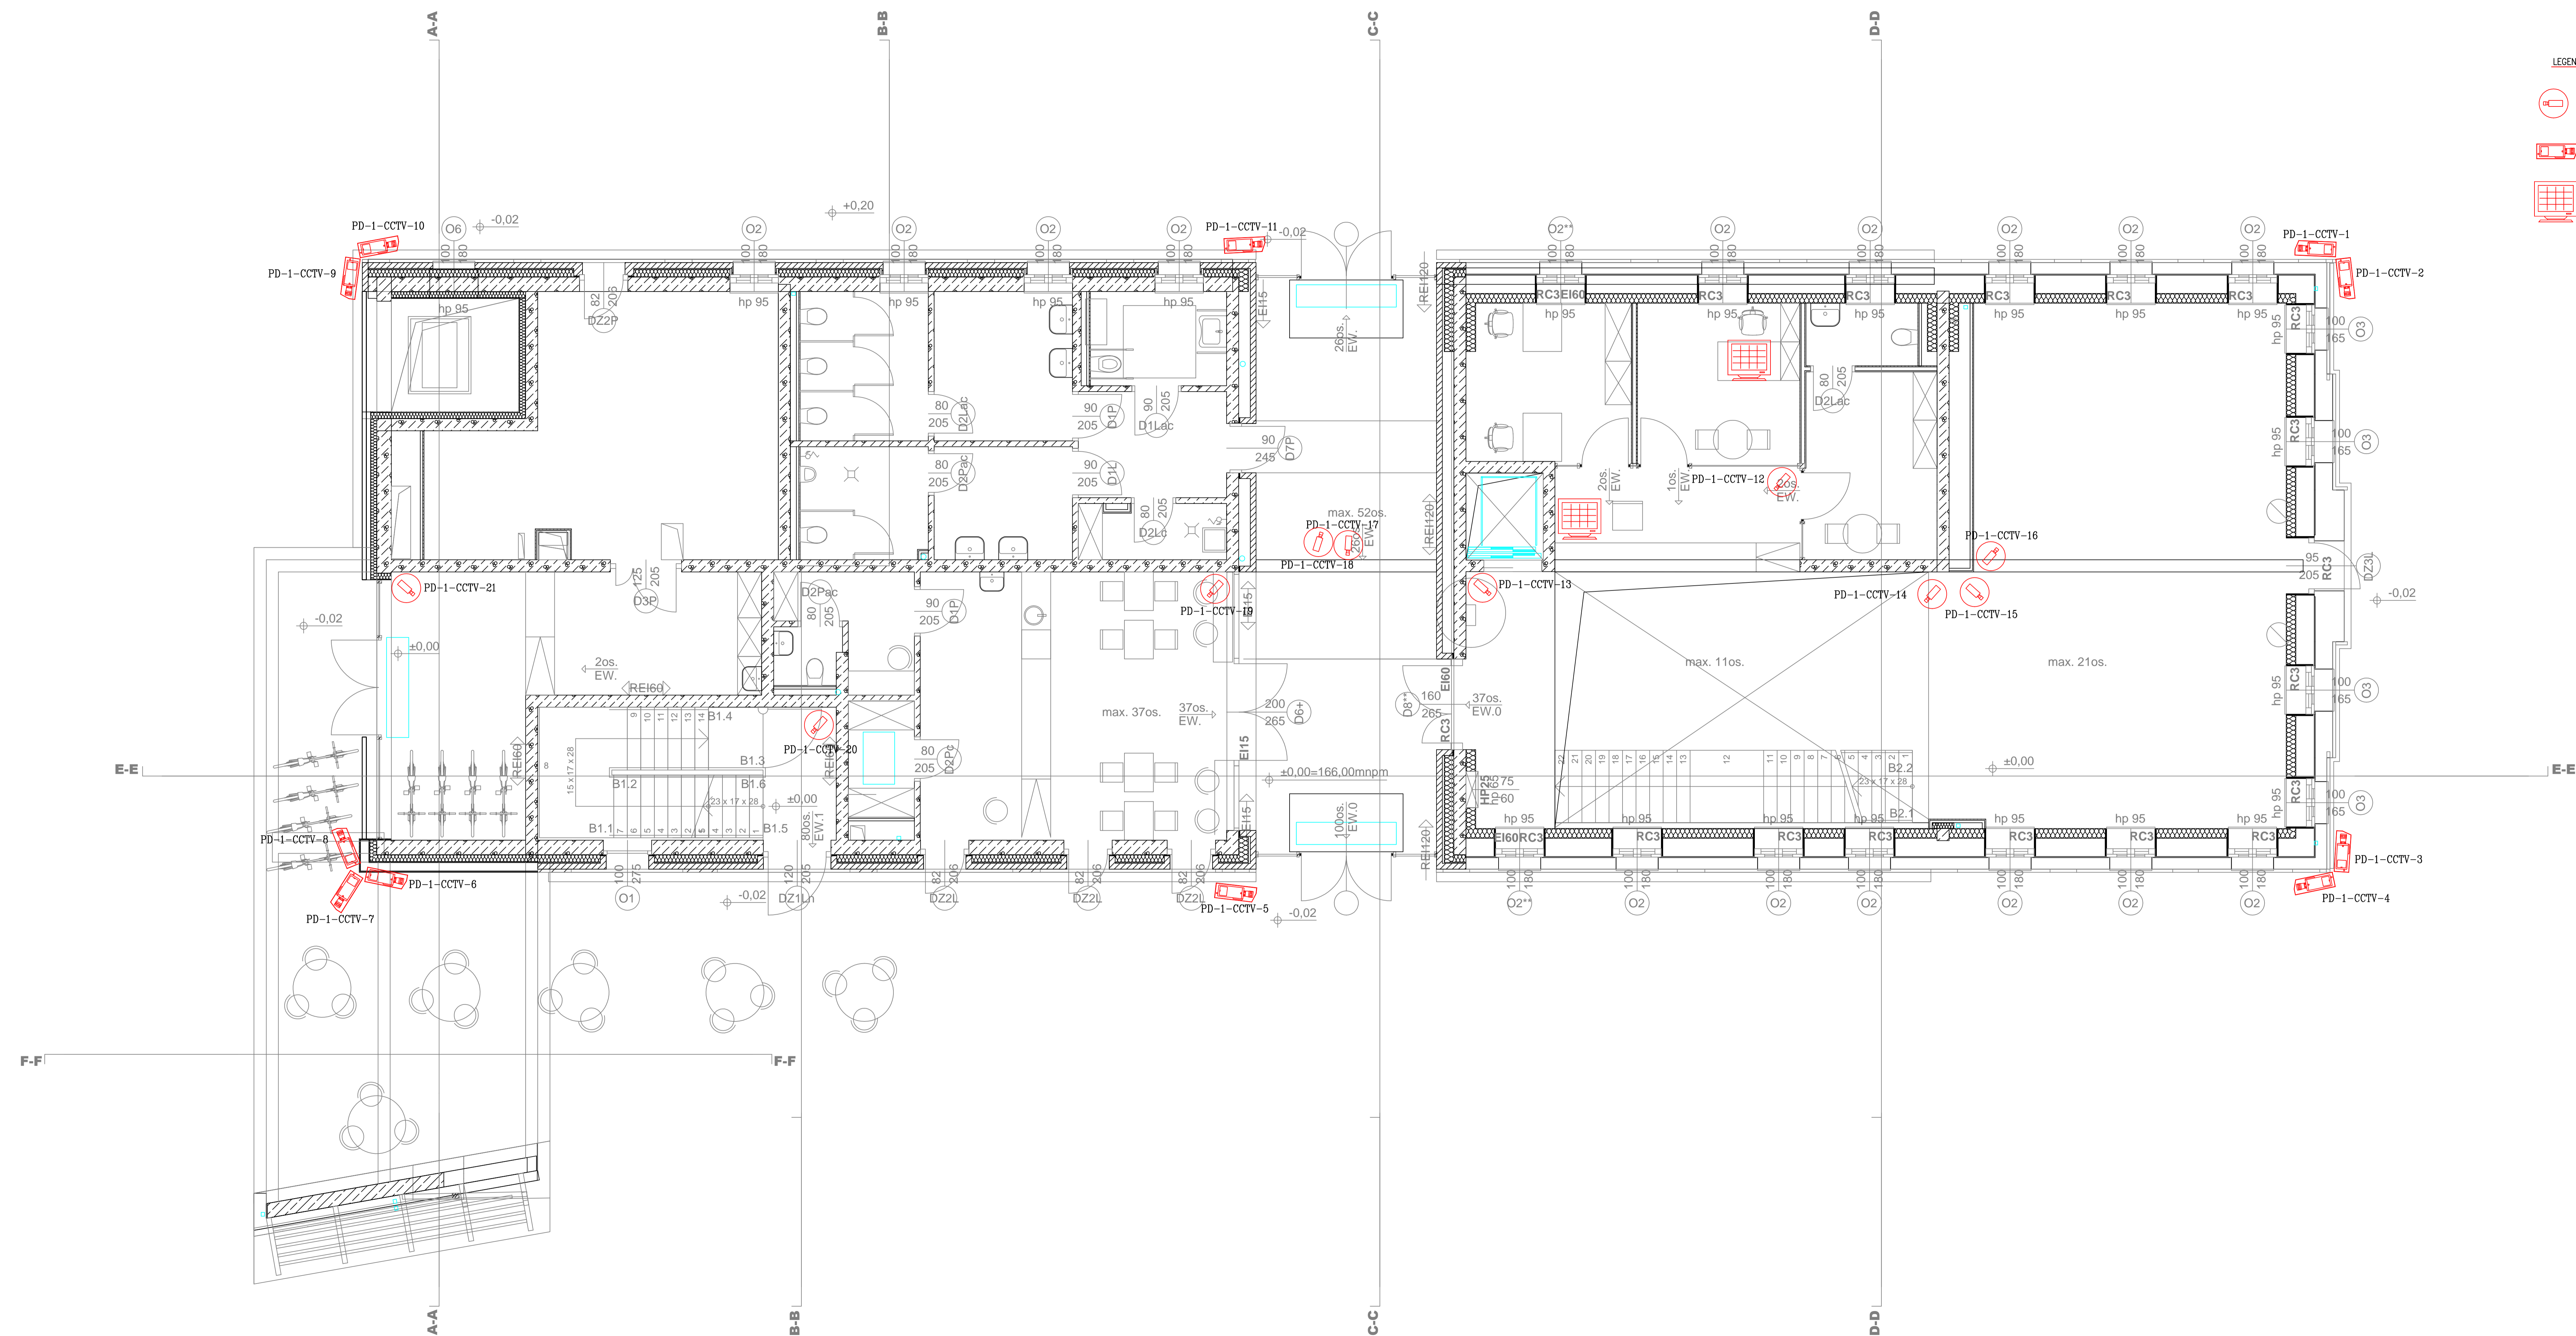


LEGENDA SYSTEM CCTV

-  - KAMERA WEW. KOPULKOWA 2Mpxl IR
-  - KAMERA ZEW. 2Mpxl IR
-  - MONITOR LCD 21"



md Biuro Architektoniczne

MD Prosta Sp. z o.o.
Mokotowska 113
01-611 Warszawa

ul. A. Mickiewicza 1
Miejsce Sądowe: 18-400 Brańsk

REGON: 141811
KRS: 0000381111
NIP: 525-252-554
REGON: 141811
KRS: 0000381111
NIP: 525-252-554

RZUT PARTERU - INST. CCTV

Projektant: Piotr Maciejowski
Inst. bud. ZAP/015P/POE/11

Wykonawca: Maciej Papirowski
Inst. bud. ZAP/015P/POE/11

Skala: 1:100
Data: MAJ 2016
Czyść: IE7

PIRAMA AUTORSKIE ZAOPINIARZENIE
Projektant: Piotr Maciejowski
Inst. bud. ZAP/015P/POE/11
Wykonawca: Maciej Papirowski
Inst. bud. ZAP/015P/POE/11