


WIDOK PROJ.  
SZAFKA GPD- 19" 42U

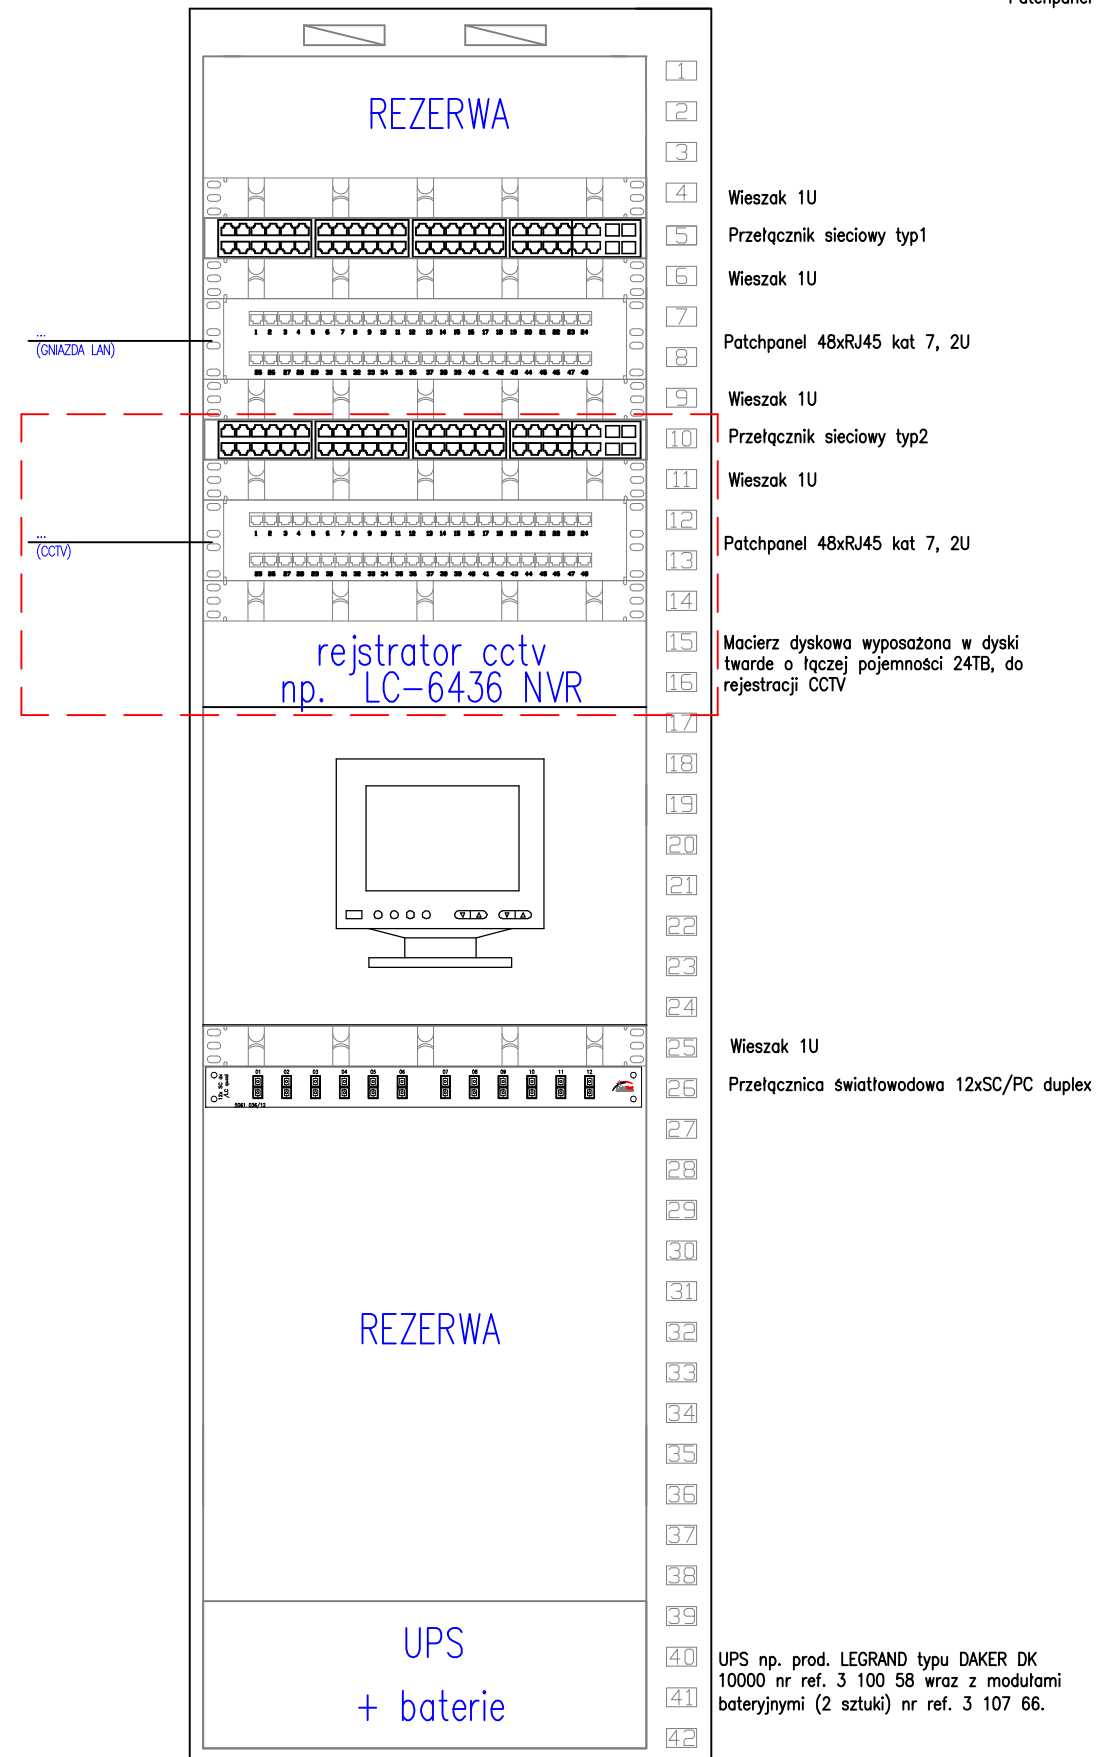

LEGENDA:

Przełącznik sieciowy typ1 – Cisco SLM2048 48-port Gigabit Smart Switch – SFPs

Przełącznik sieciowy typ2 – CISCO CATALYST 2960 48 10/100 POE + 2 1000BT +2 SFP LAN LITE IMAGE (WS-C2960-48PST-S)

Patchpanel 48xRJ45 – Patch panele 19" RJ-45 48 porty UTP kat. 6A 2U

UWAGA:

- Szafę teleinformatyczną GPD wyposażyc w:
  - cokół o wysokości 200mm z przepustem szczotkowym z tyłu i z boków szafy,
  - pełny dach z otworem do zainstalowania panela went.,
  - szafę należy wyposażyc w system wentylacji z termostatem
  - drzwi przednie blaszane z perforacją blachy o podwyższonej przewodności z zamkiem
  - panele światłowodowe (zgodnie z rysunkiem),
  - panele porządkujące pionowe z kontrolą gęścia,
  - panele rozdzielcze komputerowe (zgodnie z rysunkiem),
  - osprzęt aktywny (dostarczany przez Zamawiającego),
  - panel wentylacyjny dachowy 2-wentylatorowy z termostatem ,
  - 2 listwy zasilające z 18 gniazdami AC montowane pionowo na tylnej szynie szafy,
- Krosowanie pomiędzy panelami krosowymi a przełącznikiem sieciowym wykonać kablami krosowymi RJ-45 – RJ-45 kat 7A 600MHz LSOH
- Kable liniowe i abonentkie wprowadzać do szafy od góry.
- Konstrukcję szafy teleinformatycznej uziemić. Wartość uziomu nie powinna przekraczać 2Ω.

<b>md</b> Biuro Architektoniczne	
MD Polska Sp. z o.o. Kazimierska 1/13 71-043 Szczecin	tel. (091) 81 82 664 fax. (091) 81 82 664
investor / adres : Miasto Suwałki, 16-400 Suwałki ul. A. Mickiewicza 1	
projekt / obiekt : PRZEBUDOWA BUDYNKU UŻYTECZNOŚCI PUBLICZNEJ "STAREJ ŁAZNI" ORAZ ZAGOSPODAROWANIE TERENÓW BULWARU NAD RZEKĄ CZARNĄ HANCZĄ WRAZ Z NIEZBEDNĄ INFRASTRUKTURĄ TECHNICZNĄ W SUWAŁKACH W RAMACH ZADANIA "OPRACOWANIE KOMPLETNEJ DOKUMENTACJI TECHNICZNEJ ZAGOSPODAROWANIA ZIELENI PARKOWEJ, USŁUG SPORTOWYCH, TERENÓW DRÓG PUBLICZNYCH ORAZ KOMUNIKACJI ROWEROWEJ UJĘTYCH W MIEJSCOWYM PLANIE ZAGOSPODAROWANIA TERENU OGRANICZONEGO ULICAMI T. KOŚCIUSZKI, A. MICKIEWICZA ORAZ RZEKĄ CZARNĄ HANCZĄ W SUWAŁKACH". ETAP 6	
adres inwestycji : dz. nr 11416, 11389/13, 11391/2, 11417, 11418, 11420, 11421/3, 11422, 11424, 11425, 11526/1, 11426/2, 11426/3, 11311/2, 30781/3 obr. 06 w Suwałkach	
rysunek / temat / treść : SCHEMAT SZAFY GPD	
autor / projektant mgr inż. Piotr Markowski, upr. bud. ZAP/0218/POOE/11	podpis :
sprawdził mgr inż. Mariusz Piątkowski, upr. bud. ZAP/0125/PWOE/11	
opracował	
faza : PW	branża : ELEKTRYCZNA
skala : 1:100	rys. nr : IE10
data: MAJ 2016	
PRAWA AUTORSKIE ZASTRZEŻONE <small>Przedmiotowy projekt / utwór architektoniczny jest chroniony prawem autorskim zgodnie z art. 11 i następnymi Ustawy o Prawie Autorskim i Prawach Pokrewnych z dn. 4 lutego 1994 roku (Dz. Urz. nr 24 poz. 83 z 23 lutego 1994 r.)</small>	