


WIDOK TPI.4

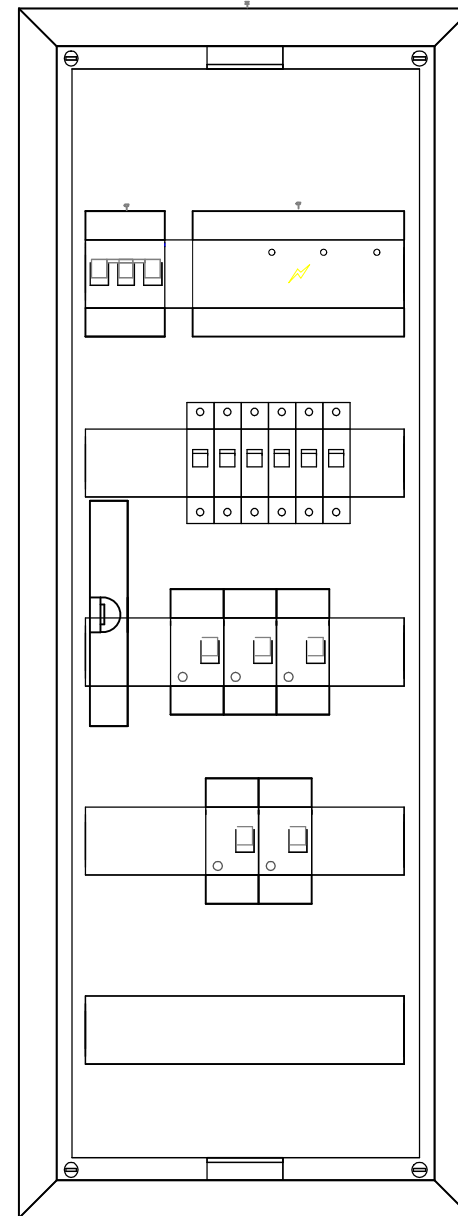

ROZDZIELNICA P/T
60-MOD.

LEGENDA:

-  – wyłącznik nadprądowy
-  – wyłącznik różnicowoprądowy
-  – wyłącznik różnicowoprądowy z członem nadprądowym
-  – rozłącznik bezpiecznikowy
-  – rozłącznik mocy
-  – ogranicznik przepięć

UWAGI:

- DLA WSZYSTKICH ROZDZIELNIC PROJEKTUJE SIĘ SYSTEM TN-S
- PRACE NALEŻY PROWADZIĆ ZGODNIE Z OBOWIĄZUJĄCYMI PRZEPISAMI
- WYKONAWCA ZOBOWIĄZANY JEST DOSTARCZYĆ PROTOKOŁY POMIARÓW

UKŁAD SIECI TN-S
OCHRONA OD PORAŻEŃ POPRZEZ
SAMOCZYNNY WYŁ. ZASILANIA

md Biuro Architektoniczne

MD Polska Sp. z o.o.
Kazimierska 1/13
71-043 Szczecin

tel. (091) 81 82 664
fax. (091) 81 82 664

inwestor / adres :
Miasto Suwałki, 16-400 Suwałki
ul. A. Mickiewicza 1

projekt / obiekt :
PRZEBUDOWA BUDYNKU UŻYTECZNOŚCI PUBLICZNEJ "STAREJ ŁAZNI" ORAZ ZAGOSPODAROWANIE TERENÓW BULWARU NAD RZEKĄ CZARNĄ HANCZĄ WRAZ Z NIEZBEDNĄ INFRASTRUKTURĄ TECHNICZNĄ W SUWAŁKACH W RAMACH ZADANIA "OPRACOWANIE KOMPLETNEJ DOKUMENTACJI TECHNICZNEJ ZAGOSPODAROWANIA ZIELENI PARKOWEJ, USŁUG SPORTOWYCH, TERENÓW DRÓG PUBLICZNYCH ORAZ KOMUNIKACJI ROWEROWEJ UJĘTYCH W MIEJSCOWYM PLANIE ZAGOSPODAROWANIA TERENU OGRANICZONEGO ULICAMI T. KOŚCIUSZKI, A. MICKIEWICZA ORAZ RZEKĄ CZARNĄ HANCZĄ W SUWAŁKACH".
ETAP 6

adres inwestycji :
dz. nr 11416, 11389/13, 11391/2, 11417, 11418, 11420, 11421/3, 11422, 11424, 11425, 11526/1, 11426/2, 11426/3, 11311/2, 30781/3 obr. 06 w Suwałkach

rysunek / temat / treść :
WIDOK ROZDZIELNICY TPI.4

autor / projektant imię i nazwisko podpis :
mgr inż. Piotr Markowski,
upr. bud. ZAP/0218/POOE/11

sprawdził
mgr inż. Mariusz Piątkowski,
upr. bud. ZAP/0125/PWOE/11

opracował

faza : PW	branża : ELEKTRYCZNA	rys. nr : IE18
skala : 1:100	data: MAJ 2016	

PRAWA AUTORSKIE ZASTRZEŻONE

Przedmiotowy projekt / utwór architektoniczny jest chroniony prawem autorskim zgodnie z art. 1 i następnymi Ustawy o Prawie Autorskim i Prawach Pokrewnych z dn. 4 lutego 1994 roku (Dz. Urz. nr 24 poz. 83 z 23 lutego 1994 r.)