

|          |                     |
|----------|---------------------|
| 213      | POM. BIUR. DYREKCJA |
| 29,21 m² | wykładzina PVC      |

|          |                   |
|----------|-------------------|
| 214      | POM. PIELEGNIARKI |
| 18,15 m² | wykładzina PVC    |

|         |                |
|---------|----------------|
| 205     | POM.GOSP.      |
| 1,84 m² | wykładzina PVC |

|         |                |
|---------|----------------|
| 216     | POM.PORZADKOWE |
| 5,60 m² | GRES           |

|         |      |
|---------|------|
| 217     | WC   |
| 5,68 m² | GRES |

|         |                |
|---------|----------------|
| 210     | KORYTARZ 2     |
| 8,05 m² | wykładzina PVC |

|         |                 |
|---------|-----------------|
| 201     | KLATKA SCHODOWA |
| 9,81 m² | GRES            |

|         |                |
|---------|----------------|
| 203     | POM.GOSP.      |
| 2,34 m² | wykładzina PVC |

|         |                |
|---------|----------------|
| 204     | POM.GOSP.      |
| 2,27 m² | wykładzina PVC |

|          |                |
|----------|----------------|
| 202      | KORYTARZ 1     |
| 16,96 m² | wykładzina PVC |

|         |                   |
|---------|-------------------|
| 207     | MAGAZYN - ARCHIW. |
| 6,70 m² | wykładzina PVC    |

|                                                        |                     |        |
|--------------------------------------------------------|---------------------|--------|
| ZESTAWIENIE POMIESZCZEŃ<br>POZIOM II PIĘTRA (PODDASZE) |                     |        |
| NR   FUNKCJA                                           | pow. (m²)           |        |
| 201                                                    | KLATKA SCHODOWA     | 9,81   |
| 202                                                    | KORYTARZ 1          | 16,96  |
| 203                                                    | POM.GOSP.           | 2,34   |
| 204                                                    | POM.GOSP.           | 2,27   |
| 205                                                    | POM.GOSP.           | 1,84   |
| 206                                                    | POM. BIUR. KSIĘGOW. | 15,11  |
| 207                                                    | MAGAZYN - ARCHIW.   | 6,70   |
| 208                                                    | SALA NARAD I SZKOL. | 75,78  |
| 209                                                    | POM. SOCJALNE       | 32,92  |
| 210                                                    | KORYTARZ 2          | 8,05   |
| 211                                                    | SZATNIA             | 19,51  |
| 212                                                    | POM. BIUR. SEKRET.  | 16,08  |
| 213                                                    | POM. BIUR.DYREKCJA  | 29,21  |
| 214                                                    | POM. PIELEGNIARKI   | 18,15  |
| 215                                                    | POM.GOSP.           | 4,39   |
| 216                                                    | POM.PORZADKOWE      | 5,60   |
| 217                                                    | WC                  | 5,68   |
| SUMA POWIERZCHNI                                       |                     | 270,37 |

|          |                     |
|----------|---------------------|
| 206      | POM. BIUR. KSIĘGOW. |
| 15,11 m² | wykładzina PVC      |


|          |                     |
|----------|---------------------|
| 208      | SALA NARAD I SZKOL. |
| 75,78 m² | wykładzina PVC      |

|          |                |
|----------|----------------|
| 209      | POM. SOCJALNE  |
| 32,92 m² | wykładzina PVC |

|          |                |
|----------|----------------|
| 211      | SZATNIA        |
| 19,51 m² | wykładzina PVC |

|          |                     |
|----------|---------------------|
| 212      | POM. BIUR.SEKRETAR. |
| 16,08 m² | wykładzina PVC      |

OZNACZENIA w/g rys. nr T/01, T/02 i T/03

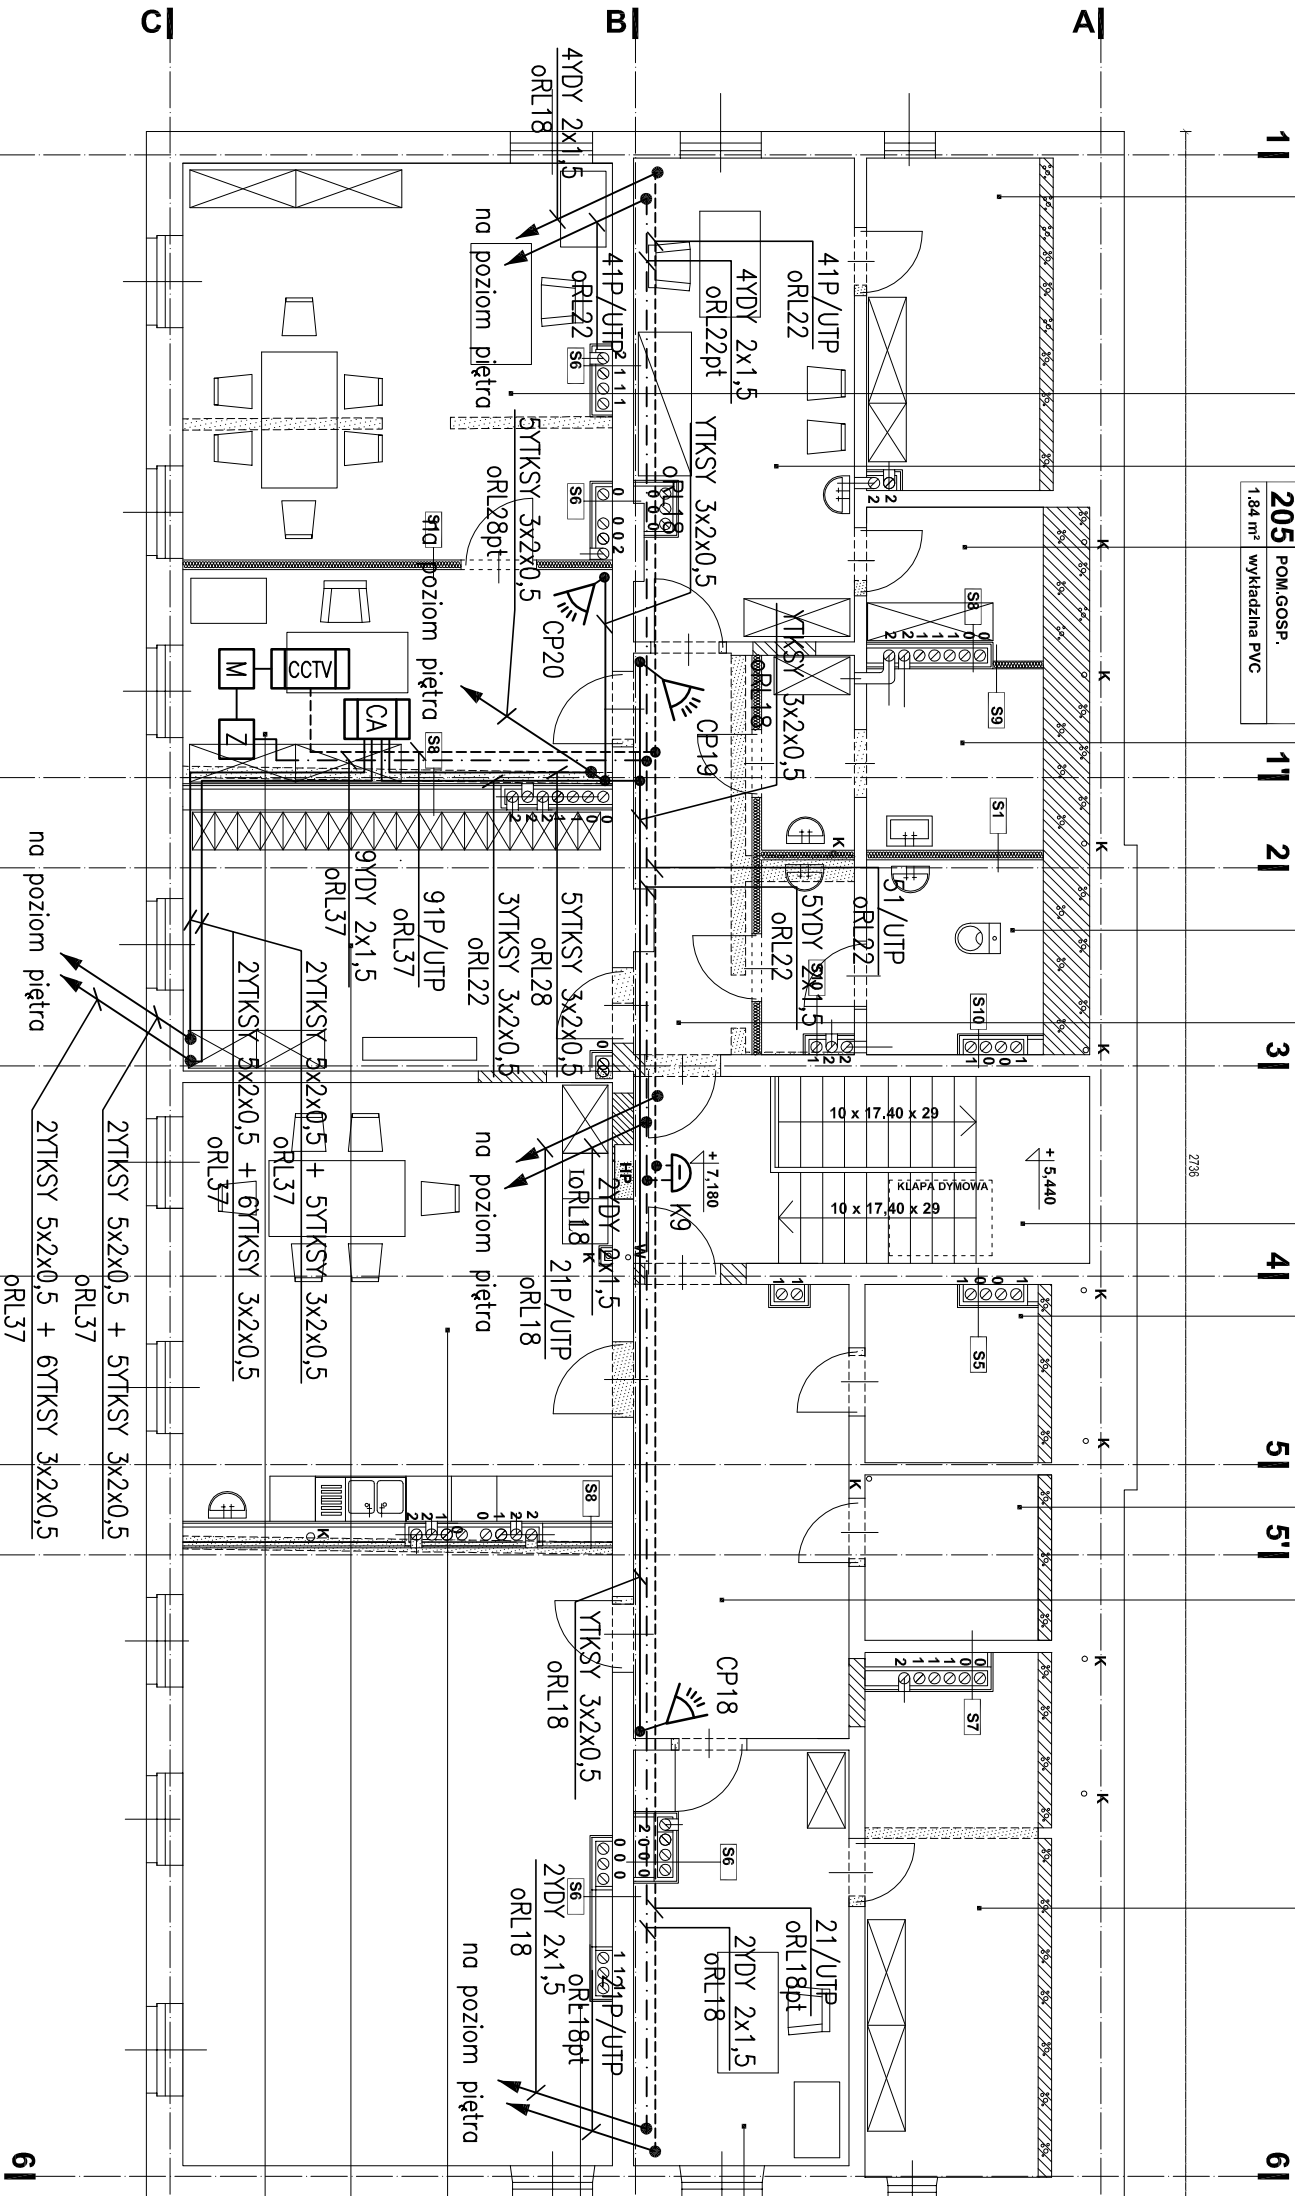

1 1' 2 3 4 5 5'

|                                      |                                                                                                                                                                                                                                                                        |                              |          |             |
|--------------------------------------|------------------------------------------------------------------------------------------------------------------------------------------------------------------------------------------------------------------------------------------------------------------------|------------------------------|----------|-------------|
| Investor:                            | MIASTO SUWAŁKI<br>UL. MICKIEWICZA 1, 16-400 SUWAŁKI                                                                                                                                                                                                                    |                              | Nr rys.: | T/06        |
| Tytuł projektu:                      | PROJEKT WYKONAWCZY<br>DO PROJEKTU BUDOWLANEGO ZAMIEIENNEGO<br>ROZBUDOWY, PRZEBUDOWY I REMONTU BUDYNKU<br>PRZY ULICY KAMEDULSKIEJ 3 W SUWAŁKACH<br>ZE ZMIANĄ SPOSOBU UŻYTKOWANIA PARTERU BUDYNKU NA ŻŁOBEK.<br>PLAN INSTALACJI SYSTEMÓW CCTV I SSWIN<br>POZIOM PODDASZA |                              | Skala:   | 1:100       |
| Treść rysunku:                       | PLAN INSTALACJI SYSTEMÓW CCTV I SSWIN<br>POZIOM PODDASZA                                                                                                                                                                                                               |                              | Data:    | Majzec 2016 |
| Stanowisko:                          | Imię i nazwisko:                                                                                                                                                                                                                                                       | N. uprawnień:                | Data:    | Podpis:     |
| Projektant:                          | Jan Gienbicki                                                                                                                                                                                                                                                          | St-559/77                    |          |             |
| Sprawdzający:                        | Jerzy Parzuchowski                                                                                                                                                                                                                                                     | Elektryczne                  |          |             |
| Biuro projektów:                     | Urszula Sadowska                                                                                                                                                                                                                                                       | MAZ/0434/POOE/06             |          |             |
| PRACOWNIA PROJEKTOWA<br>FRAXINUS     |                                                                                                                                                                                                                                                                        | Branża:                      |          |             |
| UL.LANGIEWICZA 20/1, 02-071 WARSZAWA |                                                                                                                                                                                                                                                                        | INSTALACJE<br>TELETECHNICZNE |          |             |
| WSZELKIE PRAWA ZASTRZEŻONE           |                                                                                                                                                                                                                                                                        |                              |          |             |