

0.05	stroz miejska przedsiobek	plytki dywanowe gres	2 os.	25,97m ²
0.06	powierzchnia posadzki z przeszkadzaniem	R. A. Z. E. M.	5 os.	142,66m ²
		R. A. Z. E. M.		369,80m ²
		R. A. Z. E. M.		512,46m ²

LEGENDA

	GNIAZDO 1x4x5 UTP KAT.6
	GNIAZDO 2x4x5 UTP KAT.6
	KAMERA IP KOPULKOWA
	KAMERA IP ZEWNETRZNA W OBLUDOWIE Z SZCZADKA
	TRASY KABLOWE

- UWAGI:**
- OKABLOWANIE KANIER CCTV WYKONAC PRZEWODEM UJUTP KAT. 6.
 - OKABLOWANIE GNIAZD RHS WYKONAC PRZEWODEM UJUTP KAT. 6.
 - W MIEJSCACH PRZEJSCIA PRZEKROJOW PRZEZ ELEMENTY ODDZIELEN P.POZ. ORAZ PRZEKROJOW O SKENIACY POWYZEJ 40MM PRZEZ SZCZAPY I STROPY O ODPOORNOSCI OGNOWEJ REI 60 LUB EI 60 NALEZY PRZEWDZIC PRZEPUSTY LUB USZCZELNIENIA P.POZ. O KLASIE ODPOORNOSCI OGNOWEJ WYMAGANEJ DLA TYCH ODDZIELEN P.POZ.

- PRZYKADOWY SPOSOB NUMERACJI GNIAZD RHS:
- PD-01/01 - KANIER DZWIENNY
 - PD-01/02 - KANIER DZWIENNY
 - PD-01/03 - KANIER DZWIENNY
 - PD-01/04 - KANIER DZWIENNY
 - PD-01/05 - KANIER DZWIENNY
 - PD-01/06 - KANIER DZWIENNY
 - PD-01/07 - KANIER DZWIENNY
 - PD-01/08 - KANIER DZWIENNY
 - PD-01/09 - KANIER DZWIENNY
 - PD-01/10 - KANIER DZWIENNY
 - PD-01/11 - KANIER DZWIENNY
 - PD-01/12 - KANIER DZWIENNY
 - PD-01/13 - KANIER DZWIENNY
 - PD-01/14 - KANIER DZWIENNY
 - PD-01/15 - KANIER DZWIENNY
 - PD-01/16 - KANIER DZWIENNY



PROJEKT:
plan3D ADRIAN BOGUTCZAK
90-562 Łódź, ul. Łódzka 3/5, tel/fax 42 292 06 00
www.plan3d.com.pl bogut@plan3d.com.pl

TEMAT:
OPROJEKTOWANIE KANIEREK TELEWIZYJNYCH I PRZEWODÓW WYKONANIE PRZEKROJÓW PRZEZ ELEMENTY ODDZIELENIA NA CELE ADMINISTRACJI PUBLICZNEJ SAMOZARZĄDZENIA MIASTA I GMINY ŁÓDŹ W OBLUDOWIE TOILET PUBLICZNYCH.

TOM I
PRZEBUDOWA BUDYNKU "HOTELU SŁAWISTYCZNA" NA CELE ADMINISTRACJI PUBLICZNEJ SAMOZARZĄDZENIA MIASTA I GMINY ŁÓDŹ
MIASTO SŁAWKI
UL. MICKIEWICZA 1, 16-400 SŁAWKI
ADRES
16-400 SŁAWKI UL. TANKIEWICZA 71
110302/5, 110327/3, 110332/5, 110334/5, 110345/7, 110347/9, 110347/1, 11041/5, 11041/9, 11041/11, 11041/12, 12378, 12379

PROJEKTANT:
mgr inż. Jacek Grochowski
ul. Wałowa 203/94

SPRAWDZAJĄCY:
mgr inż. Romuald Węchicki
ul. Wałowa 203/94

STADIUM: Projekt budowlany


OPIS: Okablowanie strukturalne Rzut parteru

BRANŻA: Teleinżynieria

SKALA: 1:100

DATA: maj 2013

NR RYSUNKU: T-7

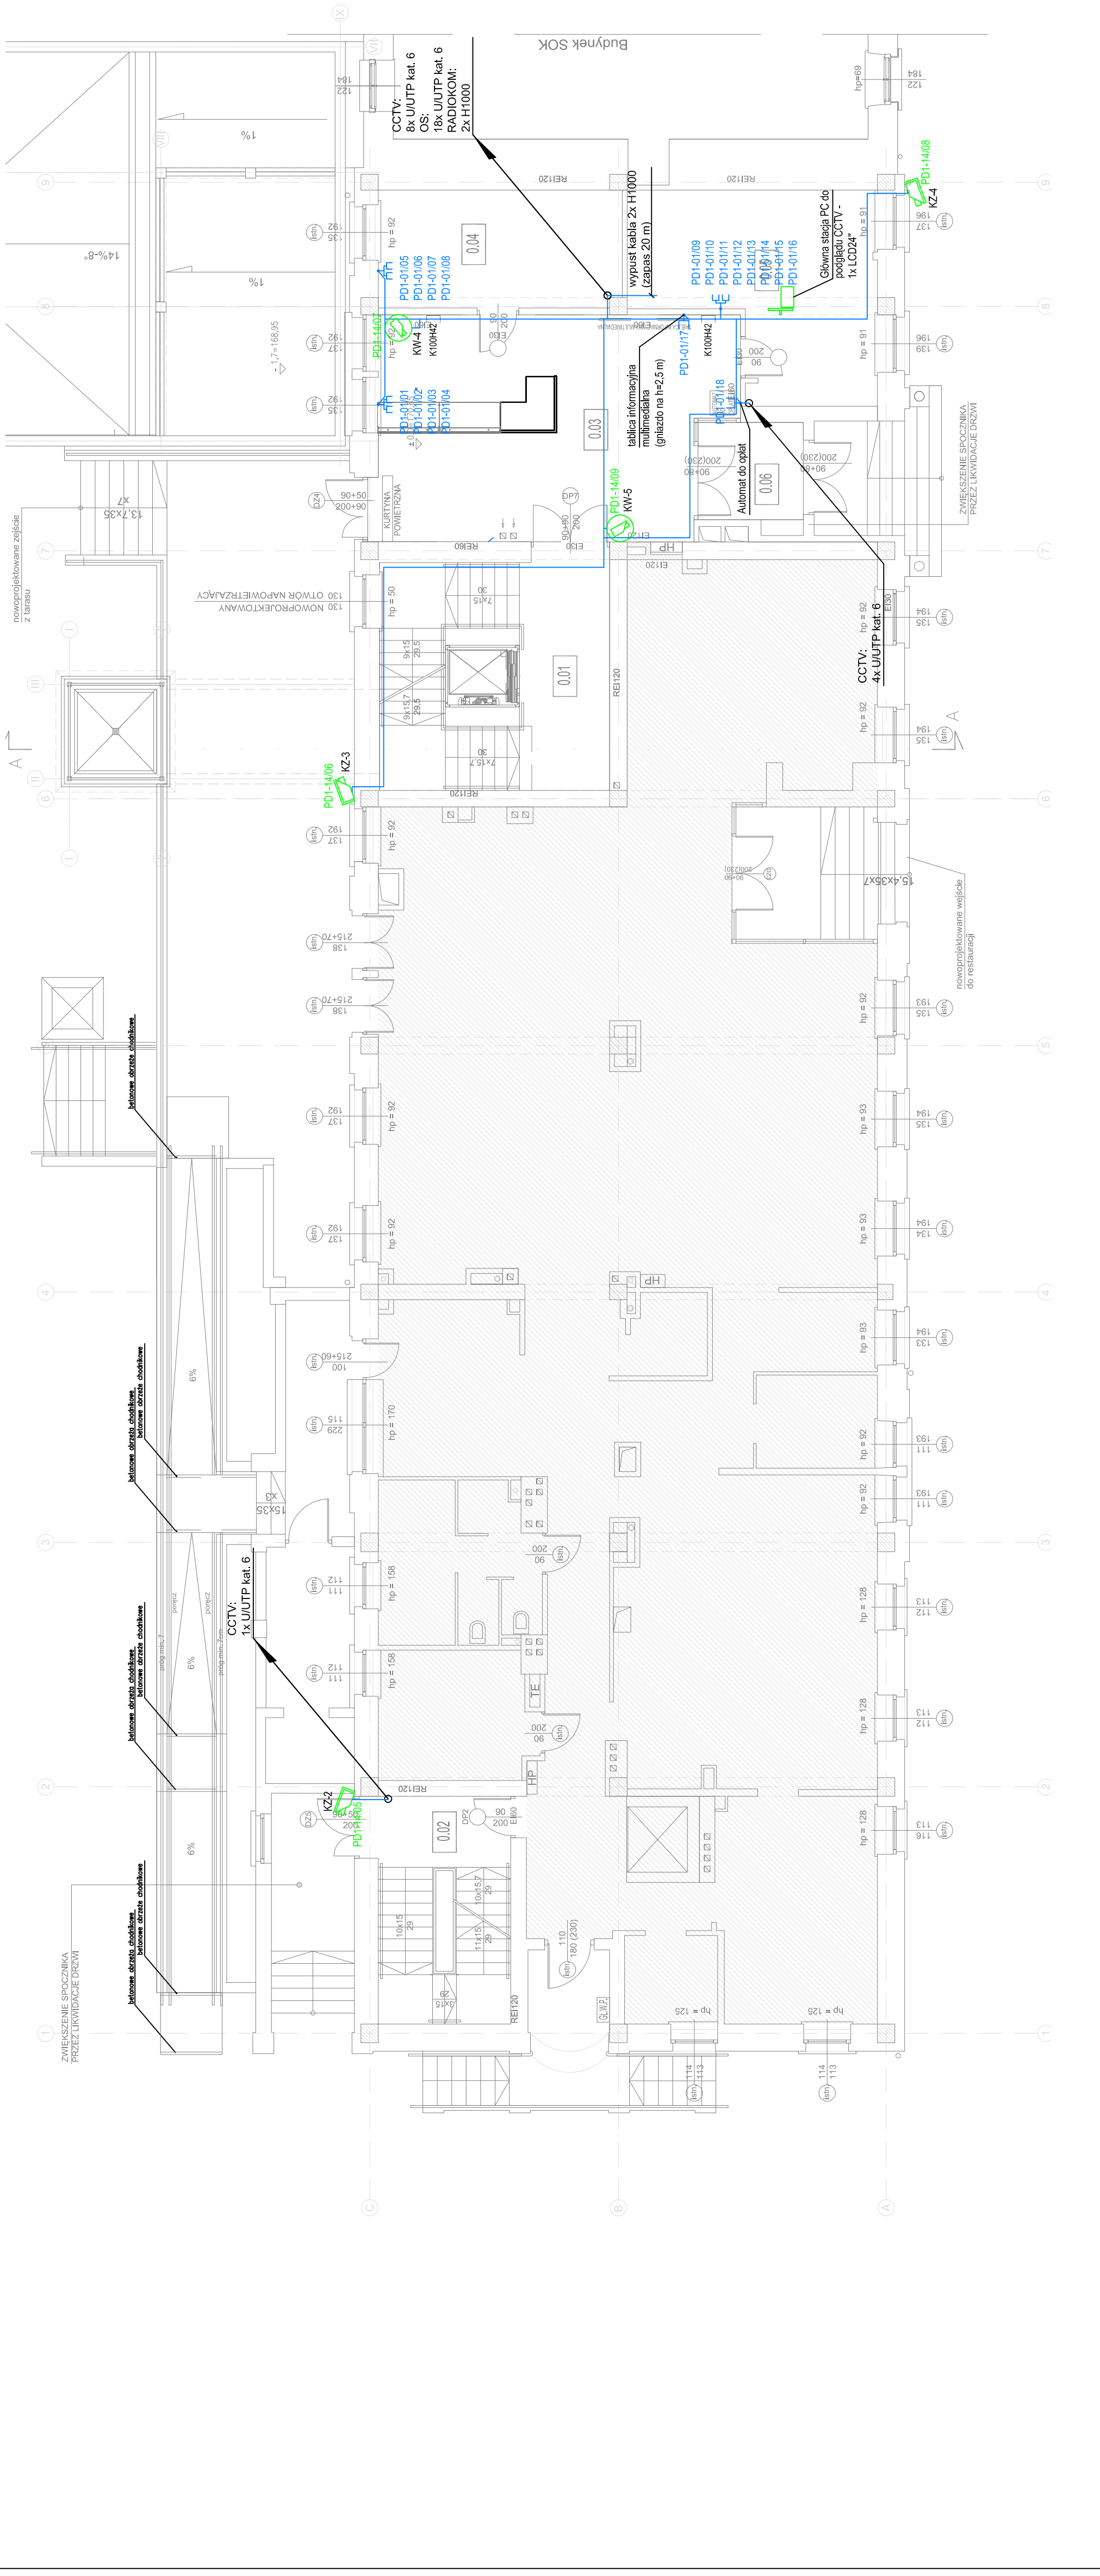

PROJEKTANT:
mgr inż. Jacek Grochowski
ul. Wałowa 203/94

SPRAWDZAJĄCY:
mgr inż. Romuald Węchicki
ul. Wałowa 203/94

STADIUM: Projekt budowlany

OPIS: Okablowanie strukturalne Rzut parteru

BRANŻA: Teleinżynieria

SKALA: 1:100

DATA: maj 2013

NR RYSUNKU: T-7