

 











 



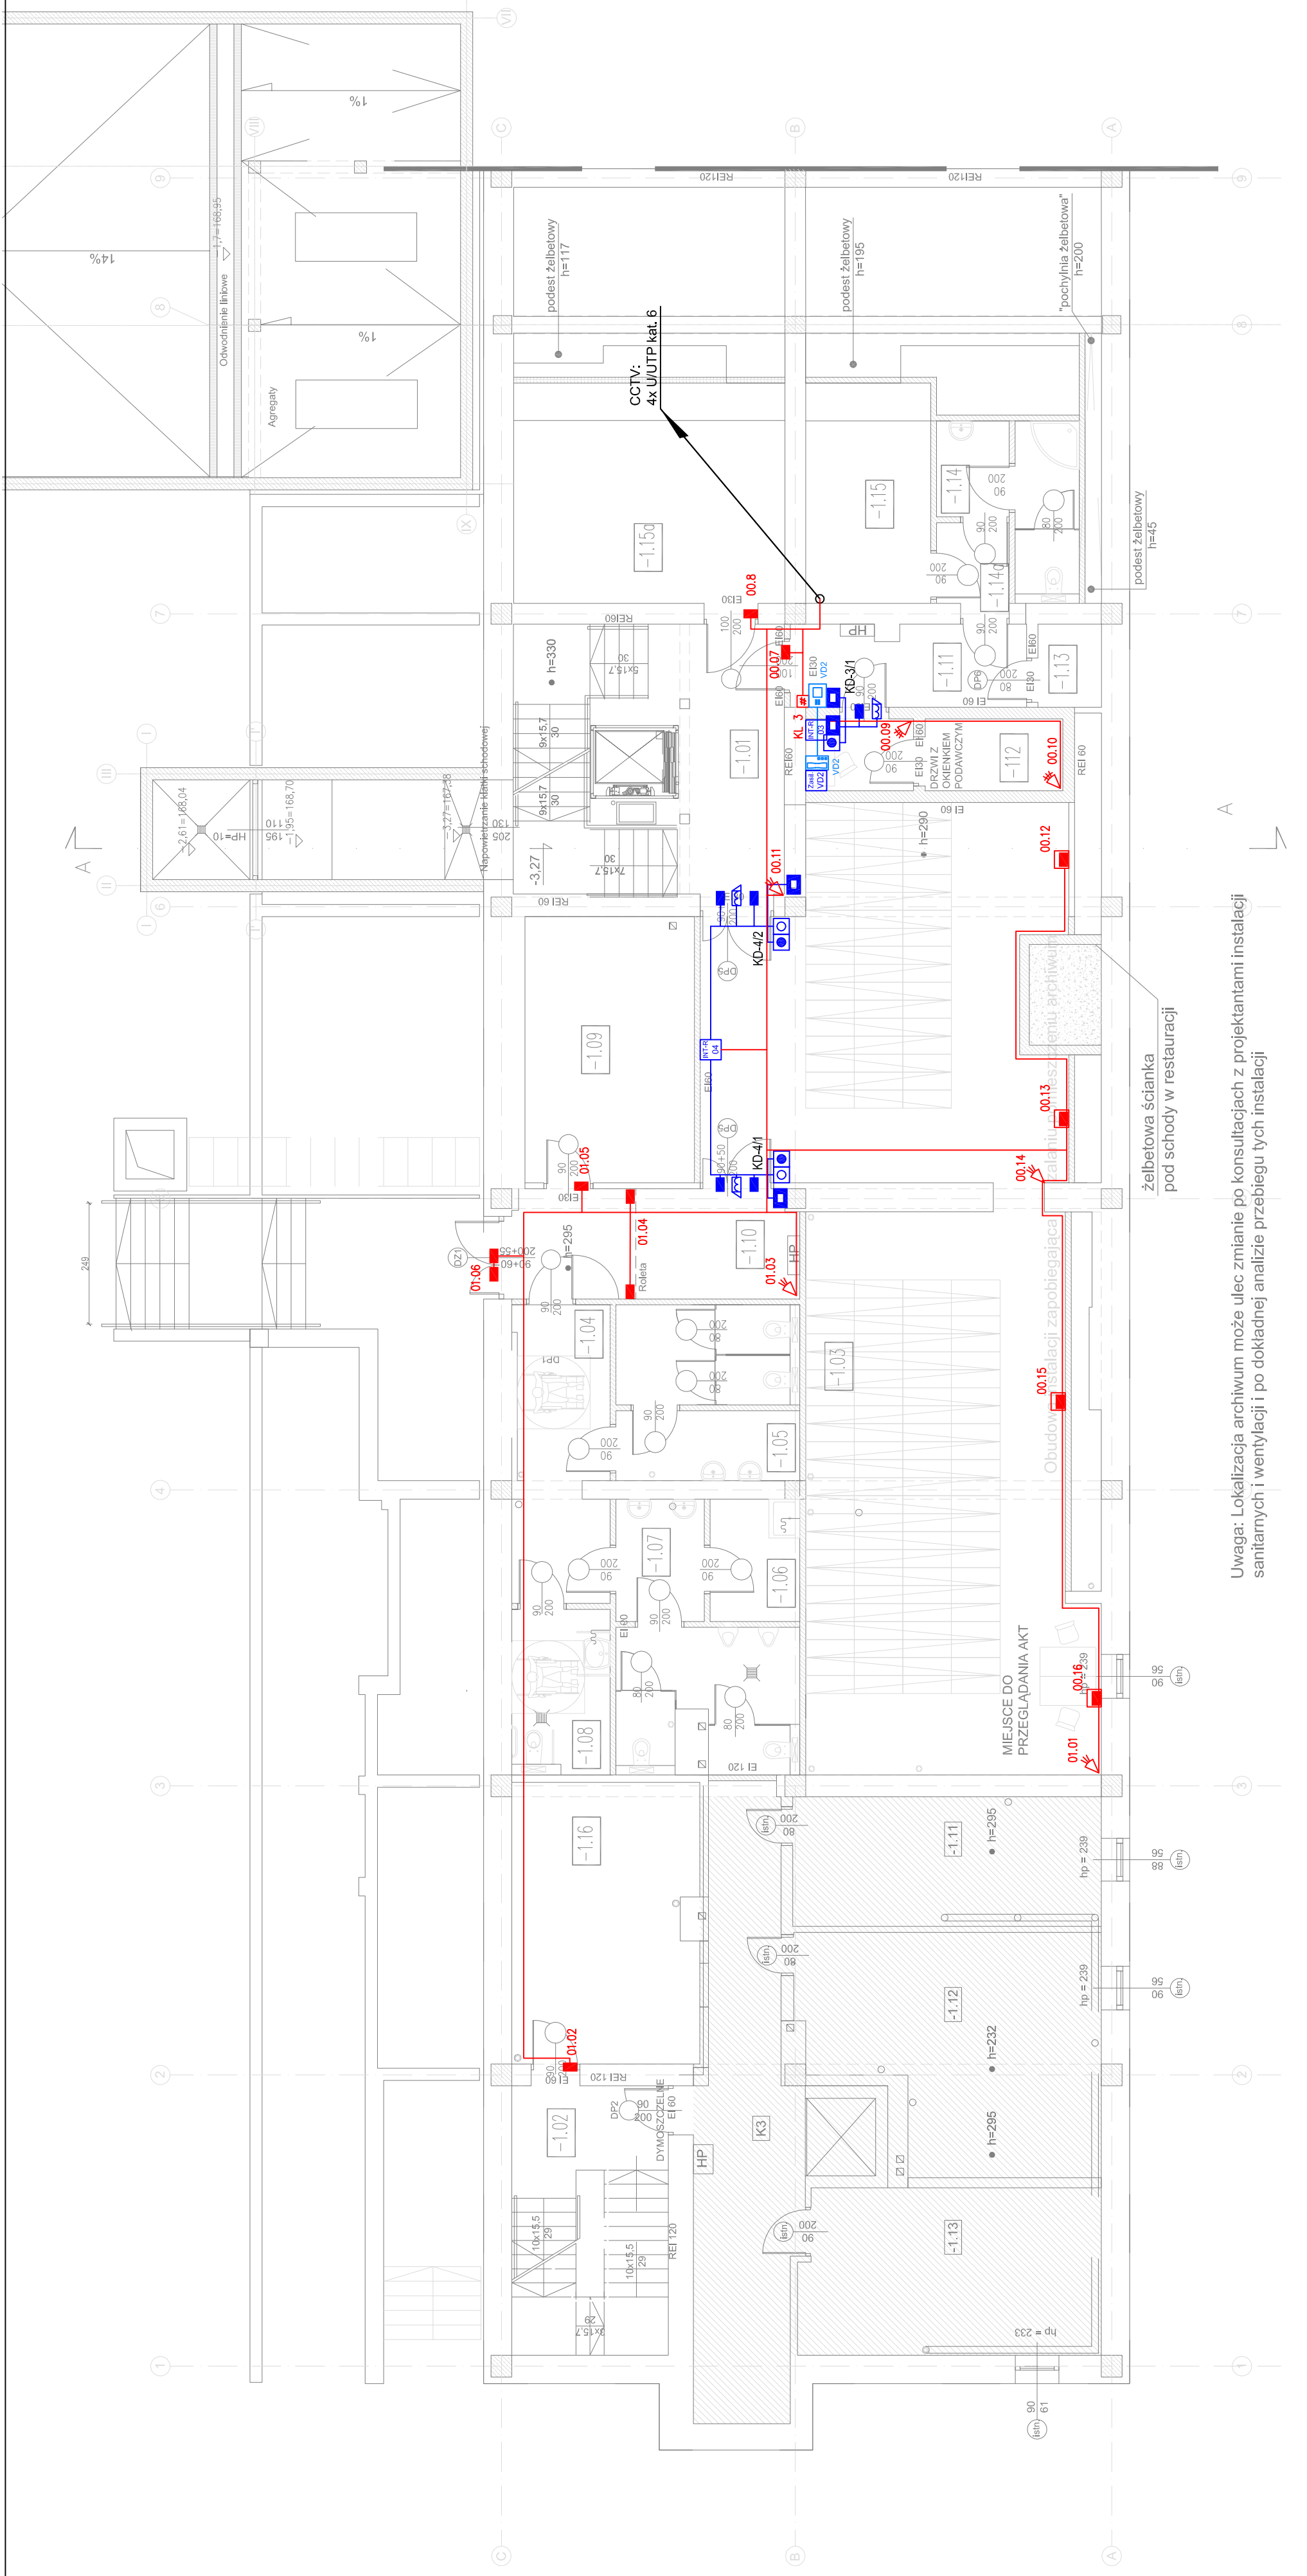
SYSTEM SYGNALIZACJI WYKAMANIA I NAPADU

-  Centrał alarmowa
-  Podcentrał alarmowa
-  Czujnik ruchu z antymaskującym
-  Czujnik ruchu
-  Czujnik ruchu korytarza
-  Czujnik silencjała szyby
-  Czujnik magnetyczna
-  Czujnik zalania wodą
-  Klawiatura sterowa
-  Sygnalizator akustyczny wewnętrzny
-  Sygnalizator optyczno-akustyczny zewnętrzny
-  Trasy kablowe

- SYSTEM KONTROLI DOSTĘPU
-  Czytnik kart zblikowych
 -  Czytnik kart zblikowych z klawiaturą
 -  Przyświat wyjścia
 -  Przyświat wyjścia ewakuacyjnego
 -  Czujnik magnetyczny w obudowie metalowej
 -  Zwora elektromagnetyczna
 -  Paneli obszarzy wideoobrotowa
 -  Paneli wyścigowy wideoobrotowa
 -  Trasy kablowe

SPIS POMIESZCZEŃ:

PIWNICA	
-1.01	Klatka schodowa gres 31,08m ²
-1.02	Klatka schodowa gres 17,88m ²
-1.03	archiwum gres 119,46m ²
-1.04	przełaznik gres 11,78m ²
-1.05	toaleta damska gres 12,84m ²
-1.06	pom. porząd. gres 4,65m ²
-1.07	toaleta męska gres 14,82m ²
-1.08	toaleta NSP gres 6,68m ²
-1.09	wentylarnia gres 10,11m ²
-1.10	komunikacja gres 13,25m ²
-1.11	komunikacja gres 8,12m ²
-1.12	mag.broni+przełaznik gres 7,48m ²
-1.13	pom. wodomierzowa gres 2,23m ²
-1.14	higijena-sanitarna gres 7,65m ²
-1.15	przełaznik gres 2,49m ²
-1.15a	pom.pomocnicze gres 9,65m ²
-1.15b	pom.pomocnicze gres 21,16m ²
-1.16	wstęp C.O. gres 22,03m ²
	R A Z E M 333,04m ²
	powierzchnia poza zakresem opłat. 84,20m ²
	R A Z E M 417,24m ²



Uwaga: Lokalizacja archiwum może ulec zmianie po konsultacjach z projektantami instalacji sanitarnych i wentylacji i po dokładnej analizie przebiegu tych instalacji



PROJEKT:
 plan 3D ADRIAN BOCIUTCZAK
 90-562 Łódź, ul. Łódzka 3/3, tel./fax 42 292 06 00
 www.plan3d.com.pl biuro@plan3d.com.pl

TEMAT:
 OPRACOWANIE DOKUMENTACJA TECHNICZNEJ PRZEBUDOWY PRZECIWOPOŻAROWO-SAMORZĄDOWEJ ORAZ REMONTU DACHU I ELEWACJA PRZECIWOPOŻAROWO-SAMORZĄDOWEJ PROJEKT BUDOWNI PALETY PODZIEMNEJ

TOM:
 TOM I

INWESTOR:
 MIASTO SUWALKI

ADRES:
 16-400 SUWALKI UL. TYNOWICZA 71
 działość o nr ew. 11030/3, 11032/3, 11032/4 11033/1, 11034/1, 11035/1, 11036/1, 11037/1, 11041/8, 11041/9, 11041/10, 11041/11, 11041/12, 12378, 12379

PROJEKTANT:
 mgr inż. Jacek Grochowski
 upr. W6-203/94

SPRZĄDZAJĄCY:
 mgr inż. Romuald Wehnicki
 upr. W6-722/92

STADIUM: Projekt budowlany	RYSUNEK: System SSMW
BRANŻA: Teleinżynieria	SKALA: 1:100
DATA: maj 2013	NR RYSUNKU: 1-12