

SYSTEM SYGNALIZACJI WYKAMANIA I NAPADU

- Centrał alarmowa
- Podcentrał alarmowa
- Czujnik ruchu z antymaskującym
- Czujnik ruchu
- Czujnik ruchu korytarza
- Czujnik silencjała szyby
- Czujnik magnetyczna
- Czujnik zabrudzenia wody
- Klawiatura sterująca
- Sygnalizator akustyczny wewnętrzny
- Sygnalizator optyczno-akustyczny zewnętrzny
- Trasy kablowe

- SYSTEM KONTROLI DOSTĘPU
- Czytnik kart złożeńbnych
  - Czytnik kart złożeńbnych z klawiaturą
  - Przyświatełki
  - Przyświatełki ewakuacyjnego
  - Czujnik magnetyczny w obudowie metalowej
  - Zwora elektromagnetyczna
  - Paneli obliczeni wideozdaniou
  - Paneli wyścayczy wideozdaniou
  - Trasy kablowe



PROJEKT:  
 plan3D ADRIAN BOGUTCZAK  
 90-562 b66a, ul. Łobowa 3/5, tel./fax 42 292 06 00  
 www.plan3d.com.pl  
 biuro@plan3d.com.pl

TEMA:  
 OPRACOWANIE DOKUMENTACJA TECHNICZNEJ  
 PRZEBUDOWY WYKONANIE SYGNALIZACJI  
 SAMOZAJĄCEJ I KONTROLI DOSTĘPU W BUDYNKU  
 PRZYLEGŁEGO BUDYNKU SOK, I PROJEKT BUDYNKU  
 TALENTI PUBLISZCZYK

TOM:  
 TOM I  
 PRZEBUDOWA BRZOZO HOTELU SYGNALIZACJI  
 W M. CELI ADMINISTRACJA PUBLICZNEJ ZABEZPIECZENIA  
 INWESTOR:  
 MIASTO SUWALKI  
 UL. MICKIEWICZA 1, 16-400 SUWALKI  
 ADRES:  
 16-400 SUWALKI UL. TYNKOWICZA 71  
 działki o nr ew. 11030/3, 11032/3, 11032/4 11033/1,  
 11034/1, 11035/1, 11035/1, 11036/1,  
 11037/1, 11041/8, 11041/8, 11041/7/2  
 INWEST:  
 11041/7/1, 11041/7/2, 12378, 12379


PROJEKTANT:  
 mgr inż. Jacek Grochowski  
 upr. W6-203/94

SPRZĄDZAJĄCY:  
 mgr inż. Romuald Wehnicki  
 upr. W6-722/92

STADIUM: Projekt budowlany	RYSUNEK: Rzut 2 piętra	SSSWIN
BRANZA: Teletechnika	SKALA: 1:100	NR RYSUNKU: 1-15
DATA: maj 2013		

SPIS POMIESZCZEŃ:

Nr	Nazwa	Wielkość	Uwagi
2.01	klatka schodowa	gres	41,7m <sup>2</sup>
2.02	klatka schodowa	gres	17,55m <sup>2</sup>
2.03	komunikacja	gres	48,84m <sup>2</sup>
2.04	pokój biurowy	plytki dywanowe	1 os. 9,34m <sup>2</sup>
2.05	pom. porządkowe	gres	4,84m <sup>2</sup>
2.06	wc damskie	gres	8,97m <sup>2</sup>
2.07	wc męskie	gres	9,50m <sup>2</sup>
2.08	wc nsp	gres	7,05m <sup>2</sup>
2.09	sewerowia	wykt. anjstajczyzna	18,41m <sup>2</sup>
2.10	pokój biurowy	plytki dywanowe	1 os. 15,67m <sup>2</sup>
2.12	pracow. urban.	plytki dywanowe	4 os. 100,16m <sup>2</sup>
2.13	pokój biurowy	plytki dywanowe	1 os. 15,44m <sup>2</sup>
2.14	pokój biurowy	plytki dywanowe	4 os. 36,08m <sup>2</sup>
2.15	pokój biurowy	plytki dywanowe	2 os. 18,05m <sup>2</sup>
2.16	pokój biurowy	plytki dywanowe	4 os. 36,08m <sup>2</sup>
2.17	pokój biurowy	plytki dywanowe	4 os. 56,81m <sup>2</sup>
		R A Z E M	23 os.

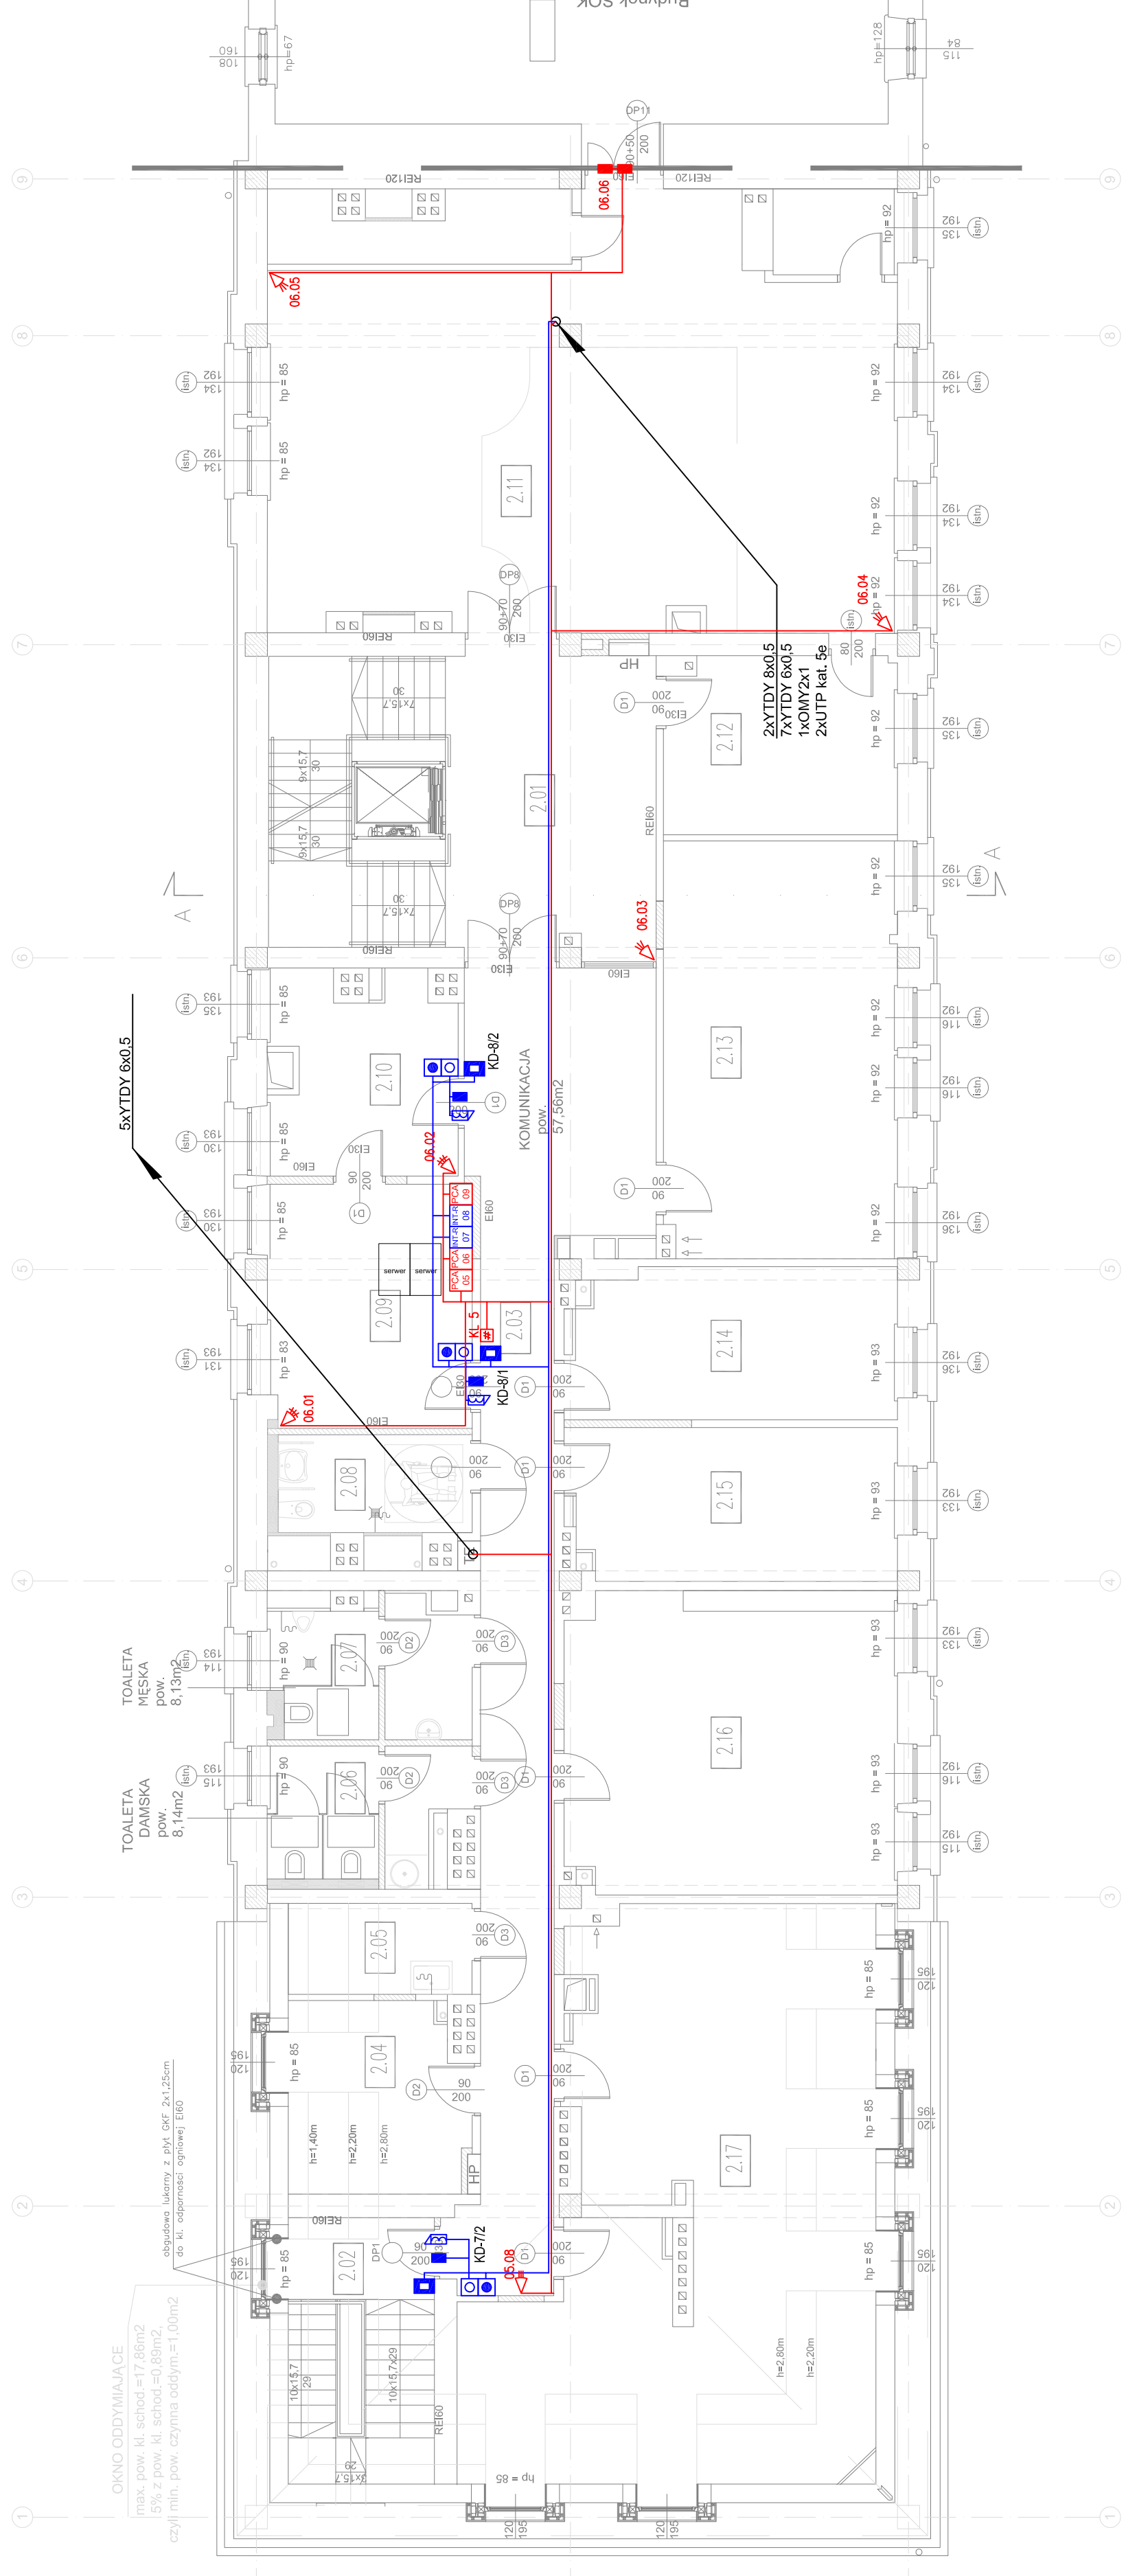

Budynek SOK