


Budowiel Łokietka, Kazimierza Wielkiego, Władysława Jagiełły, po zachodniej stronie ulicy Mińska wraz z sięgami ulicy Mińska w Suwałkach


skala 1:60
arkusz nr 2

arkusz nr 2

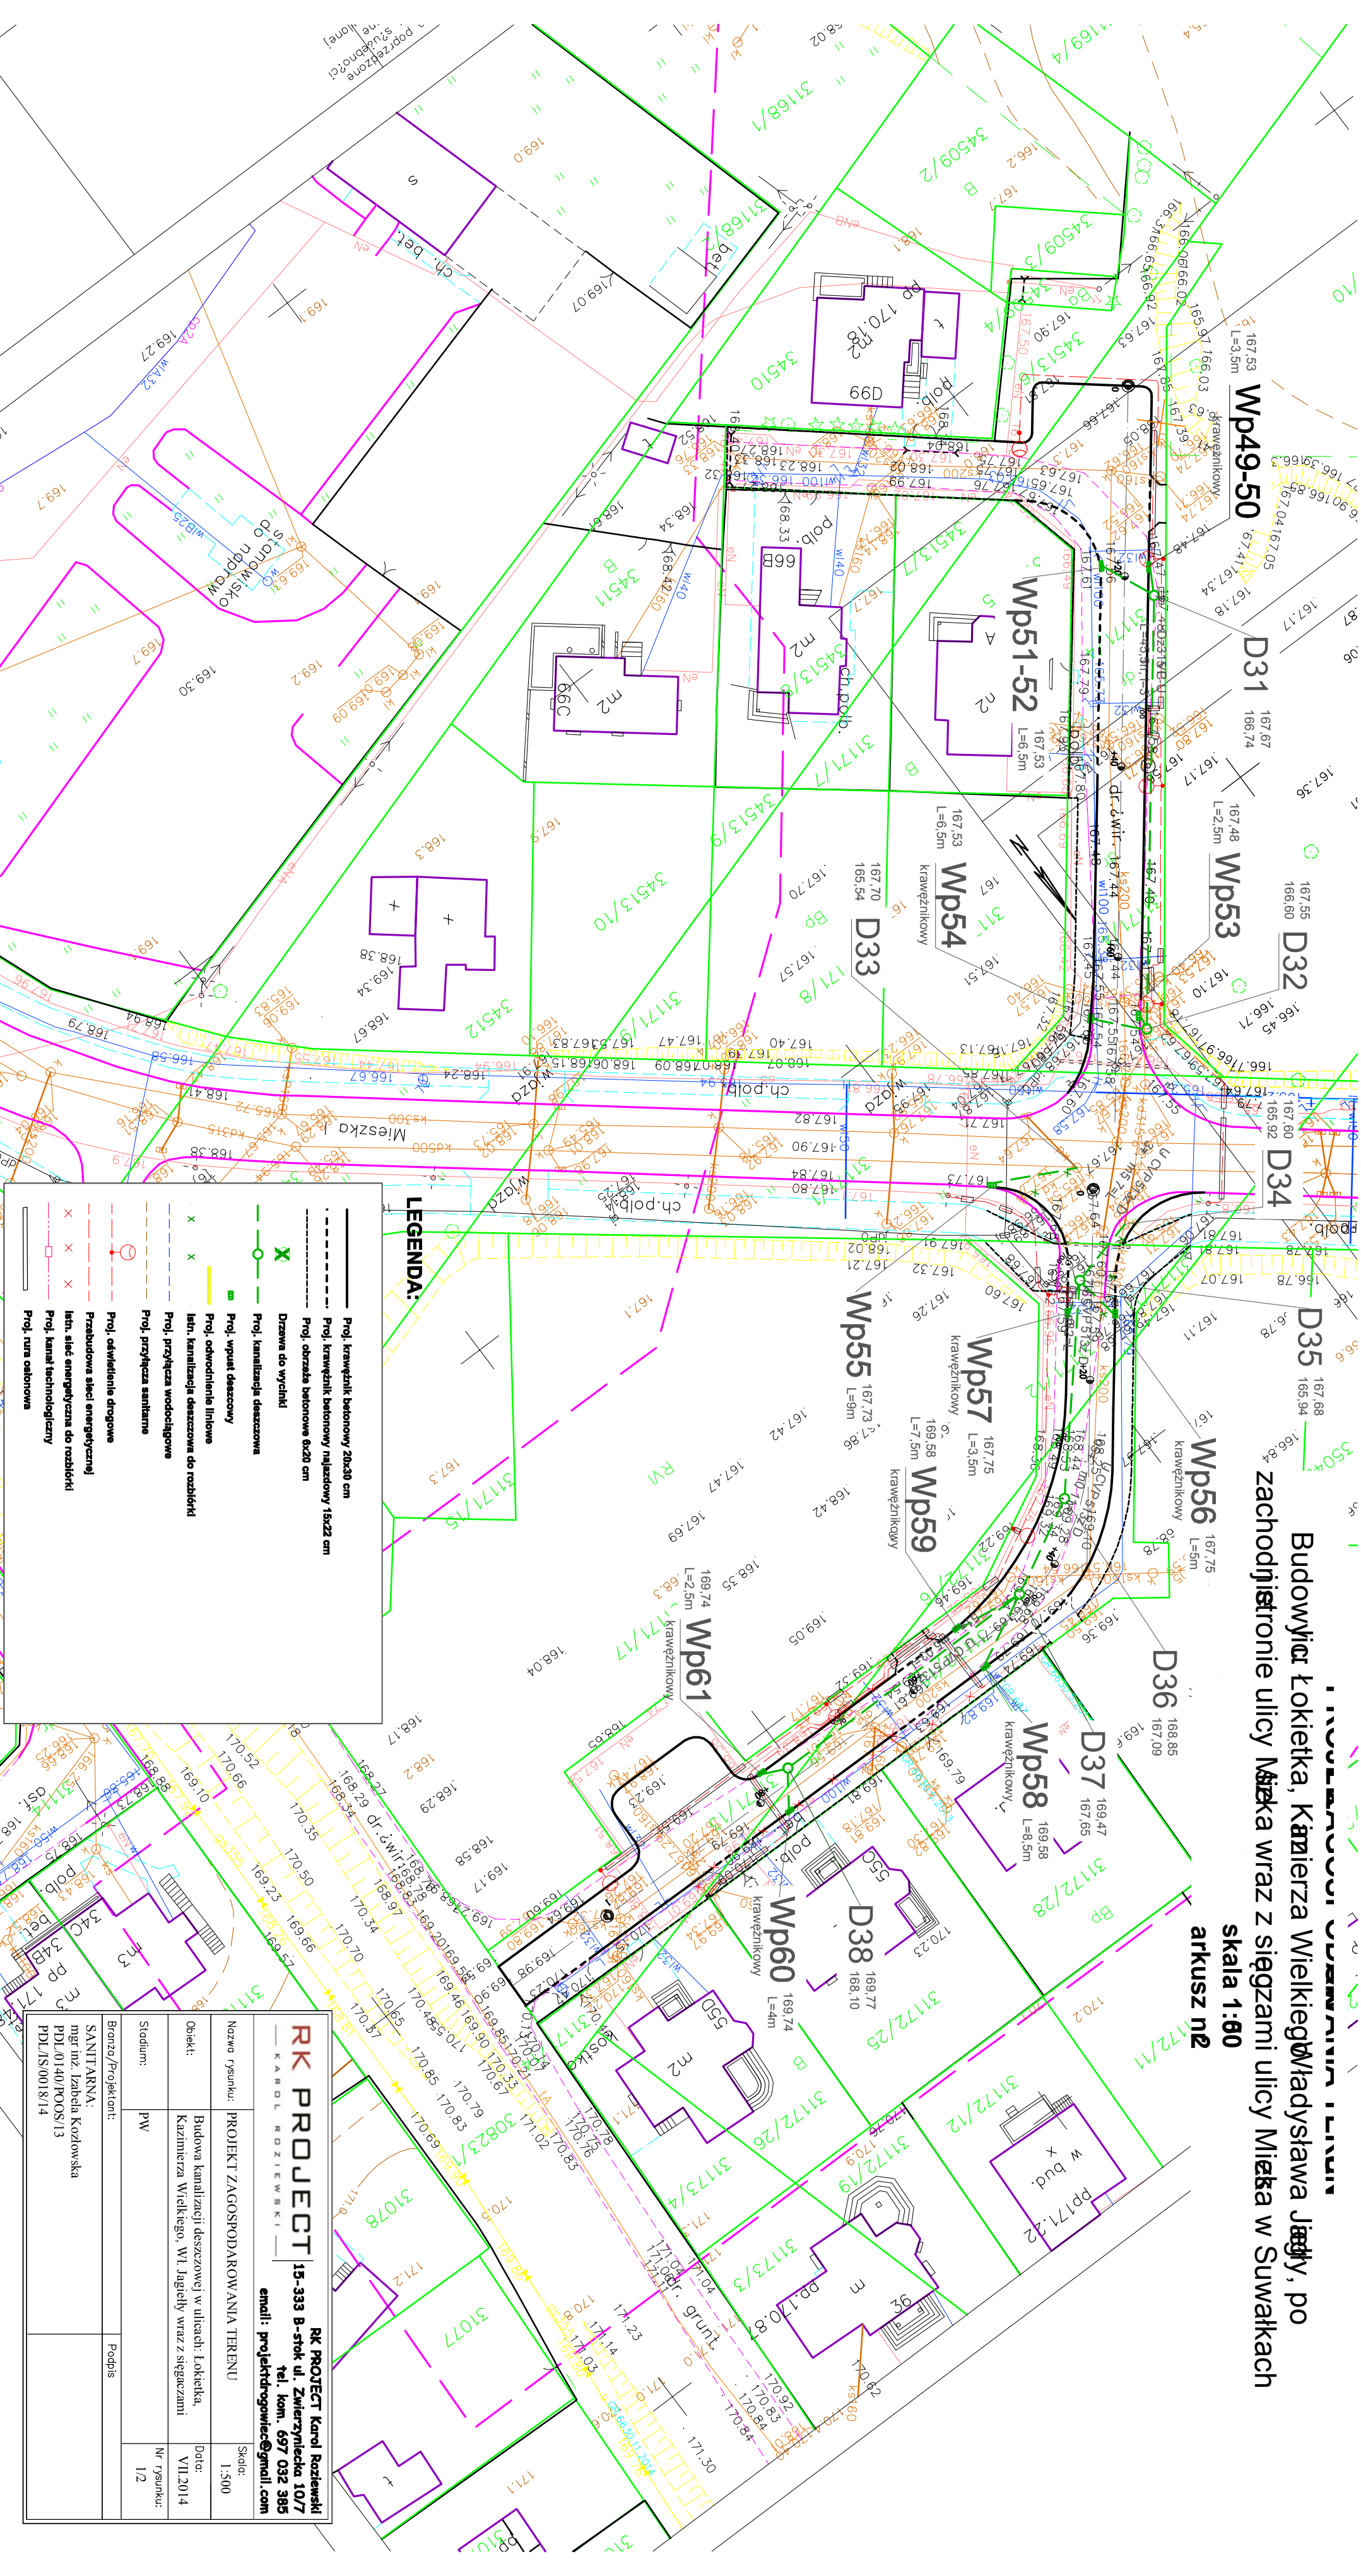

LEGENDA:

	Proj. krawężnik betonowy 20x30 cm
	Proj. krawężnik betonowy najczystszy 15x25 cm
	Proj. obrzeża betonowe 6x20 cm
	Drzewa do wycinki
	Proj. kanalizacja deszczowa
	Proj. wypust deszczowy
	Proj. odwodnienie liniowe
	Isn. kanalizacja deszczowa do rozdziórki
	Proj. przyłącza wodociągowe
	Proj. przyłącza sanitarne
	Proj. oświetlenie drogowe
	Praktyczna sieć energetyczna
	Isn. sieć energetyczna do rozdziórki
	Proj. kanał technologiczny
	Proj. rura ochronowa

 KAROL ROZIEWSKI		RK PROJECT Karol Roziewski 15-333 B-stok ul. Zwierzyniecka 10/7 tel. kom. 697 032 385 email: projekt@rozevic@gmail.com	
Nazwa rysunku:	PROJEKT ZAGOSPODAROWANIA TERENU	Skala: 1:500	
Obiekt:	Budowa kanalizacji deszczowej w ulicach: Łokietka, Kazimierza Wielkiego, Wł Jagiełły wraz z siegaczami	Data: VII.2014	
Stadium:	PW	Nr rysunku: 1/2	
Branża/Projektant:		Podpis	
SANITARNIA: mgr inż. Izabela Kozłowska PDL/0140/POOS/13 PDL/IS/0018/14			