



## Odwodnienie liniowe OL2

Uwaga:  
Korytka wyposażić w ruszt klasy C250

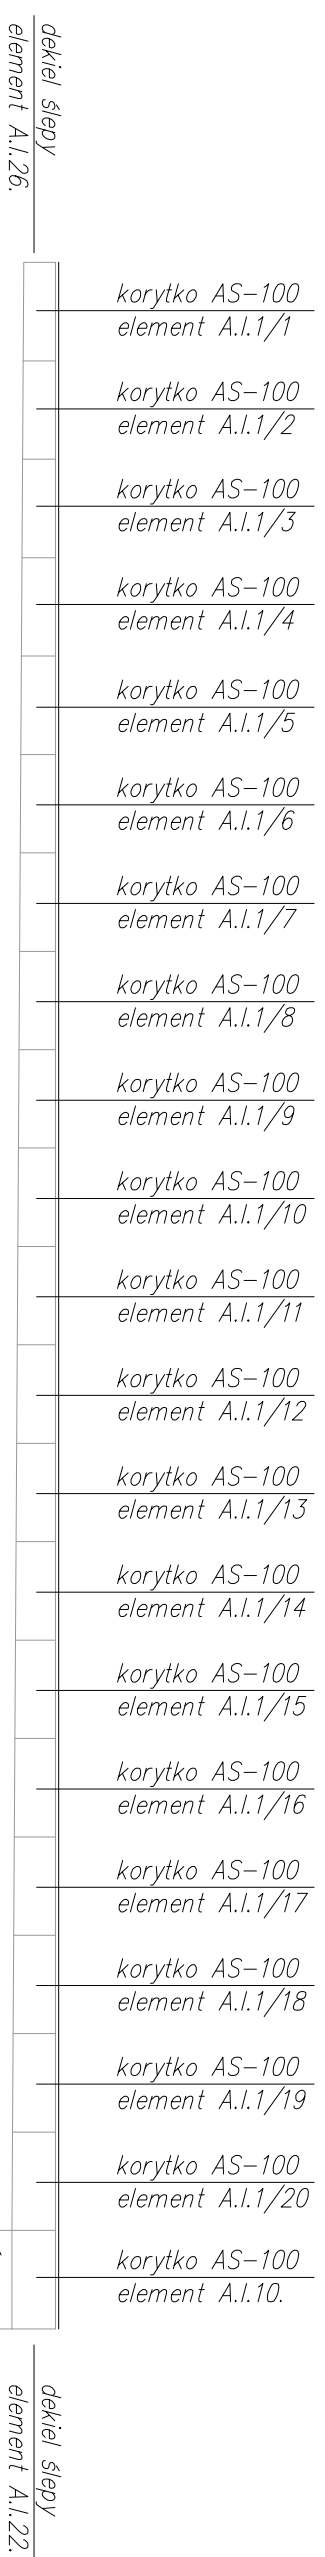


Adres obiektu	województwo podlaskie m. Suwałki		 DROMOBUD
Stadium	PROJEKT BUDOWLANY		
Nazwa projektu	Budowa ulic oraz uzupełnienie uzbrojenia terenu na osiedlu Hancza część północnej i południowej w Suwałkach - część 2		
Objekt	Budowa ul. 41 Pukku Piechoty od km 0+000,00 do km 0+165,60	Skala 1:50	
Typu rysunku	Sieć kanalizacji deszczowej. Odwodnienie liniowe	Data 07.04.2014	Zak. nr/ark. 6/1
Branża	SANIT ARNA	Podpis	
Stanowisko	Inż i Nazwisko	Nr uprawnień	
Projektant	mgr inż. Sylwia Kozłowska-Kaliś	PDL/0092/PW/SO/04 <small>(do wykonania w przedmiocie nadzoru nad budową i nadzoru nad realizacją inwestycji w zakresie robót budowlanych, w tym robót ziemnych, robót wykończeniowych i montażu)</small>	
Współpraca	inż. Mariusz Kaliś	Lot-44	
Sprawdzający	inż. Dariusz Wasilewski		

## Odwodnienie liniowe OL3

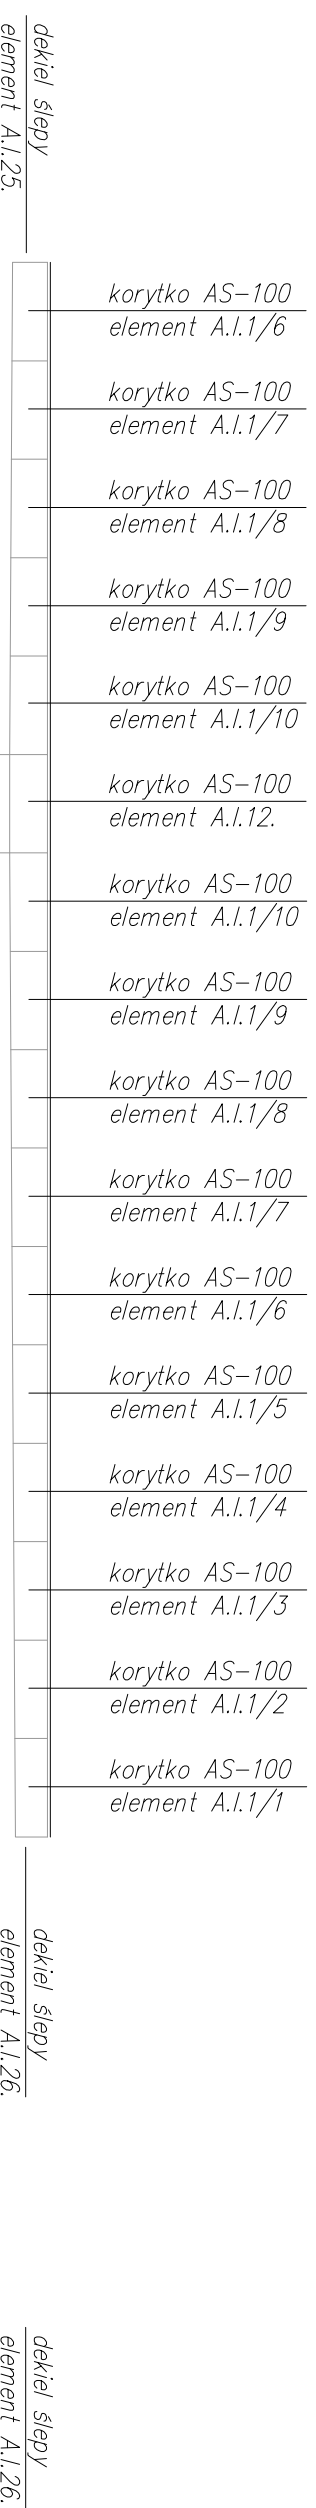

## Odwodnienie liniowe OL1

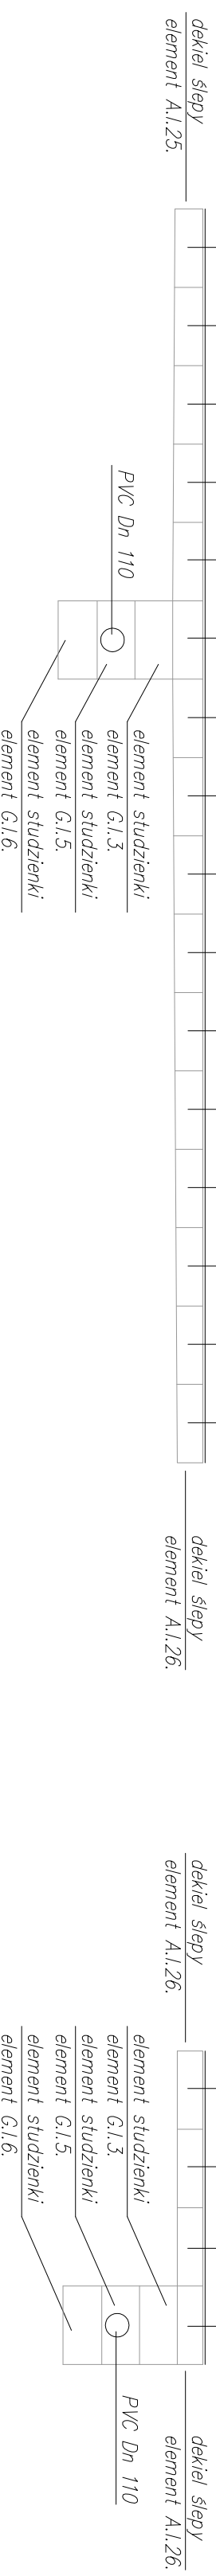

## Odwodnienie liniowe OL4

