


Studnia rewizyjna włazowa z tworzywa TEGRA Dn 1,0 m

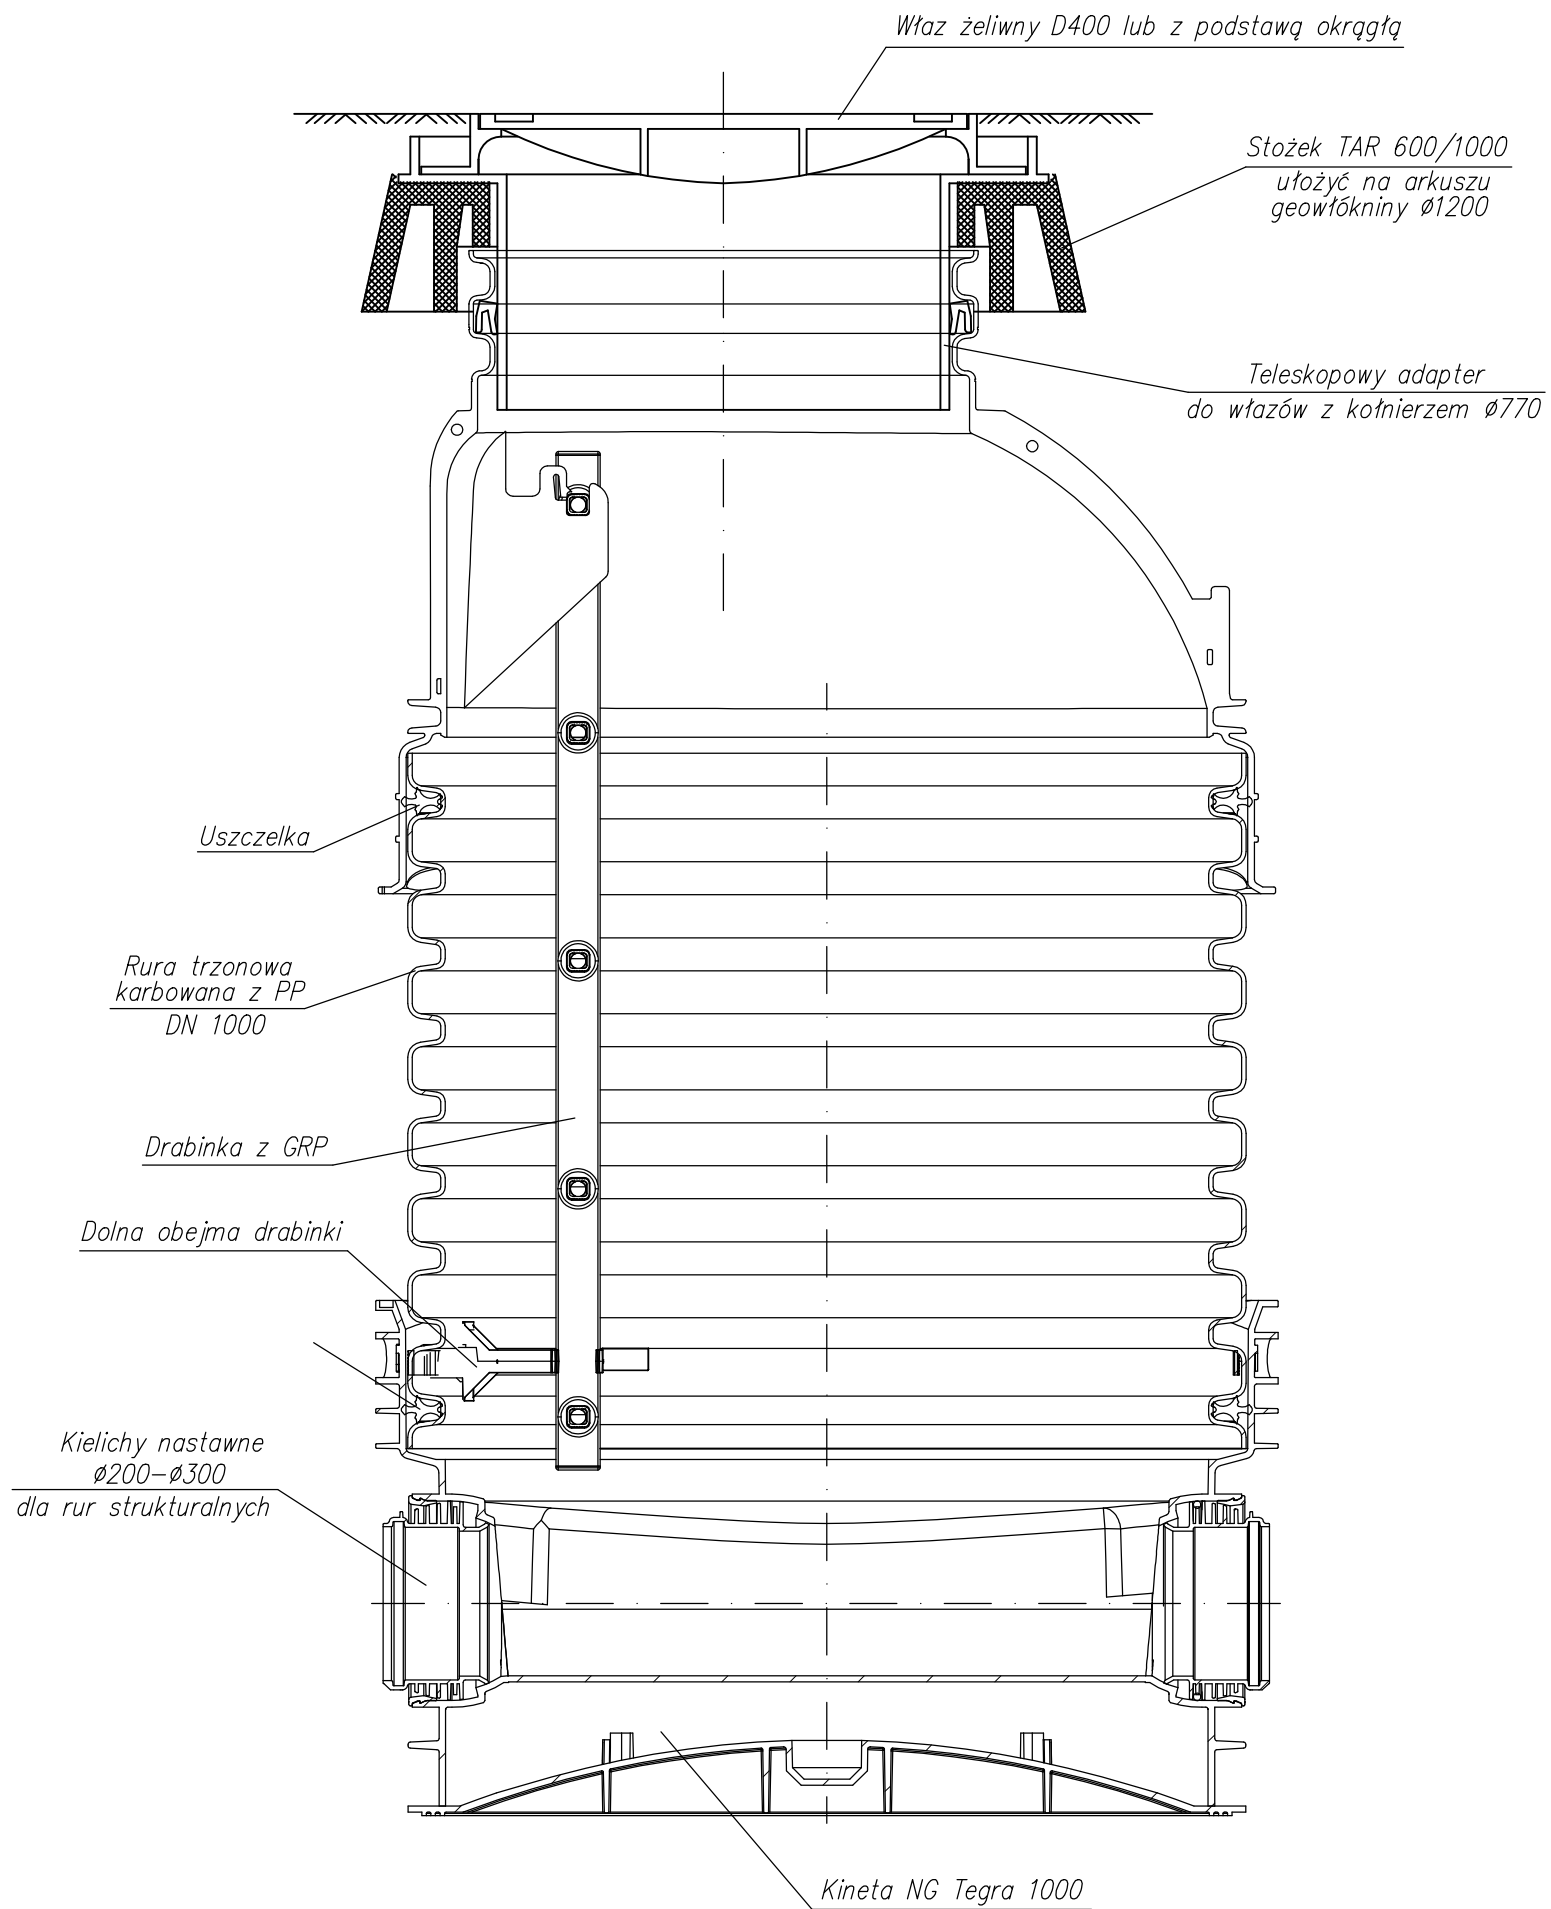

Adres obiektu	województwo podlaskie m. Suwałki		
Stadium	PROJEKT WYKONAWCZY		
Nazwa projektu	Budowa ulic oraz uzupełnienie uzbrojenia terenu na osiedlu Hańcza części północnej i południowej w Suwałkach - część 2		
Branża	SANITARNA	Skala 1:50	
Tytuł rysunku	Sieć kanalizacji deszczowej. Studnia rewizyjna tworzywowa Dn 1,0 m	Data 07.04.2014	Zał. nr/ark.
Stanowisko	Imię i Nazwisko	Nr uprawnień	Podpis
Projektant	mgr inż. Sylwia Kozłowska-Kaliś	PDL/0092/PWOS/04 <small>(dla projektowania i kierownictwa nadzoru nad robotami w zakresie inżynierii sanitarną, inżynierii wodociągowej, inżynierii energetycznej i inżynierii mechanicznej)</small>	
Współpraca	inż. Mariusz Kaliś	-	
Sprawdzający	inż. Dariusz Wasilewski	Lom-44 <small>(dla projektowania i kierownictwa nadzoru nad robotami w zakresie inżynierii sanitarną, inżynierii wodociągowej, inżynierii energetycznej i inżynierii mechanicznej)</small>	

