


województwo podlaskie m. Suwałki		Skala 1:500/1:100	
PROJEKT BUDOWLANY		Data 07.04.2014	
Budowa ulic oraz uzupełnienie uzbrojenia terenu na osiedlu Haricza część północnej i południowej w Suwałkach - część 2		Zal. nr/ark.	
Branża		SANITARNA	
Tytuł rysunku		Sieć wodociągowa z przyłączami. Profil podłużny przyłączy	
Stanowisko		Imię i Nazwisko Nr uprawnień	
Projektant		mgr inż. Sylwia Kozłowska-Kalik PDL/092/PWOS/04 Inżynier ds. projektowania i nadzoru budowlanego w województwie podlaskim	
Współpraca		inż. Mariusz Kalis Lm-44 Inżynier ds. nadzoru nadzoru nadzoru budowlanego w województwie podlaskim	
Sprawczy		inż. Dariusz Wasilewski	

**PROFIL PODŁUŻNY  
PRZYŁĄCZY WODOCIĄGOWYCH**  
- skala 1:500/1:100 -

- 19 Rz=ok. 169.75 Isth. kabel telef.
- 20 Rz=168.26 Isth. kan. sanit. Dn=250 mm
- 21 Rz=167.65 Isth. wodociąg Dn=100 mm
- 22 Rz=ok. 168.43 Isth. kabel telef.
- 23 Rz=ok. 169.65 Isth. kabel telef.
- 24 Rz=168.23 Isth. kan. sanit. Dn=160 mm
- 25 Rz=168.05 Isth. kan. sanit. Dn=200 mm
- 26 Rz=ok. 169.55 Isth. kabel telef.
- 27 Rz=168.45 Isth. kan. sanit. Dn=250 mm
- 28 Rz=167.86 Isth. kan. sanit. Dn=200 mm

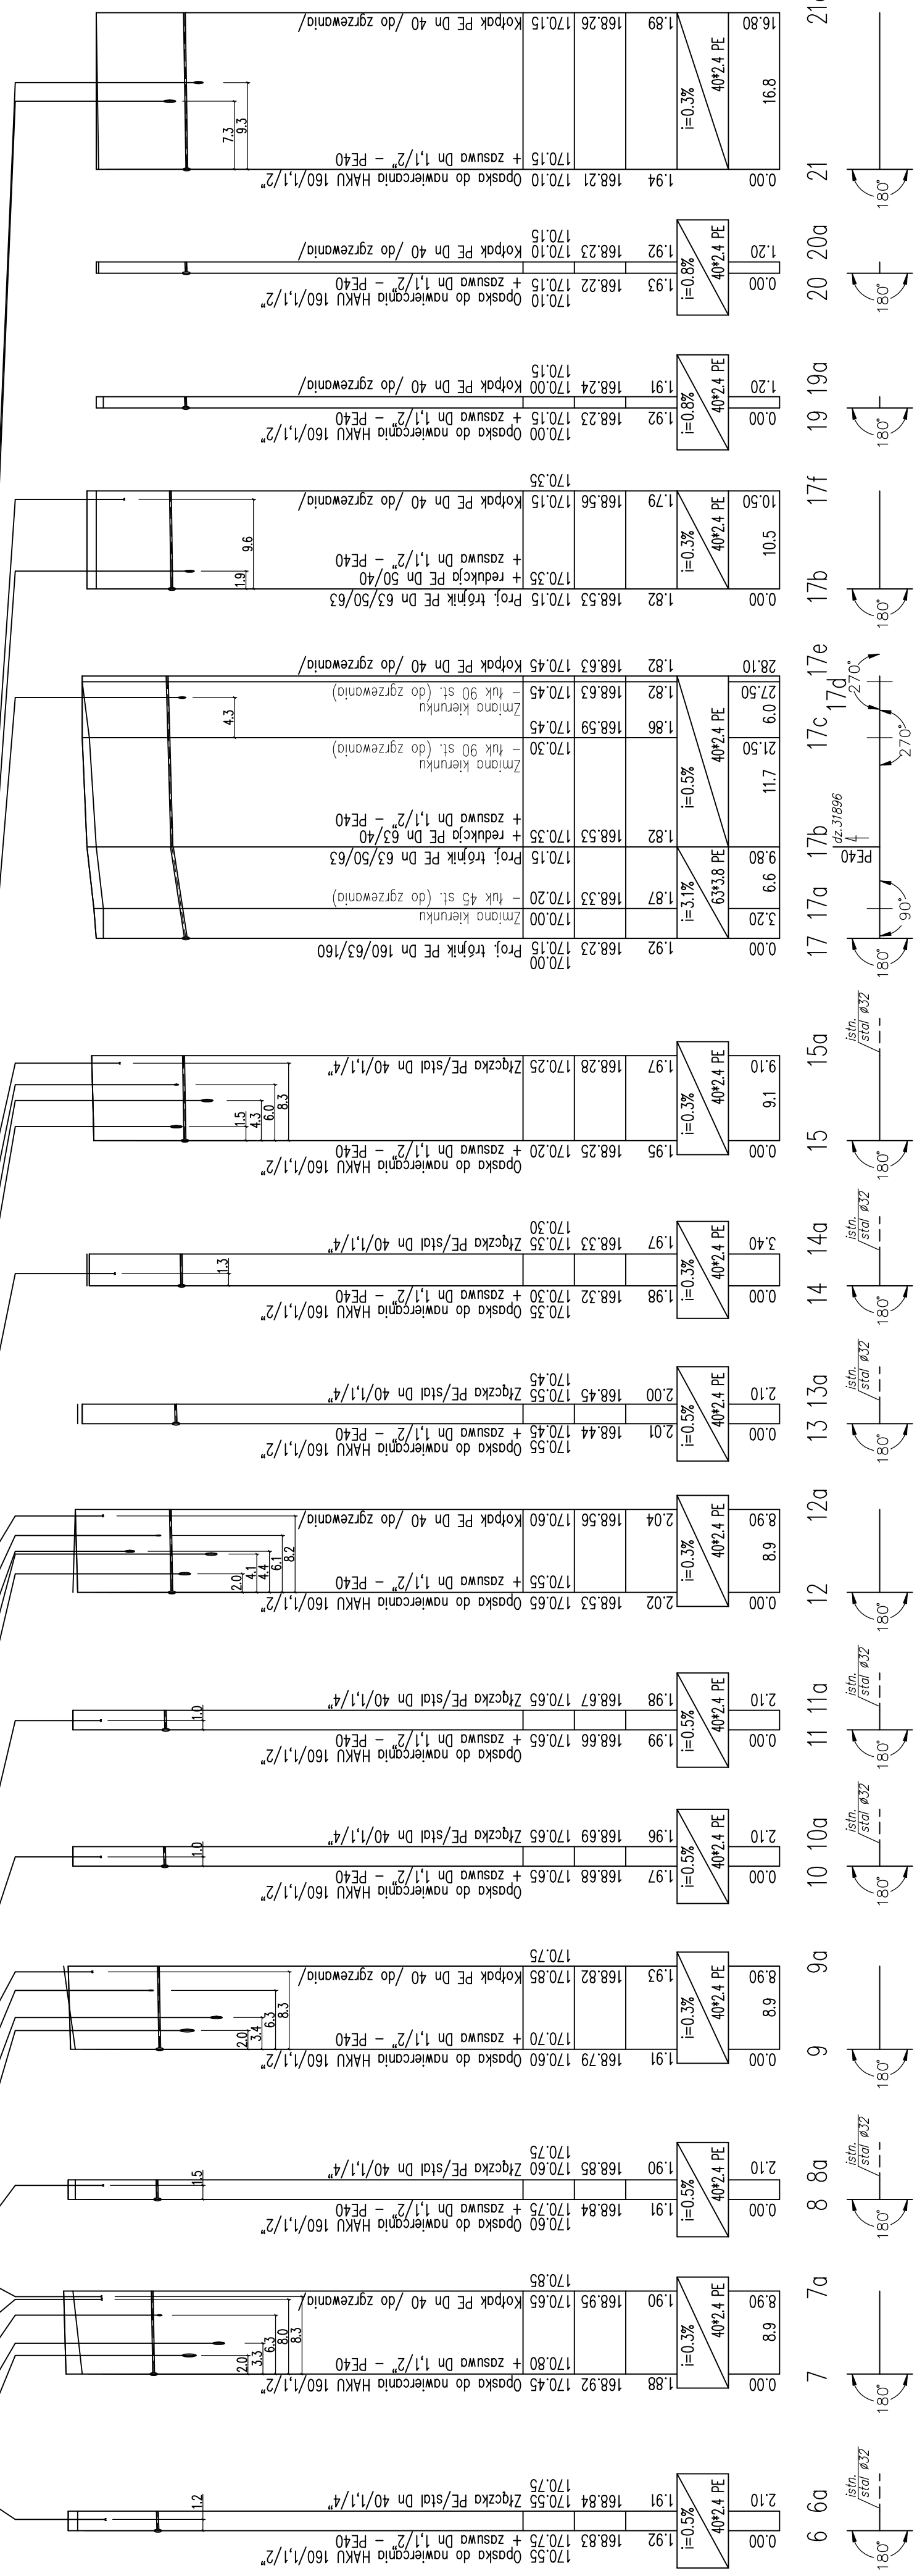

Skala  
1:100

Rzędna p.p.161.00 m.n.p.m.
Rzędna terenu istn./proj.
Rzędna osi rurociągu
Zagłębienie istn./proj.
Spadek / Średnica, materiał
Odległości

Oznaczenia