


# Budynek "C" - Rzut parteru skala 1:100

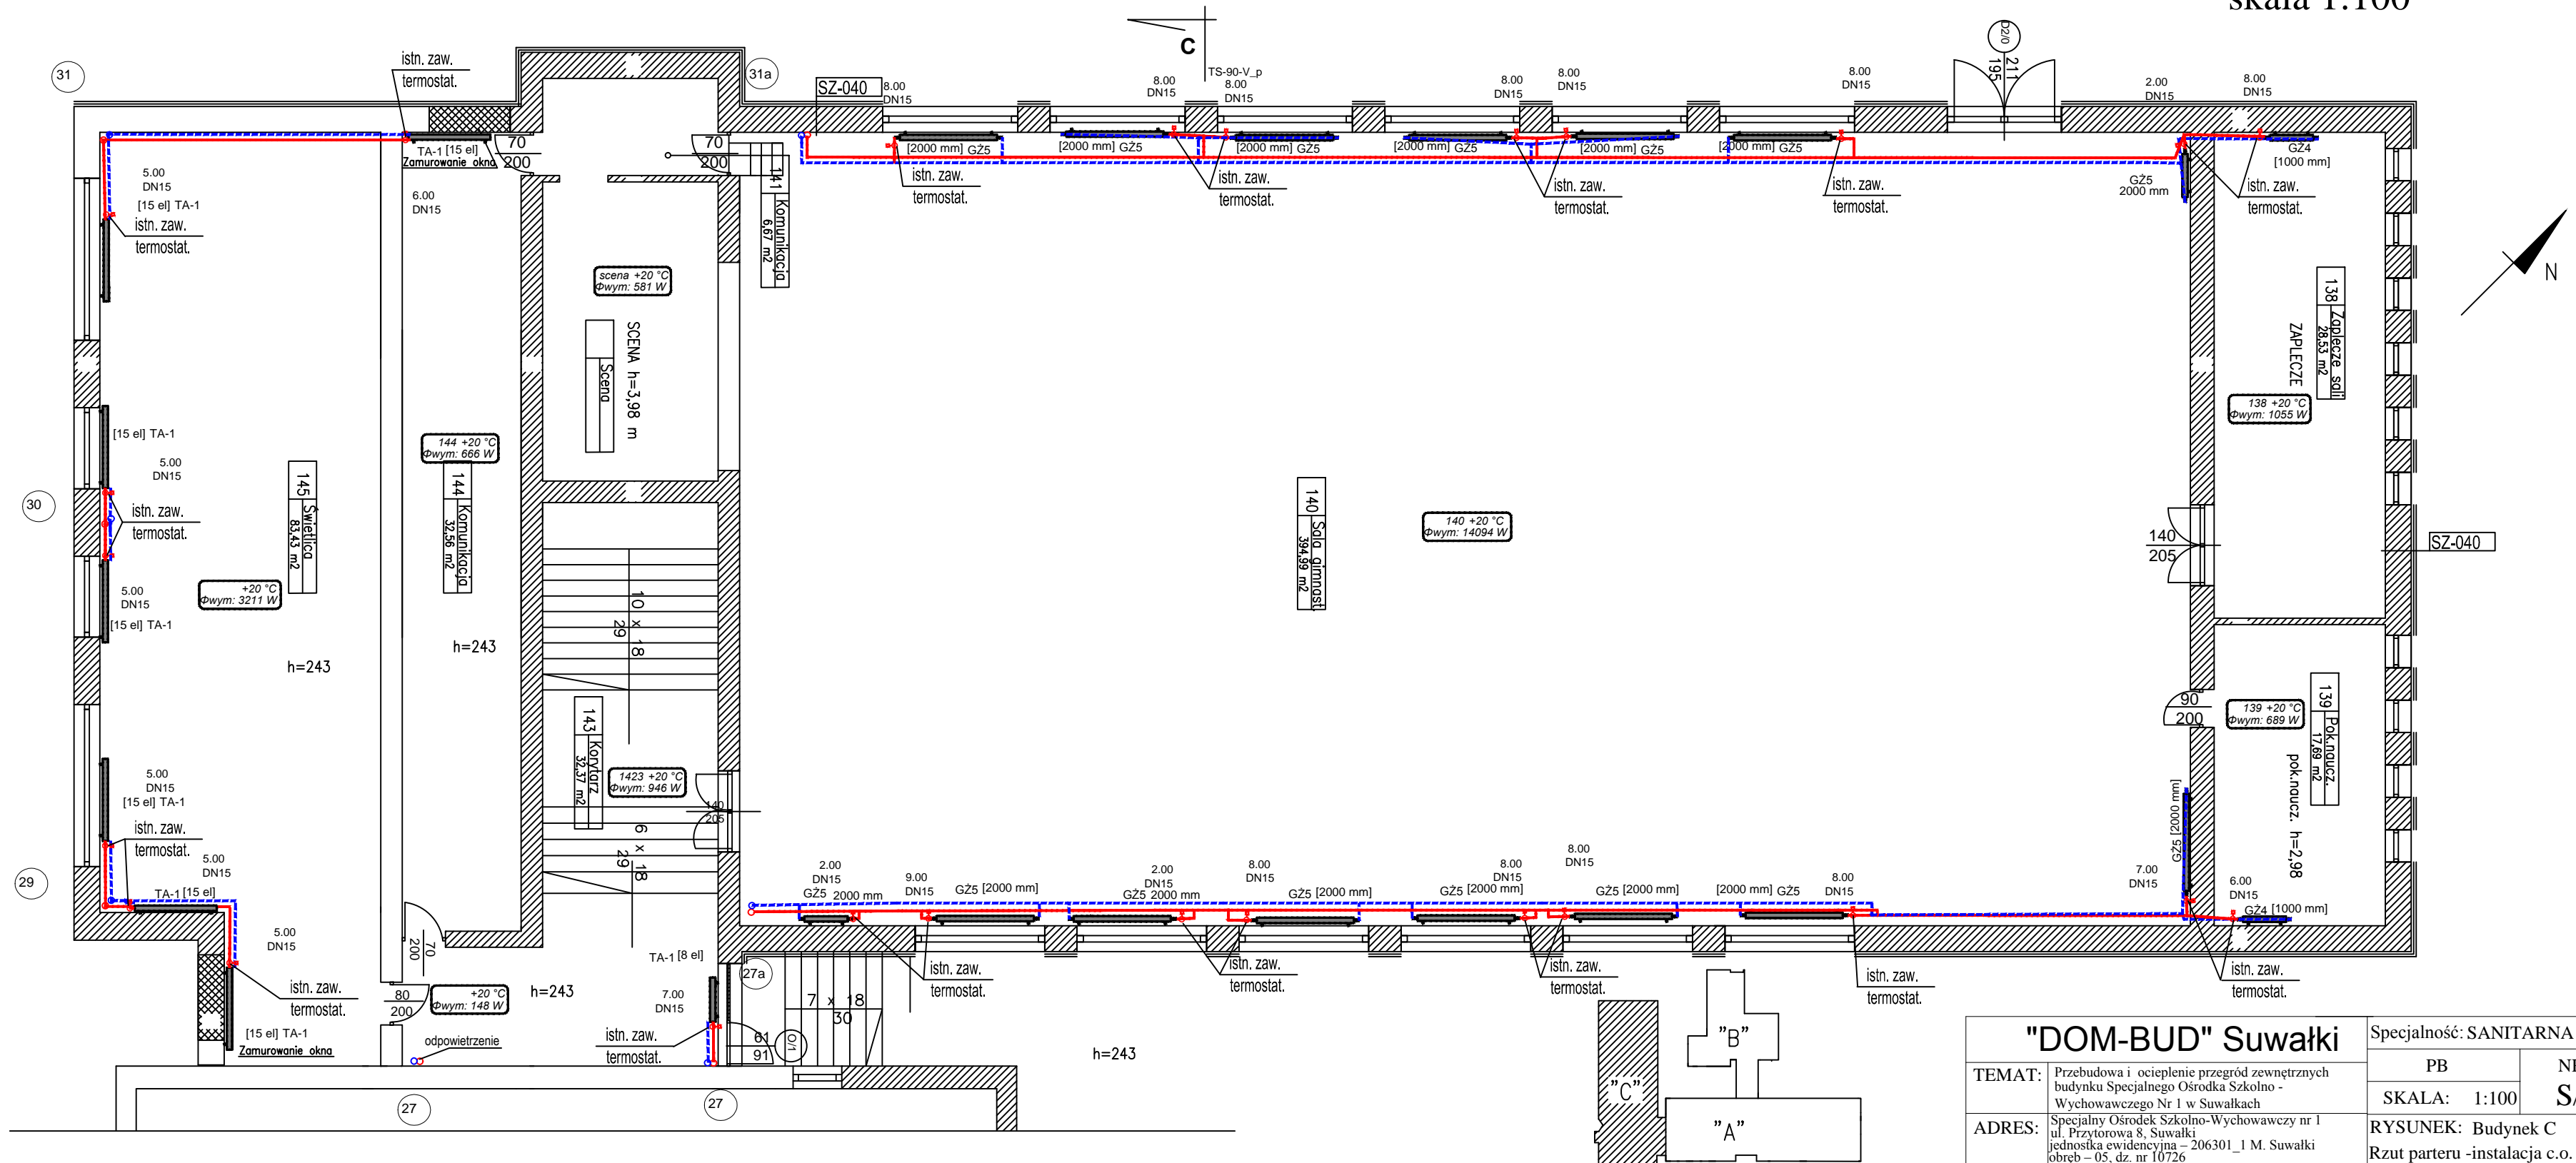

|                          |   |                                |              |
|--------------------------|---|--------------------------------|--------------|
| <b>"DOM-BUD" Suwałki</b> |   | Specjalność: SANITARNA         |              |
| TEMAT:                   | Przebudowa i ocieplenie przegród zewnętrznych budynku Specjalnego Ośrodka Szkolno - Wychowawczego Nr 1 w Suwałkach                        | PB                             | NR RYS.: S/9 |
| ADRES:                   | Specjalny Ośrodek Szkolno-Wychowawczy nr 1 ul. Przytorowa 8, Suwałki jednostka ewidencyjna - 206301_1 M. Suwałki obreb - 05, dz. nr 10726 | SKALA: 1:100                   |              |
|                          |   | RYSUNEK: Budynek C             |              |
|                          |   | Rzut parteru - instalacja c.o. |              |
| IMIĘ I NAZWISKO          |   | NR UPR.                        | DATA         |
| PROJEKTANT:              | mgr inż. Danuta Piszczatowska   | SUW75/90                       | 12.12.2014   |
| SPRAWDZAJĄCY:            | mgr inż. Małgorzata Roszkowska  | SUW6/90                        | 12.12.2014   |
|                          |   | DATA                           | PODPIS       |