


# Budynek "B" - Rzut piwnic skala 1:100

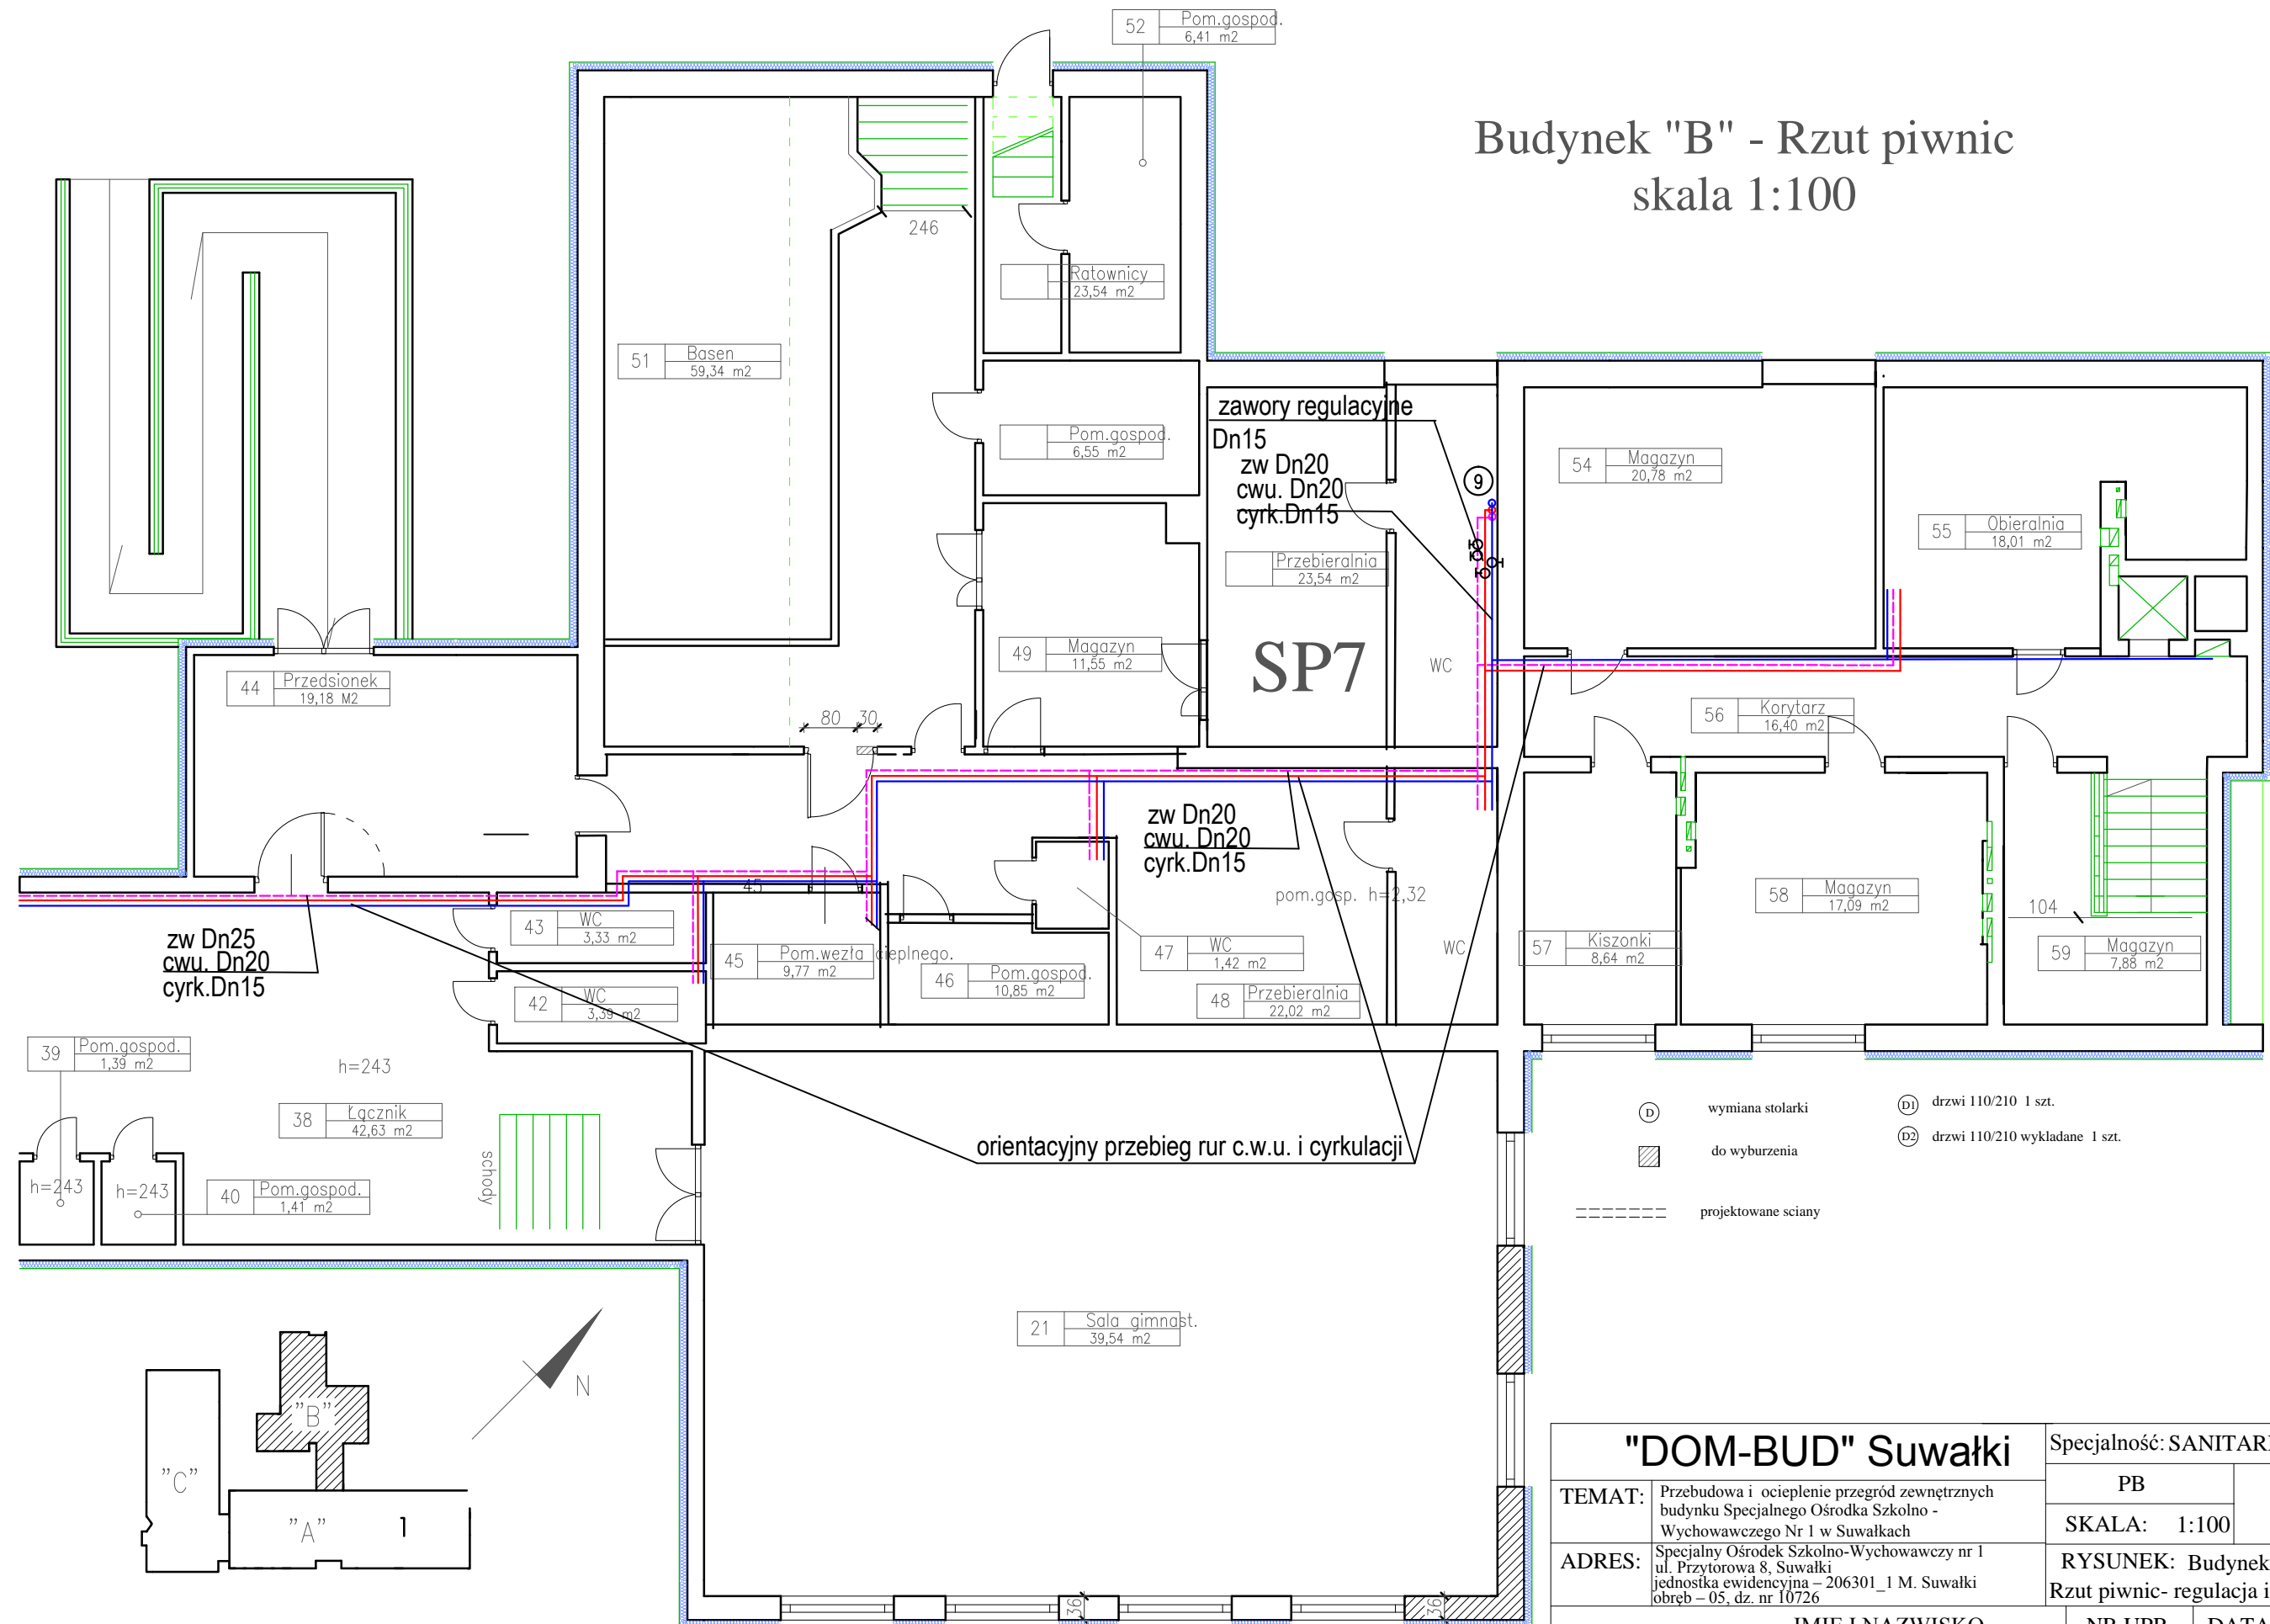

## "DOM-BUD" Suwałki

Specjalność: SANITARNA

TEMAT:	Przebudowa i ocieplenie przegród zewnętrznych budynku Specjalnego Ośrodka Szkolno - Wychowawczego Nr 1 w Suwałkach	PB	NR RYS.:
		SKALA: 1:100	S/11
ADRES:	Specjalny Ośrodek Szkolno-Wychowawczy nr 1 ul. Przytorowa 8, Suwałki jednostka ewidencyjna - 206301_1 M. Suwałki obręb - 05, dz. nr 10726	RYSUNEK: Budynek B Rzut piwnic- regulacja instalacji c.w.u.	
IMIĘ I NAZWISKO		NR UPR.	DATA
PROJEKTANT:	mgr inż. Danuta Piszczatowska	SUW75/90	12.12.2014
SPRAWDZAJĄCY:	mgr inż. Małgorzata Roszkowska	SUW6/90	12.12.2014
		DATA	PODPIS