


BIURO STUDIÓW I PROJEKTÓW ARCHYTEKTURY
 Inżynieria Ciężka, Budowlana i Instalacyjna
 ul. Młocznik 24/100
 16-400 Suwałki, tel. 83 354 71 71
 40-007 Pruszków, tel. 23 654 51 14


MAPA DO CELOWYCH PROJEKTOWYCH
 SKALA 1:1000 ARKUSZ 2/2

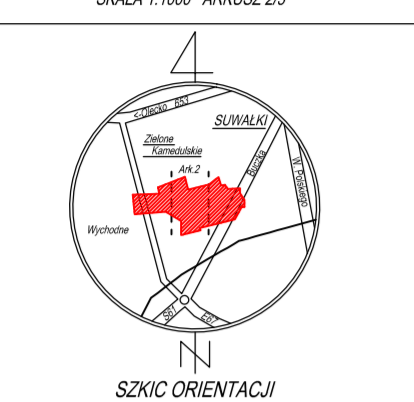

SZCIG ORIENTACJA	
Obiekt	Stacja i linie kablowe
Miasto	Suwałki
Adres	Mickiewicza 1
Data wydania	2015-07-07
Pracownik	
Projektant	GEODETA
Wykonawca	GEODETA

P 2012-P015.952
 2015-07-07
 INSPEKTOR

Projektant: GEODETA
 Wykonawca: GEODETA
 Data wydania: 2015-07-07

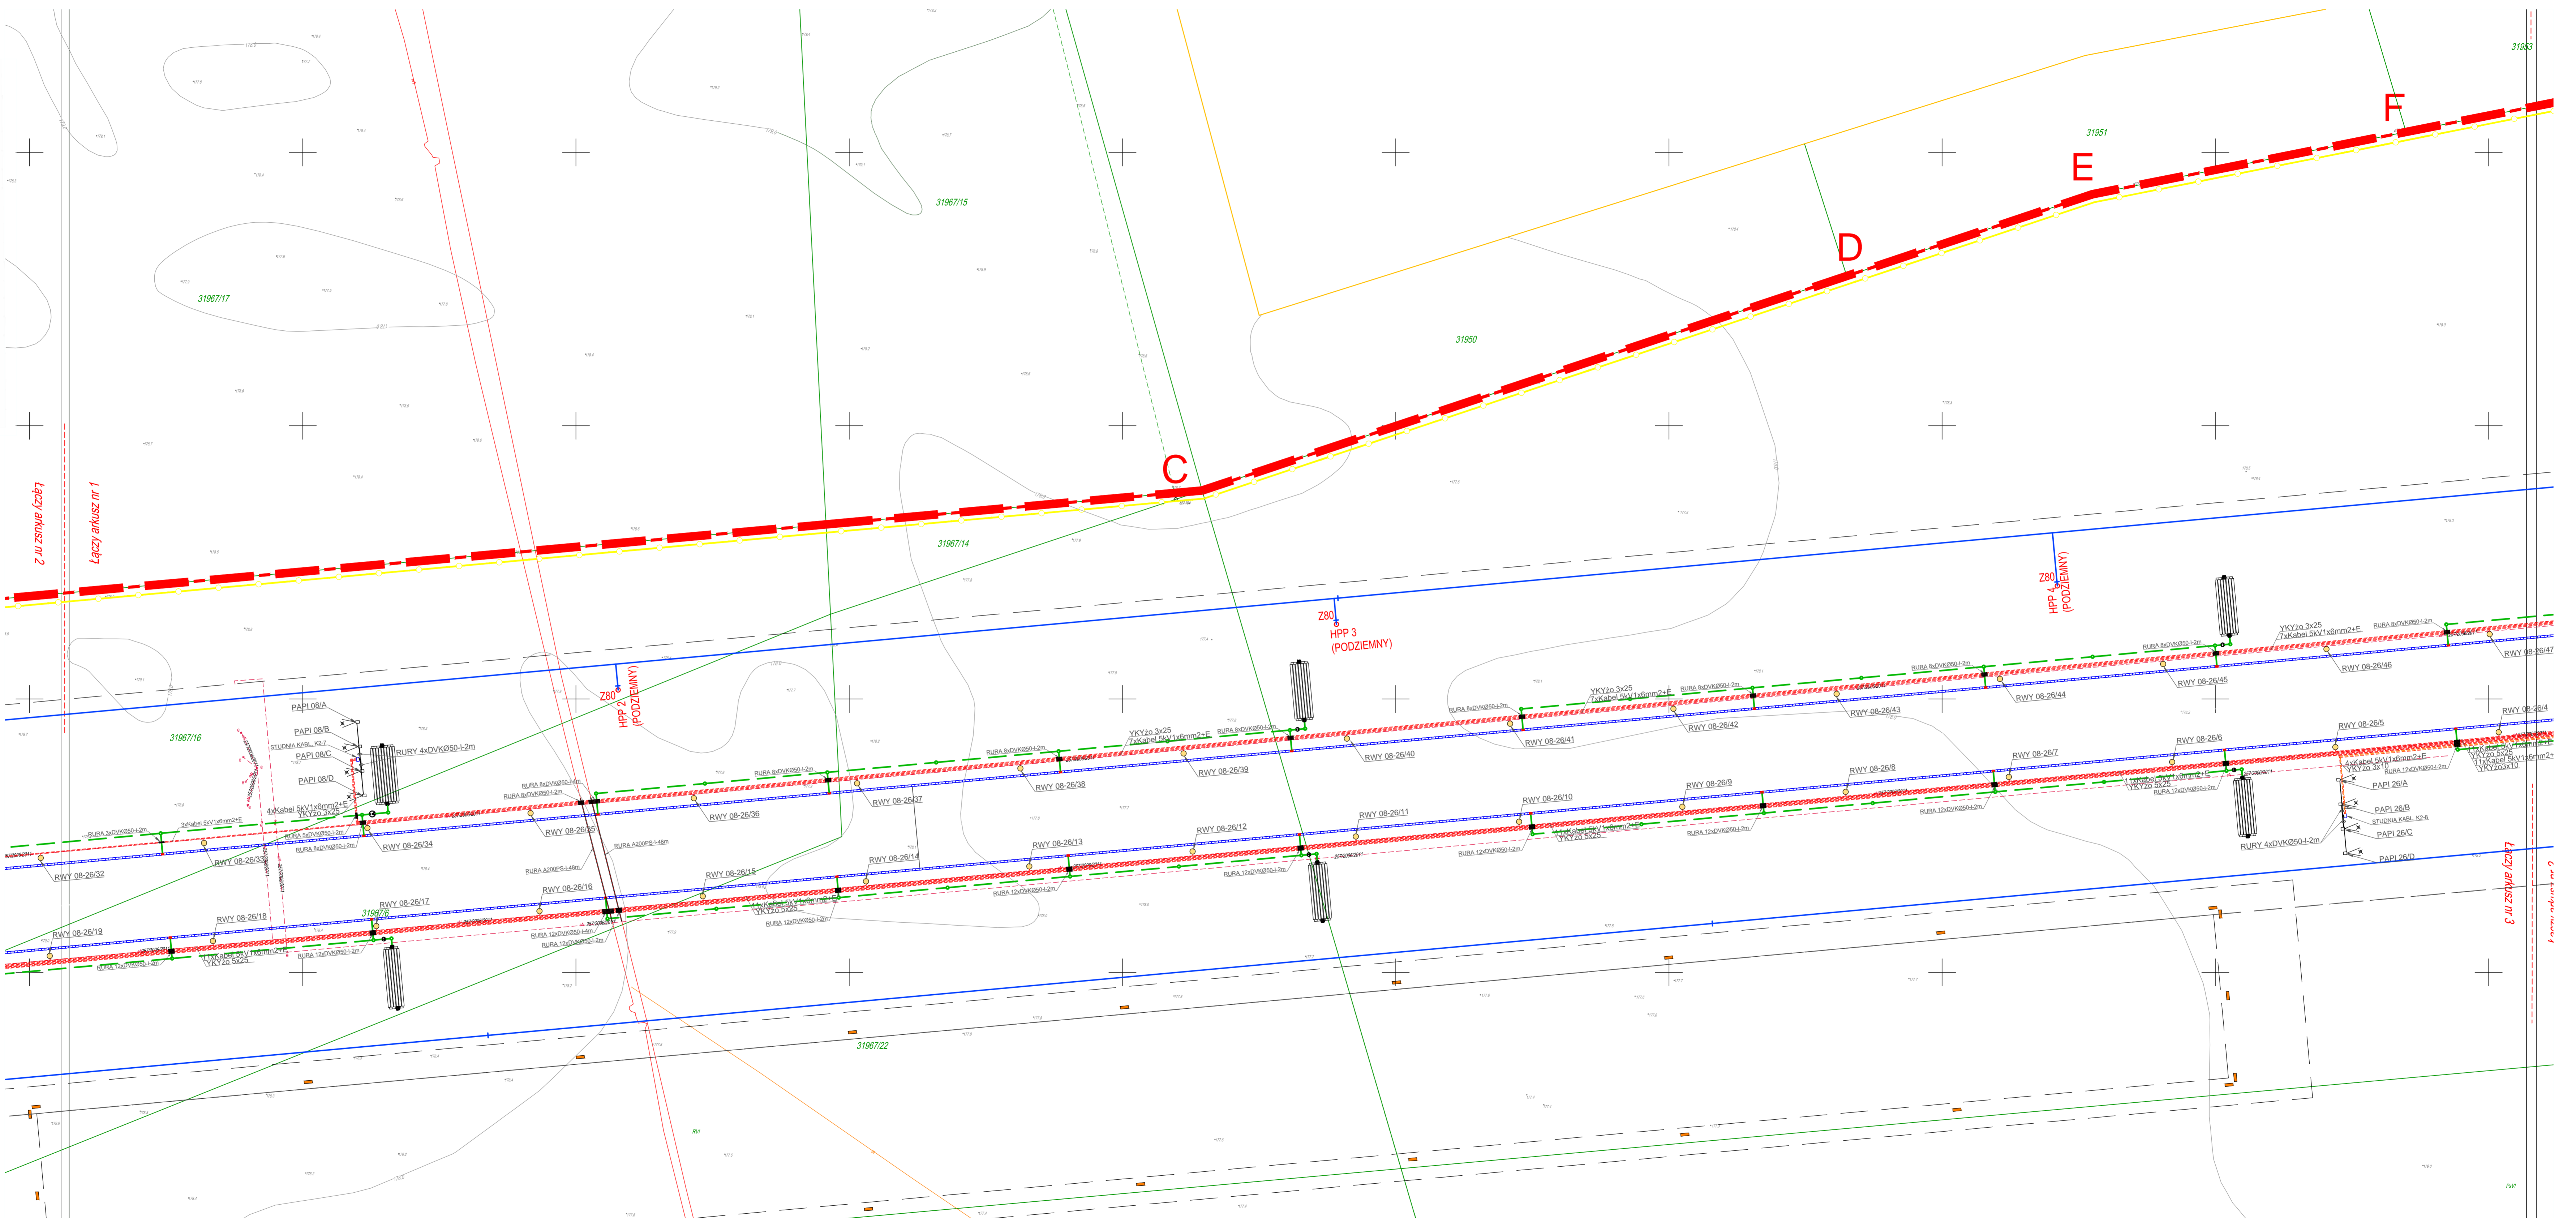

LEGENDA:

	WISLA PROJEKTYWNA I ETAPY WISLI
	WISLA PROJEKTYWNA II ETAPY WISLI
	WISLA PROJEKTYWNA III ETAPY WISLI
	WISLA PROJEKTYWNA IV ETAPY WISLI
	WISLA PROJEKTYWNA V ETAPY WISLI
	WISLA PROJEKTYWNA VI ETAPY WISLI
	WISLA PROJEKTYWNA VII ETAPY WISLI
	WISLA PROJEKTYWNA VIII ETAPY WISLI
	WISLA PROJEKTYWNA IX ETAPY WISLI
	WISLA PROJEKTYWNA X ETAPY WISLI
	WISLA PROJEKTYWNA XI ETAPY WISLI
	WISLA PROJEKTYWNA XII ETAPY WISLI
	WISLA PROJEKTYWNA XIII ETAPY WISLI
	WISLA PROJEKTYWNA XIV ETAPY WISLI
	WISLA PROJEKTYWNA XV ETAPY WISLI
	WISLA PROJEKTYWNA XVI ETAPY WISLI
	WISLA PROJEKTYWNA XVII ETAPY WISLI
	WISLA PROJEKTYWNA XVIII ETAPY WISLI
	WISLA PROJEKTYWNA XIX ETAPY WISLI
	WISLA PROJEKTYWNA XX ETAPY WISLI
	WISLA PROJEKTYWNA XXI ETAPY WISLI
	WISLA PROJEKTYWNA XXII ETAPY WISLI
	WISLA PROJEKTYWNA XXIII ETAPY WISLI
	WISLA PROJEKTYWNA XXIV ETAPY WISLI
	WISLA PROJEKTYWNA XXV ETAPY WISLI
	WISLA PROJEKTYWNA XXVI ETAPY WISLI
	WISLA PROJEKTYWNA XXVII ETAPY WISLI
	WISLA PROJEKTYWNA XXVIII ETAPY WISLI
	WISLA PROJEKTYWNA XXIX ETAPY WISLI
	WISLA PROJEKTYWNA XXX ETAPY WISLI

PROJEKT BUDOWLANY I ETAP WRAZ Z DOSTOSOWANIEM GO DO POTRZEB LOTNISKA LOTRU WYKONCZONEGO O KODZIE REFERENCYJNYM ZB

ul. Mickiewicza 1, 16-400 Suwałki

INWESTOR	MIASTO SUWAŁKI
ADRES	UL. MICKIEWICZA 1, 16-400 SUWAŁKI
TYP	PROJEKT BUDOWLANY
WIDOK	ELEKTRYCZNA

Projekt Plus sp. z o.o.
 ul. Chmielna 8 lok. 311, 00-020 Warszawa
 tel. 22 254 51 50
 fax. 22 254 51 51
 www.projektplus.com.pl

PROJEKTANT	mgr inż. Krzysztof Kaliniec	PDPIS
WYKONAWCA	mgr inż. Krzysztof Kaliniec	PDPIS
WSPRACUJĄCY	mgr inż. Karol Wichowski	
WYKONAWCA	mgr inż. Adam Borsak	PDPIS

Tytuł projektu: Projekt zagospodarowania terenu - trasa kabli oświetlenia nawigacyjnego.

TW ISTOTNY: **E-01/A2** SKALA: 1:1000
 DATA: PAŹDZIERNIK 2015