



INSTALACJE NISKIE PRĄDY

- Studnia kablowa SKR-1
— Kanalizacja kablowa RPP110/3,0
— RHDPE110/6,3

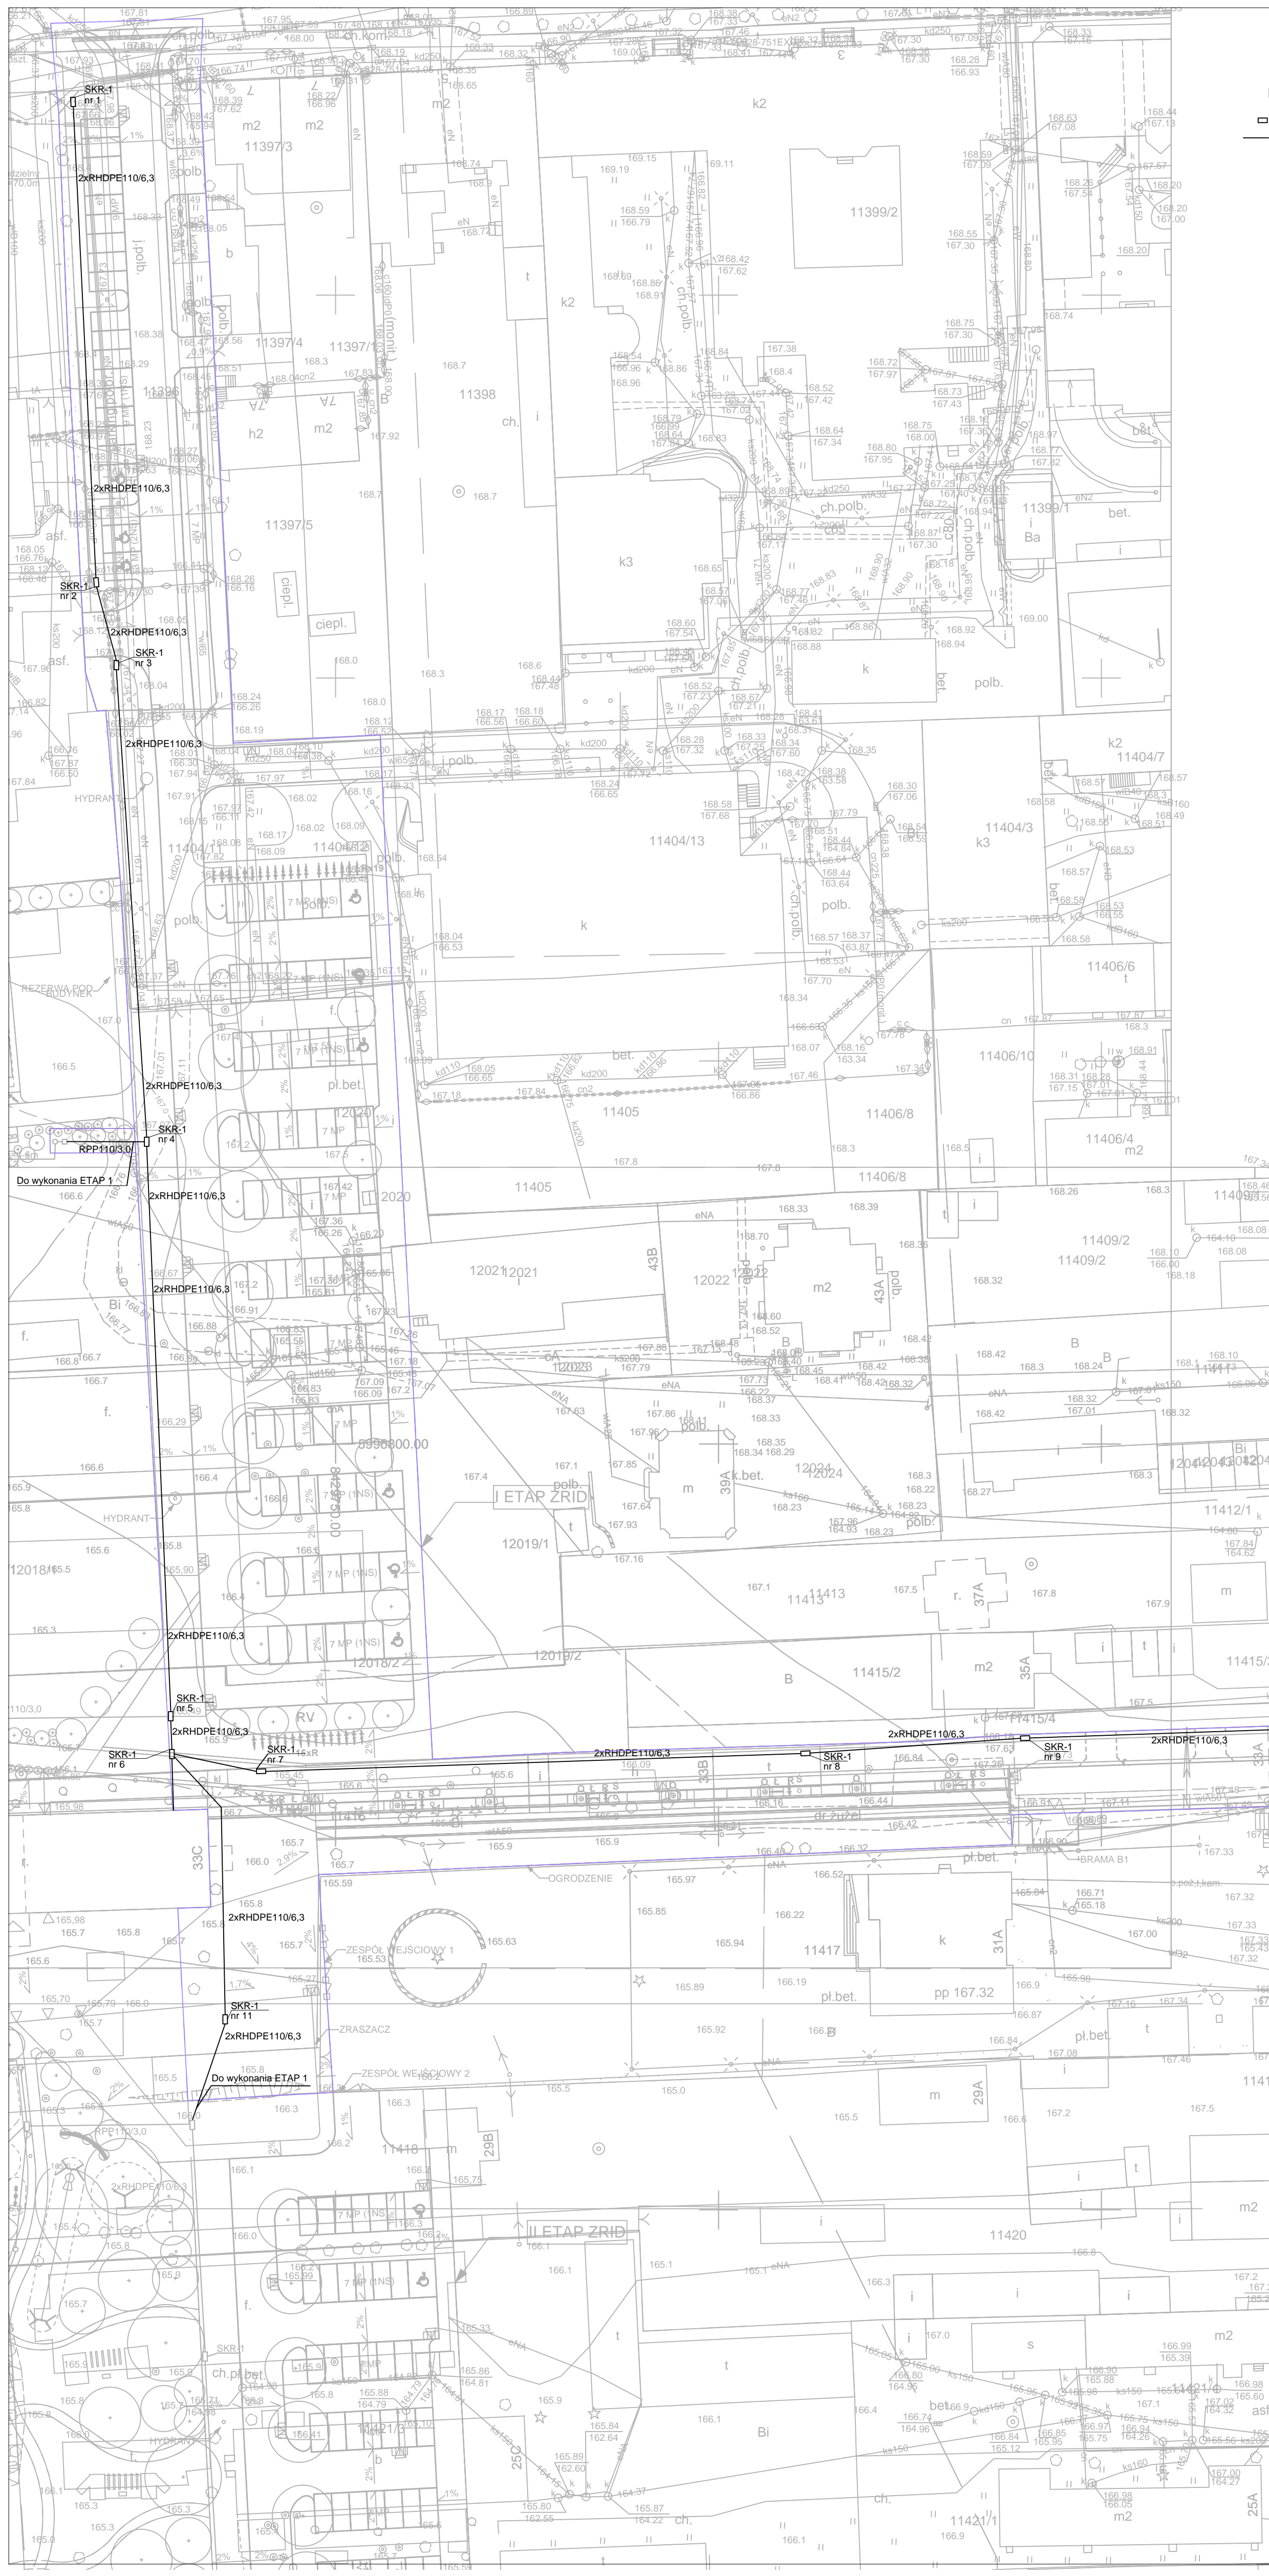



Biurowo
Architektoniczne

MD Polska Sp. z o.o.
Kazimierska 1/13
21-043 Szczecin

tel. (091) 81 82 664
fax. (091) 81 82 664


Investor / adres :
Miasto Suwałki, 16-400 Suwałki,
ul. A. Mickiewicza 1

projekty / obiekt :
BUDOWA NOWEJ ULICY OD UL. MICKIEWICZA DO UL. KOŚCIUSZKI Z
NIEZBĘDNYM UZBROJENIEM TECHNICZNYM W SUWAŁKACH W RAMACH
ZADANIA "OPRACOWANIE KOMPLETNEJ DOKUMENTACJI TECHNICZNEJ
ZAGOSPODAROWANIA ZIELENI PARKOWEJ, USŁUG SPORTOWYCH,
TERENÓW DROG PUBLICZNYCH ORAZ KOMUNIKACJI ROWEROWEJ UJĘTYCH
W MIEJSCOWYM PLANIE ZAGOSPODAROWANIA TERENU OGRANICZONEGO
JULICAMI T. KOŚCIUSZKI, A. MICKIEWICZA ORAZ RZĘKĄ CZARNĄ HANCĄ W
SUWAŁKACH".
ETAP I


adres inwestycji :
dz. nr: 11394, 11396, 11404/11, 11404/12, 12020,
12019/1, 12021, 12015, 12016, 12017, 12018/1, 12018/2,
11415/5, 11416, 11417, oraz dz. nr (czasowe zajęcie)
11388/16, 12019/1, 11372, 11404/12, 11418, 11420,
11421/3, 11422, 11424, 11426/2, 11426/3, 11427/5
obr. 06 w Suwałkach

rysunek / temat / treść :
Kanalizacja Kablowa ETAP 1

autor / projektant :
Partyk Dominik
upr. nr ZAP/0223/P007/09

redaktor :


opracował :
Robert Wojczal
upr. nr 278/P/2008

rys. nr. :


forma :
PBW

branża :
TELETECHNIKA

skala :
1:500

data :
KWIECIEŃ 2016

T1

PRAWA AUTORSKIE ZASTRZEŻENIE
Przedmiotowy projekt / utwor architektoniczny jest chroniony prawem autorskim
zgodnie z art. 17 ustawy o Prawie Autorskim i Prawach Pokrewnych
z dnia 4 lipca 1994 roku (Dz. Urz. 84 poz. 83 z późn. zmianami)