




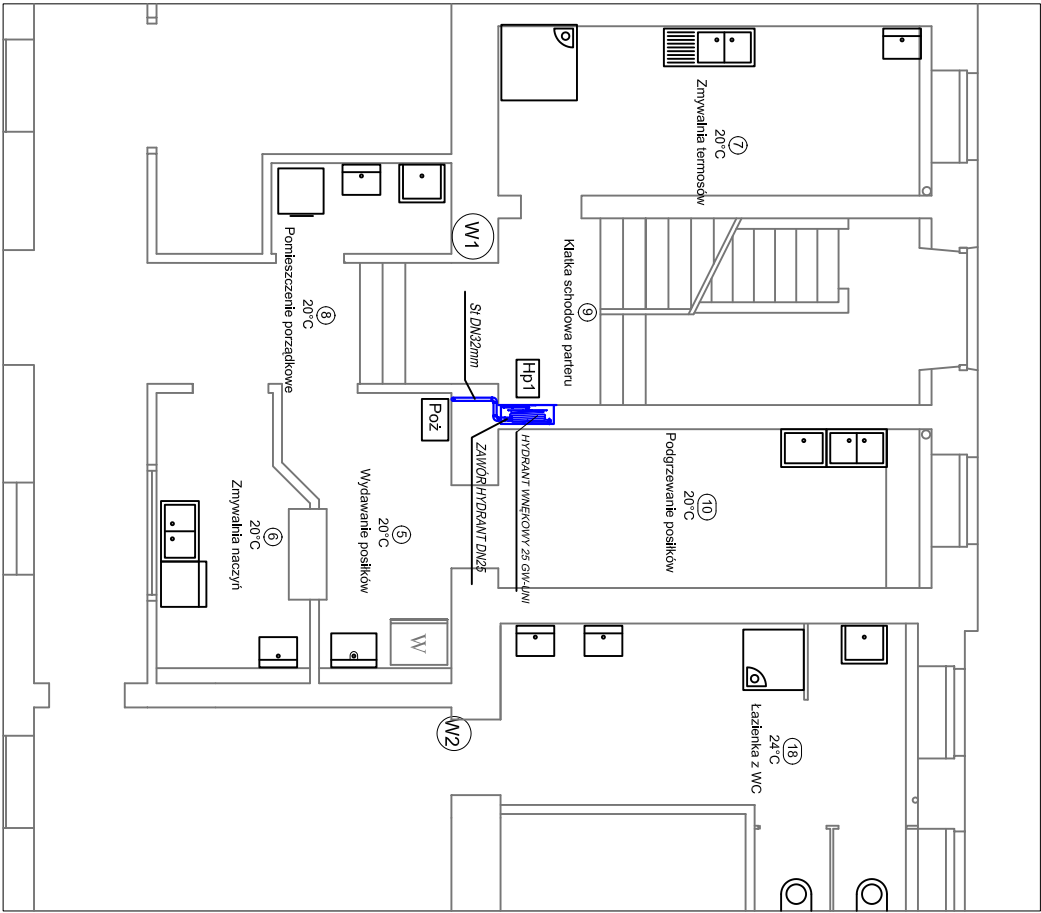


Rzut Parteru 1:100

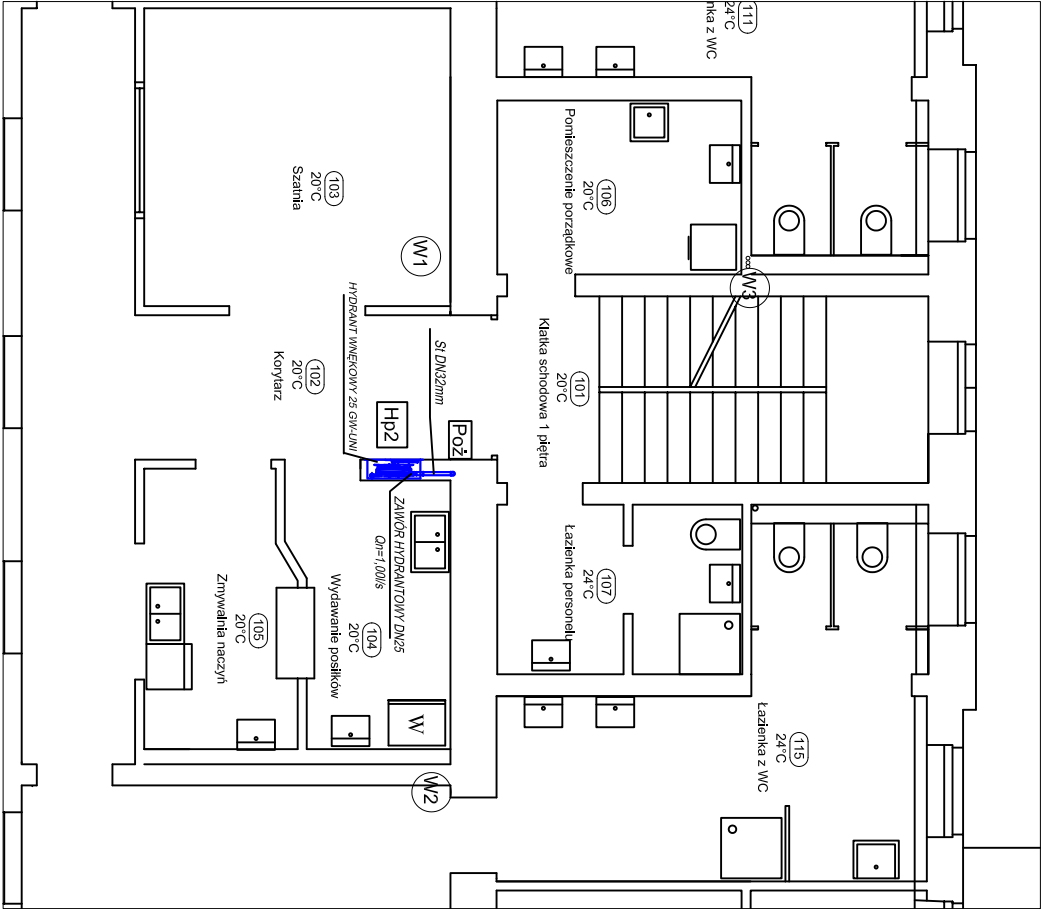

Rzut 1 Piętra 1:100

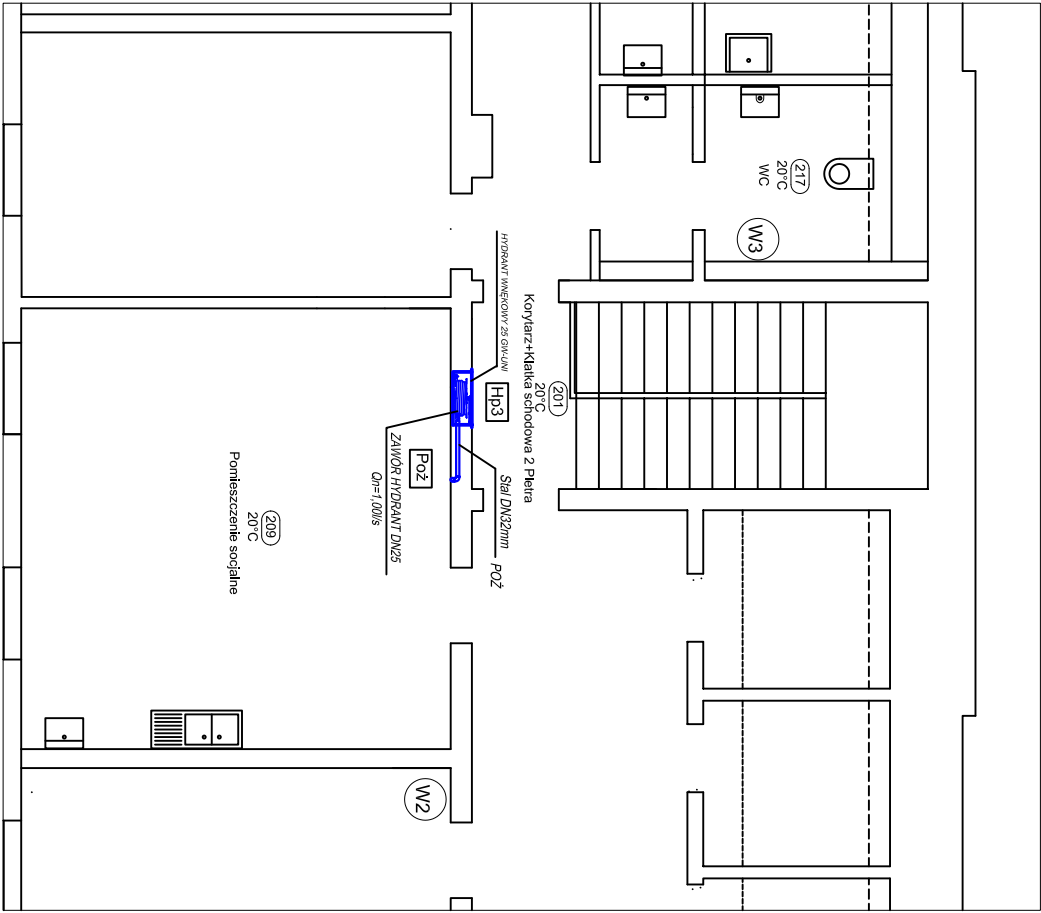

Rzut 2 Piętra 1:100

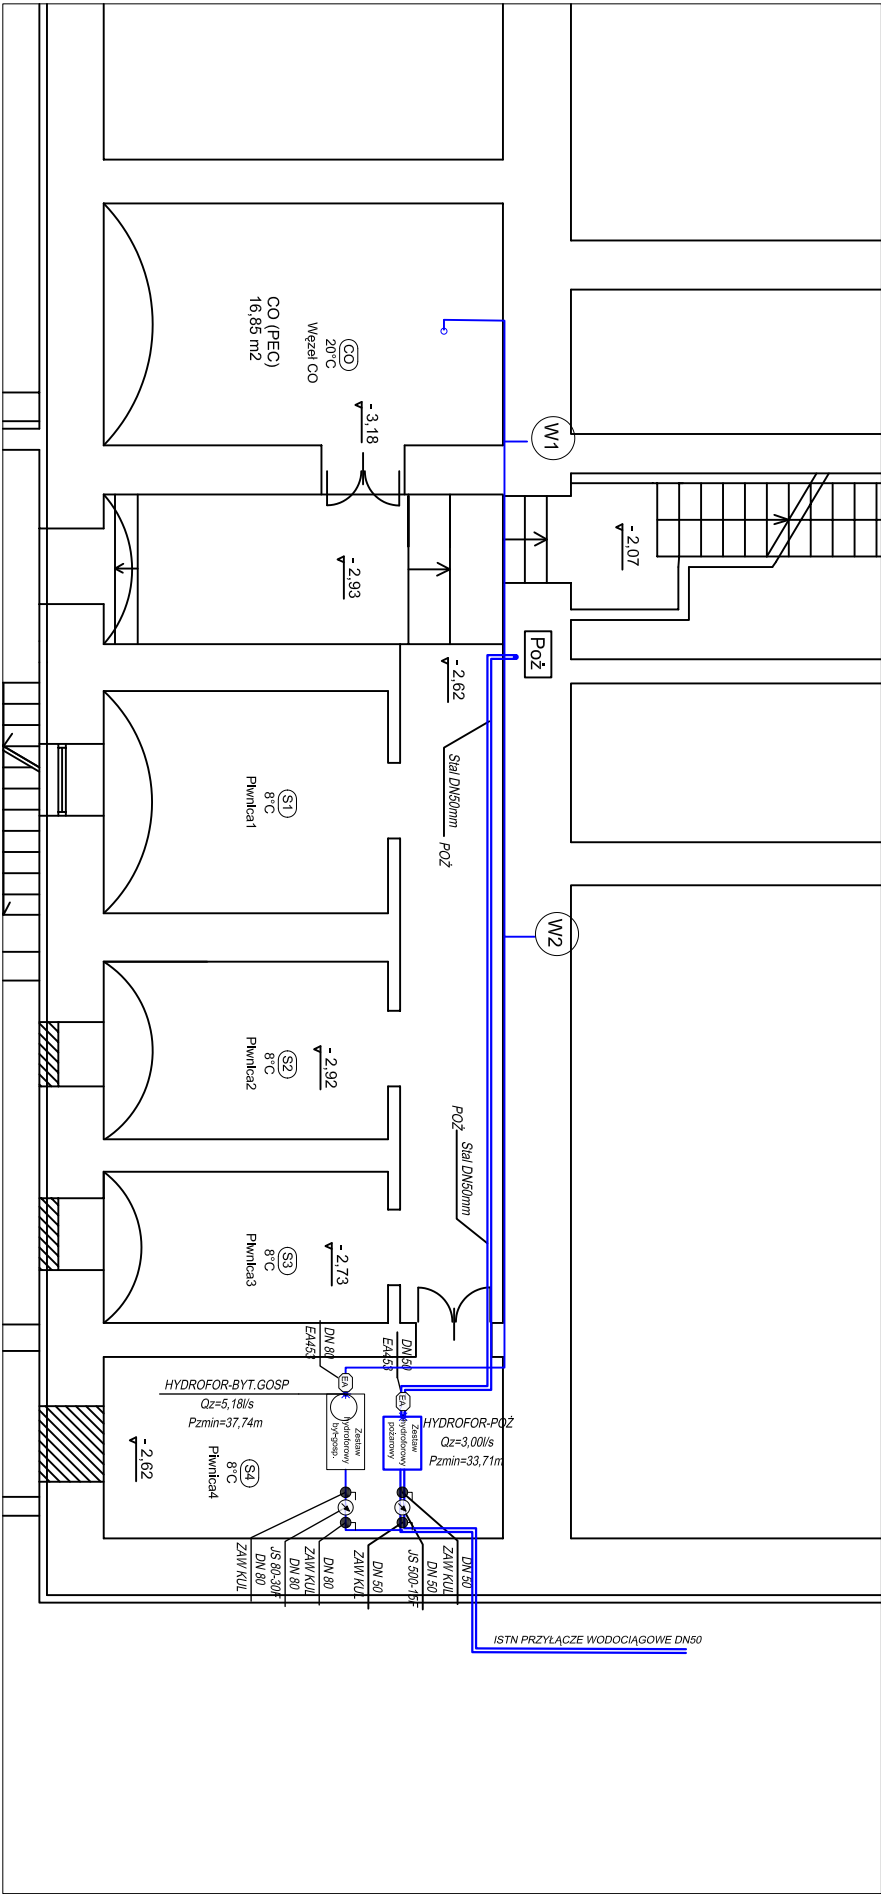

Rzut Piwnic 1:100

|                  |                                                                                                                                                                                          |              |                  |            |          |                         |
|------------------|------------------------------------------------------------------------------------------------------------------------------------------------------------------------------------------|--------------|------------------|------------|----------|-------------------------|
| Investor:        | MIASTO SUWAŁKI<br>UL. MICKIEWICZA 1, 16-400 SUWAŁKI                                                                                                                                      |              |                  |            | Nr rys.: | S-8                     |
| Tytuł projektu:  | PROJEKT BUDOWLANY ZMIENNY DO PROJEKTU BUDOWLANEGO ROZBUDOWY, PRZEBUDOWY I REMONTU BUDYNKU PRZY ULICY KAMEDULSKIEJ 3 W SUWAŁKACH ZE ZMIANĄ SPOSOBU UŻYTKOWANIA PARTERU BUDYNKU NA ŻŁOBEK. |              |                  |            | Skala:   | 1:100                   |
| Treść rysunku:   | Instalacja p.poż na kondygnacjach                                                                                                                                                        |              |                  |            | Data:    | 29-03-2016              |
| Stanowisko:      | Imię i nazwisko:                                                                                                                                                                         | Specjalność: | Nr uprawnień:    | Data:      | Podpis:  |                         |
| Projektant:      | inż. Jacek Filipczak                                                                                                                                                                     | Instal.-Inż. | MAZ/0202/PWOS/11 | 29-03-2016 |          |                         |
| Sprawdzający:    | inż. Maciej Strzałkowski                                                                                                                                                                 | Instal.-Inż. | SK-99/86         | 29-03-2016 |          |                         |
| Biuro projektów: | PRACOWNIA PROJEKTOWA<br>FRAXINUS<br>UL. LANGIEWICZA 20/1, 02-071 WARSZAWA<br>WSZELKIE PRAWA ZASTRZEŻONE                                                                                  |              |                  |            | Branża:  | INSTALACJE<br>SANITARNE |