



PARTER

9	KLATKA SCHODOWA
12.01 m²	GRES

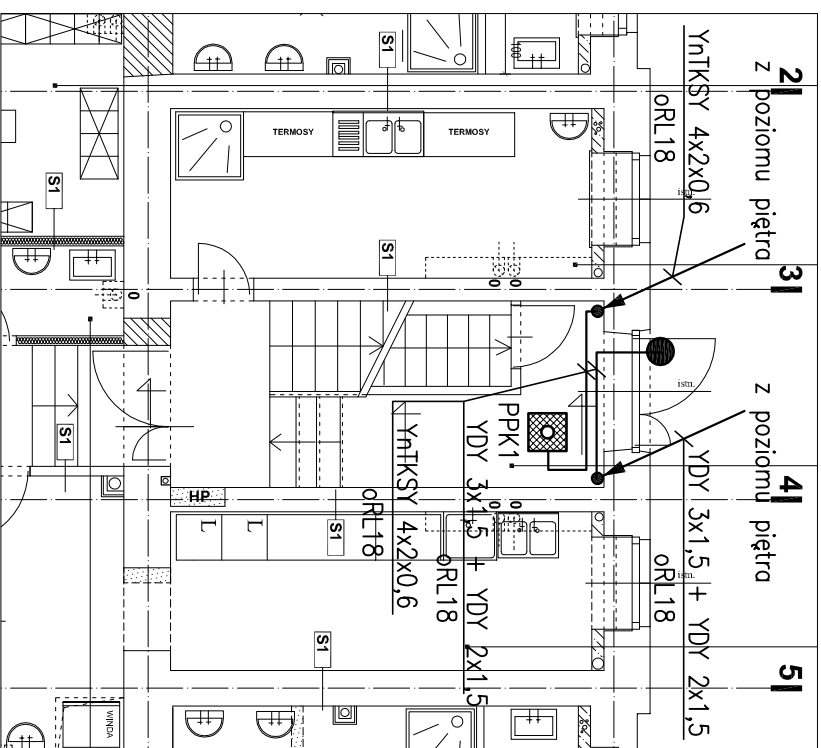

PIETRO


101	KLATKA SCHODOWA
9.14 m²	GRES

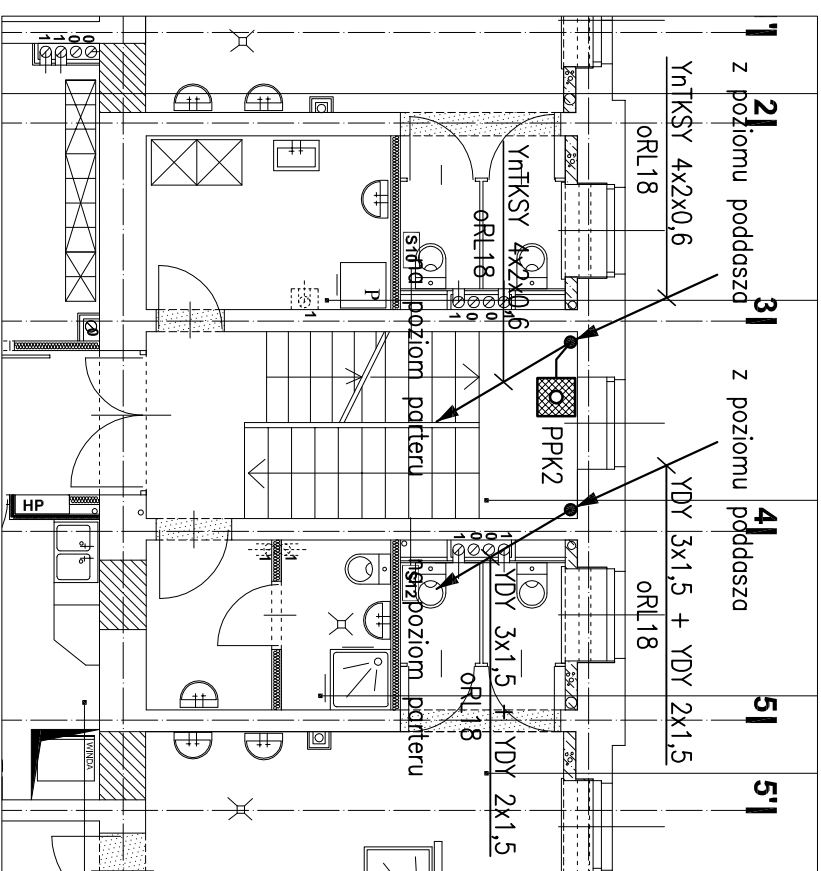

212	POM. BIUR.SEKRETAR
16.08 m²	wykładzina PVC

PODDASZE

201	KLATKA SCHODOWA
9.81 m²	GRES

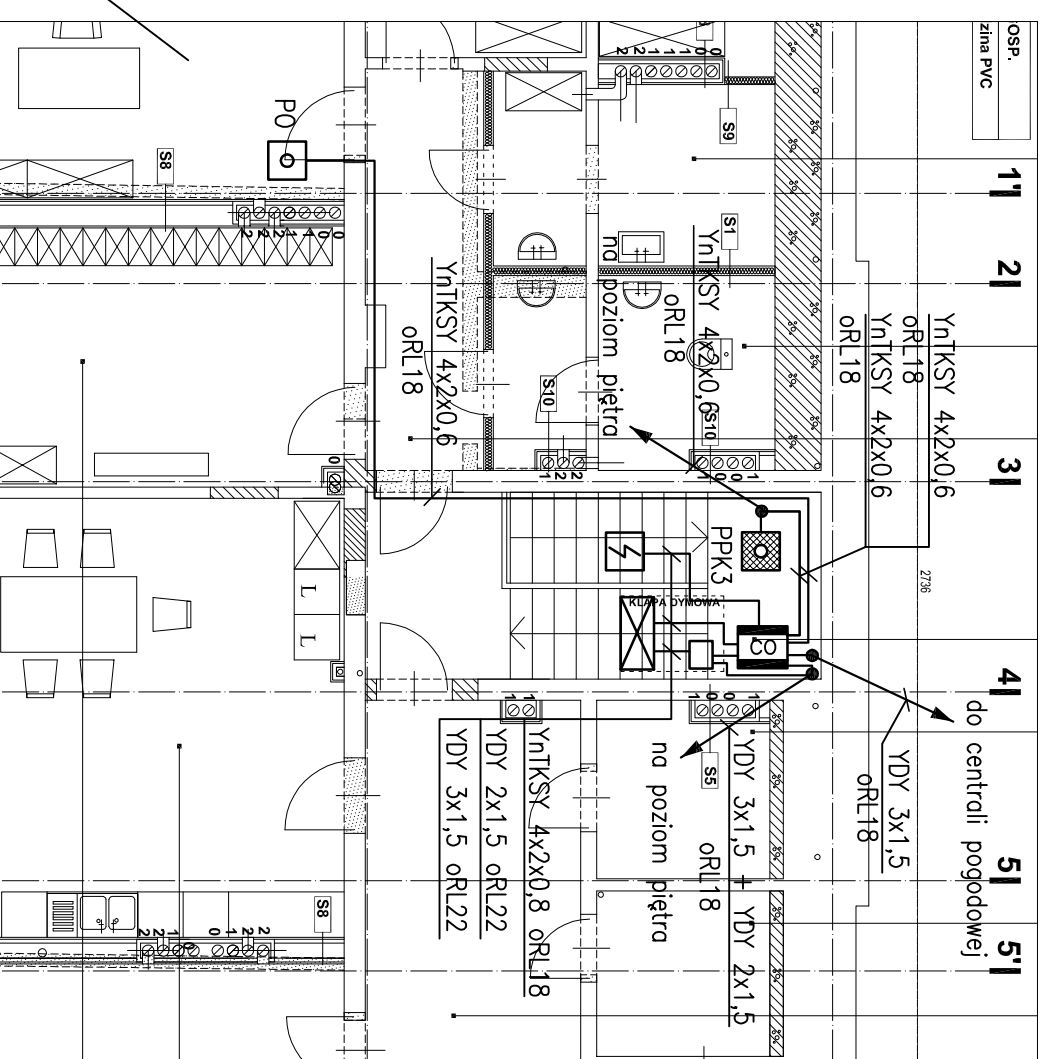

OZNACZENIA w/g rys. nr T/03

Investor:	MIASTO SUWAŁKI UL. MICKIEWICZA 1, 16-400 SUWAŁKI					Nr rys. T/07
Tytuł projektu:	PROJEKT WYKONAWCZY DO PROJEKTU BUDOWLANEGO ZAMIENNEGO ROZBUDOWY, PRZEBUDOWY I REMONTU BUDYNKU PRZY ULICY KAMEDULSKIEJ 3 W SUWAŁKACH ZE ZMIANĄ SPOSOBU UZYSKIWANIA PARTERU BUDYNKU NA ŻŁOBEK.					Skala: 1:100
Treść rysunku:	PLAN INSTALACJI ODDYMIANIA KLATKI SCHOD.					Data: Mazec, 2016
Stanowisko:	Imię i nazwisko:	Specjalność:	Nr uprawnień:	Data:	Stadium: PROJ. WYK	
Projektant:	Jan Grembicki	Instalacje Elektryczne	SI-559/77		Podpis:	
Sprządzający:	Jerzy Barzuchowski					
Biurow projektów:	Urządza Sadowska		MAZ/0434/POOE/06			
PRACOWNIA PROJEKTOWA FRAXINUS UL. LANGIEWICZA 20/1, 02-071 WARSZAWA					Branża: INSTALACJE TELETECHNICZNE	
WSZELKIE PRAWA ZASTRZEŻONE						