



1.16	WC MĘSKIE	16,87
1.17	PRACOWNIA KOMPUTEROWA	78,97
1.18	KOMUNIKACJA PIONOWA	13,43
1.19	KOMUNIKACJA PIONOWA	8,89
1.20	WIATROŁAP	8,58
1.21	AWIA	156,70
RAZEM:		871,03

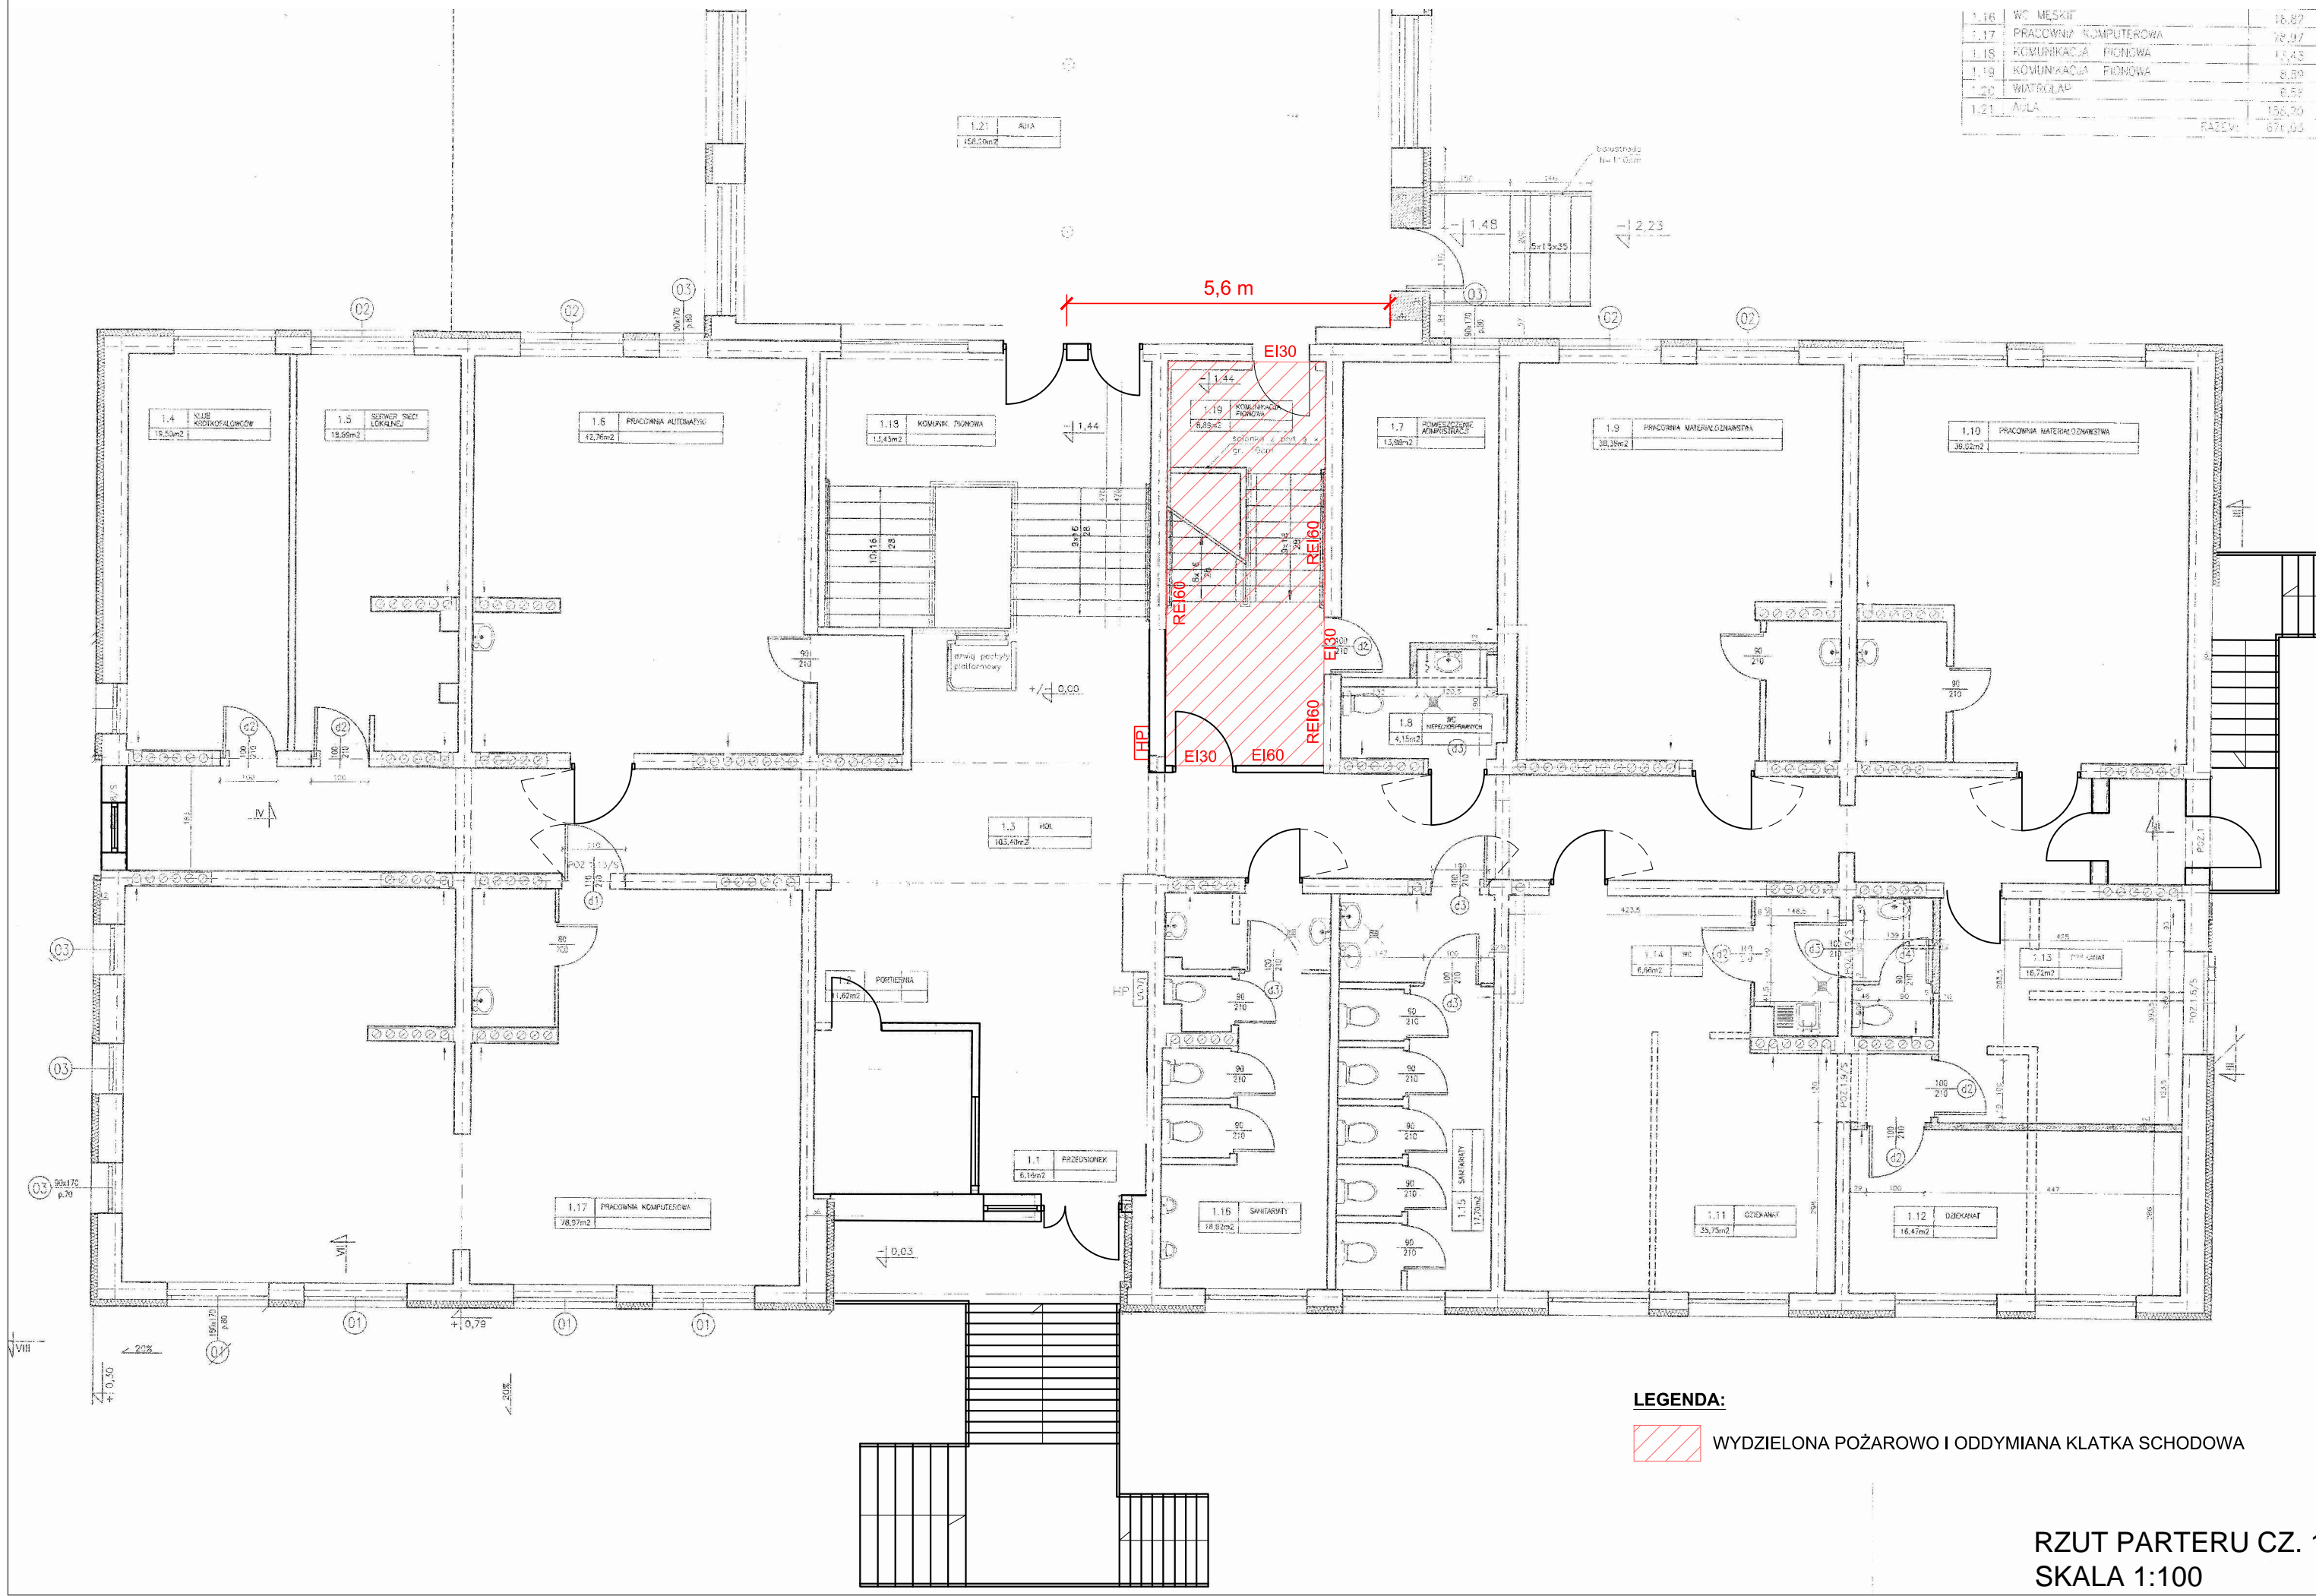

LEGENDA:
 WYDZIELONA POŻAROWO I ODDYMIANA KLATKA SCHODOWA

RZUT PARTERU CZ. 1
SKALA 1:100