


SPIS POMIESZCZEŃ:

1 PIĘTRO			
1.01	Klatka schodowa	gres	46,03m ²
1.02	Klatka schodowa	gres	17,85m ²
1.03	komunikacja	gres	54,05m ²
1.04	wc damskie	gres	10,79m ²
1.05	wc męskie	gres	6,32m ²
1.06	pakęj biurowy	plytki dywanowe	2 os. 20,85m ²
1.07	wc nsp	gres	5,99m ²
1.08	pakęj biurowy	plytki dywanowe	1 os. 11,55m ²
1.09	pakęj biurowy	plytki dywanowe	2 os. 20,40m ²
1.10	sala konferencyjna	plytki dywanowe (max 15 os.)	46,23m ²
1.11	sekretriat	plytki dywanowe	1 os. 19,53m ²
1.12	aneks kuch.	gres	3,89m ²
1.13	gabinet viceprezyd.	plytki dywanowe	1 os. 23,62m ²
1.14	toaleta	gres	2,00m ²
1.15	przedsielnik	gres	3,00m ²
1.16	pakęj biurowy	plytki dywanowe	2 os. 21,26m ²
1.17	pakęj biurowy	plytki dywanowe	2 os. 25,22m ²
1.18	pakęj biurowy	plytki dywanowe	2 os. 37,78m ²
1.19	pakęj biurowy	plytki dywanowe	4 os. 36,81m ²
1.21	pakęj biurowy	plytki dywanowe	4 os. 36,42m ²
1.22	pakęj biurowy	plytki dywanowe	2 os. 20,82m ²
1.23	pakęj biurowy	plytki dywanowe	2 os. 14,87m ²
1.24	aneks kuch.	gres	4,07m ²
R A Z E M			27 os.

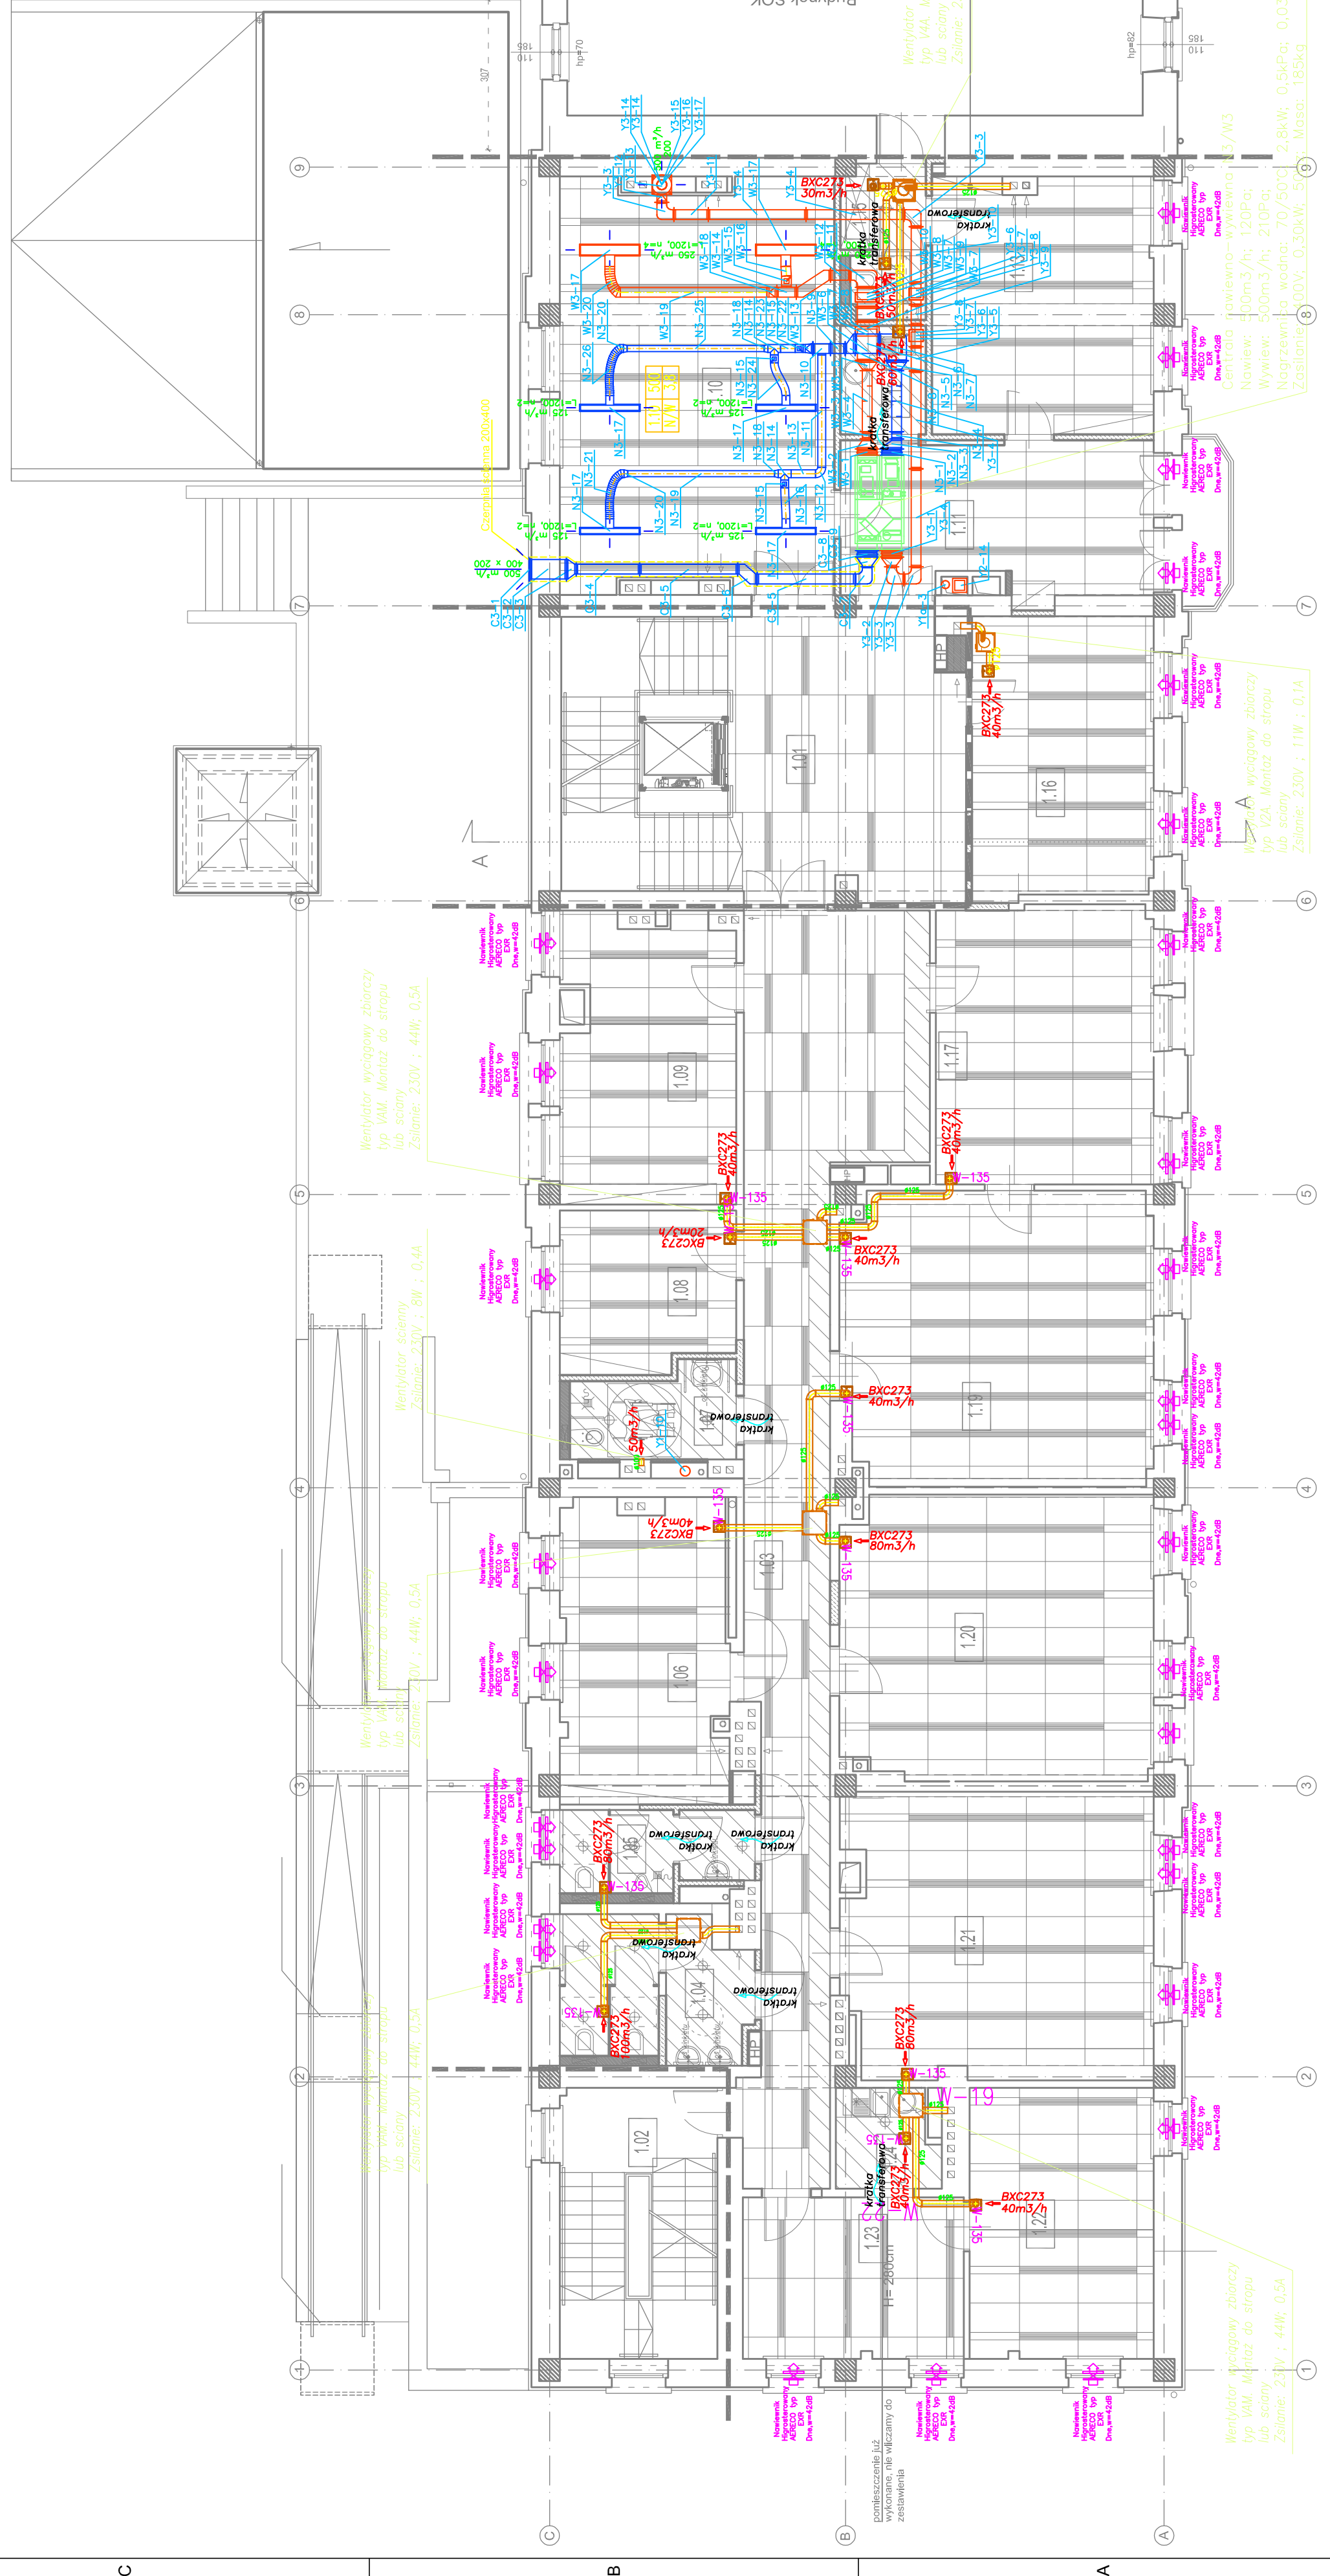

PROJEKT:
 ARCH. ADRIAN BOGUSZAK
 ul. Łódzka 12/14, lok. 42, 90-030 Łódź
 www.plan3d.com.pl biuro@plan3d.com.pl

OPRACOWANIE DOKUMENTACJI TECHNICZNEJ
 SZKICOWANIE, WYKONANIE I WYKONANIE
 SVALSZCZYNA NA CELE ADMINISTRACJI
 PUBLICZNEJ, SAMORZĄDOWEJ ORAZ
 REMONTU DACHU TELEWIZYJNO-TELEFONNEGO
 BUDYNKU SOKÓŁKI W ŁÓDZI

TOM I
 PRZEPROBA WIELOKROTNEJ SVALSZCZYNA NA
 CELE ADMINISTRACJI PUBLICZNEJ (SAMORZĄDOWEJ)

INWESTOR:
 MIASTO SUWAŁKI
 UL. MICHEWICZA 1, 18-400 SUWAŁKI

ADRES:
 18-400 SUWAŁKI, UL. T.KONIEWICZA 71
 1103003, 1103026, 1103024, 1103031, 1103041,
 1103511, 1103081, 1103711, 1104108, 1104109,
 1104111, 1104112, 12378, 12379

PROJEKTANT:
 mgr inż. Paweł Grabarek
 mgr. inż. Łukasz POOS10

OPRACOWAŁ:
 mgr inż. Marcin Szadek

SPRAWDZAJĄCY:
 mgr inż. Nabeł Jastrzębski
 mgr. inż. Łukasz POOS10

STADIUM:
 Projekt wykonawczy

RYSUJĄCY:
 Instalacja wentylacji
 rzut i plan

BRANZA: SANITARNA

SKALA: 1:100

DATA: maj 2013

NR RYSUNKU:
 WE-03

LEGENDA:
 - PROJEKTOWANY KANAŁ NAWIEWNY
 - PROJEKTOWANY KANAŁ WYWIEWNY

- ETYKIETA WENTYLACyjNA
 POMIESZCZENIA, ZAMIERA JEGO:
 - NUMER (1-10)
 - KOD KONTAKT (K/S/N) (600)
 - RODZAJ WENTYLACyjI
 N - NAWIEWNA
 W - WYWIEWNA
 W - KROTNOŚĆ WYMIAN (38)

- Wentylator wyciągowy zbiorczy typ VAM, Montaż do strachu lub sciany
- Zasilanie: 230V ; 44W ; 0,5A
- Wentylator wyciągowy zbiorczy typ VAA, Montaż do strachu lub sciany
- Zasilanie: 230V ; 22W ; 0,5A
- Wentylator wyciągowy zbiorczy typ VZA, Montaż do strachu lub sciany
- Zasilanie: 230V ; 11W ; 0,1A
- Kratka higrosterowana BXC273 Ø125, Nie wymaga zasilania
- Nawiewnik okienny higrosterowany typ EXR Drow=42 dB
- Kratka /otwory transferowe w dolnej części drzwi

UWAGI DO CZYTAJĄCYCH INSTALACjI WENTYLACyjI:
 1. WSZYSTKIE UŻYTE W PROJEKIE MATERIAŁY I URZĄDZENIA Z PODANIEI TYPOW I MAREK NALEŻY TRAKTOWAĆ JAKO REFERENCyjNE. DOPUSZCZA SIĘ STOSOWANIE ROZMIARÓW ZAMIENNYCH POD WARUNKIEM ZACHOWANIA RÓWNOWAZNYCH PARAMETRÓW TECHNICZNYCH. NA KAŻDĄ ZMIANĘ KONIECZNA JEST ZGODA PROJEKTANTA ORAZ INSPEKTORA NADZÓRU INWESTORSKIEGO.