



PROJEKT:
plan3D s.p.a. ul. Słowackiego 10
 00-565 Warszawa, tel. 22 620 09 00
 www.plan3d.com.pl biuro@plan3d.com.pl

OPRACOWANIE DOKUMENTACJI TECHNICZNEJ
 SUWALSKAZNA NA CELE ADMINISTRACJI
 PUBLICZNEJ, SAMORZADOWEJ ORAZ
 REMONTU DACHU TELEWIZYJNO-TELEFONNEGO
 BUDYNKU SOKRA W PUNKCIE TUNELI
 PUBLICZNYCH.

TOM I
 PRZEbudowa białego "HOTELU SUWALSKAZNA" NA
 CELE ADMINISTRACJI PUBLICZNEJ (SAMORZADOWE)

INWESTOR:
 MIASTO SUWALKI
 UL. MICKIEWICZA 1, 16-400 SUWALKI

ADRES:
 16-400 SUWALKI, UL. T. KORNIEWICZA 71
 110303, 110325, 110324, 110331, 110341,
 110351, 110381, 110371, 110418, 110419,
 1104111, 1104112, 12378, 12379

PROJEKTANT:
 mgr inż. Paweł Grabarek
 upr. nr. L001394/P00S10

OPRACOWAŁ:
 mgr inż. Marcin Sadek

SPRAWDZAJĄCY:
 mgr inż. Norbert Jastrzębski
 upr. nr. L001065/PW0S006

STADIUM:
 Projekt wykonawczy

RYSUNEK:
 Instalacja wentylacji
 rzut planu

BRANŻA: SANITARNA


SKALA: 1:100

DATA: maj 2013

WE-02

SPIS POMIESZCZEŃ:

PARTER	
0.01	klatka schodowa gres 31,03m ²
0.02	klatka schodowa gres 17,85m ²
0.03	hol gres 45,61m ²
0.04	pokój biurowy płytki dywanowe 1 os. 16,14m ²
0.05	strop międzypiętrowy 2 os. 25,97m ²
0.06	przełotnik gres 6,06m ²
R A Z E M 5 os. 142,66m ²	
powierzchnia poza zakresem opracow. 369,80m ²	
R A Z E M 512,46m ²	

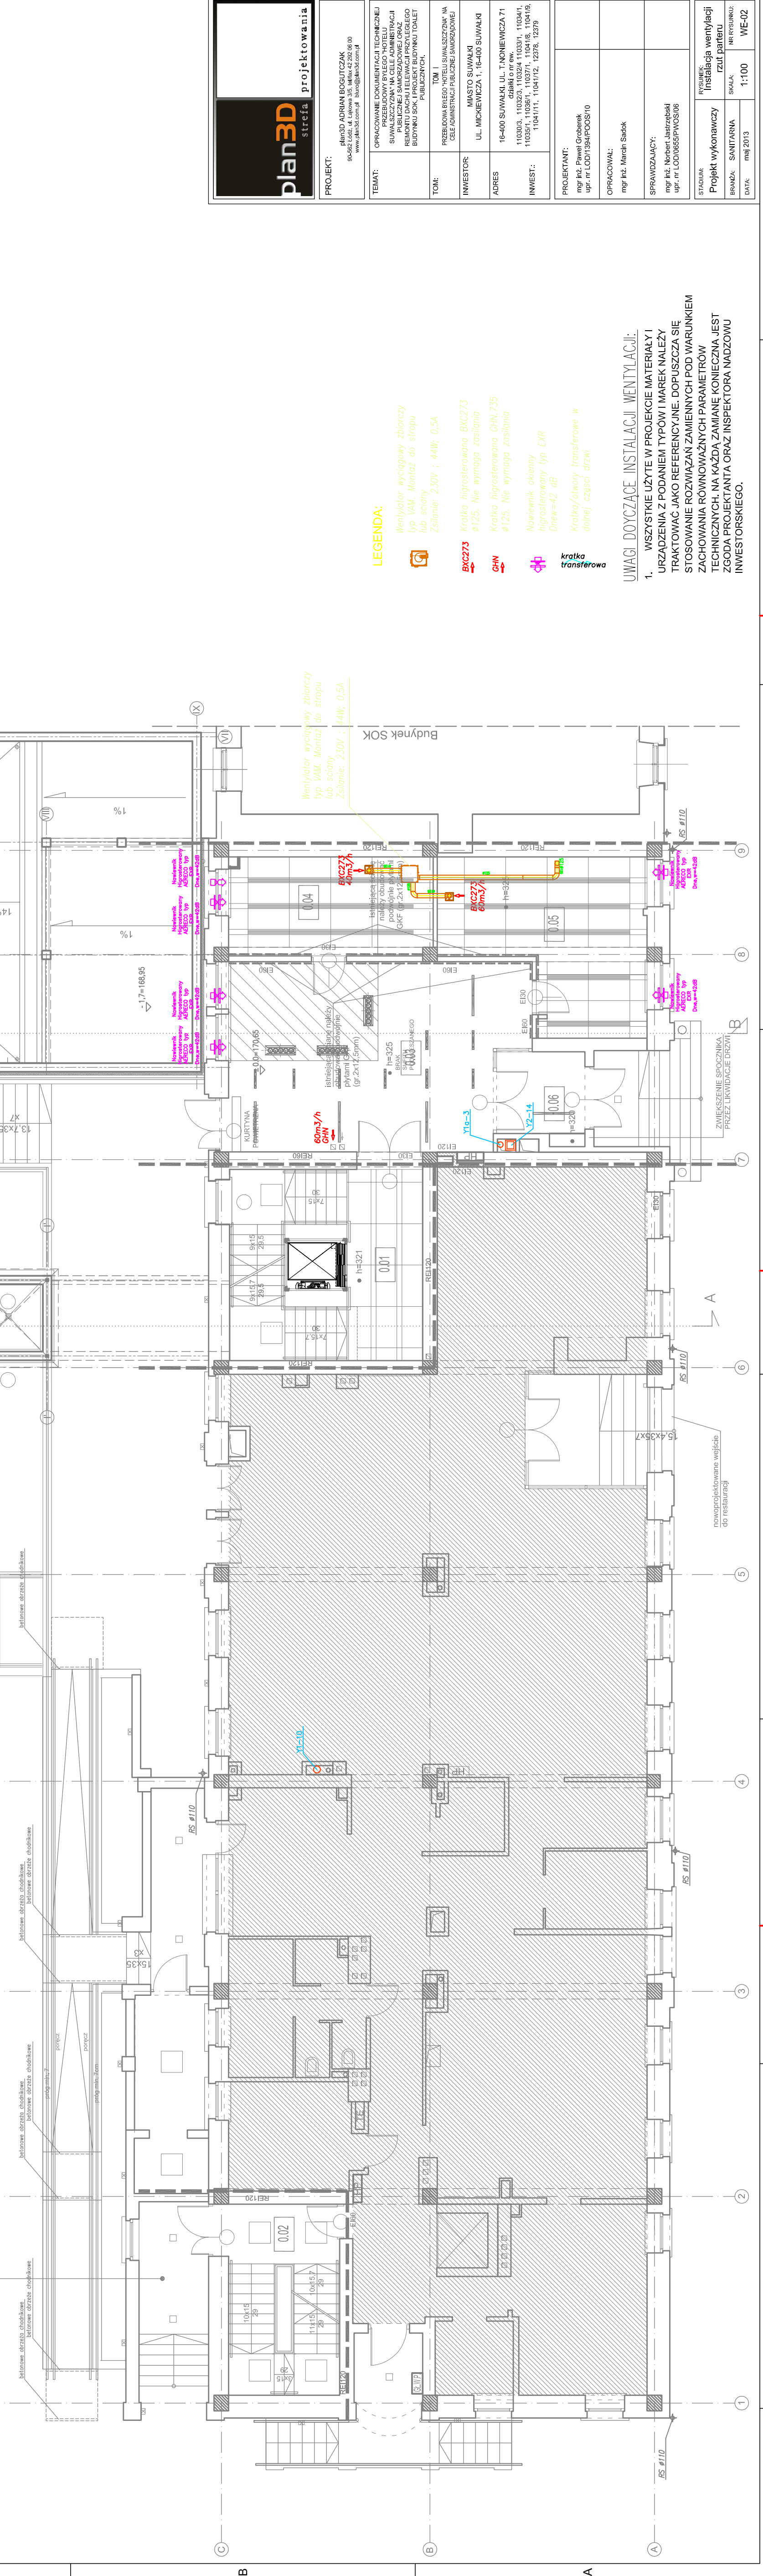

LEGENDA:

- Wentylator wyciągowy zbiorczy typ VAM. Montaż do strachu lub sciany. Zasilanie: 230V ; 44W, 0,5A
- Kratka higroskopowana BXC273 ø125. Nie wymaga zasilania
- Kratka higroskopowana GHN.735 ø125. Nie wymaga zasilania
- Nawiewnik okenny higroskopowany typ EKR DREW-42, dB
- Kratka / siwery transferowe w dolnej części drzwi

UWAGI DO CZYTAJĄCYCH INSTALACJI WENTYLACJI:

- WSZYSTKIE UŻYTE W PROJEKCIE MATERIAŁY I URZĄDZENIA Z PODANIEM TYPOW I MAREK NALEŻY TRAKTOWAĆ JAKO REFERENCYJNE. DOPUSZCZA SIĘ STOSOWANIE ROZWIĄZAŃ ZAMIENNYCH POD WARUNKIEM ZACHOWANIA RÓWNOWAŻNYCH PARAMETRÓW TECHNICZNYCH. NA KAZDĄ ZAMIANĘ KONIECZNA JEST ZGODA PROJEKTANTA ORAZ INSPEKTORA NADZORU INWESTORSKIEGO.