


SOI


 


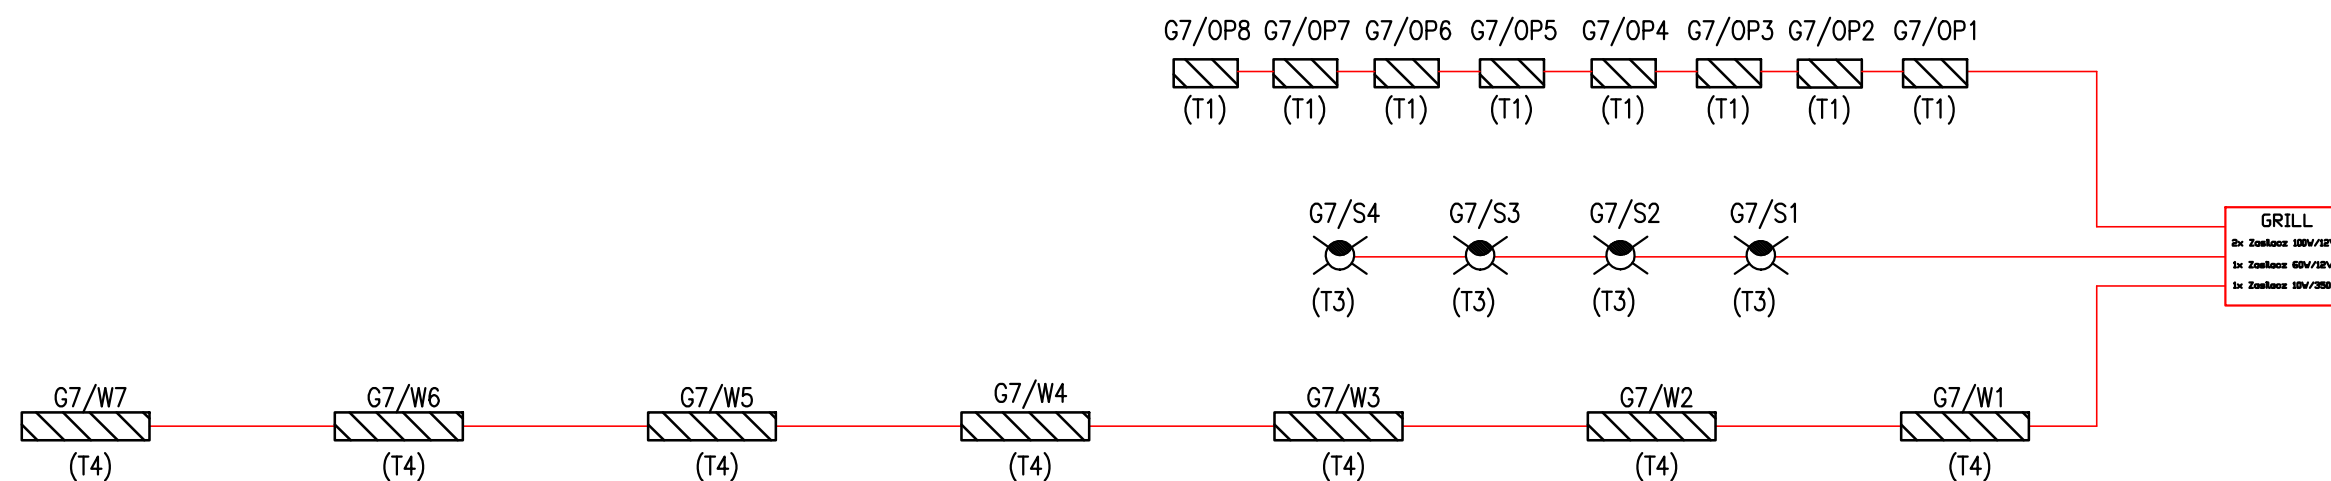

WG RYS. IEZ5

proj. szafa oświetlenia iluminacji SOI

OBW. NR: 8 - YAKXS 4x25mm
(248/221m)



LEGENDA INST. ELE.:

-  - projektowana trasa kablowa
-  (xx/yy) - oznaczenie dł. kabla/dł. wykopu
-  (T1) - podświetlenie LED
TYP 1 - (T1)
-  (T2) - LED do doświetlenia podjazdu
TYP 2 - (T2)
-  (T3) - LUX12W0+LUXC5
TYP 3 - (T3)
-  (T4) - LED HP
TYP 4 - (T4)

md Biuro Architektoniczne		
MD Polska Sp. z o.o. Kazimierska 1/13 71-043 Szczecin		tel. (091) 81 82 664 fax. (091) 81 82 664
inwestor / adres : Miasto Suwałki, 16-400 Suwałki, ul. A. Mickiewicza 1		
projekt / obiekt : PRZEBUDOWA, ROZBUDOWA I NADBUDOWA ZE ZMIANĄ SPOSOBU UŻYTKOWANIA BUDYNKU UŻYTECZNOŚCI PUBLICZNEJ "STAREJ ŁAŹNI" ORAZ ZAGOSPODAROWANIE TERENÓW BULWARU NAD RZEKĄ CZARNĄ HAŃCZĄ WRAZ Z NIEZBEDNĄ INFRASTRUKTURĄ TECHNICZNĄ W SUWAŁKACH W RAMACH ZADANIA "OPRACOWANIE KOMPLETNEJ DOKUMENTACJI TECHNICZNEJ ZAGOSPODAROWANIA ZIELENI PARKOWEJ, USŁUG SPORTOWYCH, TERENÓW DRÓG PUBLICZNYCH ORAZ KOMUNIKACJI ROWEROWEJ UJĘTYCH W MIEJSCOWYM PLANIE ZAGOSPODAROWANIA TERENU OGRANICZONEGO ULICAMI T. KOŚCIUSZKI, A. MICKIEWICZA ORAZ RZEKĄ CZARNĄ HAŃCZĄ W SUWAŁKACH". ETAP 6		
adres inwestycji : dz. nr 11416, 11389/13, 11391/2, 11417, 11418, 11420, 11421/3, 11422, 11424, 11425, 11526/1, 11426/2, 11426/3, 11311/2, 30781/3 obr. 06 w Suwałkach		
rysunek / temat / treść : SCHEMAT ILUMINACJI "GRILL" - G7		
autor / projektant imię i nazwisko podpis : Piotr Markowski, upr. bud.w specj. elektr. bez ograniczeń Nr upr. ZAP/0218/POOE/11		
sprawdził Mariusz Piątkowski, upr. bud.w specj. elektr. bez ograniczeń Nr upr. ZAP/0125/PWOE/11		
opracował inż. Maciej Polak		
faza : PB	branża : ELEKTRYCZNA	nys - nr : IEZ15
skala : 1:500	data : MAJ 2016	
PRAWA AUTORSKIE ZASTRZEŻONE <small>Przedmiotowy projekt / utwór architektoniczny jest chroniony prawem autorskim zgodnie z art.1 i następną Ustawy o Prawie Autorskim i Prawach Pokrewnych z dn. 4 lutego 1994 roku (DU nr 24 poz.83 z 23 lutego 1994 r.)</small>		