


# S01

## WG RYS. IEZ5

proj. szafa oświetlenia iluminacji S01

OBW. NR: 8 - YAKXS 4x25mm  
(170/150m)

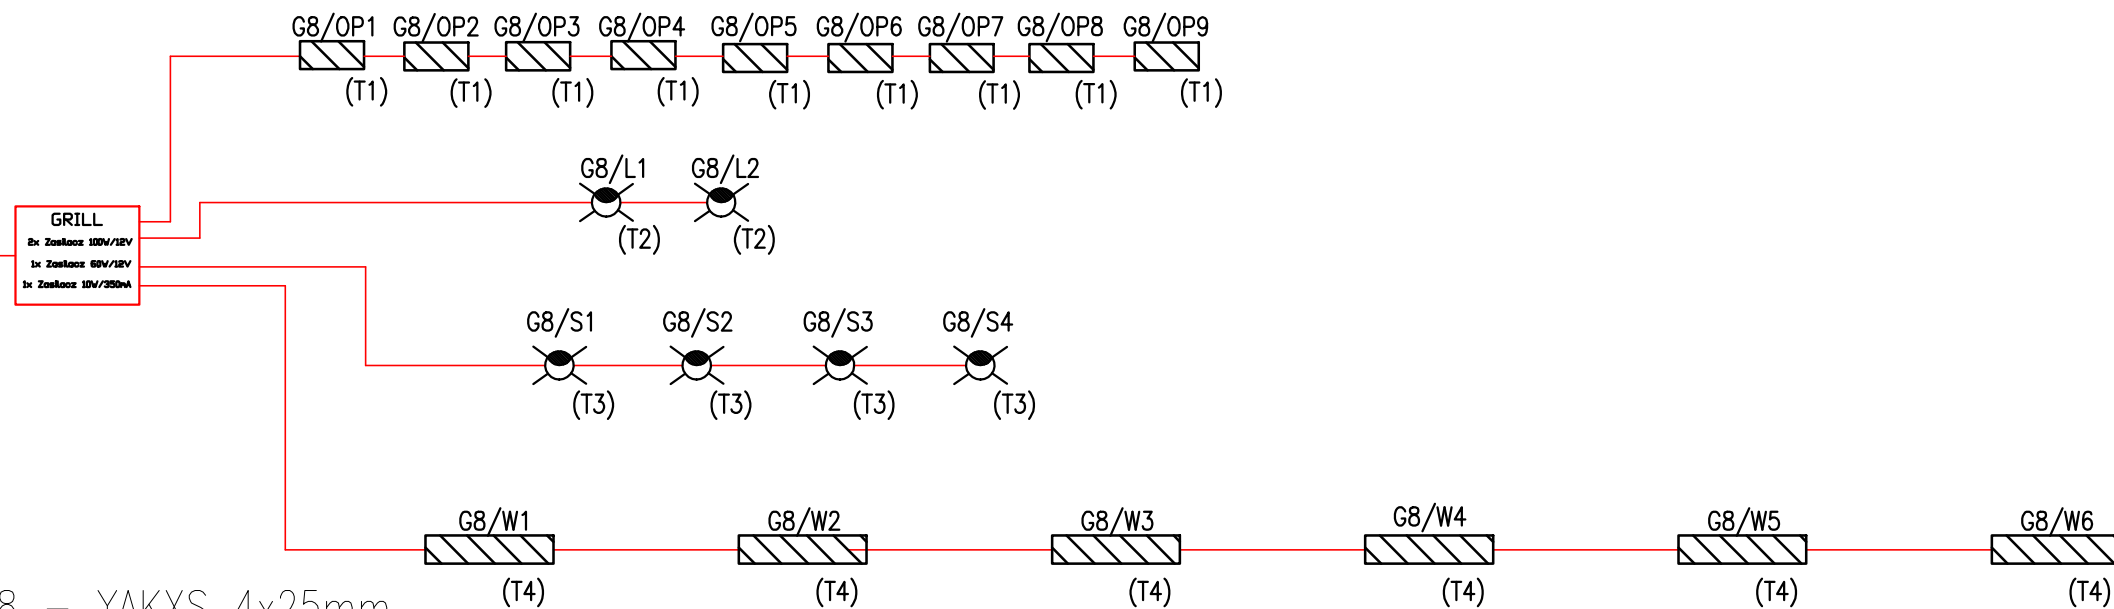

### LEGENDA INST. ELE.:

- - projektowana trasa kablowa
- (xx/ymm) - oznaczenie dł. kabla/dł. wykopu
- (T1) - podświetlenie LED  
TYP 1 - (T1)
- (T2) - LED do doświetlenia podjazdu  
TYP 2 - (T2)
- (T3) - LUX12W0+LUXC5  
TYP 3 - (T3)
- (T4) - LED HP  
TYP 4 - (T4)

**md** Biuro Architektoniczne

MD Polska Sp. z o.o. tel. (091) 81 82 664  
Kazimierska 1/13 fax. (091) 81 82 664  
71-043 Szczecin

inwestor / adres :  
Miasto Suwałki, 16-400 Suwałki,  
ul. A. Mickiewicza 1

projekt / obiekt :  
PRZEBUDOWA, ROZBUDOWA I NADBUDOWA ZE ZMIANĄ SPOSOBU  
UŻYTKOWANIA BUDYNKU UŻYTECZNOŚCI PUBLICZNEJ "STAREJ ŁAŹNI" ORAZ  
ZAGOSPODAROWANIE TERENÓW BULWARU NAD RZEKĄ CZARNĄ HAŃCZĄ WRAZ  
Z NIEZBEDNĄ INFRASTRUKTURĄ TECHNICZNĄ W SUWAŁKACH W RAMACH  
ZADANIA "OPRACOWANIE KOMPLETNEJ DOKUMENTACJI TECHNICZNEJ  
ZAGOSPODAROWANIA ZIELENI PARKOWEJ, USŁUG SPORTOWYCH, TERENÓW  
DRÓG PUBLICZNYCH ORAZ KOMUNIKACJI ROWEROWEJ ULIETNYCH W  
MIEJSCOWYM PLANIE ZAGOSPODAROWANIA TERENU OGRANICZONEGO ULICAMI  
T. KOŚCIUSZKI, A. MICKIEWICZA ORAZ RZEKĄ CZARNĄ HAŃCZĄ W SUWAŁKACH".  
ETAP 6

adres inwestycji :  
dz. nr 11416, 11389/13, 11391/2, 11417, 11418, 11420,  
11421/3, 11422, 11424, 11425, 11526/1, 11426/2,  
11426/3, 11311/2, 30781/3 obr. 06 w Suwałkach

rysunek / temat / treść :

**SCHEMAT ILUMINACJI "GRILL" - G8**

autor / projektant imię i nazwisko podpis :

Piotr Markowski, upr. bud.w specj. elektr. |  
bez ograniczeń Nr upr. ZAP/0218/POOE/11

sprawił  
Mariusz Piątkowski, upr. bud.w specj. elektr. |  
bez ograniczeń Nr upr. ZAP/0125/PWOE/11

opracował  
inż. Maciej Polak

faza : PB branża : ELEKTRYCZNA rys. - nr :

skala : 1:500 data : MAJ 2016 IEZ16

### PRAWA AUTORSKIE ZASTRZEŻONE

Przedmiotowy projekt / utwór architektoniczny jest chroniony prawem autorskim  
zgodnie z art.1 i następnymi Ustawy o Prawie Autorskim i Prawach Pokrewnych  
z dn. 4 lutego 1994 roku (Dz.U. nr 24 poz.83 z 23 lutego 1994 r.)