


1	wodociąg przyłącza de63PE z mułą elektrooporową	1
2	systemowa złączka z luznym kolnierzem de63/DN50	2
3	złącze skręcane DN50 / 2" zakotwione w ścianie studni	1
4	zawór kulowy dn50 skręcany	2
5	złącze redukcyjne skręcane 2" / 1 1/4"	2
6	wodomierz jednostrojeniowy JS DN32 10m ³ /h	1
7	zawór antyskażeniowy dn50 klasy EA	1
8	konsola wodomierza na bloku betonowym	1

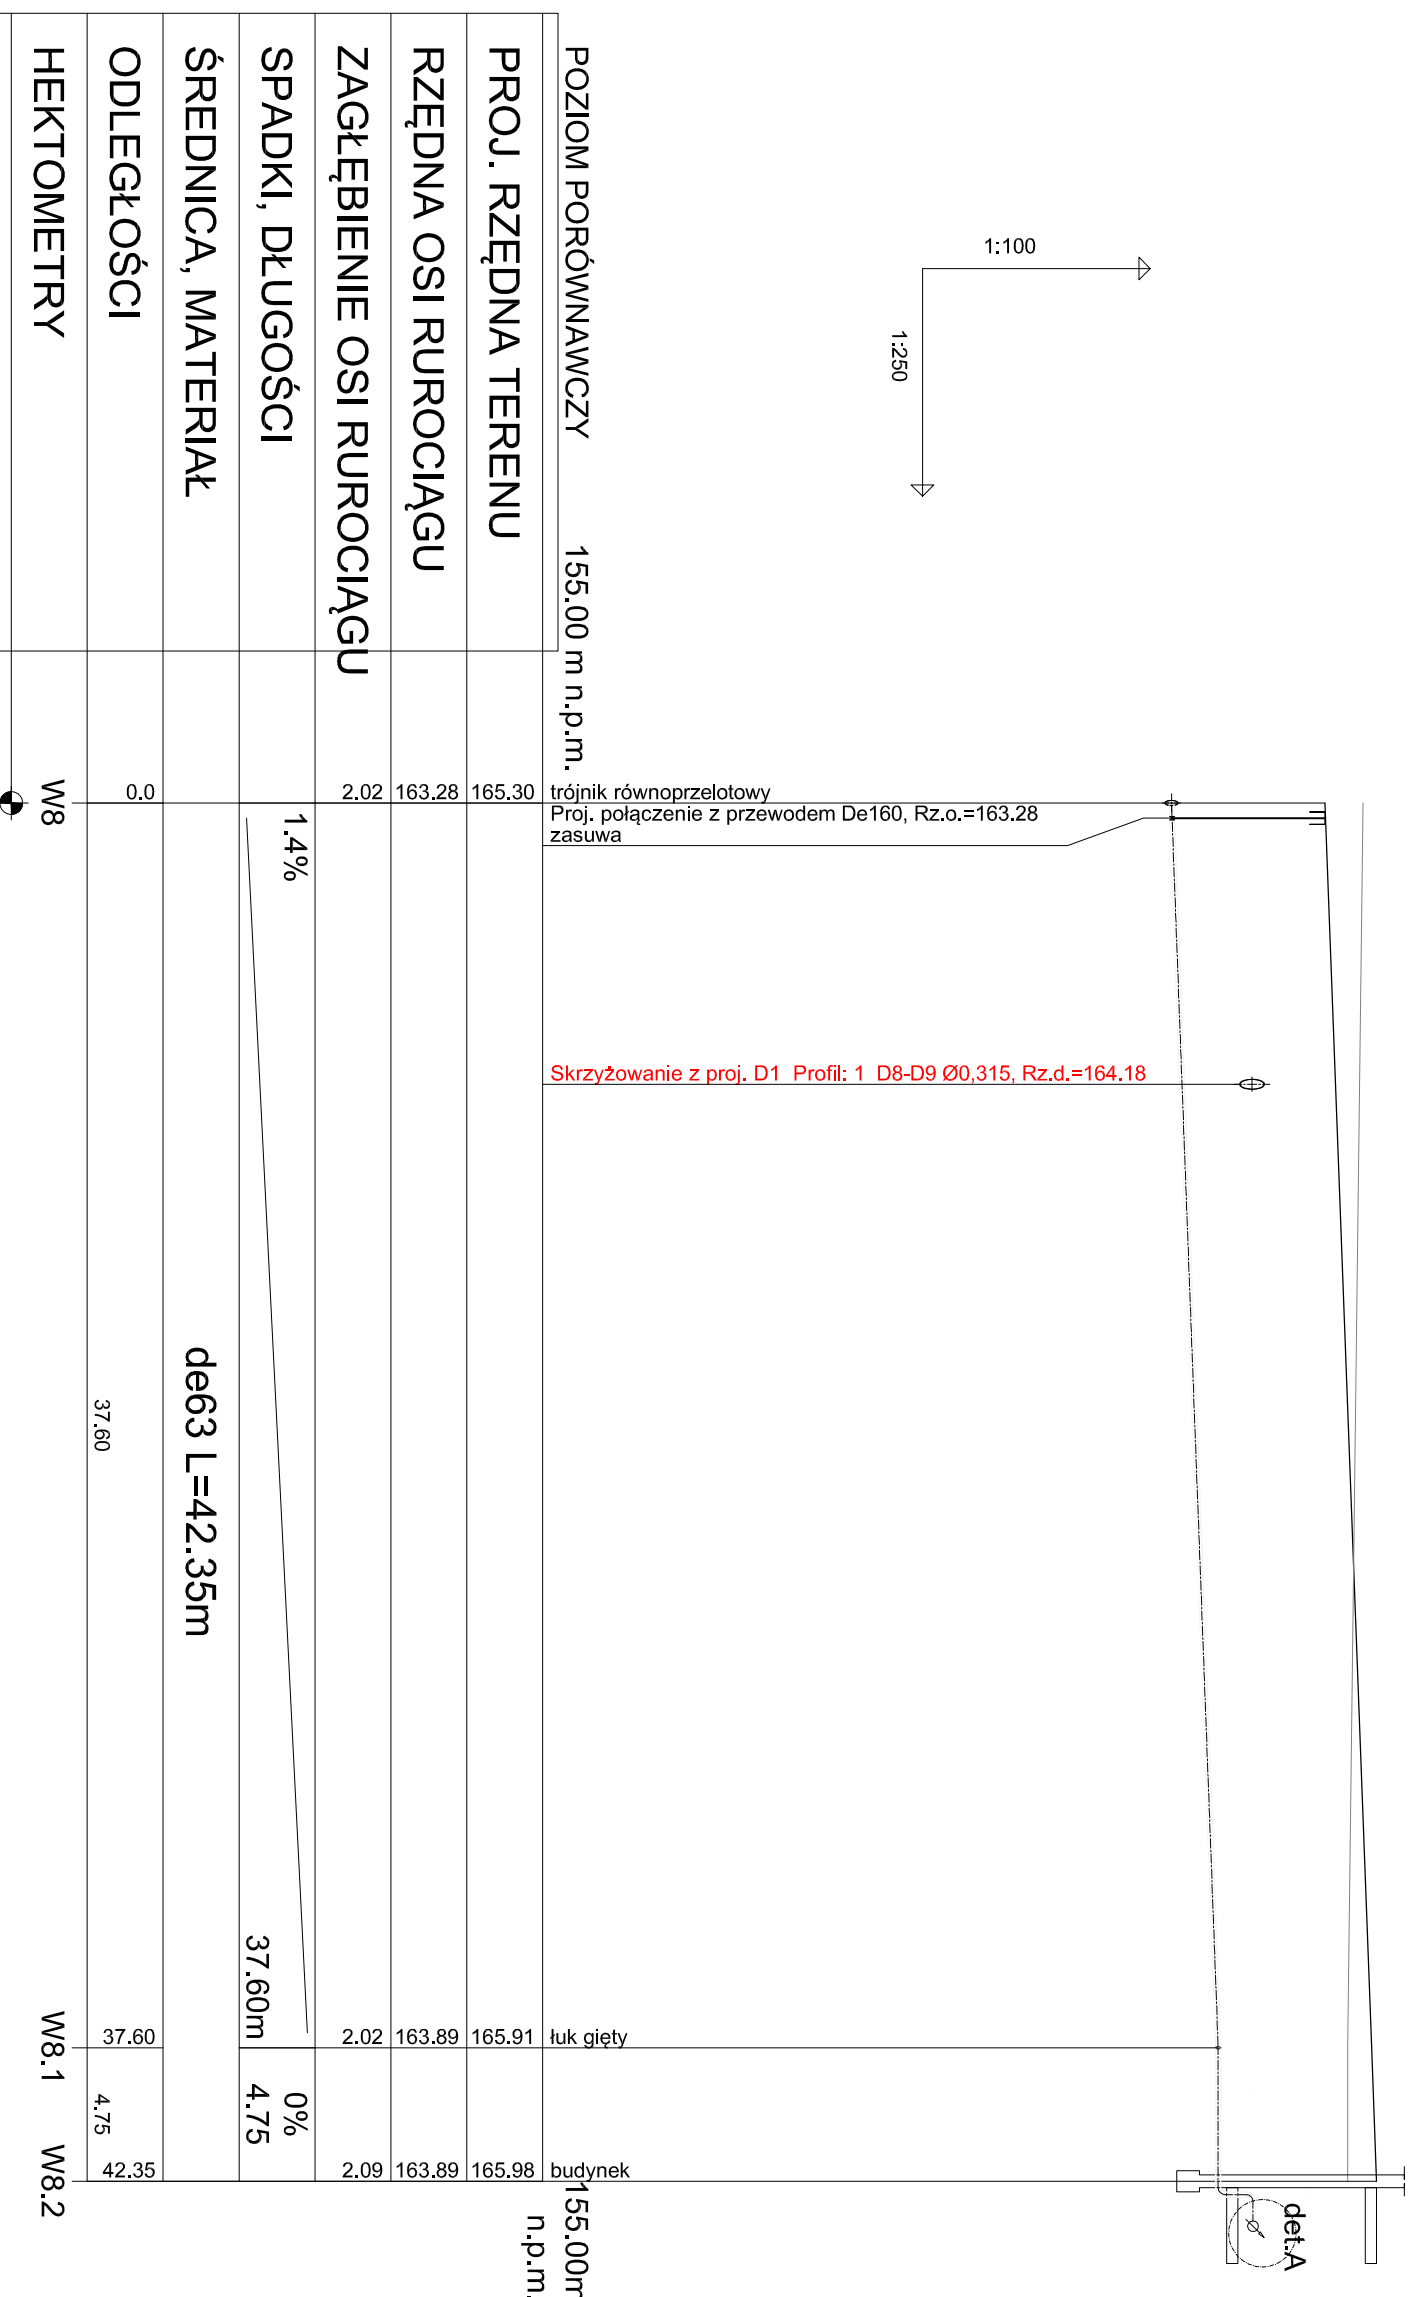

md Biuro Architektoniczne

MD Polska Sp. z o.o.
Kopernika 1/13
71-043 Szczecin

tel. (91) 81 82 664
fax. (91) 81 82 664

Investor / adres : Miasto Suwałki, 16-400 Suwałki,
ul. A. Mickiewicza 1

projekt / obiekt :
PRZEBUDOWA BUDYNKU UŻYTECZNOŚCI PUBLICZNEJ "STAREJ
LĄZNI" ORAZ ZAGOSPODAROWANIE TERENÓW BIUWARU NAD
RZĘKĄ CZARNĄ HANCZA WRAZ Z NIETRZEBNA INFRASTRUKTURA
TECHNICZNA W SUWAŁKACH W RAMACH ZADANIA "OPRACOWANIE
KOMPLEKSOWEJ DOKUMENTACJI TECHNICZNEJ ZAGOSPODAROWANIA
ZIELENI PARKOWEJ, USŁUG SPORTOWYCH, TERENÓW DROG
PUBLICZNYCH ORAZ KOMUNIKACJI ROZWOJOWEJ ULICYCH W
MIEJSCOWYM PLANIE ZAGOSPODAROWANIA TERENU
OGRAŃCZONEGO ULICAMI T. KOSCIUSZKI, A. MIKIEWICZA ORAZ
RZĘKĄ CZARNĄ HANCZA W SUWAŁKACH".
ETAP 6

adres inwestycji :
dz. nr 11416, 11389/13, 11391/2, 11417, 11418, 11420,
11421/3, 11422, 11424, 11425, 11526/1, 11426/2,
11426/3, 11311/2, 30781/3 obr. 06 w Suwałkach

Dysponent / temat / treść :
**PROFIL WODOCIĄGU
PRZYŁĄCZA WOD-KAN**

autor / projektant : Inie 1 nazwisko
mgr inż. ADAM KRUPIŃSKI
upr. proj. nr ZAP/00722/PWOS/06 sanit. b/o

mgr inż. AGNIESZKA CICHOCKA
upr. proj. nr ZAP/0222/PWOS/10 sanit. b/o

branża : SANITARNA
data : MAJ 2016
skala : 1:250
DS . nr : S3

PRAWA AUTORSKIE ZASTRZEŻONE
Przeznaczonej projekt / autor architektoniczny jest chroniony prawem autorskim
zgodnie z art. 17 pkt 1 ustawy z dnia 4 lutego 1994 r. o prawie autorskim i
prawach pokrewnych (Dz. Urz. nr 24 poz. 83 z 23 lutego 1994 r.)