

UKŁAD SIECI TN-C
OCHRONA OD PORAŻEŃ POPRZEZ
SAMOCZYNNY WYL. ZASILANIA

proj. szafa oświetlenia illuminacji SOI – zgodna ze standaryzacją UM Suwałki

ZASILANIE TYMCZASOWE
PO WYKONANIU ZASILANIA DOCELOWEGO
KABEL PODŁĄCZYĆ POD ZACISKI IMP. MIEJSKIEGO

proj. linia kablowa oświetlenia
ulicznego (S026) wzdłuż etapu I


proj. ZKP zgodnie z WTP
przy sTR 15/0,4kV

ZASILANIE DOCELOWE PO WYBUDOWANIU PRZYŁĄCZA PRZEZ PGE

PROJ. YAKXS4x25mm²
L-35m

PROJ. YKY4x25mm²
L-5m

GRANICA STRON
GRANICA OPRACOWANIA

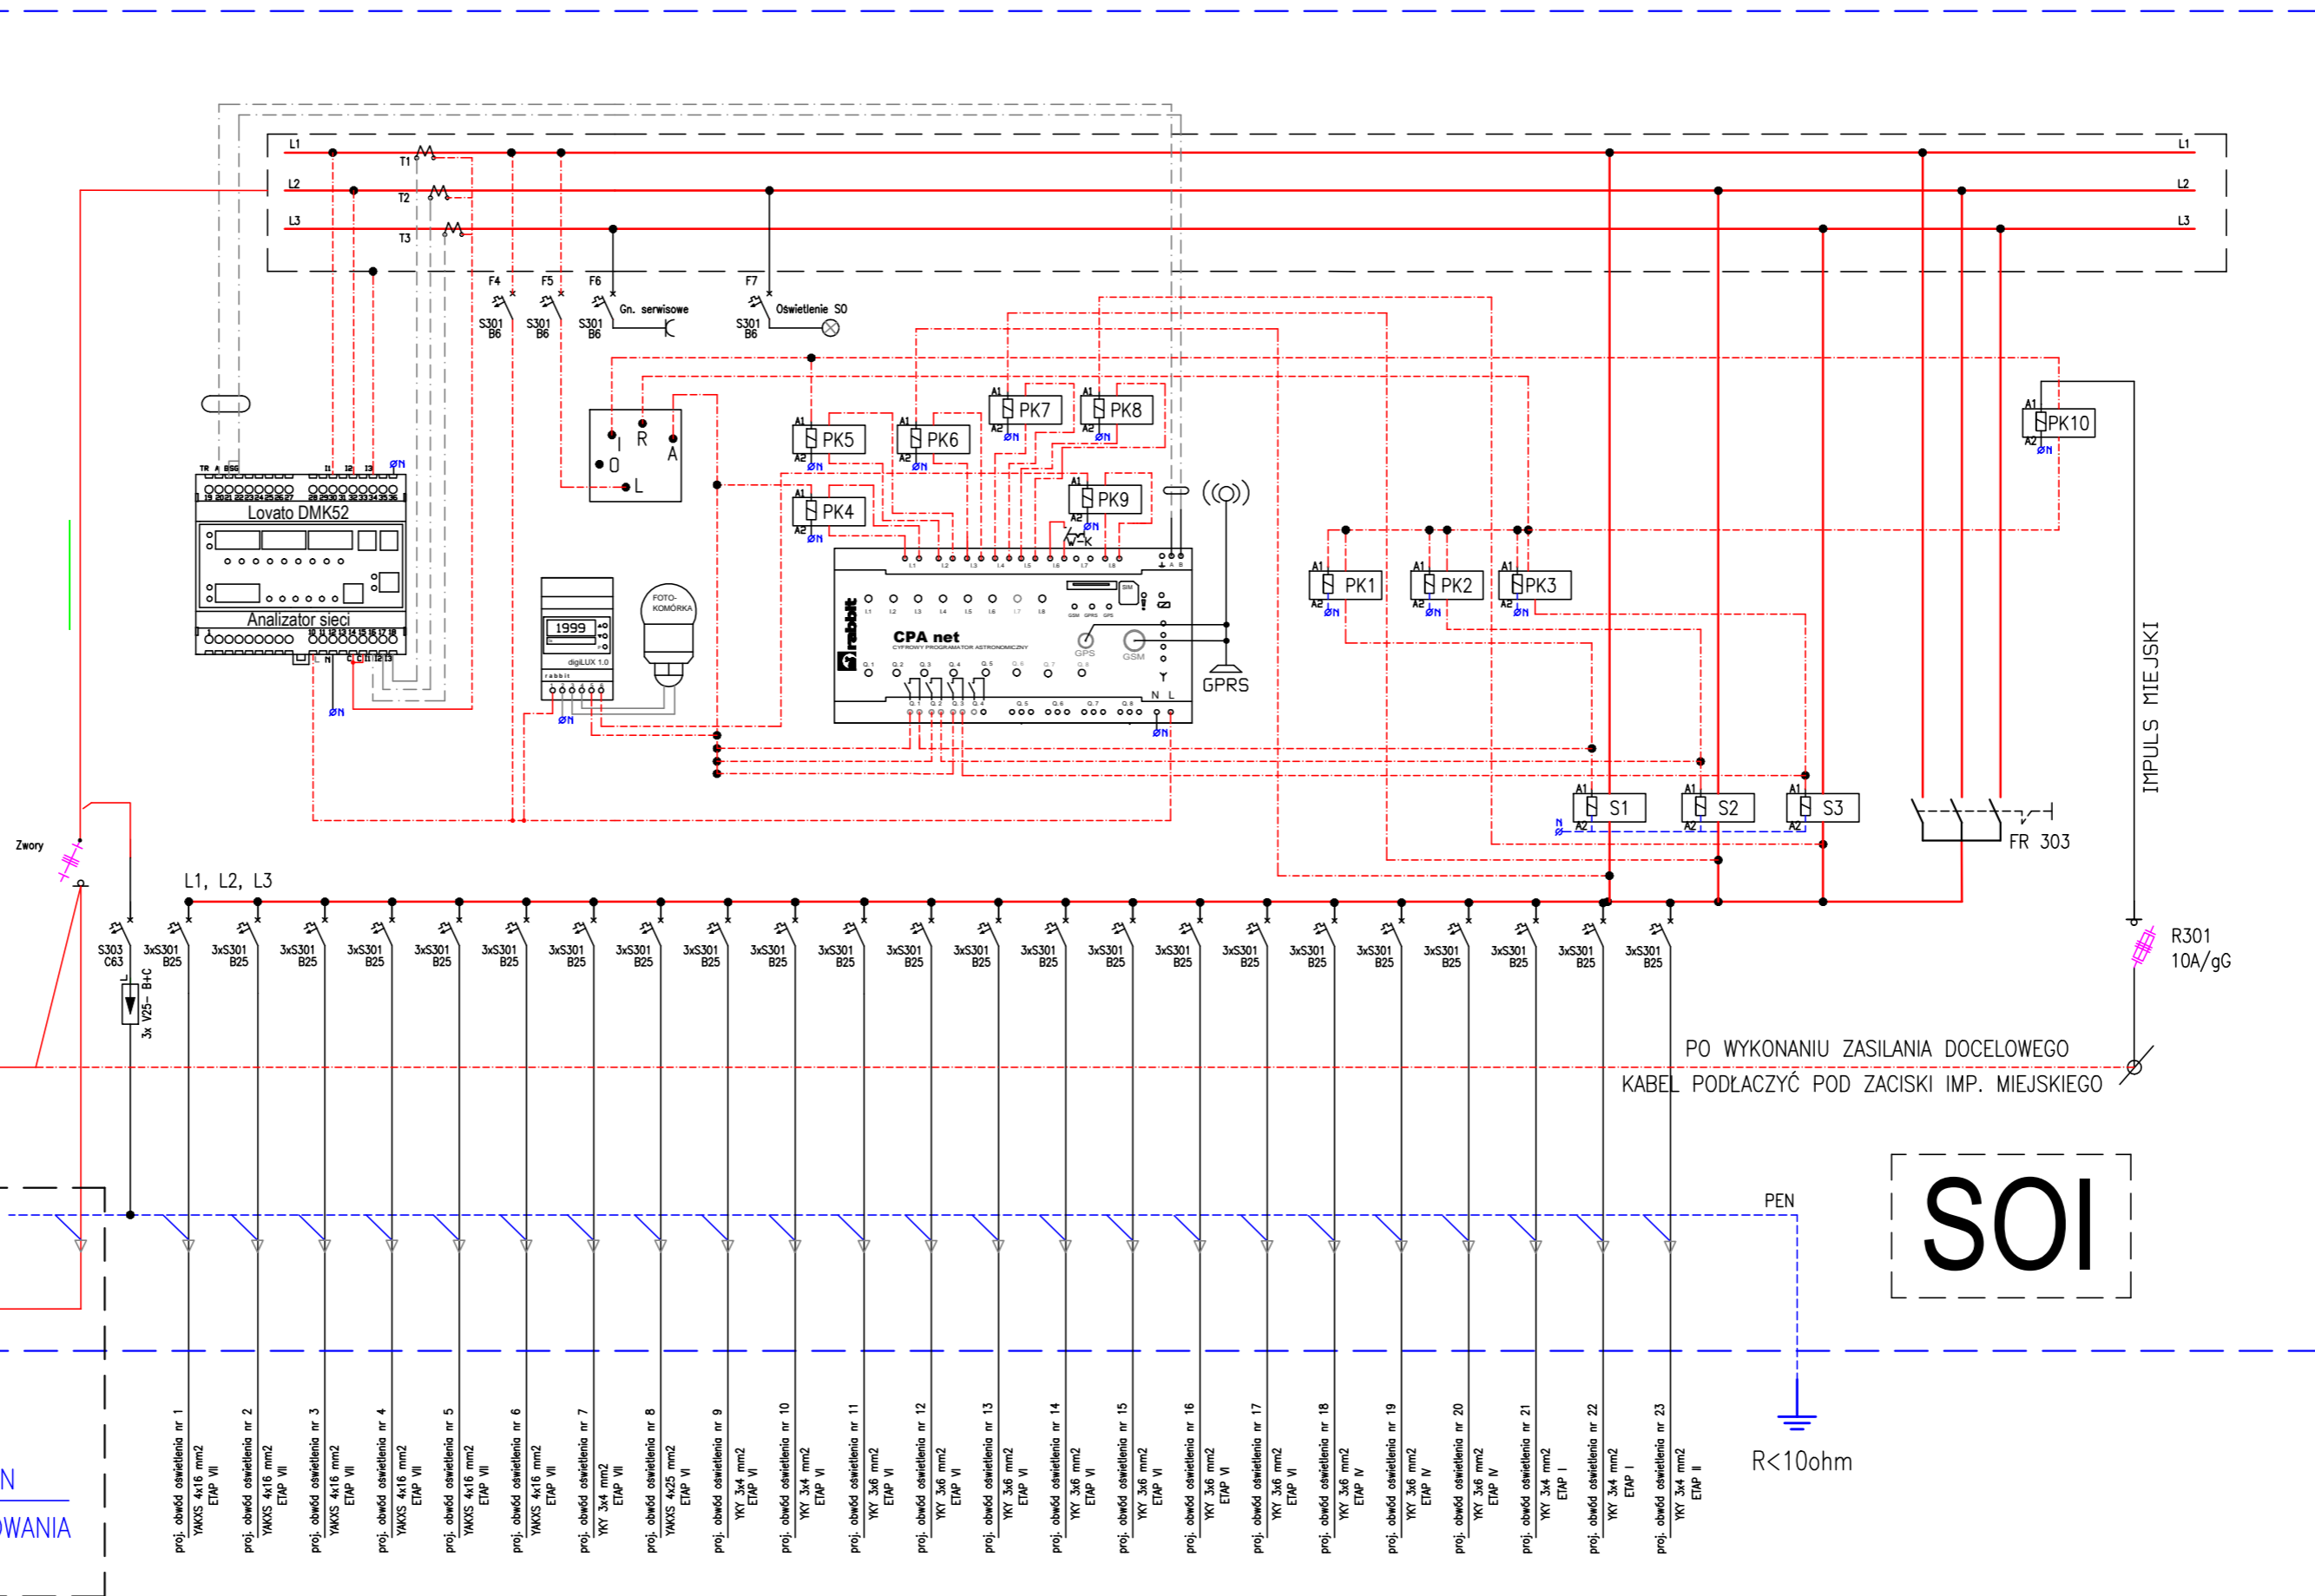

Legenda:

- Wej. 11 – sygnalizacja sterowanie CPA
- Wej. 12 – sygnalizacja sterowanie impuls kaskada
- Wej. 13 – alarm-zanik fazy L1
- Wej. 14 – alarm-zanik fazy L2
- Wej. 15 – alarm-zanik fazy L3
- Wej. 16 – alarm otwartych drzwi szafki (beznapięciowo)
- Wej. 17 – nieaktywne
- Wej. 18 – sygnalizacja czujnik zmiernychowy
- Wej. 11-18 – wejścia beznapięciowe
- Wyj. Q1-Q3 – styczniki załączane wg. zegara astronomicznego
- Wyj. Q4 – załączenie redukcji (nieaktywne)
- A – sterowanie CPA
- R – sterowanie ręczne redukcja
- LI – analizator sieci Lovato DMK52
- W-K – wyłącznik krańcowy
- PK1-P10 – przekaźnik ze stykiem zwrotnym Legrand

md Biuro Architektoniczne		
<small>MD Polska Sp. z o.o. Kazimierska 1/13 71-043 Szczecin</small>		
<small>tel. (091) 81 82 664 fax. (091) 81 82 664</small>		
inwestor / adres: Miasto Suwałki, 16-400 Suwałki, ul. A. Mickiewicza 1		
projekt / obiekt: PRZEBUDOWA, ROZBUDOWA I NADBUDOWA ZE ZMIANĄ SPOSOBU UŻYTKOWANIA BUDYNKU UŻYTECZNOŚCI PUBLICZNEJ "STAREJ ŁAZNI" ORAZ ZAGOSPODAROWANIE TERENÓW BULWARU NAD RZĘKĄ CZARNĄ HANCZĄ WRAZ Z NIEZBEDNĄ INFRASTRUKTURĄ TECHNICZNĄ W SUWAŁKACH W RAMACH ZADANIA "OPRACOWANIE KOMPLETNEJ DOKUMENTACJI TECHNICZNEJ ZAGOSPODAROWANIA ZIELENI PARKOWEJ, USŁUG SPORTOWYCH, TERENÓW DRÓG PUBLICZNYCH ORAZ KOMUNIKACJI ROZWOJOWEJ UJĘTYCH W MIEJSCOWYM PLANIE ZAGOSPODAROWANIA TERENU OGRANICZONEGO ULICAMI: T. KOŚCISZKI, A. MICKIEWICZA ORAZ RZĘKĄ CZARNĄ HANCZĄ W SUWAŁKACH". ETAP 6		
adres inwestycji: dz. nr 11416, 11389/13, 11391/2, 11417, 11418, 11420, 11421/3, 11422, 11424, 11425, 11526/1, 11426/2, 11426/3, 11311/2, 30781/3 obr. 06 w Suwałkach		
rysunek / temat / treść: SCHEMAT SZAFY OŚW. ILLUMINACJI - SOI		
autor / projektant: imię i nazwisko: Piotr Markowski, upr. bud.w specj. elektr. bez ograniczeń Nr upr. ZAP/0218/POOE/11		
sprawdził: Mariusz Piątkowski, upr. bud.w specj. elektr. bez ograniczeń Nr upr. ZAP/0125/PWOF/11		
opracował: inż. Maciej Polak		
faza: PBW	branża: ELEKTRYCZNA	rys. nr.:
skala: 1:500	data: MAJ 2016	IEZ5
PRAWA AUTORSKIE ZASTRZEŻONE <small>Przedmiotowy projekt / utwór architektoniczny jest chroniony prawem autorskim zgodnie z art.11 nadsiętnie Usługi o Prawie Autorskim i Prawach Pokrewnych z dn. 4 lutego 1994 roku (Dz.U. nr 24 poz.83 z 23 lutego 1994 r.)</small>		