



SOI

WG RYS. IEZ5


OBW. NR: 11 - YKY 3x6mm  
~(335/300m)

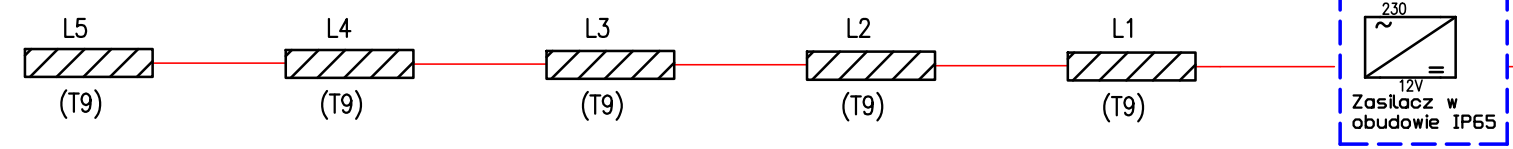


OBW. NR: 12 - YKY 3x6mm  
~(335/300m)

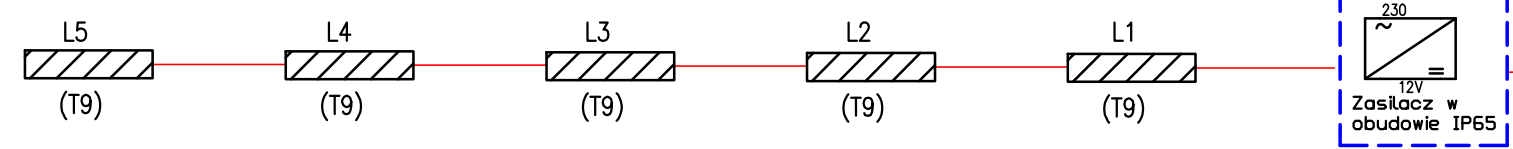


OBW. NR: 13 - YKY 3x6mm  
~(335/300m)

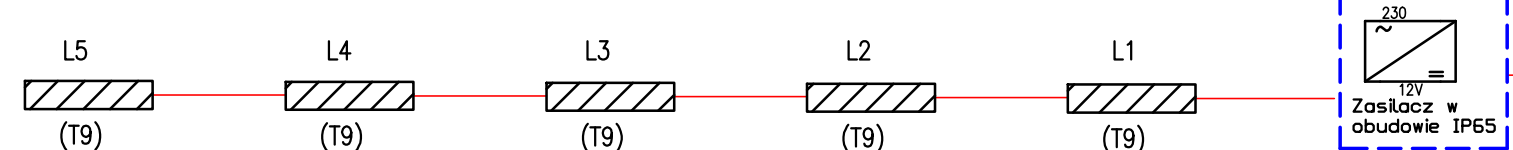


OBW. NR: 14 - YKY 3x6mm  
~(335/300m)

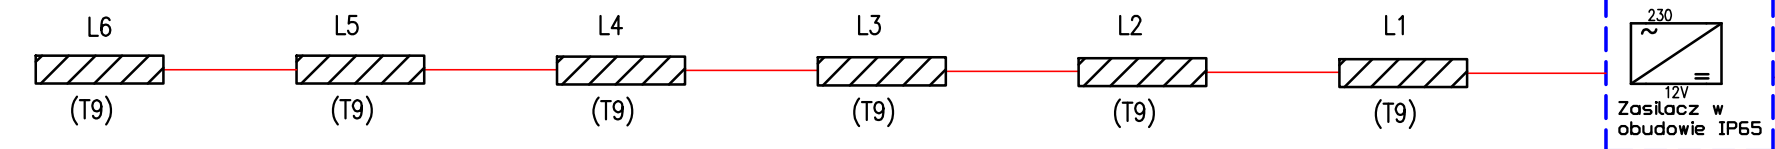


OBW. NR: 15 - YKY 3x6mm  
~(335/300m)

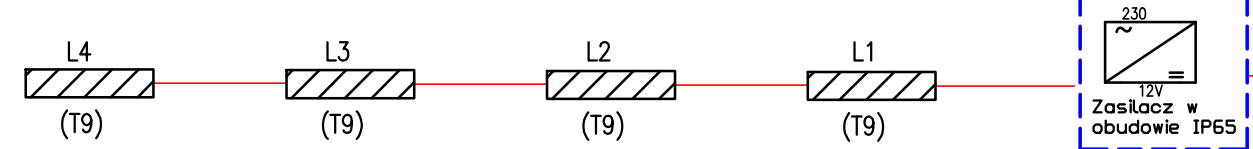


OBW. NR: 16 - YKY 3x6mm  
~(335/300m)

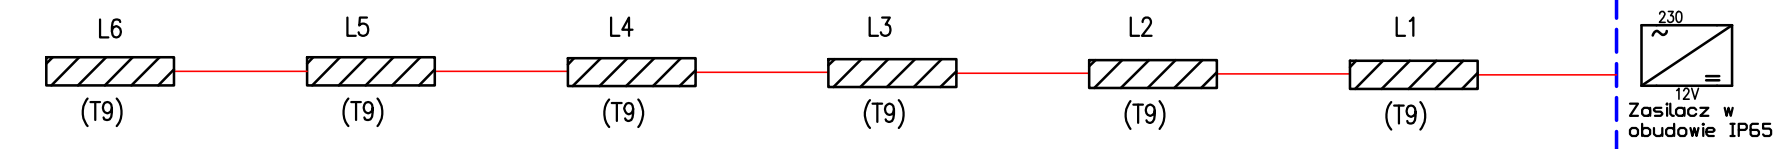


OBW. NR: 17 - YKY 3x6mm  
~(335/300m)

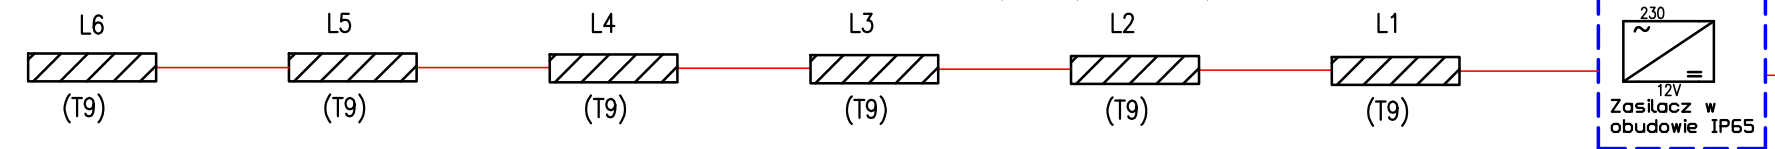


OBW. NR: 18 - YKY 3x6mm  
~(335/300m)

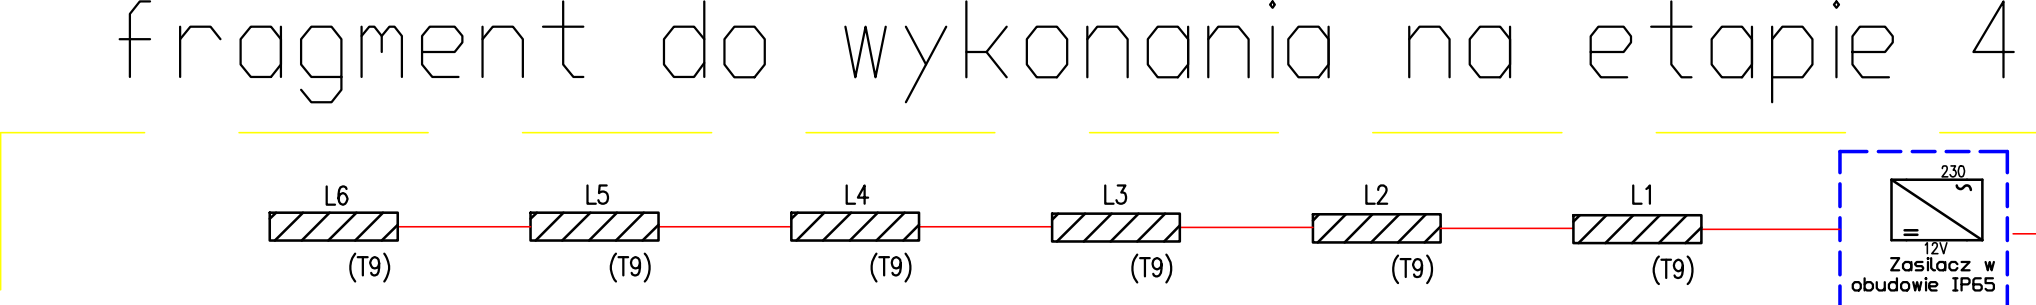

OBW. NR: 19 - YKY 3x6mm  
~(335/300m)

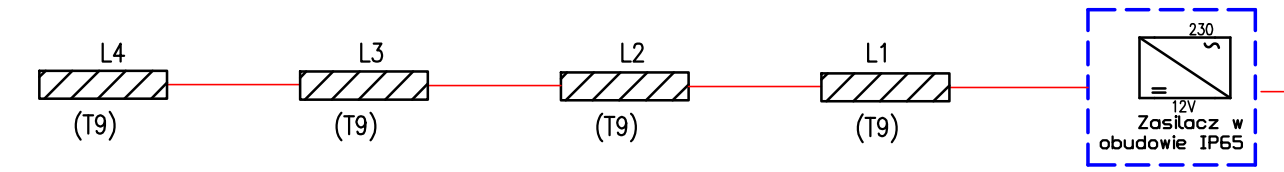

OBW. NR: 20 - YKY 3x6mm  
~(335/300m)

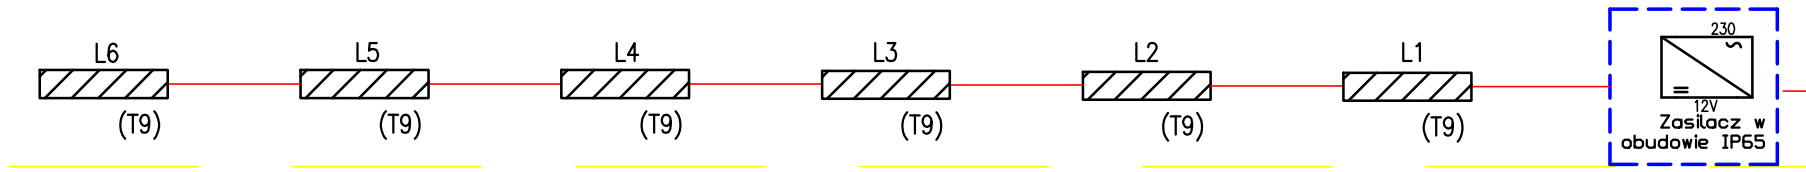

fragment do wykonania na etapie 4

LEGENDA INST. ELE.:

- projektowana trasa kablowa
- oznaczenie dł. kabla/dł. wykopu
- LED 15W TYP 9 - (T9)



MD Polska Sp. z o.o.  
Kazimierska 1/1/3  
71-043 Szczecin

tel. (091) 81 82 664  
fax. (091) 81 82 664

Investor / adres :  
Miasto Suwałki, 16-400 Suwałki,  
ul. A. Mickiewicza 1

projekt / obiekt :  
PRZEbudowa, ROZbudowa I nadbudowa ze zmianą sposobu  
użytkowania BUDYNKU UŻYTECZNOŚCI PUBLICZNEJ "STAREJ ŁAZNI" ORAZ  
ZAGOSPODAROWANIE TERENÓW BULWARU NAD RZĘKĄ CZARNA HANCZĄ WRAZ  
z NIEZBEDNĄ INFRASTRUKTURĄ TECHNICZNĄ W SUWAŁKACH W RAMACH  
ZADANIA "OPRACOWANIE KOMPLETNEJ DOKUMENTACJI TECHNICZNEJ  
ZAGOSPODAROWANIA ZIELENI PARKOWEJ, ULISZC SPORTOWYCH, TERENÓW  
DRÓG PUBLICZNYCH ORAZ KOMUNIKACJI ROWEROWEJ UJĘTYCH W  
MIĘSCOWYM PLANIE ZAGOSPODAROWANIA TERENU OGRANICZONEGO ULICAMI  
T. KOŚCISZKI, A. MICKIEWICZA ORAZ RZĘKĄ CZARNA HANCZĄ W SUWAŁKACH".  
ETAP 6

adres inwestycji :  
dz. nr 11416, 11389/13, 11391/2, 11417, 11418, 11420,  
11421/3, 11422, 11424, 11425, 11526/1, 11426/2,  
11426/3, 11311/2, 30781/3 obr. 06 w Suwałkach

rysunek / temat / treść :  
**SCHEMAT ILUMINACJI**

autor / projektant imię i nazwisko podpis :  
Piotr Markowski, upr. bud.w spec. elektr. \_\_\_\_\_  
bez ograniczeń Nr upr. ZAP/0218/PWOE/11

sprawił :  
Mariusz Piątkowski, upr. bud.w spec. elektr. \_\_\_\_\_  
bez ograniczeń Nr upr. ZAP/0125/PWOE/11

opracował :  
inż. Maciej Polak

faza : PBW	branża : ELEKTRYCZNA	rys. nr. : IEZ8
skala : 1:500	data : MAJ 2016	

**PRAWA AUTORSKIE ZASTRZEŻONE**  
Przedmiotowy projekt / utwór architektoniczny jest chroniony prawem autorskim  
zgodnie z art.1 i następnymi Ustawy o Prawie Autorskim i Prawach Pokrewnych  
z dn. 4 lutego 1994 roku ( DJU nr 24 poz.83 z 23 lutego 1994 r. )