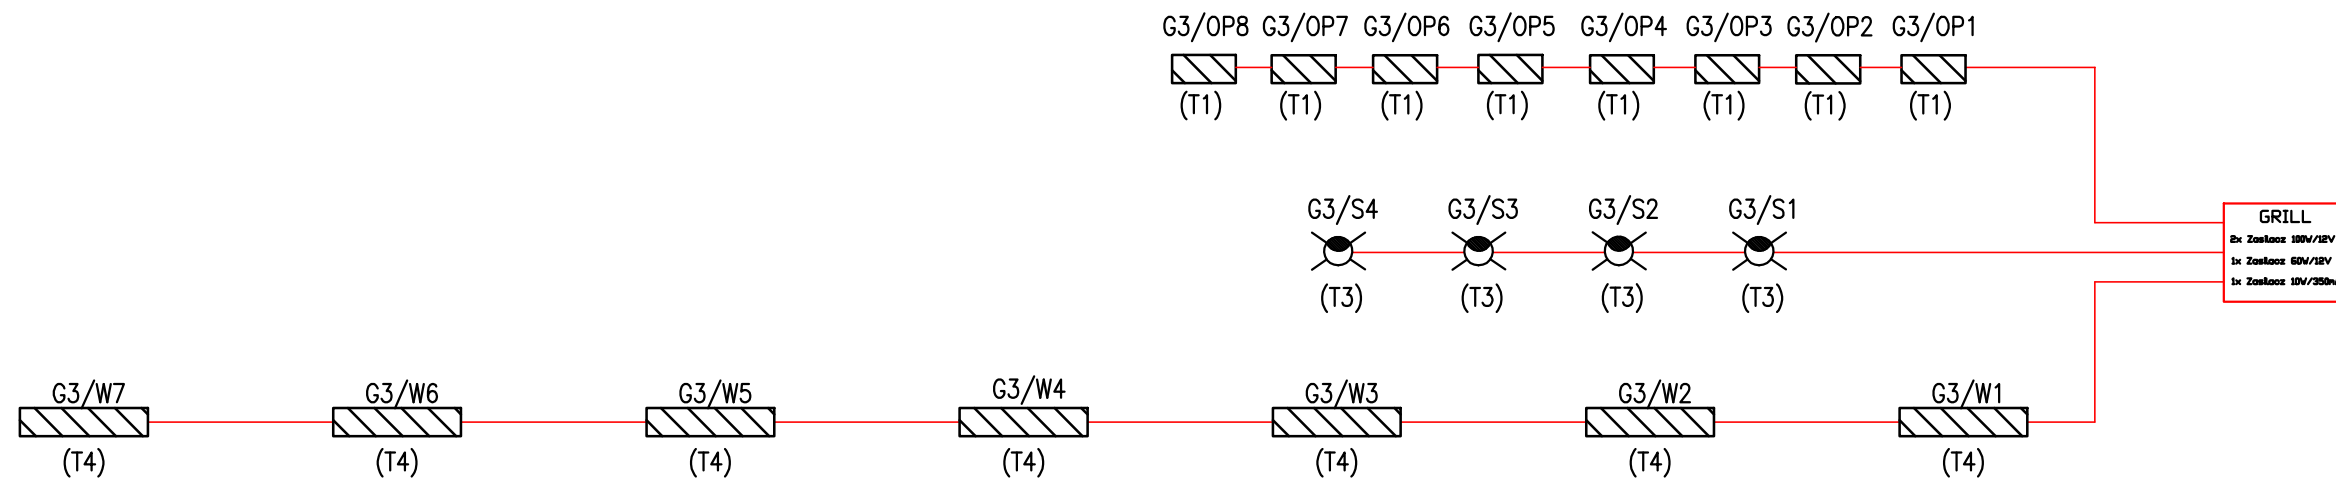

 
 
 
 
 


OBW. NR: 8 – YAKXS 4x25mm  
(146/128m)



SOI  
WG RYS. IEZ5  
proj. szafa oświetlenia iluminacji SOI

LEGENDA INST. ELE.:

-  – projektowana trasa kablowa
-  – oznaczenie dł. kabla/dł. wykopu
-  – podświetlenie LED  
TYP 1 – (T1)
-  – LED do doświetlenia podjazdu  
TYP 2 – (T2)
-  – LUX12W0+LUXC5  
TYP 3 – (T3)
-  – LED HP  
TYP 4 – (T4)

<b>md</b>   Biuro Architektoniczne		
MD Polska Sp. z o.o. Kazimierska 1/13 71-043 Szczecin		tel. (091) 81 82 664 fax. (091) 81 82 664
inwestor / adres : Miasto Suwałki, 16-400 Suwałki, ul. A. Mickiewicza 1		
projekt / obiekt : PRZEBUDOWA, ROZBUDOWA I NADBUDOWA ZE ZMIANĄ SPOSOBU UŻYTKOWANIA BUDYNKU UŻYTECZNOŚCI PUBLICZNEJ "STAREJ ŁAŹNI" ORAZ ZAGOSPODAROWANIE TERENÓW BULWARU NAD RZEKĄ CZARNĄ HAŃCZĄ WRAZ Z NIEZBEDNĄ INFRASTRUKTURĄ TECHNICZNĄ W SUWAŁKACH W RAMACH ZADANIA "OPRACOWANIE KOMPLETNEJ DOKUMENTACJI TECHNICZNEJ ZAGOSPODAROWANIA ZIELENI PARKOWEJ, USŁUG SPORTOWYCH, TERENÓW DRÓG PUBLICZNYCH ORAZ KOMUNIKACJI ROWEROWEJ ULIETECH W MIEJSCOWYM PLANIE ZAGOSPODAROWANIA TERENU OGRANICZONEGO ULICAMI T. KOŚCIUSZKI, A. MICKIEWICZA ORAZ RZEKĄ CZARNĄ HAŃCZĄ W SUWAŁKACH". ETAP 6		
adres inwestycji : dz. nr 11416, 11389/13, 11391/2, 11417, 11418, 11420, 11421/3, 11422, 11424, 11425, 11526/1, 11426/2, 11426/3, 11311/2, 30781/3 obr. 06 w Suwałkach		
rysunek / temat / treść : <b>SCHEMAT ILUMINACJI "GRILL" - G3</b>		
autor / projektant    imię i nazwisko    podpis : Piotr Markowski, upr. bud.w specj. elektr.      bez ograniczeń Nr upr. ZAP/0218/POOE/11		
sprawdził Mariusz Piątkowski, upr. bud.w specj. elektr.      bez ograniczeń Nr upr. ZAP/0125/PWOE/11		
opracował inż. Maciej Polak		
faza : PBW	branża : ELEKTRYCZNA	nys - nr : IEZ11
skala : 1:500	data : MAJ 2016	
<b>PRAWA AUTORSKIE ZASTRZEŻONE</b> <small>Przedmiotowy projekt / utwór architektoniczny jest chroniony prawem autorskim zgodnie z art.1 i następnymi Ustawy o Prawie Autorskim i Prawach Pokrewnych z dn. 4 lutego 1994 roku ( DU nr 24 poz.83 z 23 lutego 1994 r. )</small>		