


R 30 oma

bednarka ocynkowana 24/5 wyprowadzi na zewnątrz budynku

centrala wentylacyjna  
naw.-wyw.-2x4,0kW  
-pod potrzeby AULI(włącznik przy auli)

centrala wentylacyjna  
naw.-wyw.-Vw=2500m<sup>3</sup>/h-z  
nagrzewnicą elektryczną

centrala wentylacyjna  
istn.

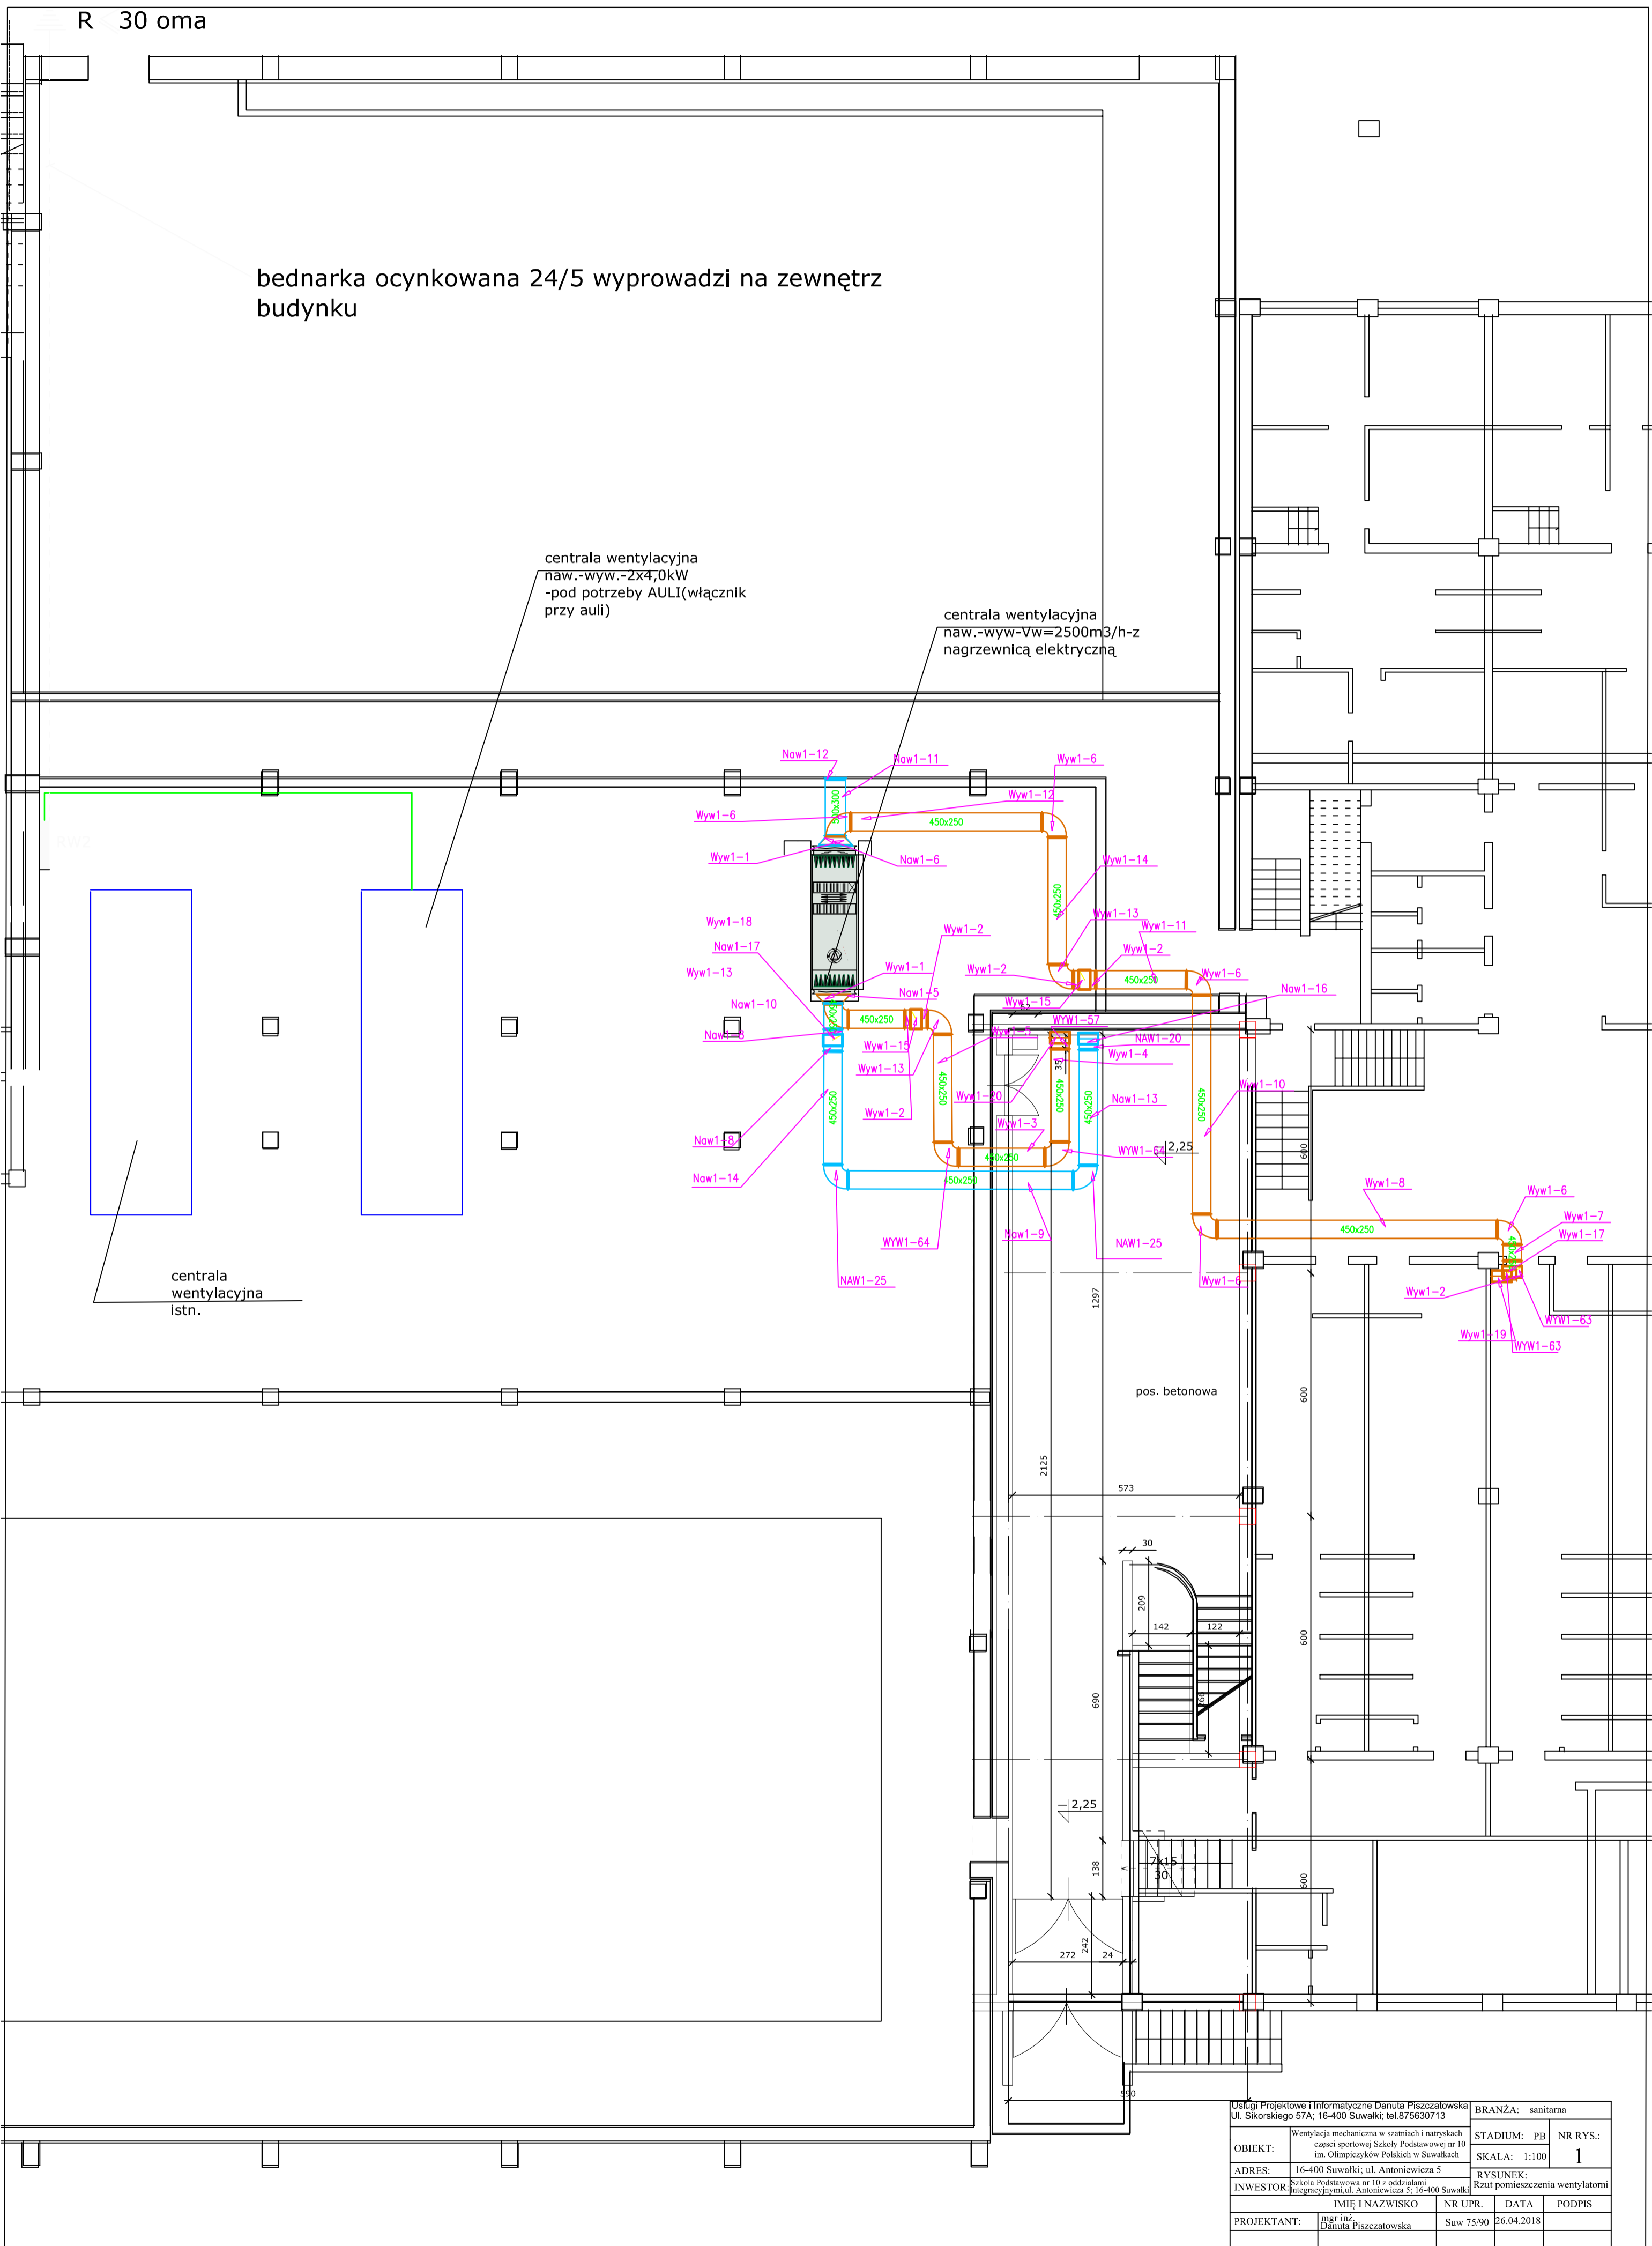

|   |  |   |                 |
|---|--|---|-----------------|
| Usługi Projektowe i Informatyczne Danuła Piśczatowska<br>Ul. Sikorskiego 57A; 16-400 Suwałki; tel.875630713 |  | BRANŻA: sanitarna                         |                 |
| OBIEKT:   | Wentylacja mechaniczna w szatniach i natryskach części sportowej Szkoły Podstawowej nr 10 im. Olimpijczyków Polskich w Suwałkach | STADIUM: PB                               | NR RYS.: 1      |
| ADRES:  | 16-400 Suwałki; ul. Antoniewicza 5   | SKALA: 1:100                              |                 |
| INWESTOR:   | Szkoła Podstawowa nr 10 z oddziałami integracyjnymi ul. Antoniewicza 5; 16-400 Suwałki   | RYSUNEK: Rzut pomieszczenia wentylatorami |                 |
| PROJEKTANT:   | mgr inż. Danuła Piśczatowska   | NR UPR. Suw 75/90                         | DATA 26.04.2018 |
|   |  | IMIE I NAZWISKO                           | PODPIS          |