


dwyższona
sadzka PCV
302 cm
,20

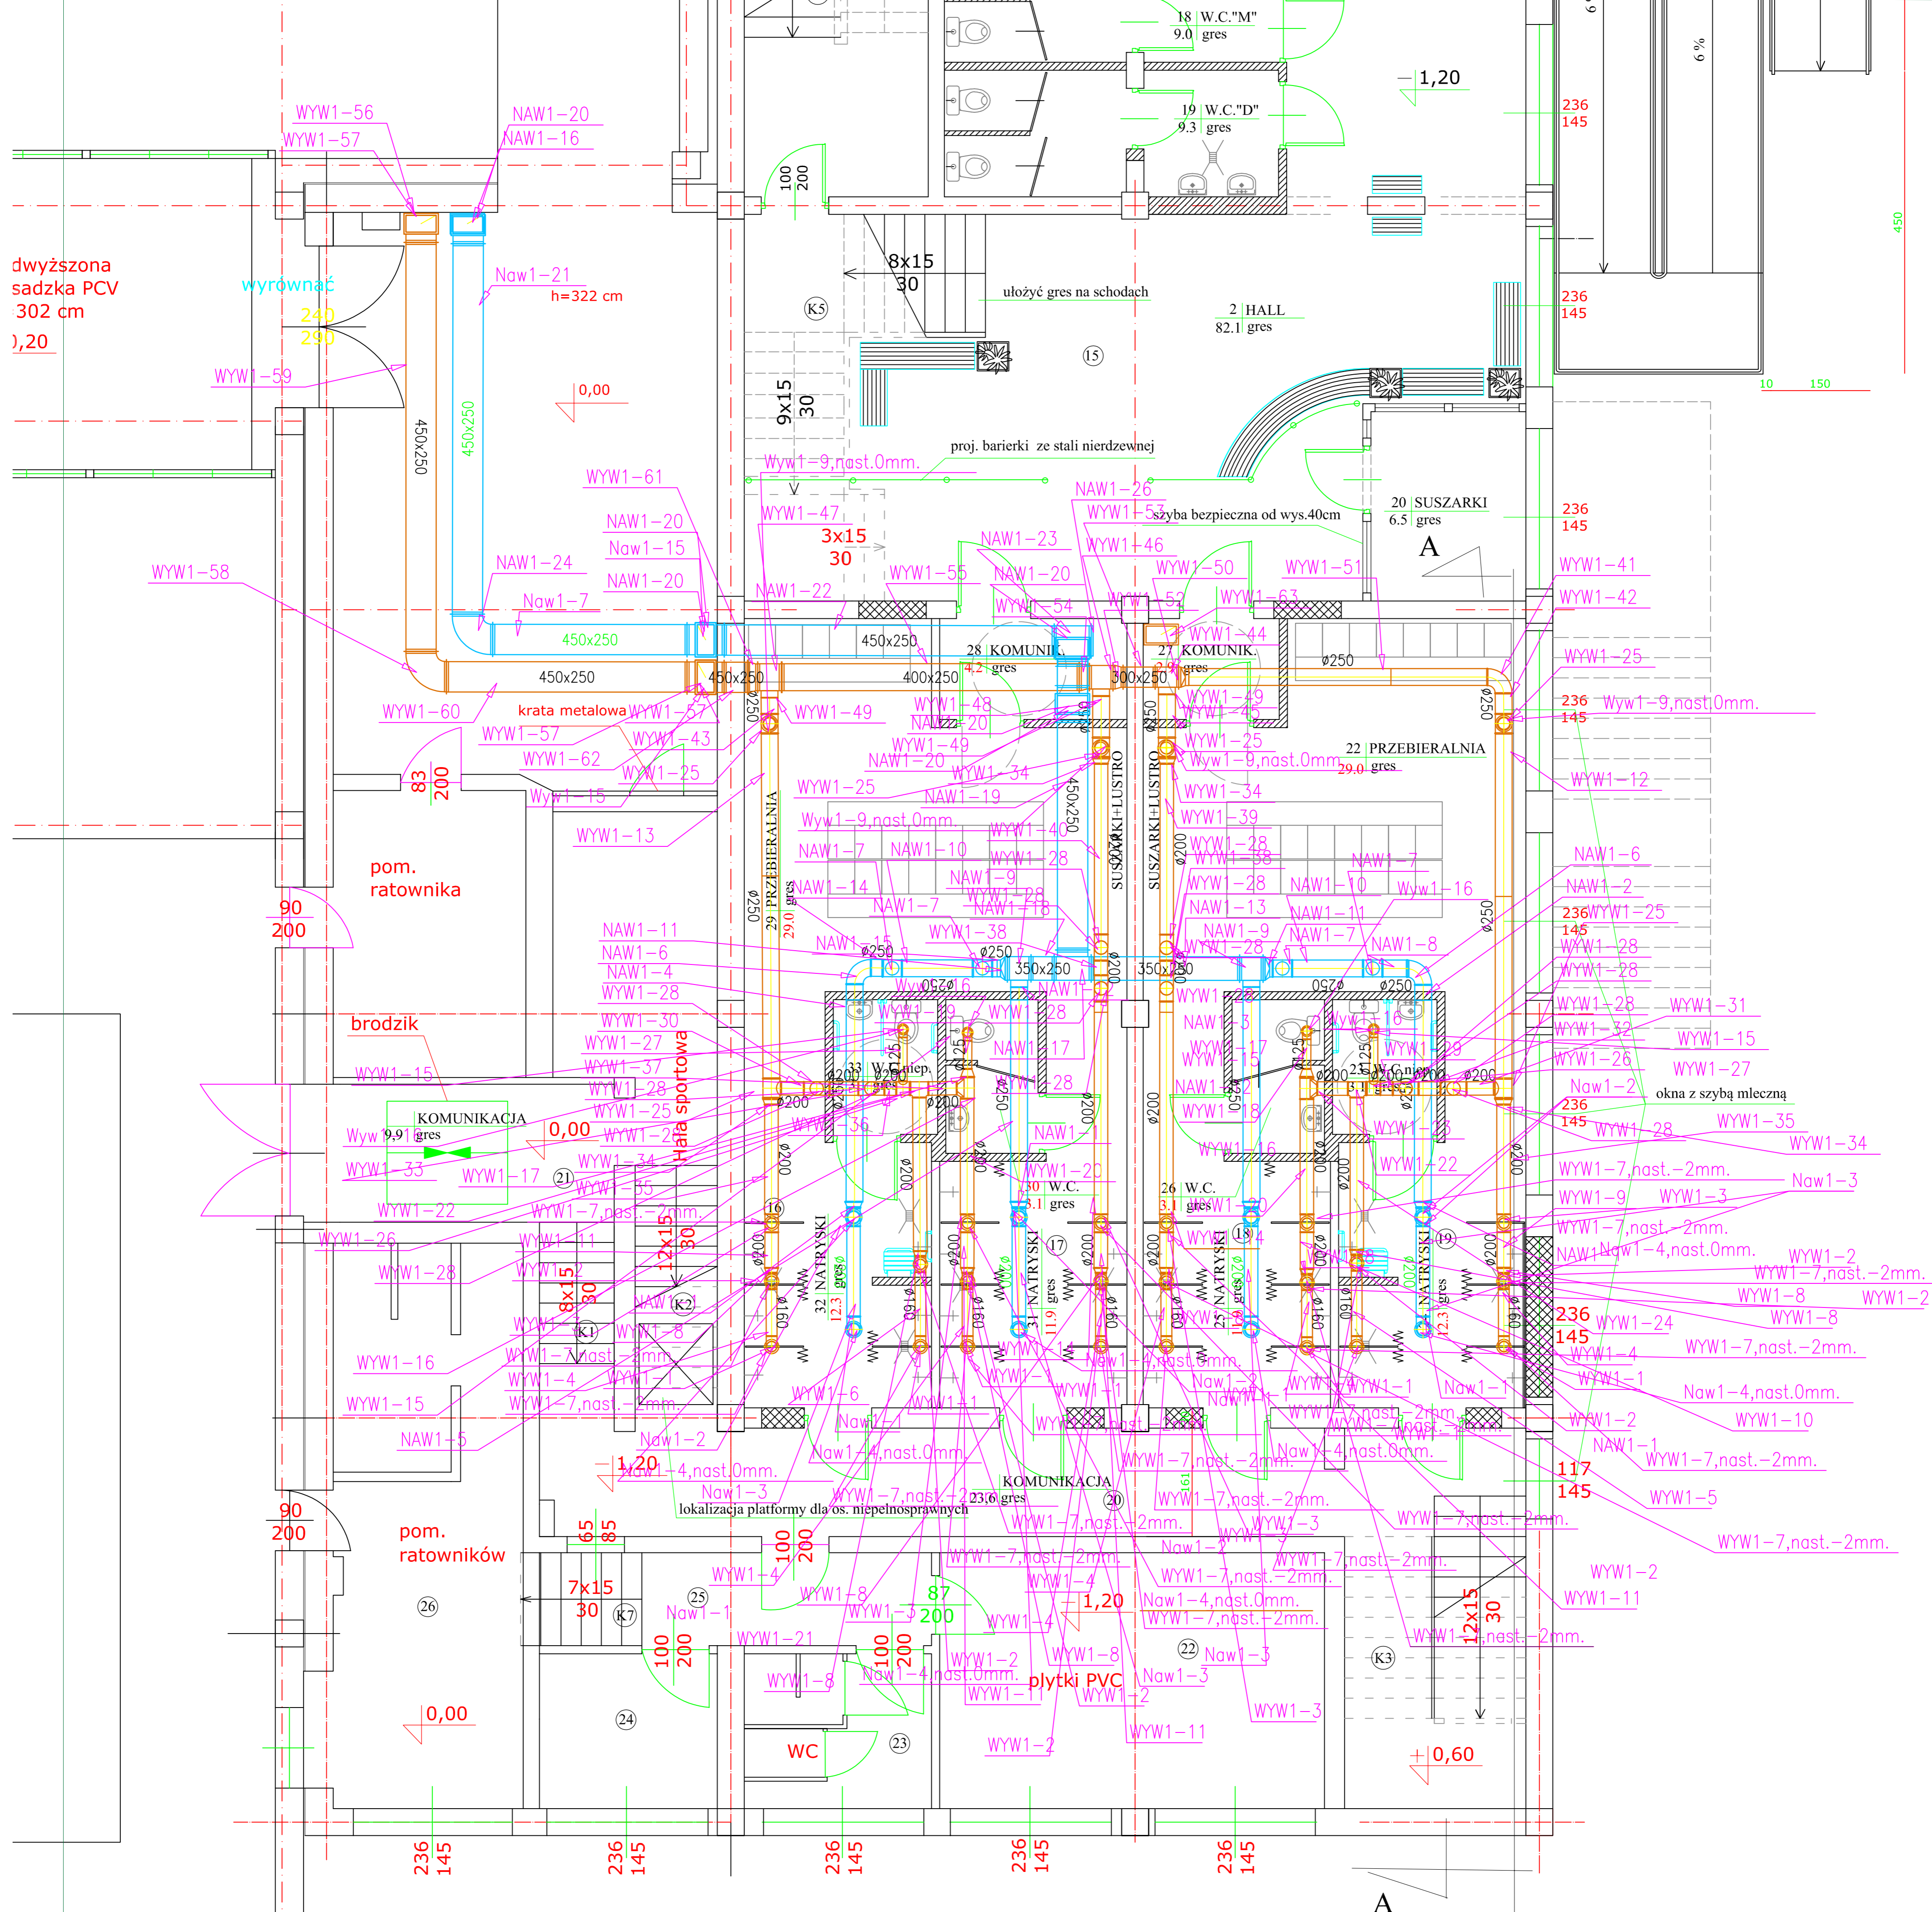

Usługi Projektowe i Informatyczne Danuta Piśczatowska Ul. Sikorskiego 57A; 16-400 Suwałki; tel.875630713		BRANŻA: sanitarna	
OBIEKT:	Wentylacja mechaniczna w szatniach i natryskach części sportowej Szkoły Podstawowej nr 10 im. Olimpijczyków Polskich w Suwałkach	STADIUM: PB	NR RYS.: 2
		SKALA: 1:50	
ADRES:	16-400 Suwałki; ul. Antoniewicza 5	RYSUNEK: Rzut parteru poziom II	
INWESTOR:	Szkoła Podstawowa nr 10 z oddziałami Integracyjnymi, ul. Antoniewicza 5; 16-400 Suwałki	Instalacja wentylacji	
PROJEKTANT:	mgr inż. Danuta Piśczatowska	NR UPR. Suw 75/90	DATA 26.04.2018
		DATA	PODPIS