

UKŁAD SIECI TN-C
 OCHRONA OD PORAŻEŃ POPRZEZ
 SAMOCZYNNY WYL. ZASILANIA

proj. szafa oświetlenia illuminacji SOI – zgodna ze standaryzacją UM Suwałki

ZASILANIE TYMCZASOWE
 PO WYKONANIU ZASILANIA DOCELOWEGO
 KABEL PODŁĄCZYĆ POD ZACISKI IMP. MIEJSKIEGO

proj. linia kablowa oświetlenia
 ulicznego (S026) wzdłuż etapu I


proj. ZKP zgodnie z WTP
 przy sTR 15/0,4kV

ZASILANIE DOCELOWE PO WYBUDOWANIU PRZYŁĄCZA PRZEZ PGE

PROJ. YAKXS4x25mm²
 L-35m

PROJ. YKY4x25mm²
 L-5m

GRANICA STRON
 GRANICA OPRACOWANIA

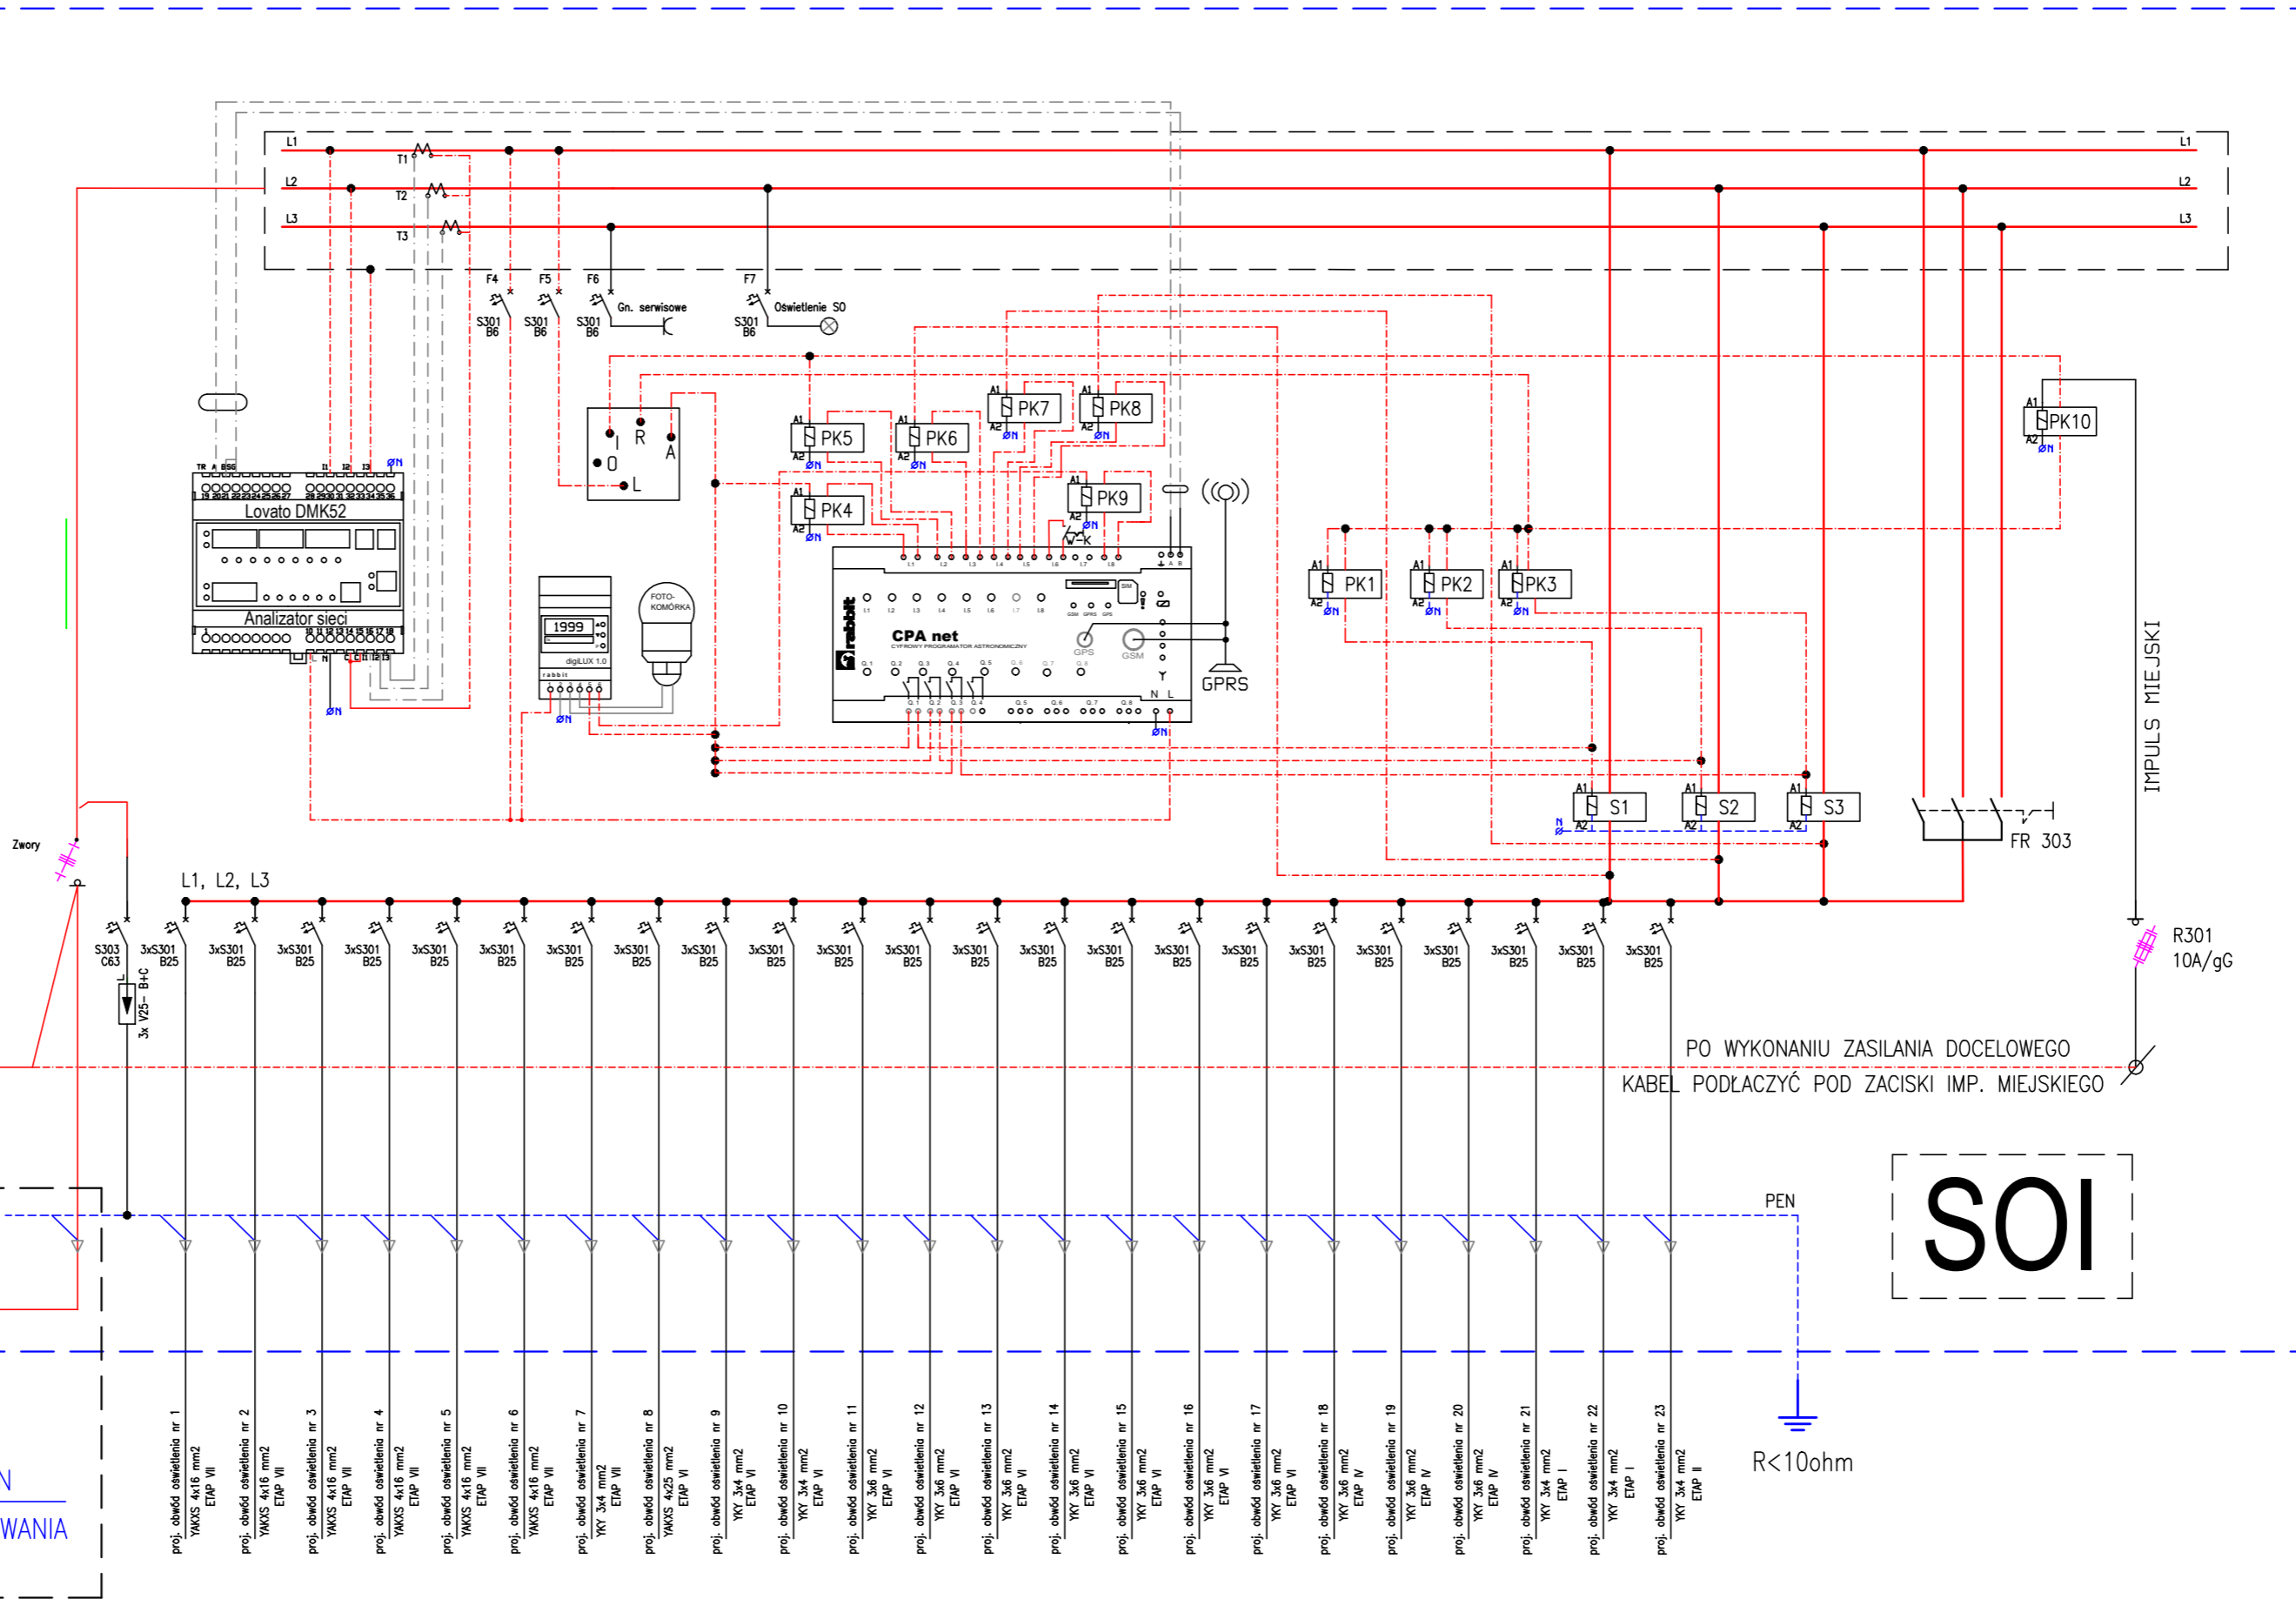

- Legenda:
- Wej. 11 – sygnalizacja sterowanie CPA
 - Wej. 12 – sygnalizacja sterowanie impuls kaskada
 - Wej. 13 – alarm-zanik fazy L1
 - Wej. 14 – alarm-zanik fazy L2
 - Wej. 15 – alarm-zanik fazy L3
 - Wej. 16 – alarm otwartych drzwi szafki (beznapięciowo)
 - Wej. 17 – nieaktywny
 - Wej. 18 – sygnalizacja czujnik zmiernychowy
 - Wej. 11-18 – wejścia beznapięciowe
 - Wyj. Q1-Q3 – styczniki załączane wg. zegara astronomicznego
 - Wyj. Q4 – załączenie redukcji (nieaktywny)
 - A – sterowanie CPA
 - R – sterowanie ręczne redukcja
 - LI – analizator sieci Lovato DMK52
 - W-K – wyłącznik krańcowy
 - PK1-P10 – przekaźnik ze stykiem zwiernym Legrand

| | | |
|--|-------------------------|-------------------|
| md Biuro Architektoniczne | | |
| <small>MD Polska Sp. z o.o. Kazimierska 1/13 71-043 Szczecin</small> | | |
| <small>tel. (091) 81 82 664 fax. (091) 81 82 664</small> | | |
| Inwestor / adres : Miasto Suwałki, 16-400 Suwałki, ul. A. Mickiewicza 1 | | |
| projekt / obiekt : PRZEBUDOWA, ROZBUDOWA I NADBUDOWA ZE ZMIANĄ SPOSOBU UŻYTKOWANIA BUDYNKU UŻYTECZNOŚCI PUBLICZNEJ "STAREJ ŁAZNI" ORAZ ZAGOSPODAROWANIE TERENÓW BULWARU NAD RZĘKĄ CZARNĄ HANCZĄ WRAZ Z NIEZBĘDNIĄ INFRASTRUKTURĄ TECHNICZNĄ W SUWAŁKACH W RAMACH ZADANIA "OPRACOWANIE KOMPLETNEJ DOKUMENTACJI TECHNICZNEJ ZAGOSPODAROWANIA ZIELENI PARKOWEJ, USŁUG SPORTOWYCH, TERENÓW DRÓG PUBLICZNYCH ORAZ KOMUNIKACJI ROZWOJOWEJ UJĘTYCH W MIEJSCOWYM PLANIE ZAGOSPODAROWANIA TERENU OGRANICZONEGO ULICAMI T. KOŚCISZKI, A. MICKIEWICZA ORAZ RZĘKĄ CZARNĄ HANCZĄ W SUWAŁKACH". ETAP 6 | | |
| adres inwestycji : dz. nr 11416, 11389/13, 11391/2, 11417, 11418, 11420, 11421/3, 11422, 11424, 11425, 11526/1, 11426/2, 11426/3, 11311/2, 30781/3 obr. 06 w Suwałkach | | |
| rysunek / temat / treść : SCHEMAT SZAFY OŚW. ILLUMINACJI - SOI | | |
| autor / projektant : imię i nazwisko : Piotr Markowski, upr. bud. w specj. elektr. bez ograniczeń Nr upr. ZAP/0218/POOE/11 | | |
| sprawdział : Mariusz Piątkowski, upr. bud. w specj. elektr. bez ograniczeń Nr upr. ZAP/0125/PWOF/11 | | |
| opracował : inż. Maciej Polak | | |
| faza : PB | branża : ELEKTRYCZNA | rys. nr : IEZ5 |
| skala : 1:500 | data : MAJ 2016 | |
| PRAWA AUTORSKIE ZASTRZEŻONE <small>Przedmiotowy projekt / utwór architektoniczny jest chroniony prawem autorskim zgodnie z art.11 nadsiętnie Ustawy o Prawie Autorskim i Prawach Pokrewnych z dn. 4 lutego 1994 roku (Dz.U. nr 24 poz.83 z 23 lutego 1994 r.)</small> | | |