



SOI

WG RYS. IEZ5


OBW. NR: 11 - YKY 3x6mm
~(335/300m)

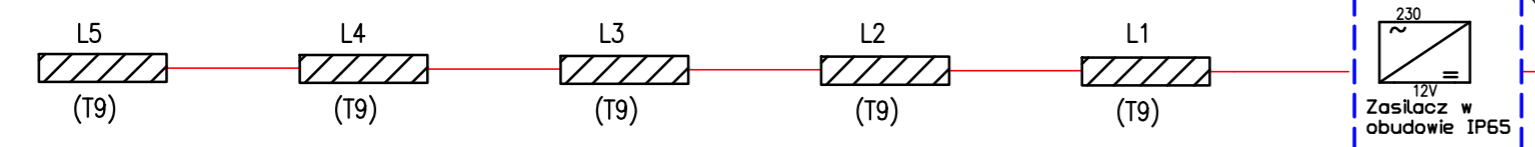


OBW. NR: 12 - YKY 3x6mm
~(335/300m)

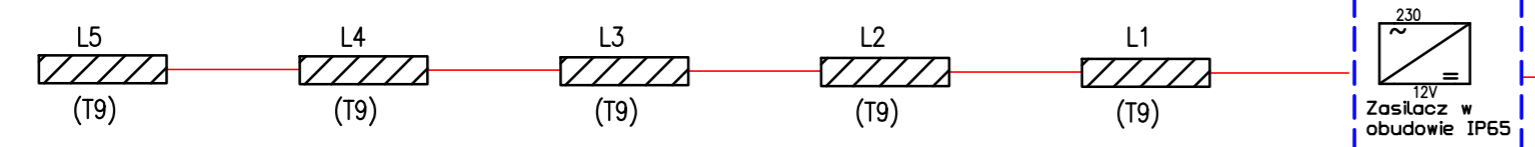


OBW. NR: 13 - YKY 3x6mm
~(335/300m)

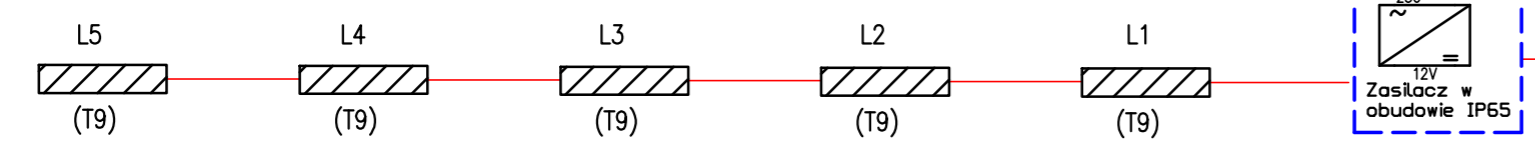


OBW. NR: 14 - YKY 3x6mm
~(335/300m)

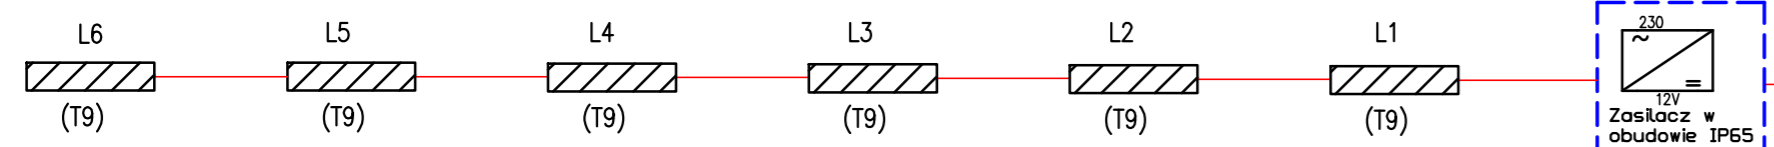


OBW. NR: 15 - YKY 3x6mm
~(335/300m)

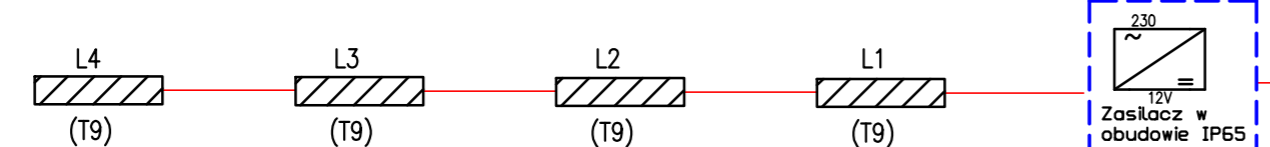

OBW. NR: 16 - YKY 3x6mm
~(335/300m)

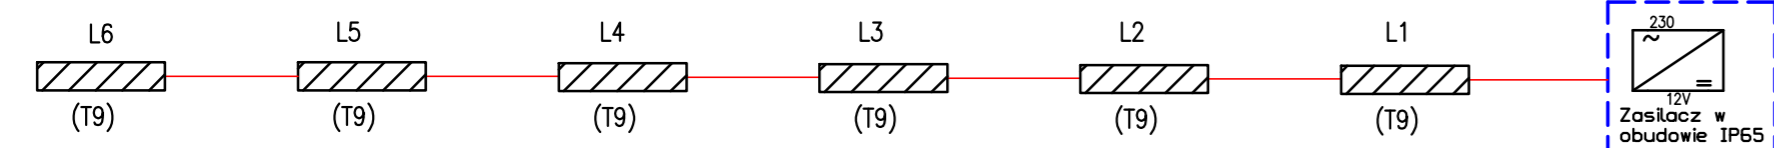


OBW. NR: 17 - YKY 3x6mm
~(335/300m)

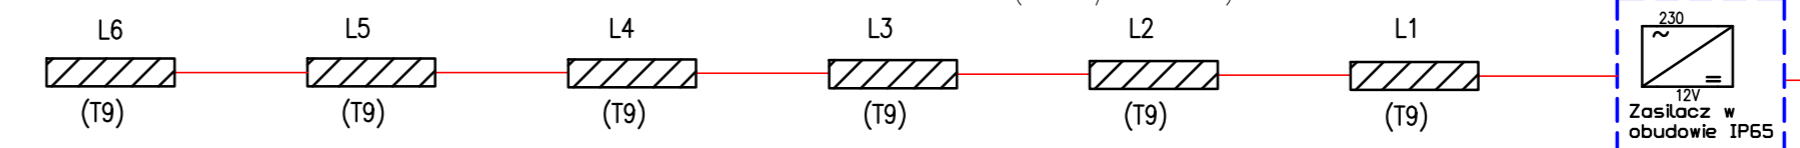

OBW. NR: 18 - YKY 3x6mm
~(335/300m)


fragment do wykonania na etapie 4

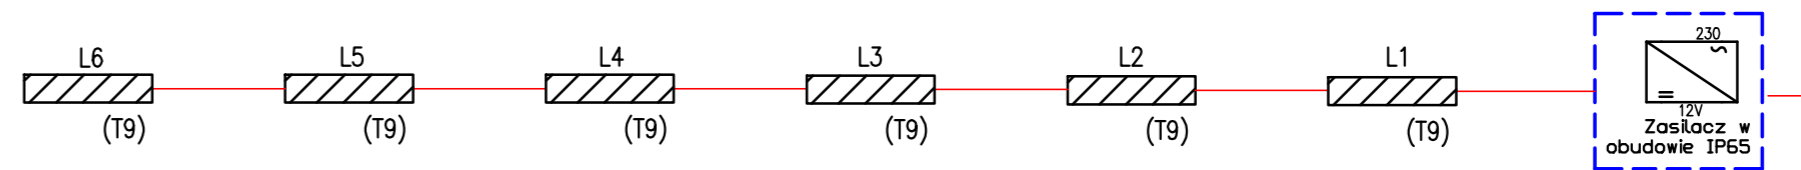


LEGENDA INST. ELE.:

- projektowana trasa kablowa
- (xx/yy) - oznaczenie dł. kabla/dł. wykopu
- (T9) - LED 15W TYP 9 - (T9)

OBW. NR: 19 - YKY 3x6mm
~(335/300m)

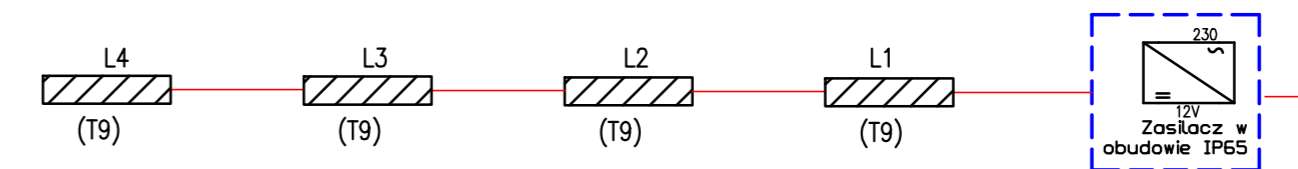

OBW. NR: 20 - YKY 3x6mm
~(335/300m)

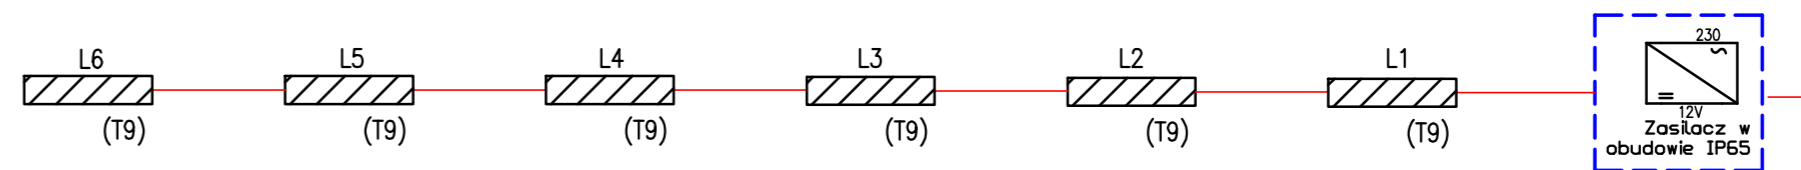

md Biuro Architektoniczne	
<small>MD Polska Sp. z o.o. Kazimierska 1/13 71-043-Szczecin</small>	
<small>tel. (91) 81 82 664 fax. (91) 81 82 664</small>	
inwestor / adres : Miasto Suwałki, 16-400 Suwałki, ul. A. Mickiewicza 1	
projekt / obiekt : PRZERUBOWA, ROZBUDOWA I NADBUDOWA ZE ZMIANA SPOSOBU UŻYTKOWANIA BUDYNKU UŻYTECZNOŚCI PUBLICZNEJ "STAREJ ŁAŹNI" ORAZ ZAGOSPODAROWANIE TERENÓW BULWARU NAD RZEKĄ CZARNĄ HANCZĄ WRAZ Z NIEZREBNĄ INFRASTRUKTURĄ TECHNICZNĄ W SUWAŁKACH W RAMACH ZADANIA "OPRACOWANIE KOMPLETNEJ DOKUMENTACJI TECHNICZNEJ ZAGOSPODAROWANIA ZIELENI PARKOWEJ, USŁUG SPORTOWYCH, TERENÓW DRÓG PUBLICZNYCH ORAZ KOMUNIKACJI ROWEROWEJ UJĘTYCH W MIEJSCOWYM PLANIE ZAGOSPODAROWANIA TERENU OGRANICZONEGO ULICAMI T. KOSCIUSZKI, A. MICKIEWICZA ORAZ RZEKĄ CZARNĄ HANCZĄ W SUWAŁKACH". ETAP 6	
adres inwestycji : dz. nr 11416, 11389/13, 11391/2, 11417, 11418, 11420, 11421/3, 11422, 11424, 11425, 11526/1, 11426/2, 11426/3, 11311/2, 30781/3 obr. 06 w Suwałkach	
rysunek / temat / treść : SCHEMAT OBWODÓW 11-20 ILUMINACJI	
autor / projektant : imię i nazwisko : Piotr Markowski, upr. bud.w specj. elektr. bez ograniczeń Nr upr. ZAP/0218/POOE/11	podpis :
sprawdził : Mariusz Piątkowski, upr. bud.w specj. elektr. bez ograniczeń Nr upr. ZAP/0125/PW0E/11	data :
opracował : inż. Maciej Polak	
faza : PB	branża : ELEKTRYCZNA
skala : 1:500	rvs. nr : MAJ 2016 IEZ8
PRAWA AUTORSKIE ZASTRZEŻONE <small>Przedmiotowy projekt / utwór architektoniczny jest chroniony prawem autorskim zgodnie z art.1 i następnymi Ustawy o Prawie Autorskim i Prawach Pokrewnych z dn. 4 lutego 1994 roku. (Dz.U. nr 24 poz.83 z 23 lutego 1994 r.)</small>	