


S01  
WG RYS. IEZ5  
proj. szafa oświetlenia iluminacji S01

OBW. NR: 10 - YKY 3x4mm  
(64/53m)

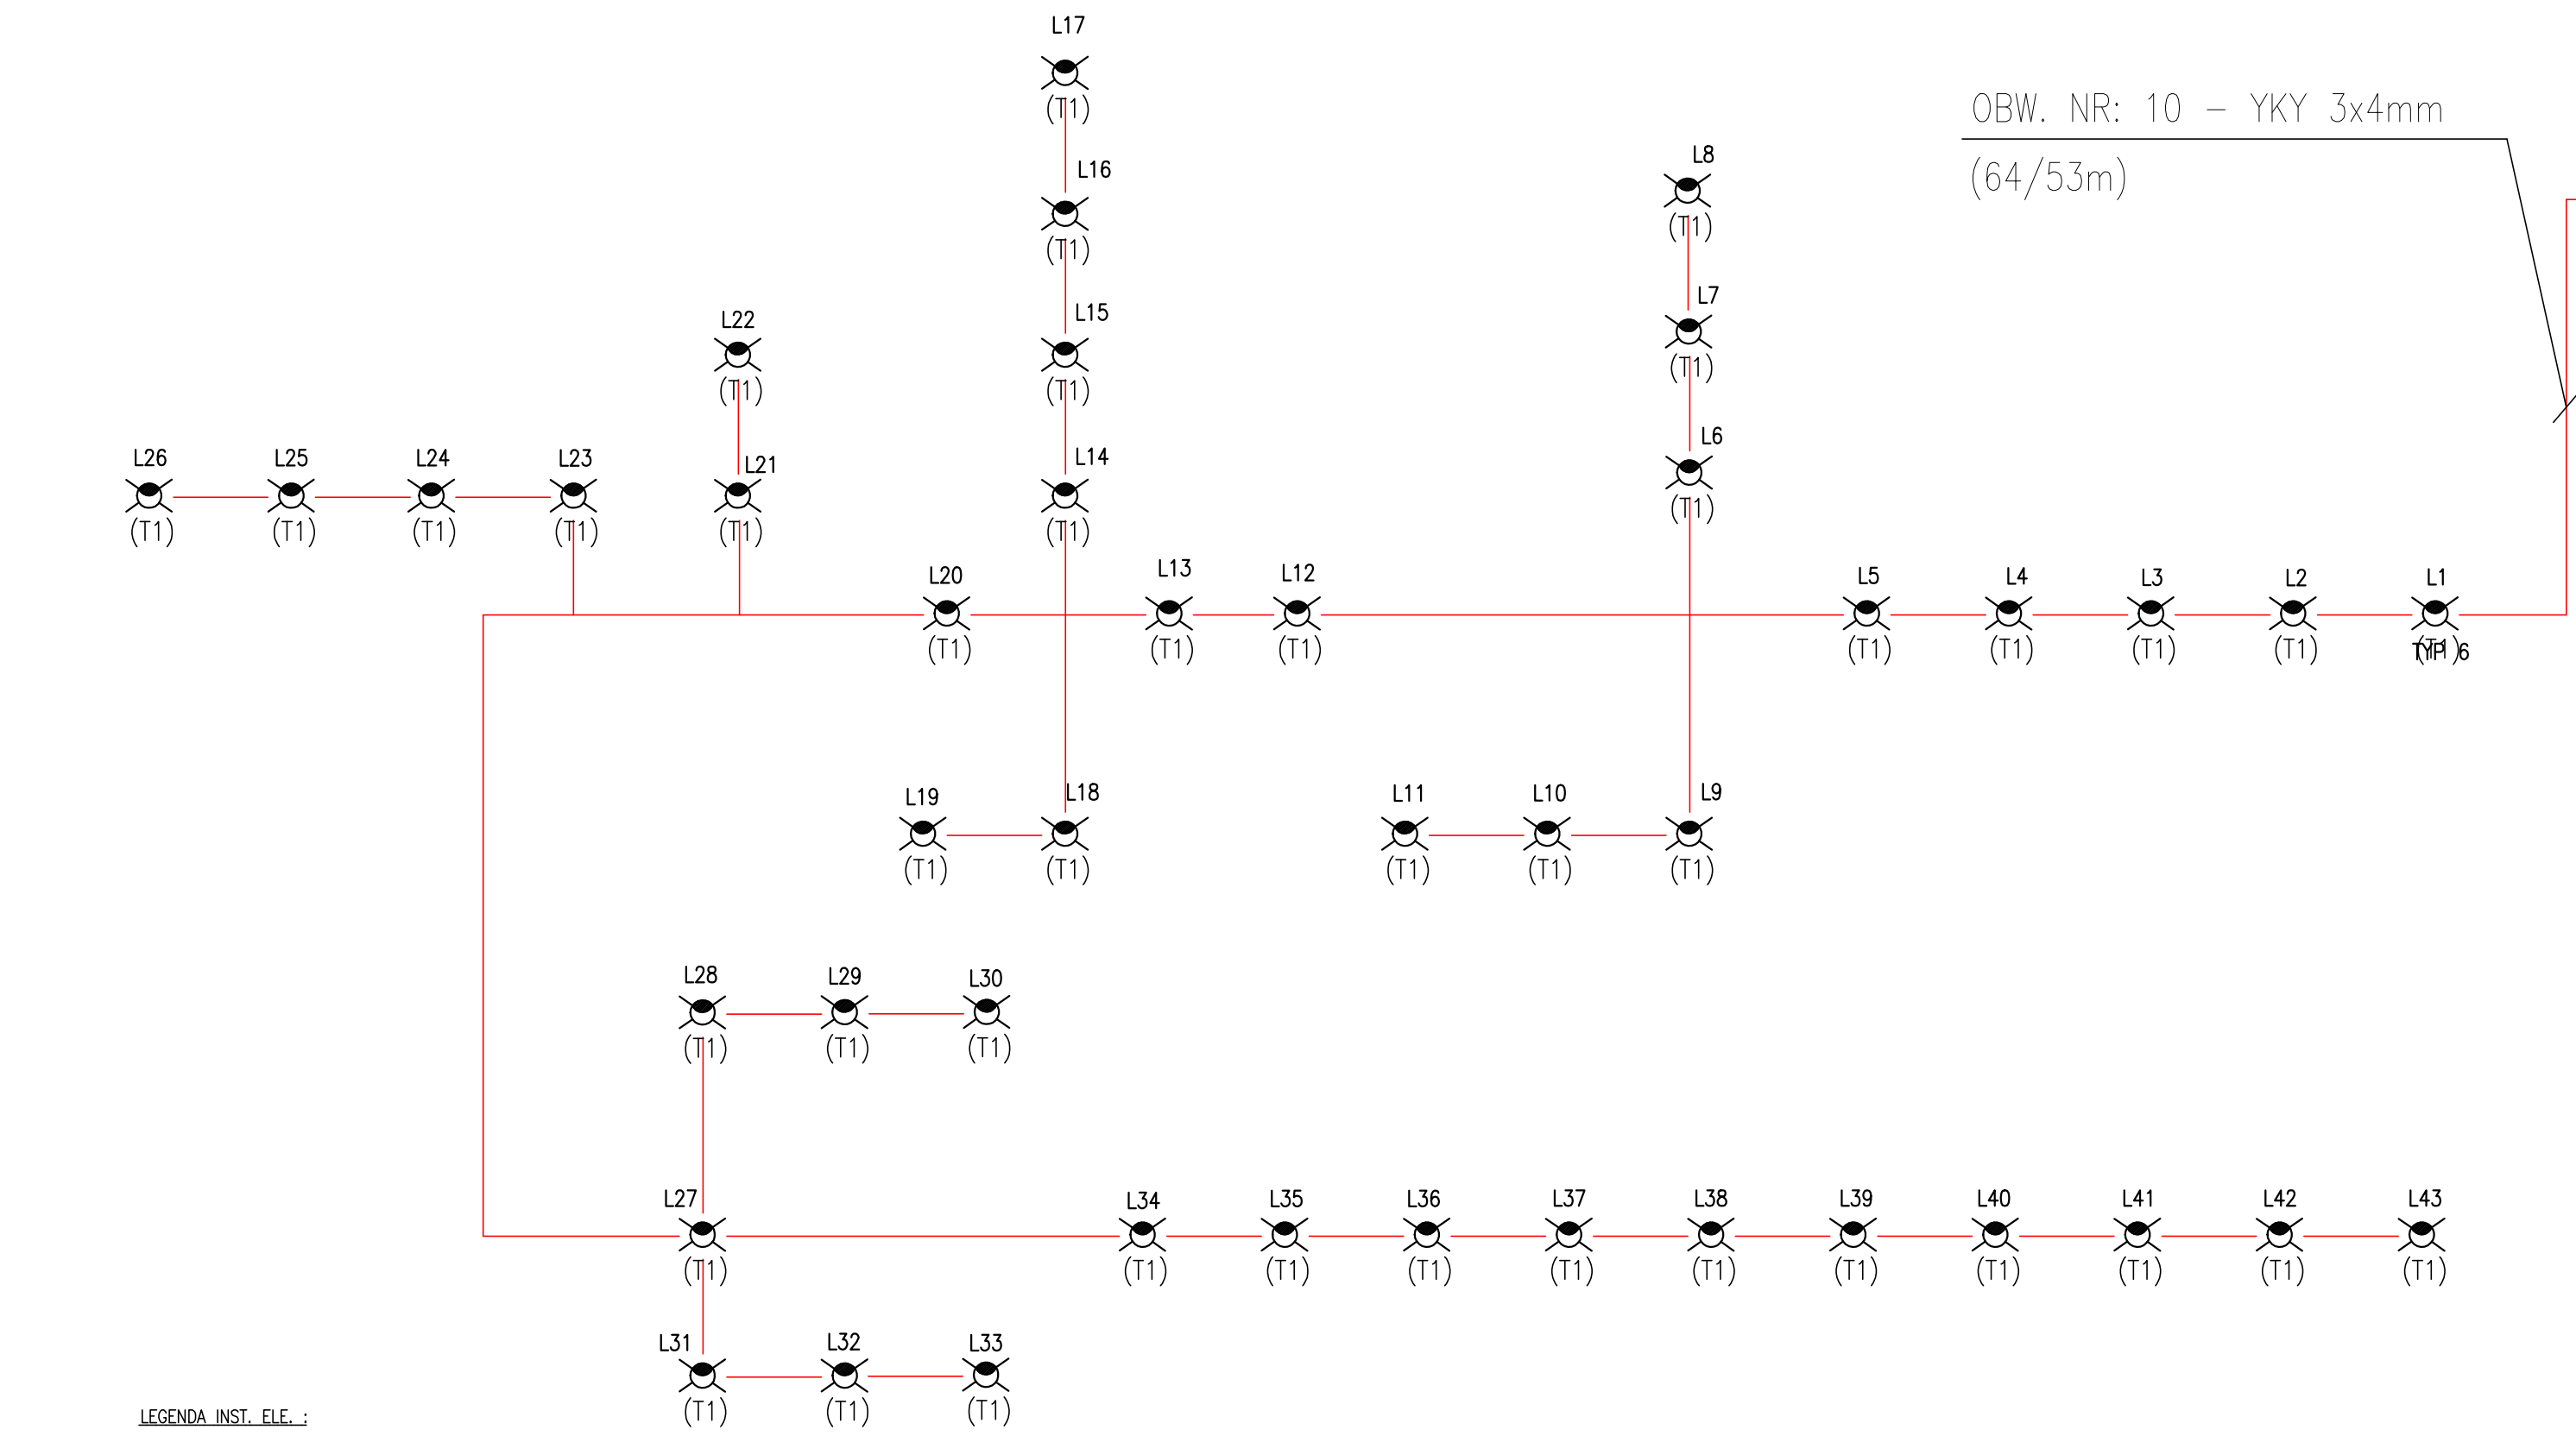

LEGENDA INST. ELE. :

- - projektowana trasa kablowa
- (x/yym) - oznaczenie dł. kabla/dł. wykopu
- (T1) - LED-13W E27 LO PCP  
TYP 6 - (T6)

<b>md</b> Biuro Architektoniczne		
MD Polska Sp. z o.o. Kazimierska 1/13 74-043 Szczecin		tel. (091) 81 82 664 fax. (091) 81 82 664
inwestor / adres : Miasto Suwałki, 16-400 Suwałki, ul. A. Mickiewicza 1		
projekt / obiekt : PRZEBUDOWA, ROZBUDOWA I NADBUDOWA ZE ZMIANĄ SPOSOBU UŻYTKOWANIA BUDYNKU UŻYTECZNOŚCI PUBLICZNEJ "STAREJ ŁAŹNI" ORAZ ZAGOSPODAROWANIE TERENÓW BULWARU NAD RZĘKĄ CZARNĄ HANICZĄ WRAZ Z NIEZBEDNĄ INFRASTRUKTURĄ TECHNICZNĄ W SUWAŁKACH W RAMACH ZADANIA "OPRACOWANIE KOMPLETNEJ DOKUMENTACJI TECHNICZNEJ ZAGOSPODAROWANIA ZIELENI PARKOWEJ, USŁUG SPORTOWYCH, TERENÓW DRÓG PUBLICZNYCH ORAZ KOMUNIKACJI ROWEROWEJ LUBYCH W MIEJSCOWYM PLANIE ZAGOSPODAROWANIA TERENU OGRANICZONEGO ULICAMI T. KOŚCISZKI, A. MICKIEWICZA ORAZ RZĘKĄ CZARNĄ HANICZĄ W SUWAŁKACH". ETAP 6		
adres inwestycji : dz. nr 11416, 11389/13, 11391/2, 11417, 11418, 11420, 11421/3, 11422, 11424, 11425, 11526/1, 11426/2, 11426/3, 11311/2, 30781/3 obr. 06 w Suwałkach		
rysunek / temat / treść : <b>SCHEMAT ILUMINACJI</b>		
autor / projektant	imię i nazwisko	podpis :
Piotr Markowski, upr. bud.w specj. elektr. bez ograniczeń Nr upr. ZAP/0218/POOE/11		
sprawdził		
Mariusz Piątkowski, upr. bud.w specj. elektr. bez ograniczeń Nr upr. ZAP/0125/PWOE/11		
opracował		
inż. Maciej Polak		
faza : PBW	branża : ELEKTRYCZNA	rys. nr : IEZ7
skala : 1:500	data : MAJ 2016	
<b>PRAWA AUTORSKIE ZASTRZEŻONE</b> <small>Przedmiotowy projekt / utwor architektoniczny jest chroniony prawem autorskim zgodnie z art.1 i następnymi Ustawy o Prawie Autorskim i Prawach Pokrewnych z dn. 4 lutego 1994 roku (DU nr 24 poz.83 z 23 lutego 1994 r.)</small>		