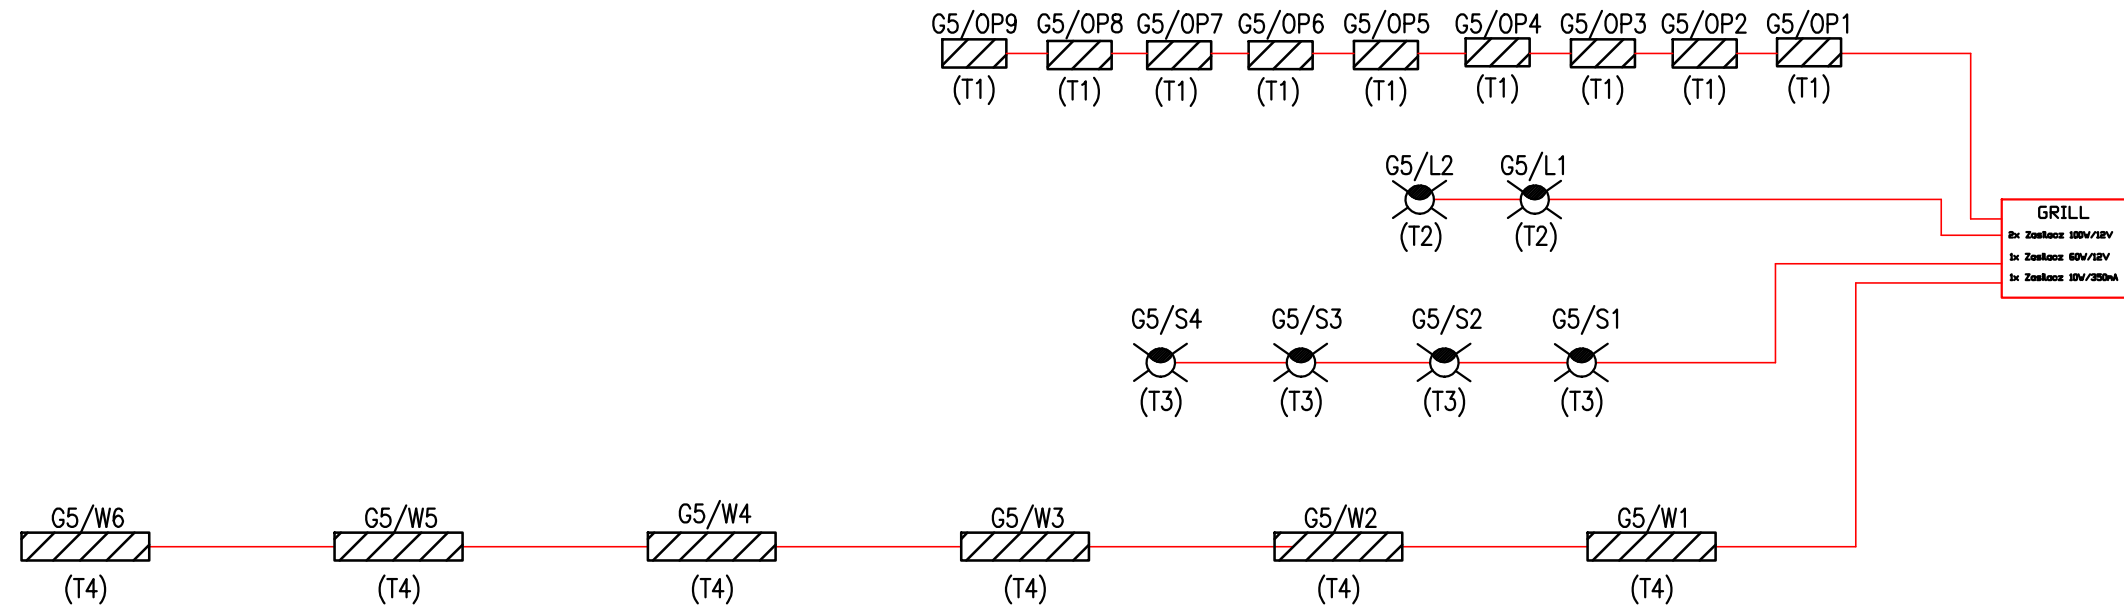

 
 
 
 
 


OBW. NR: 8 - YAKXS 4x25mm
(163/143m)



SOI
WG RYS. IEZ5
proj. szafa oświetlenia iluminacji SOI

LEGENDA INST. ELE.:

-  - projektowana trasa kablowa
-  - oznaczenie dł. kabla/dł. wykopu
-  - podświetlenie LED
TYP 1 - (T1)
-  - LED do doświetlenia pojazdu
TYP 2 - (T2)
-  - LUX12W0+LUXC5
TYP 3 - (T3)
-  - LED HP
TYP 4 - (T4)

md Biuro Architektoniczne	
MD Polska Sp. z o.o. Kazimierska 1/13 71-043 Szczecin	
tel. (091) 81 82 664 fax. (091) 81 82 664	
inwestor / adres : Miasto Suwałki, 16-400 Suwałki, ul. A. Mickiewicza 1	
projekt / obiekt : PRZEBUDOWA, ROZBUDOWA I NADBUDOWA ZE ZMIANĄ SPOSOBU UŻYTKOWANIA BUDYNKU UŻYTECZNOŚCI PUBLICZNEJ "STAREJ ŁAŹNI" ORAZ ZAGOSPODAROWANIE TERENÓW BULWARU NAD RZEKĄ CZARNĄ HAŃCZĄ WRAZ Z NIEZBEDNĄ INFRASTRUKTURĄ TECHNICZNĄ W SUWAŁKACH W RAMACH ZADANIA "OPRACOWANIE KOMPLETNEJ DOKUMENTACJI TECHNICZNEJ ZAGOSPODAROWANIA ZIELENI PARKOWEJ, USŁUG SPORTOWYCH, TERENÓW DRÓG PUBLICZNYCH ORAZ KOMUNIKACJI ROWEROWEJ ULIETECH W MIEJSCOWYM PLANIE ZAGOSPODAROWANIA TERENU OGRANICZONEGO ULICAMI T. KOŚCIUSZKI, A. MICKIEWICZA ORAZ RZEKĄ CZARNĄ HAŃCZĄ W SUWAŁKACH". ETAP 6	
adres inwestycji : dz. nr 11416, 11389/13, 11391/2, 11417, 11418, 11420, 11421/3, 11422, 11424, 11425, 11526/1, 11426/2, 11426/3, 11311/2, 30781/3 obr. 06 w Suwałkach	
rysunek / temat / treść : SCHEMAT ILUMINACJI "GRILL" - G5	
autor / projektant	imię i nazwisko
Piotr Markowski, upr. bud.w specj. elektr. bez ograniczeń Nr upr. ZAP/0218/POOE/11	podpis :
sprawił	
Mariusz Piątkowski, upr. bud.w specj. elektr. bez ograniczeń Nr upr. ZAP/0125/PWOE/11	
opracował	
inż. Maciej Polak	
faza : PB	branża : ELEKTRYCZNA
skala : 1:500	rys. - nr : IEZ13
data : MAJ 2016	
PRAWA AUTORSKIE ZASTRZEŻONE	
<small>Przedmiotowy projekt / utwór architektoniczny jest chroniony prawem autorskim zgodnie z art.1 i następnymi Ustawy o Prawie Autorskim i Prawach Pokrewnych z dn. 4 lutego 1994 roku (DU nr 24 poz.83 z 23 lutego 1994 r.)</small>	