

" S.C.
ul. Nr 8090
skiewicza 11B
05-114


GEODETA UPRAWNIONY
Świadectwo Głównego Geodety
Kraju Nr 8090
Krzysztof Kamiński

Zawawa dnia 2015.03.11

Linia nr 40 Stacja Kolejowa Suwałki km 96,3 - 97,0
Miejscowość: m. Suwałki
Jedn. ewidencyjna: 206301_1 m. Suwałki
Nr obręb: Nr 0009 Obręb nr 9
Woj. podlaskie
dz. nr 33806, 33775
Nr ks. zam. 212/2014
Nr ewid. zgłoszenia: 6511-2255/2014
Układ: 6 5/2
Poziom odniesienia: Krasocin t 60

MAPA SYTUACYJNO-WYSOKOŚCIOWA skala 1:500
DO CELÓW PROJEKTOWYCH

33778

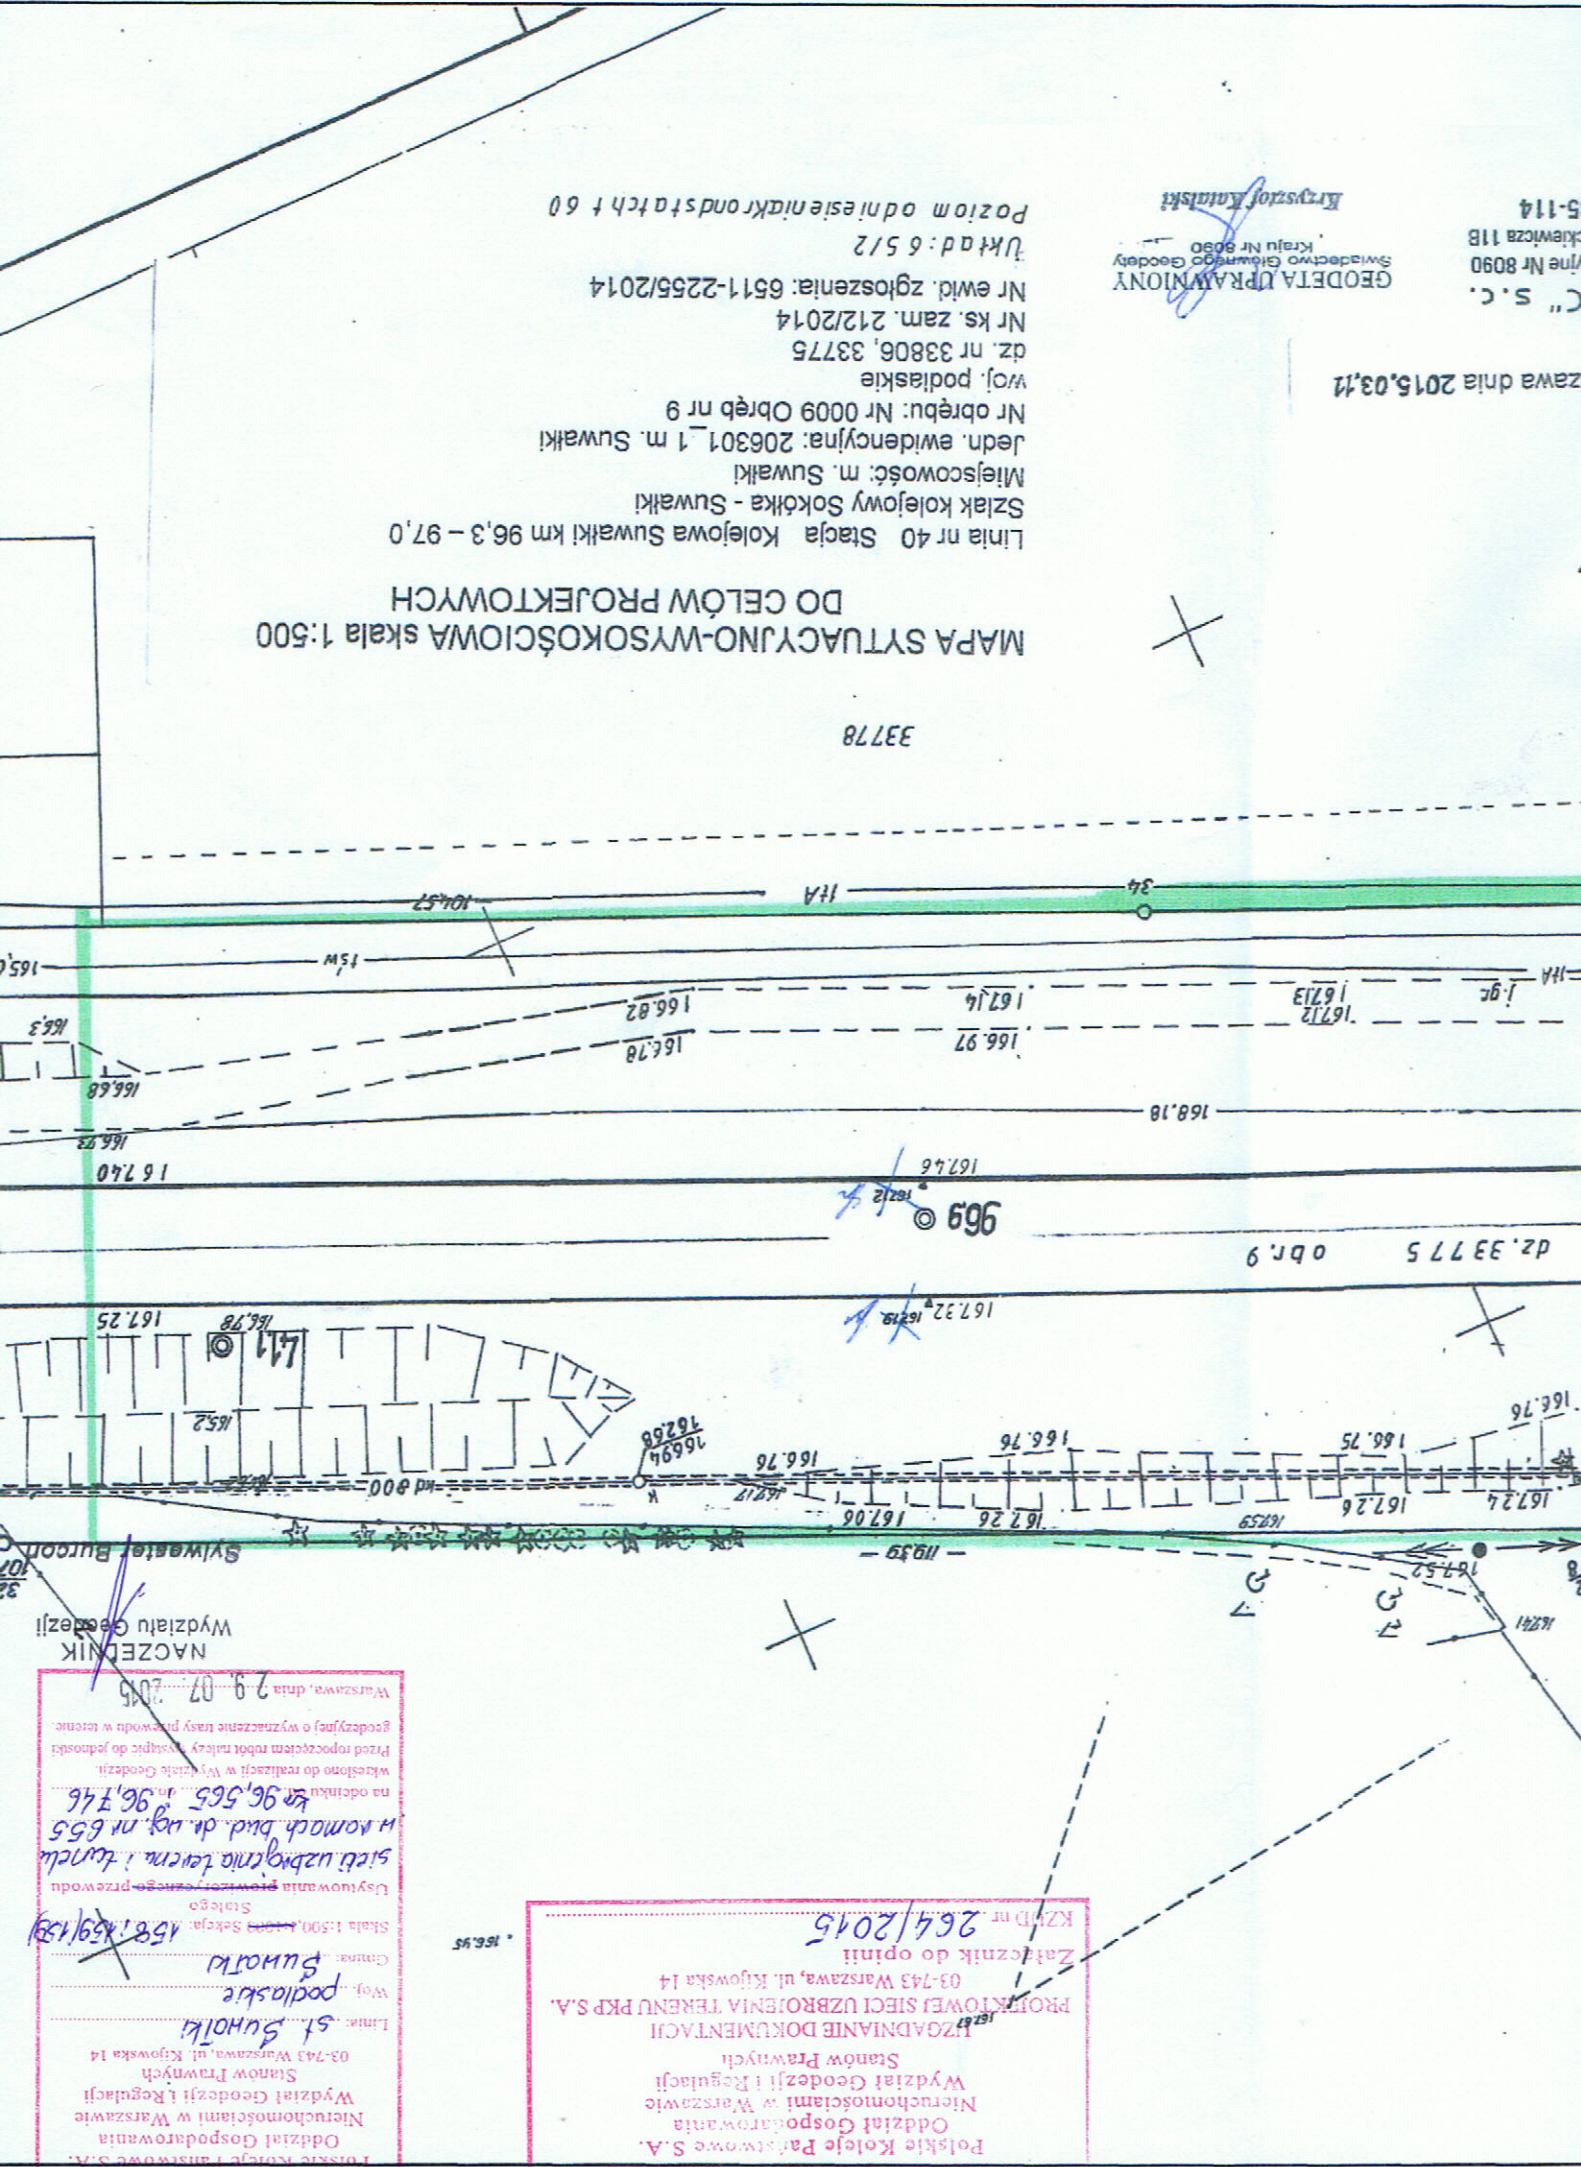

Linie: st. Suwałki
Woj. podlaskie
Gmina: Suwałki
Skala 1:500
Użytkownik: 1581/2015
Wydział Geodezji i Regulacji
Nieruchomości w Warszawie
Oddział Gospodarowania
Nieruchomościami w Warszawie
Stanów Prawnych
03-743 Warszawa, ul. Rzygowska 14
Polskie Koleje Państwowe S.A.

Załącznik do opinii
KZPD nr 264/2015
PROJEKTOWEJ SIĘCI UZBROJENIA TERENU PKP S.A.
03-743 Warszawa, ul. Rzygowska 14
HIZADNIANIE DOKUMENTACJI
Stanów Prawnych
Wydział Geodezji i Regulacji
Nieruchomości w Warszawie
Oddział Gospodarowania
Nieruchomościami w Warszawie
1581/2015

NAZELNIK
Wydziału Geodezji

Warszawa, dnia 29.07.2015
godezji) o wyznaczenie trasy przewodu w terenie
Przed rozpoczęciem robót należy wystąpić do jednostki
właścicielowi w Wydziale Geodezji
na odcinku km 96,565 do 96,746
w ramach bud. dr. ug. nr 655
sieci uzbrojenia terenu i tunelu
Użytkownika przewodu
Stacja