

UKŁAD SIECI TN-C
 OCHRONA OD PORAŻEŃ POPRZEZ
 SAMOCZYNNE WYL. ZASILANIA

proj. szafa oświetlenia iluminacji SOI – zgodna ze standaryzacją UM Suwałki


ZASILANIE TYMCZASOWE
 PO WYKONANIU ZASILANIA DOCELOWEGO
 KABEL PODŁĄCZYĆ POD ZACISKI IMP. MIEJSKIEGO

proj. linia kablowa oświetlenia
 ulicznego (SO26) wzdłuż etapu I

proj. ZKP zgodnie z WTP
 przy sTR 15/0,4kV

ZASILANIE DOCELOWE PO WYBUDOWANIU PRZYŁĄCZA PRZEZ PGE

- Legenda:
- Wej. I1 – sygnalizacja sterowanie CPA
 - Wej. I2 – sygnalizacja sterowanie impuls kaskada
 - Wej. I3 – alarm-zanik fazy L1
 - Wej. I4 – alarm-zanik fazy L2
 - Wej. I5 – alarm-zanik fazy L3
 - Wej. I6 – alarm otwartych drzwi szafki (beznapięciowo)
 - Wej. I7 – nieaktywny
 - Wej. I8 – sygnalizacja czujnik zmierzchowy
 - Wej. I1-I8 – wejścia beznapięciowe
 - Wyj. Q1-Q3 – styczniki złączane wg. zegara astronomicznego
 - Wyj. Q4 – załączenie redukcji (nieaktywne)
 - A – sterowanie CPA
 - R – sterowanie ręczne redukcja
 - LI – analizator sieci Lovato DMK52
 - W-K – wyłącznik krańcowy
 - PK1-P10 – przekaźnik ze stykiem zwiernym Legrand

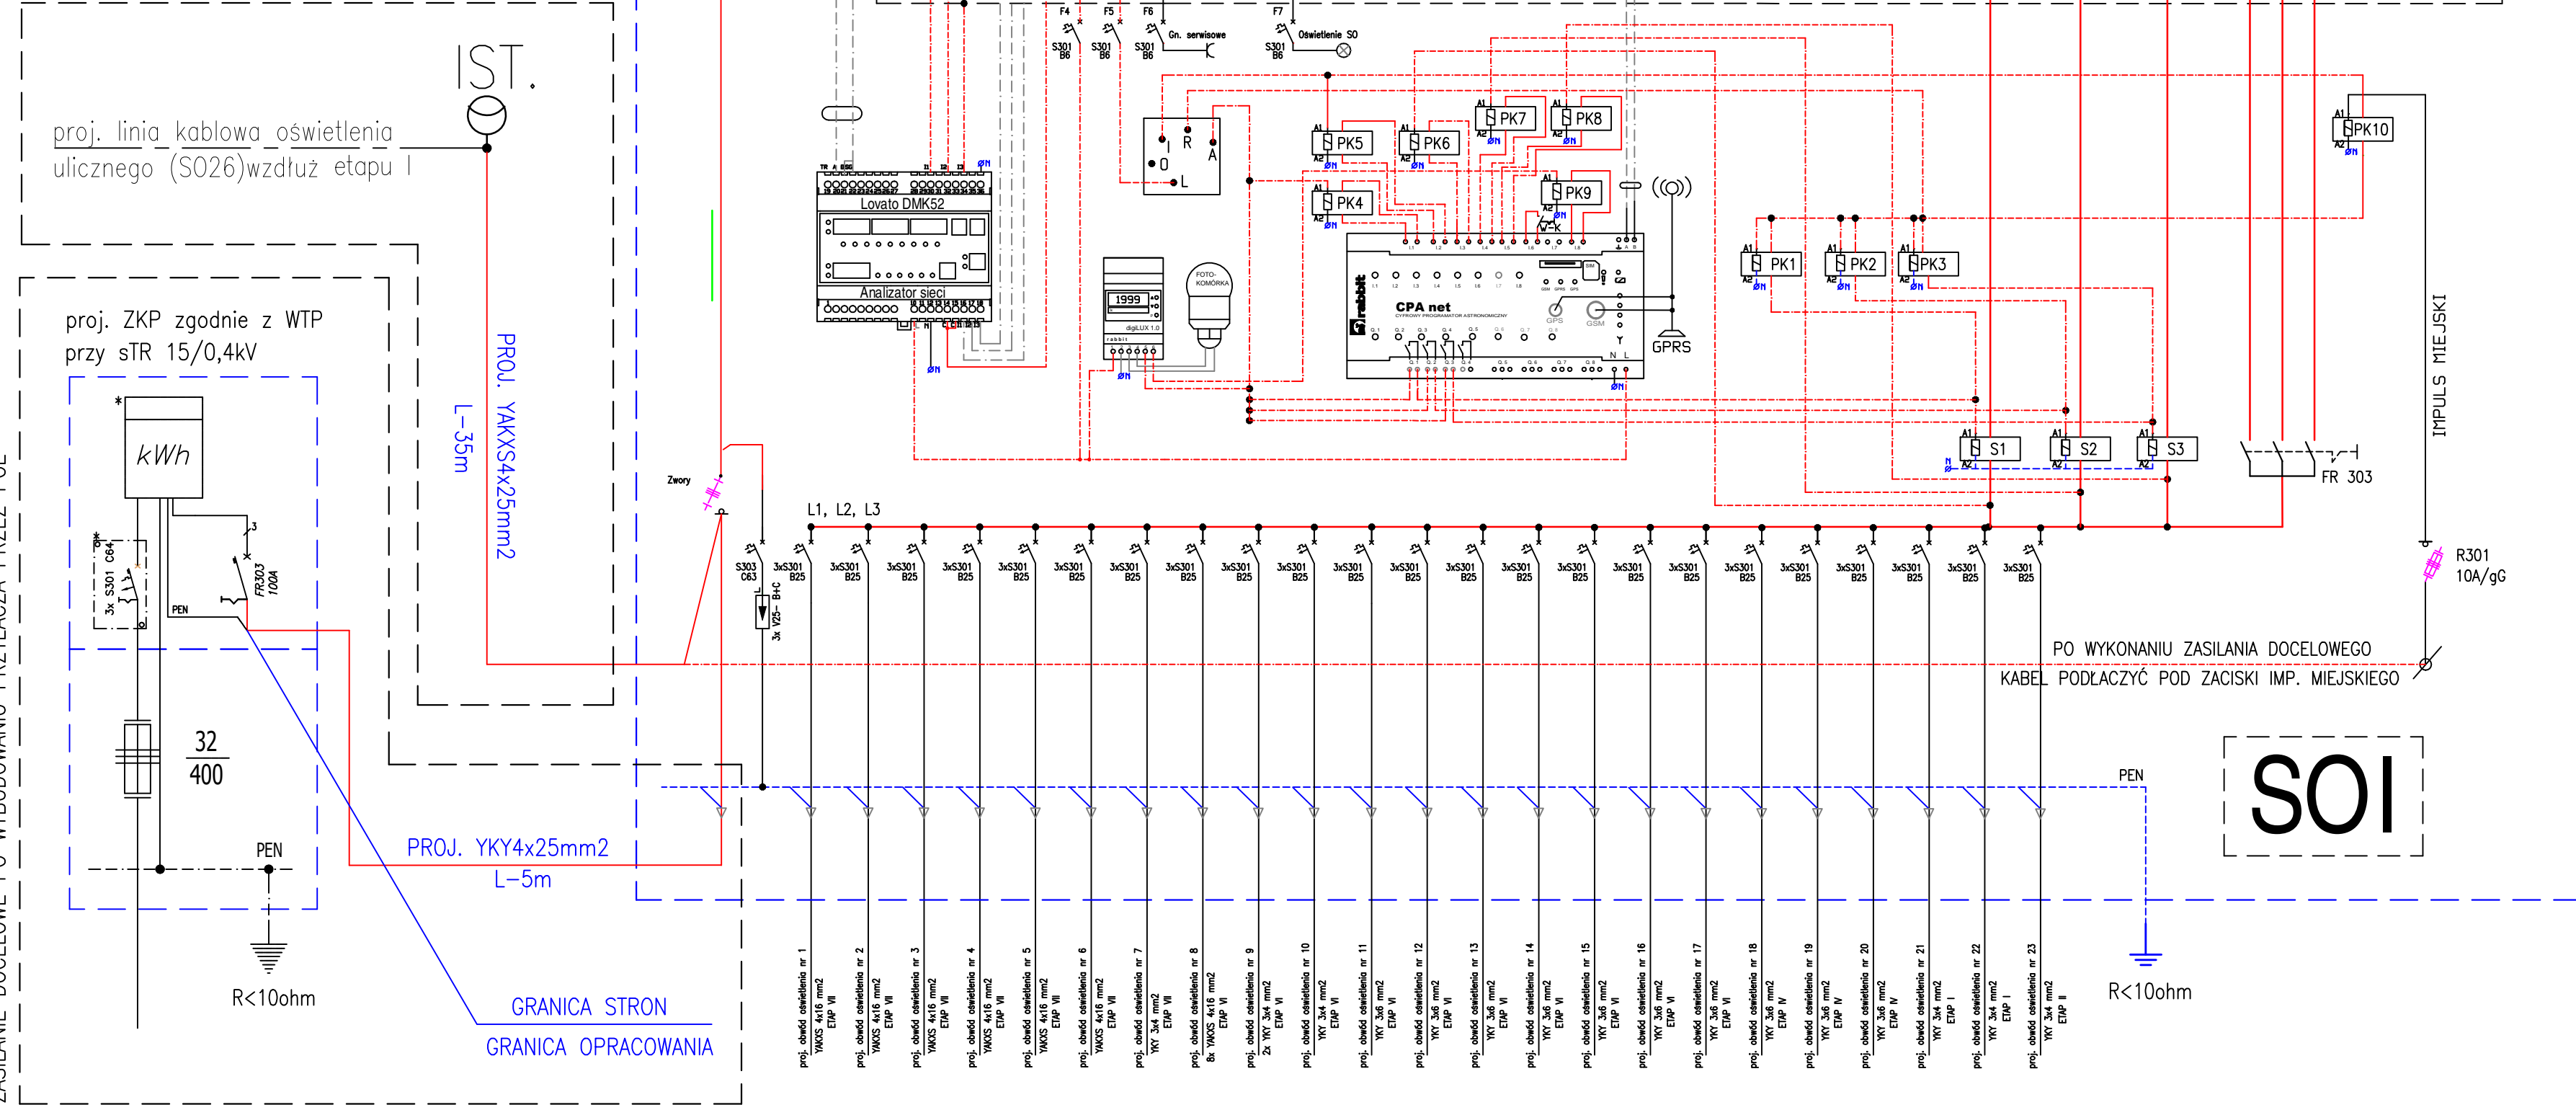

| | | |
|--|---|--|
| md Biuro Architektoniczne | | |
| MD Polska Sp. z o.o. Kazimiejska 11/13 71-043 Szczecin | | tel. (091) 81 82 664 fax. (091) 81 82 664 |
| Inwestor / adres : Miasto Suwałki, 16-400 Suwałki, ul. A. Mickiewicza 1 | | |
| projekt / obiekt : BUDOWA NOWEJ ULICY OD UL. 24 SIERPNIA DO GRANICY DZ. NR 11417 Z NIEZBUDYMNYM UZBROJENIEM TECHNICZNYM W SUWAŁKACH W RAMACH ZADANIA "OPRACOWANIE KOMPLETNEJ DOKUMENTACJI TECHNICZNEJ ZAGOSPODAROWANIA ZIELONI PARKOWEJ, USŁUG SPORTOWYCH, TERENÓW DRÓG PUBLICZNYCH ORAZ KOMUNIKACJI ROWEROWEJ UJĘTYCH W MIEJSCOWYM PLANIE ZAGOSPODAROWANIA TERENU OGRANICZONEGO ULICAMI T. KOŚCIUSZKI, A. MICKIEWICZA ORAZ RZĘKĄ HANĆCĄ W SUWAŁKACH". - ETAP 2, ILLUMINACJA | | |
| adres inwestycji : dz. nr: 11418, 11420, 11421/3, 11422, 11424, 11426/2, 11426/4, oraz dz. nr (czasowe zajęcie) 11427/5, 11428/10, 11426/3 obr. 06 w Suwałkach | | |
| rysunek / temat / treść : SCHEMAT SZAFY OŚW. ILLUMINACJI - SOI | | |
| autor / projektant imię i nazwisko podpis : Piotr Markowski, upr. bud.w specj. elektr. bez ograniczeń Nr upr. ZAP/0218/POOE/11 | | |
| sprawdził Mariusz Piątkowski, upr. bud.w specj. elektr. bez ograniczeń Nr upr. ZAP/0125/PWOE/11 | | |
| opracował | | |
| faza : skala : 1:500 | branża : data : ELEKTRYCZNA MAJ 2016 | nys. nr : IEZ3 |
| PRAWA AUTORSKIE ZASTRZEŻONE Przedmiotowy projekt / utwór architektoniczny jest chroniony prawem autorskim zgodnie z art. 1 i następnymi Ustawy o Prawie Autorskim i Prawach Pokrewnych z dn. 4 lutego 1994 roku (Dz.U. nr 24, poz.83 z 23 lutego 1994 r.) | | |