


**PLAN SYTUACYJNO - WYSOKOŚCIOWY**  
**BUDOWA ULICY BEZ NAZWY-DROGA GMINNA NR 101398B**  
**NA ODCINKU OD UL. SZPITALNEJ DO UL. M. REJA W SUWAŁKACH**  
**WRAZ Z UZBROJENIEM TECHNICZNYM**  
**SKALA 1:250**

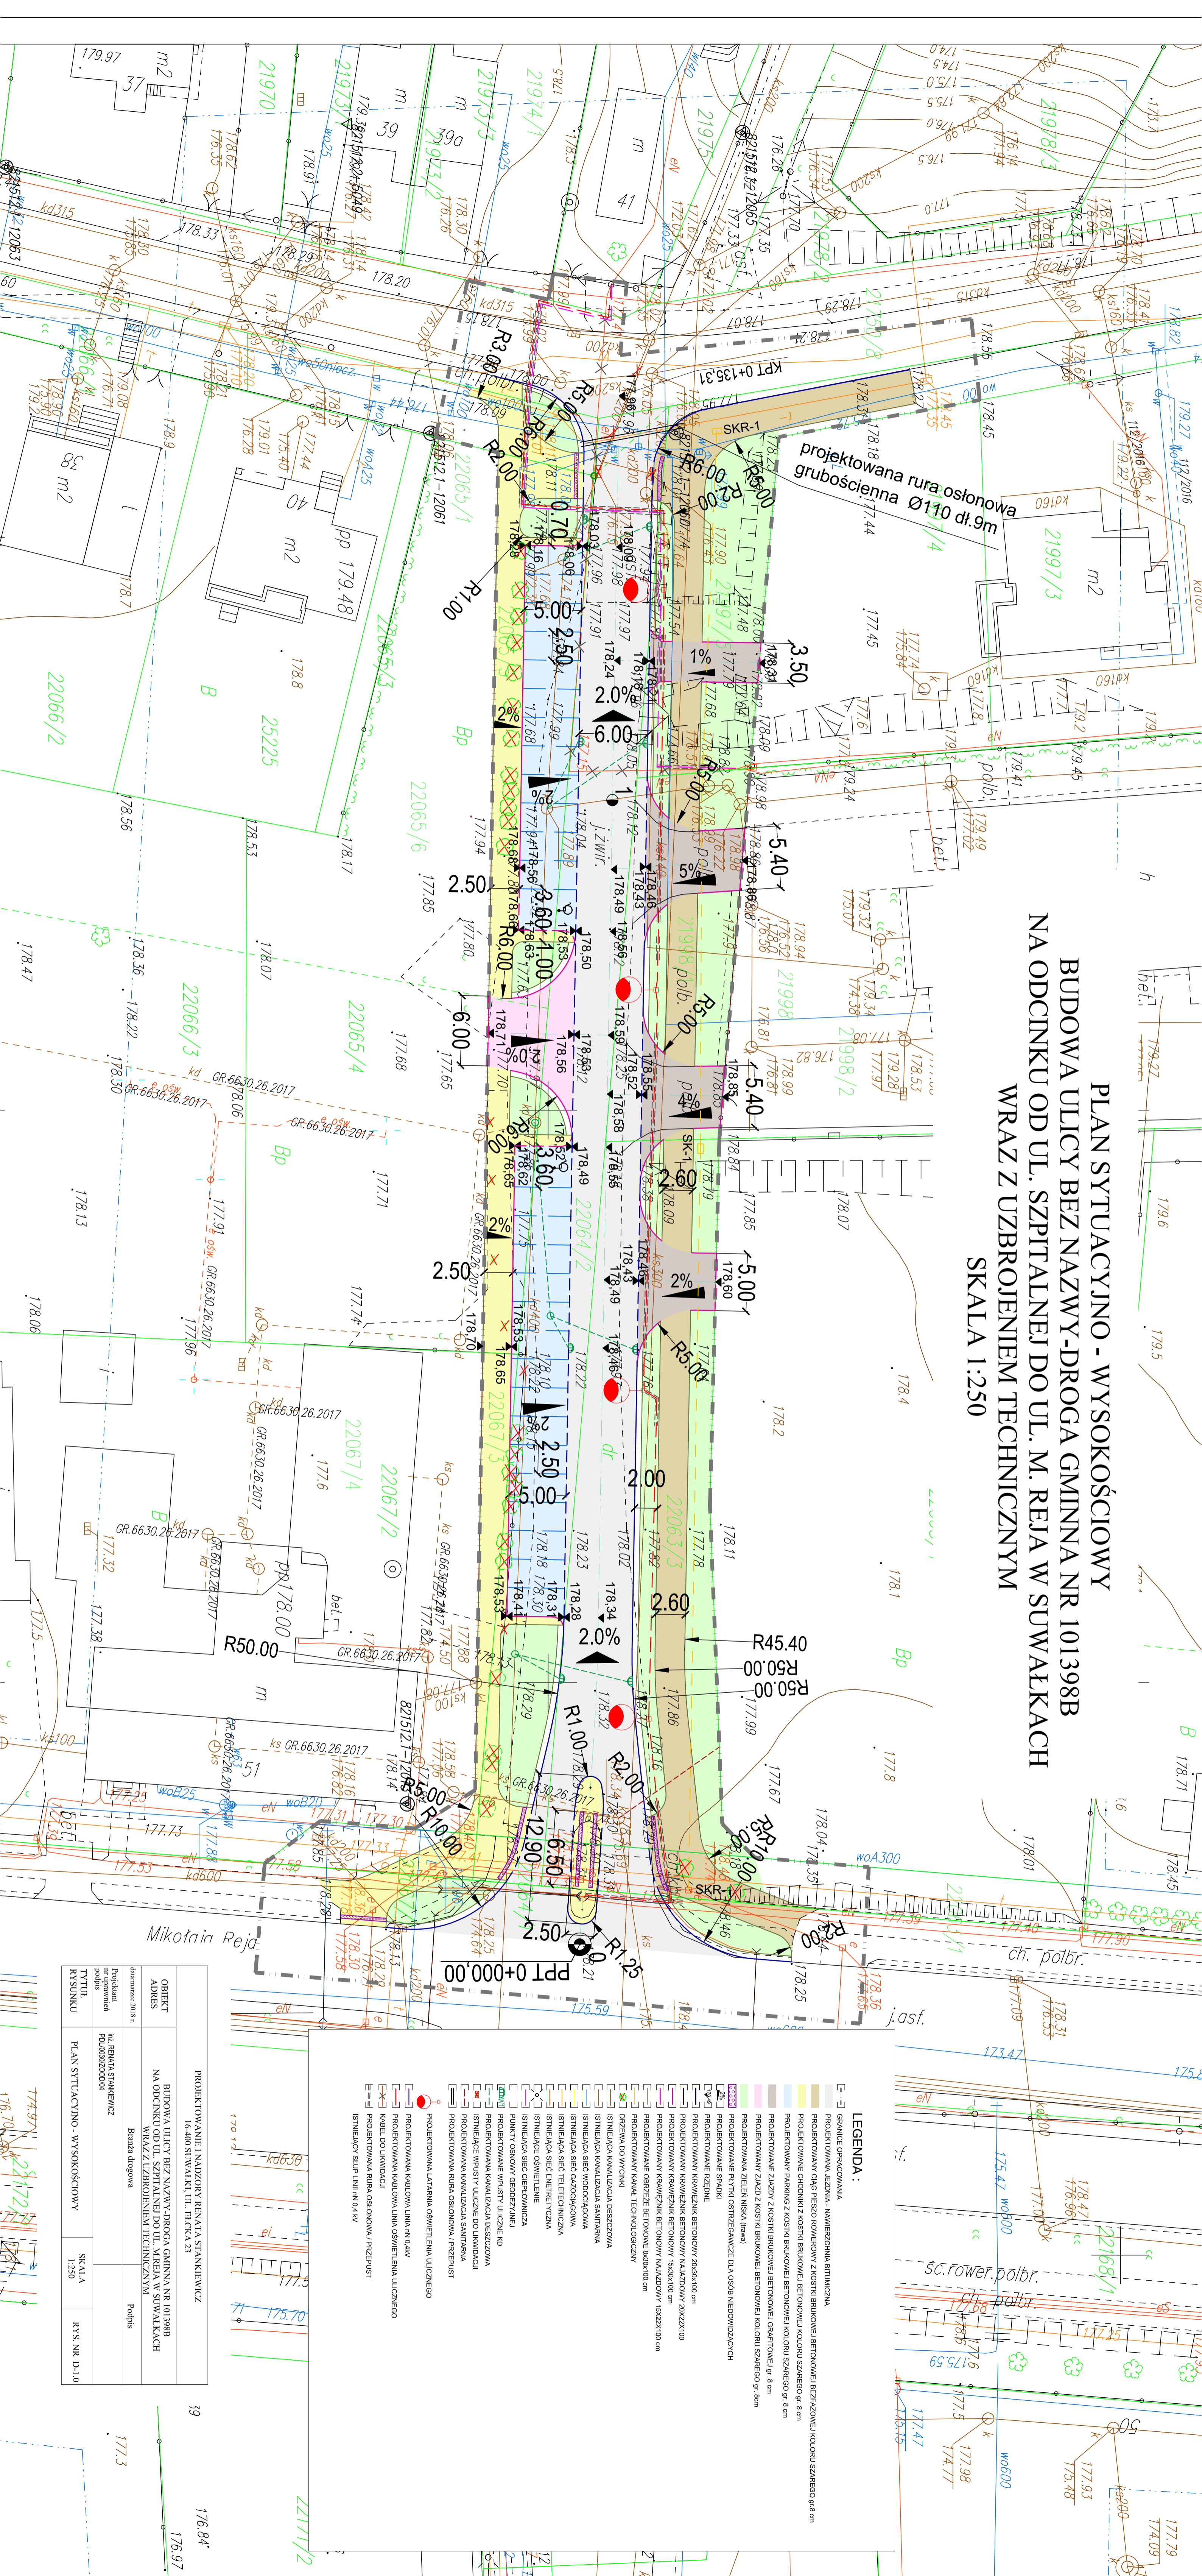

**LEGENDA:**

- [-] GRANICE OGRADCZANIA
- [---] PROJEKTOWANA JEZDNIWA - NAWIERZCHNIĄ BITUMIENNA
- [---] PROJEKTOWANY CIĄG PIESZO-ROWEROWY Z KOSTKI BRUKOWEJ BETONOWEJ BEZPRAWNEJ KOLORU SZAREGO gr.8 cm
- [---] PROJEKTOWANE CHODNIKI Z KOSTKI BRUKOWEJ BETONOWEJ KOLORU SZAREGO gr. 8 cm
- [---] PROJEKTOWANY PARKING Z KOSTKI BRUKOWEJ BETONOWEJ KOLORU SZAREGO gr. 8 cm
- [---] PROJEKTOWANE ZŁAZKI Z KOSTKI BRUKOWEJ BETONOWEJ KOLORU SZAREGO gr. 8 cm
- [---] PROJEKTOWANA ZIELENA NISKA (tzw. "tzw.")
- [---] PROJEKTOWANE PŁYTY OSTRZEŻAWCZE DLA OSÓB NIEWIDZĄCYCH
- [---] PROJEKTOWANE SPADKI
- [---] PROJEKTOWANY KRAWĘŻNIK BETONOWY 20x30x100 cm
- [---] PROJEKTOWANY KRAWĘŻNIK BETONOWY 15x30x100 cm
- [---] PROJEKTOWANY KRAWĘŻNIK BETONOWY 15x20x100 cm
- [---] PROJEKTOWANE OGRĘBIE BETONOWE 8x30x100 cm
- [---] PROJEKTOWANE OGRĘBIE BETONOWE 15x20x100 cm
- [---] PROJEKTOWANA KANALIZACJA DESZCZOWA
- [---] PROJEKTOWANA KANALIZACJA SANITARNIA
- [---] PROJEKTOWANA SIEĆ WODOCIĄGOWA
- [---] PROJEKTOWANA SIEĆ GAZOWA
- [---] PROJEKTOWANA SIEĆ TELEFICZNA
- [---] PROJEKTOWANA SIEĆ ENERGETYCZNA
- [---] PROJEKTOWANA SIEĆ OŚWIETLENIA
- [---] PROJEKTOWANA SIEĆ Ciepłownicza
- [---] PUNKTY OSNOWY GEODEZYJNEJ
- [---] PROJEKTOWANA KANALIZACJA DESZCZOWA
- [---] PROJEKTOWANE WPISY ULICZNE DO LIRYDACJI
- [---] PROJEKTOWANA RURA OSŁONOWA I PRZEPUST
- [---] PROJEKTOWANA LATARNA OŚWIETLENIA ULICZNEGO
- [---] PROJEKTOWANA KABELONA LINA NA 0,4 kV
- [---] PROJEKTOWANA KABELONA LINA OŚWIETLENIA ULICZNEGO
- [---] KABEL DO LIRYDACJI
- [---] PROJEKTOWANA RURA OSŁONOWA I PRZEPUST
- [---] ISTNIEJĄCY SIŁP. LINII 0,4 kV

PROJEKTOWANIE I NADZORY RENATA STANKIEWICZ 16-400 SUWAŁKI, UL. EICKA 23			
OBIEKT	BUDOWA ULICY BEZ NAZWY-DROGA GMINNA NR 101398B	Podpis	
ADRES	NA ODCINKU OD UL. SZPITALNEJ DO UL. M. REJA W SUWAŁKACH		
WRAZ Z UZBROJENIEM TECHNICZNYM			
Branża drogową			
Podpis			
TYTUŁ			
PLAN SYTUACYJNO - WYSOKOŚCIOWY		SKALA	1:250
RYSUNEK		RYS. NR	D-1.0