


Mapa do celów projektowych - ARKUSZ NR 3		Skala mapy 1:500
Godło arkusza mapy	8.215.11.10.3.3	Oznaczenie i informacje o służebnościach gruntowych mających wpływ na zagospodarowanie gruntów, zlokalizowanych w granicach projektowanej inwestycji
Jednostka ewid.	M. Suwałki 206301_1	
Obszar ewid.	Obszar nr 3 0003	Oznaczenie i symbol konturu użytku gruntowego, który nie jest uwzględniony w bazie danych ewidencji gruntów i budynków
Numer działki	30190/3, 30908, 30909/4, 30909/5, 34322	
Ulica, nr		Oznaczenie granicy obszaru, który był przedmiotem aktualizacji
Układ współrz. płaskich	2000/24	
Układ wysokości	Kronsztad 60	Wykonawca: <b>GEODETA UPRAWNIONY GEOINWEST</b> Artur Wasilewski 16-400 Suwałki, ul. Ultra 2c lok. 32 NIP 844-175-61-80, REGON 200243370 mgr inż. Artur Wasilewski tel. 691-855-949, e-mail: ar_gd@wp.pl
Identyfikator pracy geod.	GR.6642.1.609.2018	
Stan aktualności mapy na dzień:		
09 LIP. 2018		



Poświadczam, że niniejszy dokument został opracowany w wyniku prac geodezyjnych i kartograficznych, których rezultaty zawiera operat techniczny wpisany do ewidencji materiałów państwowego zasobu geodezyjnego i kartograficznego	
Organ prowadzący państwowy zasob geodezyjny i kartograficzny	PREZYDENT MIASTA SUWAŁEK
Identyfikator ewidencyjny materiału zasobu operatu technicznego	P. 2003. 2018. 584
Data wpisania operatu technicznego do ewidencji materiałów zasobu	17 LIP. 2018
Imię, nazwisko i podpis osoby reprezentującej organ	Z up. Prezydenta Miasta mgr inż. Jacek Schabanis Inspektor w Wydziale Geodezji

W obszarze opracowania mapy (opracowanie projektu) znajdują się punkty osnowy geodezyjnej, która podlega ochronie. Zgodnie z art. 48 pkt 1 ustawy z dnia 17 maja 1989 r. Prawo geodezyjne i kartograficzne, kto niszczy, uszkadza i przemieszcza znaki geodezyjne podlega karze grzywny.

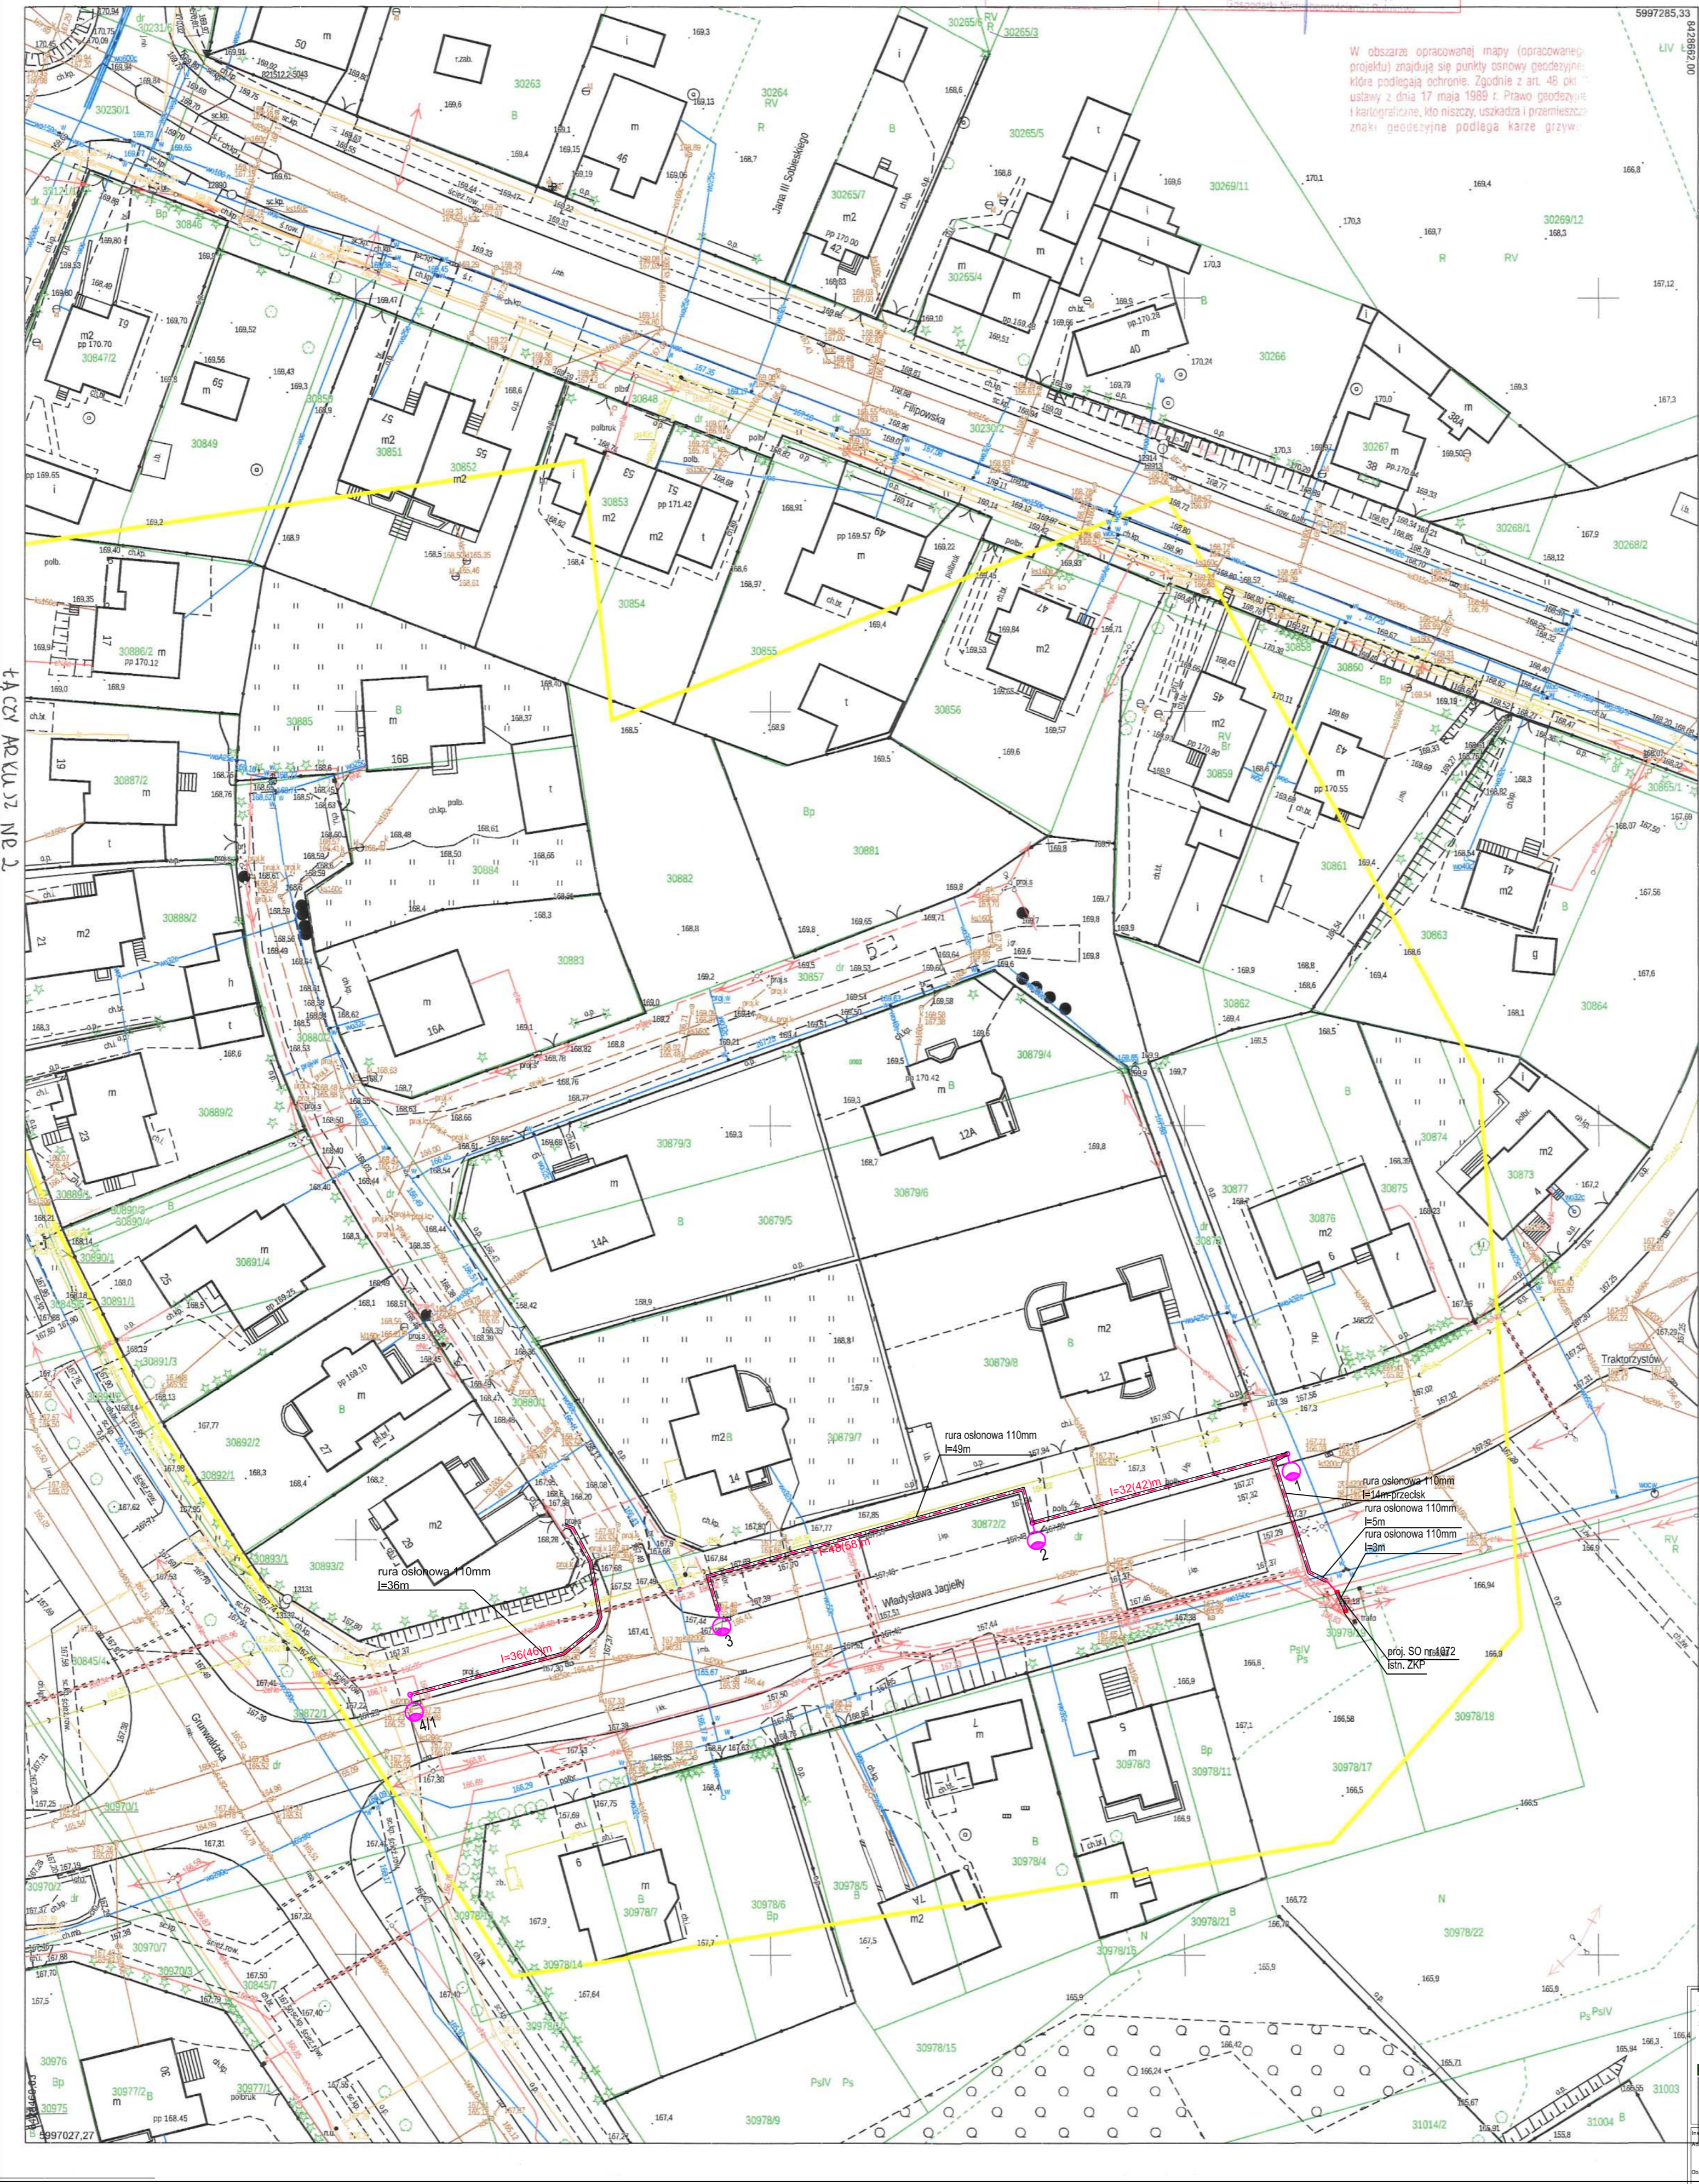

Zarząd Dróg i Zieleni w Suwałkach  
Uzgodniono z uwzględnieniem uwag zawartych w piśmie z dnia 19.11.2018 r.  
Znak 2018/1550 - 533/19399/2018

DYREKTOR  
Zarządu Dróg i Zieleni w Suwałkach  
mgr inż. Tomasz Drejer

- LEGENDA:
- linia kablowa oświetleniowa
  - proj. słup oświetleniowy typ SAL-9 o wysm. 9m kolor: anodowany naturalny z wysięgnięciem Wt 1/1,5/3,7/5 na fundamencie B=70
  - rura osłonowa
  - zakres opracowania oraz oddziaływania obiektu

P.H.U. "PRO-GRES" Marian Malinowski ul. Kościuszki 110/3, 16-400 Suwałki tel. 607-732-663 e-mail: mmarian12@wp.pl	
Projekt zagospodarowania terenu arkusza nr 3	
Specjalność: ELEKTRYCZNA	Forma: PROJEKT BUDOWLANY
Projektant: mgr inż. Marian Malinowski PDU/0137/POE/11	
Sprawdził: mgr inż. Mariusz Ostrowski PDU/0138/POE/11	
Plan: 09/2018	Skala: 1:500
Numer rysunku: E-3	