


1:100
1:250

p.p.t. 165 m n.p.m.

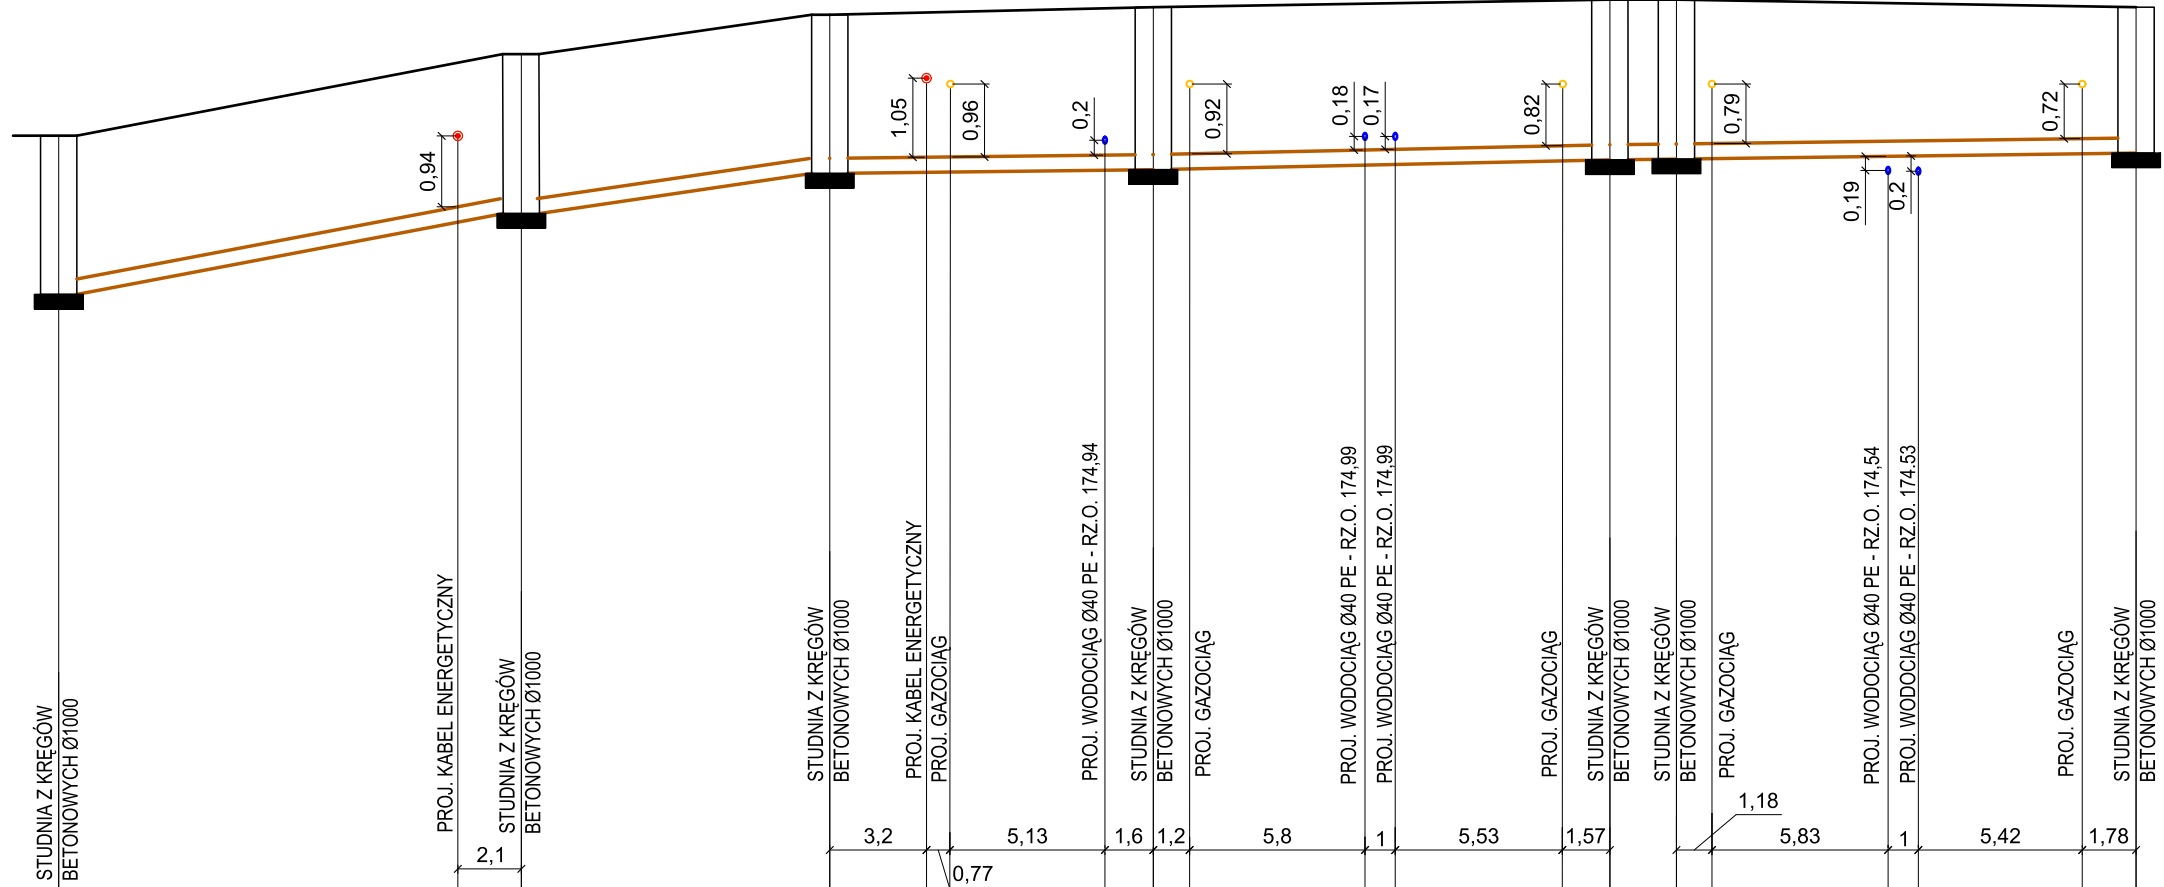

RZĘDNE TERENU	m	175,00	176,08	176,60	176,70	176,80	176,80	176,70
RZĘDNE DNA KANAŁU	m	172,90	173,97	174,50	174,55	174,68	174,69	174,77
ŚREDNICE DŁUGOŚCI	mm m	0,200PVC						
ŚREDNICA	m	0,200PVC						
SPADEK	%	7,0%		5,2%			0,5%	
ZAGŁĘBIENIE	m	2,10	2,11	2,10	2,15	2,12	2,11	1,93
ODLEGŁOŚCI	m	0,00	15,3	10,2	25,5	10,7	36,2	15,1
						51,3	2,2	53,5
								15,2
								68,7

(Ks53)

(Ks78)

(Ks79)

(Ks80)

(Ks81) (Ks82)

(Ks83)

USŁUGI PROJEKTOWE I INFORMATYCZNE DANUTA PISZCZATOWSKA UL. SIKORSKIEGO 57A 16-400 SUWAŁKI		
OBIEKT ADRES	Budowa ulic z uzbrojeniem technicznym w kwartale pomiędzy ul. Zastawie i ogródkami działkowymi w Suwałkach	DATA 28.02.2019
BRANŻA:	Zespół Projektowy:	NUMER UPRAWNIEŃ PODPIS
PROJEKTANT BRANŻY SANITARNEJ	mgr inż. Danuta Piszczatowska	SUW-75/90
SPRAWDZAJĄCY BRANŻY SANITARNEJ	mgr inż. Małgorzata Roszkowska	SUW-6/90
NAZWA RYS.	Profil kanalizacji sanitarnej Ks53, Ks78-83	SKALA 1:100/250 NR RYS. Ss/5a