



SCHEMAT MONTAŻU WENTYLATORA I WYRZUTNI DACHOWEJ

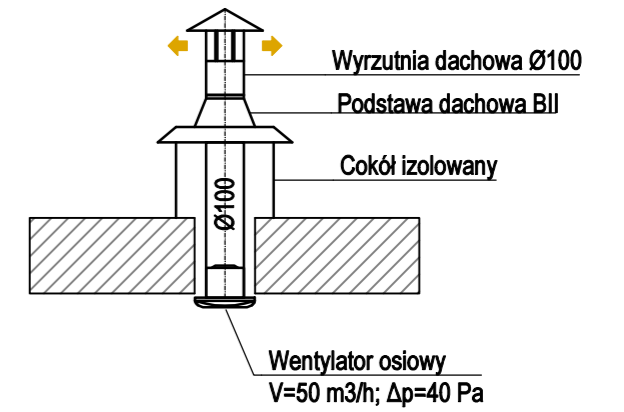

		PROJEKTANT: GRIMA ARCHITEKTURA I KRAJOBRAZ Sp z o.o. ul. Ciołka 17 lok 415, 01-445 Warszawa tel/fax: 22-896-95-55, kom: 503-123-553 e-mail: projekt@grima.com.pl, www.grima.com.pl	
INWESTOR: Miasto Suwałki ul. Mickiewicza 1, 16-400 Suwałki			
PROJEKT: Oświetlenie i modernizacja terenów rekreacyjnych przy ul. Wojska Polskiego 17 w Suwałkach			
ADRES: Suwałki, ul. Wojska Polskiego 17, dz. nr ew. 32963/7, 32996/6, 32963/29 obr. 9			
TYTUŁ: BUDYNEK 1 I BUDYNEK 2. RZUT DACHU INSTALACJE SANITARNE			
PROJEKTANT:	TYTUŁ, IMIĘ I NAZWISKO:	NR. UPRAWNIENI:	PODPIS:
PROJEKTANT	mgr inż. Andrzej Żabkin	MAZ/0405/POOS/13	
SPRAWDZAJĄCY	mgr inż. Jakub Wrzesiński	MAZ/0465/PBS/15	
PAB	NUMER PROJEKTU: 226/21	DATA: 05/2021	SKALA: 1:50
			NUMER RYSUNKU: IS.02
			REWIZJA: 0
<small>WSPYTYE WYMIARY PODANE BEZ MIANA SĄ W CENTYMETRACH. NIE WOLNO ODMERZAĆ ŻADNYCH WYMIARÓW Z TEGO RYSUNKU. OBOWIĄZKIEM WYKONAWCY ROBÓT JEST SPRAWDZIĆ WSZYSTKIE WYMIARY W NATURZE I PRZEKAZAĆ INFORMACJE O ZMIANACH W WYMIARACH DO BIURA ARCHITEKTONICZNEGO.</small>			
<small>PRAWA AUTORSKIE DO TEGO RYSUNKU PRZYSŁUGUJĄ PRACOWNI GRIMA ARCHITEKTURA I KRAJOBRAZ SP. Z O.O. BEZ JEJ ZGODY RYSUNEK NIE MOŻE BYĆ WYKORZYSTANY LUB REPRODUKOWANY.</small>			