

Mapa do celów projektowych		Skala mapy 1 : 500	
Code arkusza mapy	8.215.12.22.1	Oznaczenie i informacja o służebnościach gruntowych mających wpływ na zagospodarowanie gruntu, stacjonarnych w granicach projektowanej inwestycji	nie badano
Jednostka ewid.	M. Suwałki 206301_1		
Obręb ewid.	Obobręb Nr 9 0009	Oznaczenie i symbol konturu użytku gruntowego, który nie jest ujętym w bazie danych ewidencji gruntów i budynków	brak
Numer działki	32996/3,32996/6		
Ulica, nr	ul. Wojska Polskiego	Oznaczenie granic obszaru, który był przedmiotem aktualizacji	- - - - -
Układ współrzędnych płaskich	2000/24		
Układ wysokości	EVRF2007-NH	Wykonawca robót: 250/2021 Przedsiębiorstwo Usług Geodezyjno-Kartograficznych "GEO" Andrzej Kawałajba ul. Mickiewicza 16-400 Suwałki 8 160 230 Tel. (82) 566 33 24, kom. 501 019 118 NIP 854-107-72-16 REGON 142013200	
Ident. zgłoszenia pracy geod.	GR.6642.1.1102.2021		
Stan aktualności mapy na dzień	13.10.2021 r.		



Oświadczam, że niniejszy dokument został opracowany w wyniku prac geodezyjnych i kartograficznych, których rezultaty zawiera operat techniczny pożytkowo siewerskiowy. Jednocześnie informuję, że jestem świadomy odpowiedzialności karnej za złożenie fałszywego oświadczenia.

Identyfikator zgłoszenia prac geodezyjnych: GR.6642.1.1102.2021

Organ służby geodezyjnej, który otrzymał zgłoszenie: Prezydent Miasta Suwałki

Wykonawca prac geodezyjnych: Przedsiębiorstwo Usług Geodezyjno-Kartograficznych "GEO" Andrzej Kawałajba

Wzrost i nazwisko oraz nr uprawnień zawodowych kierownika prac: **GEO** Uprawniony
Andrzej Kawałajba
16-400 Suwałki ul. Mickiewicza 16-400 Suwałki 8 160 230
Tel. (82) 566 33 24, kom. 501 019 118
NIP 854-107-72-16
REGON 142013200

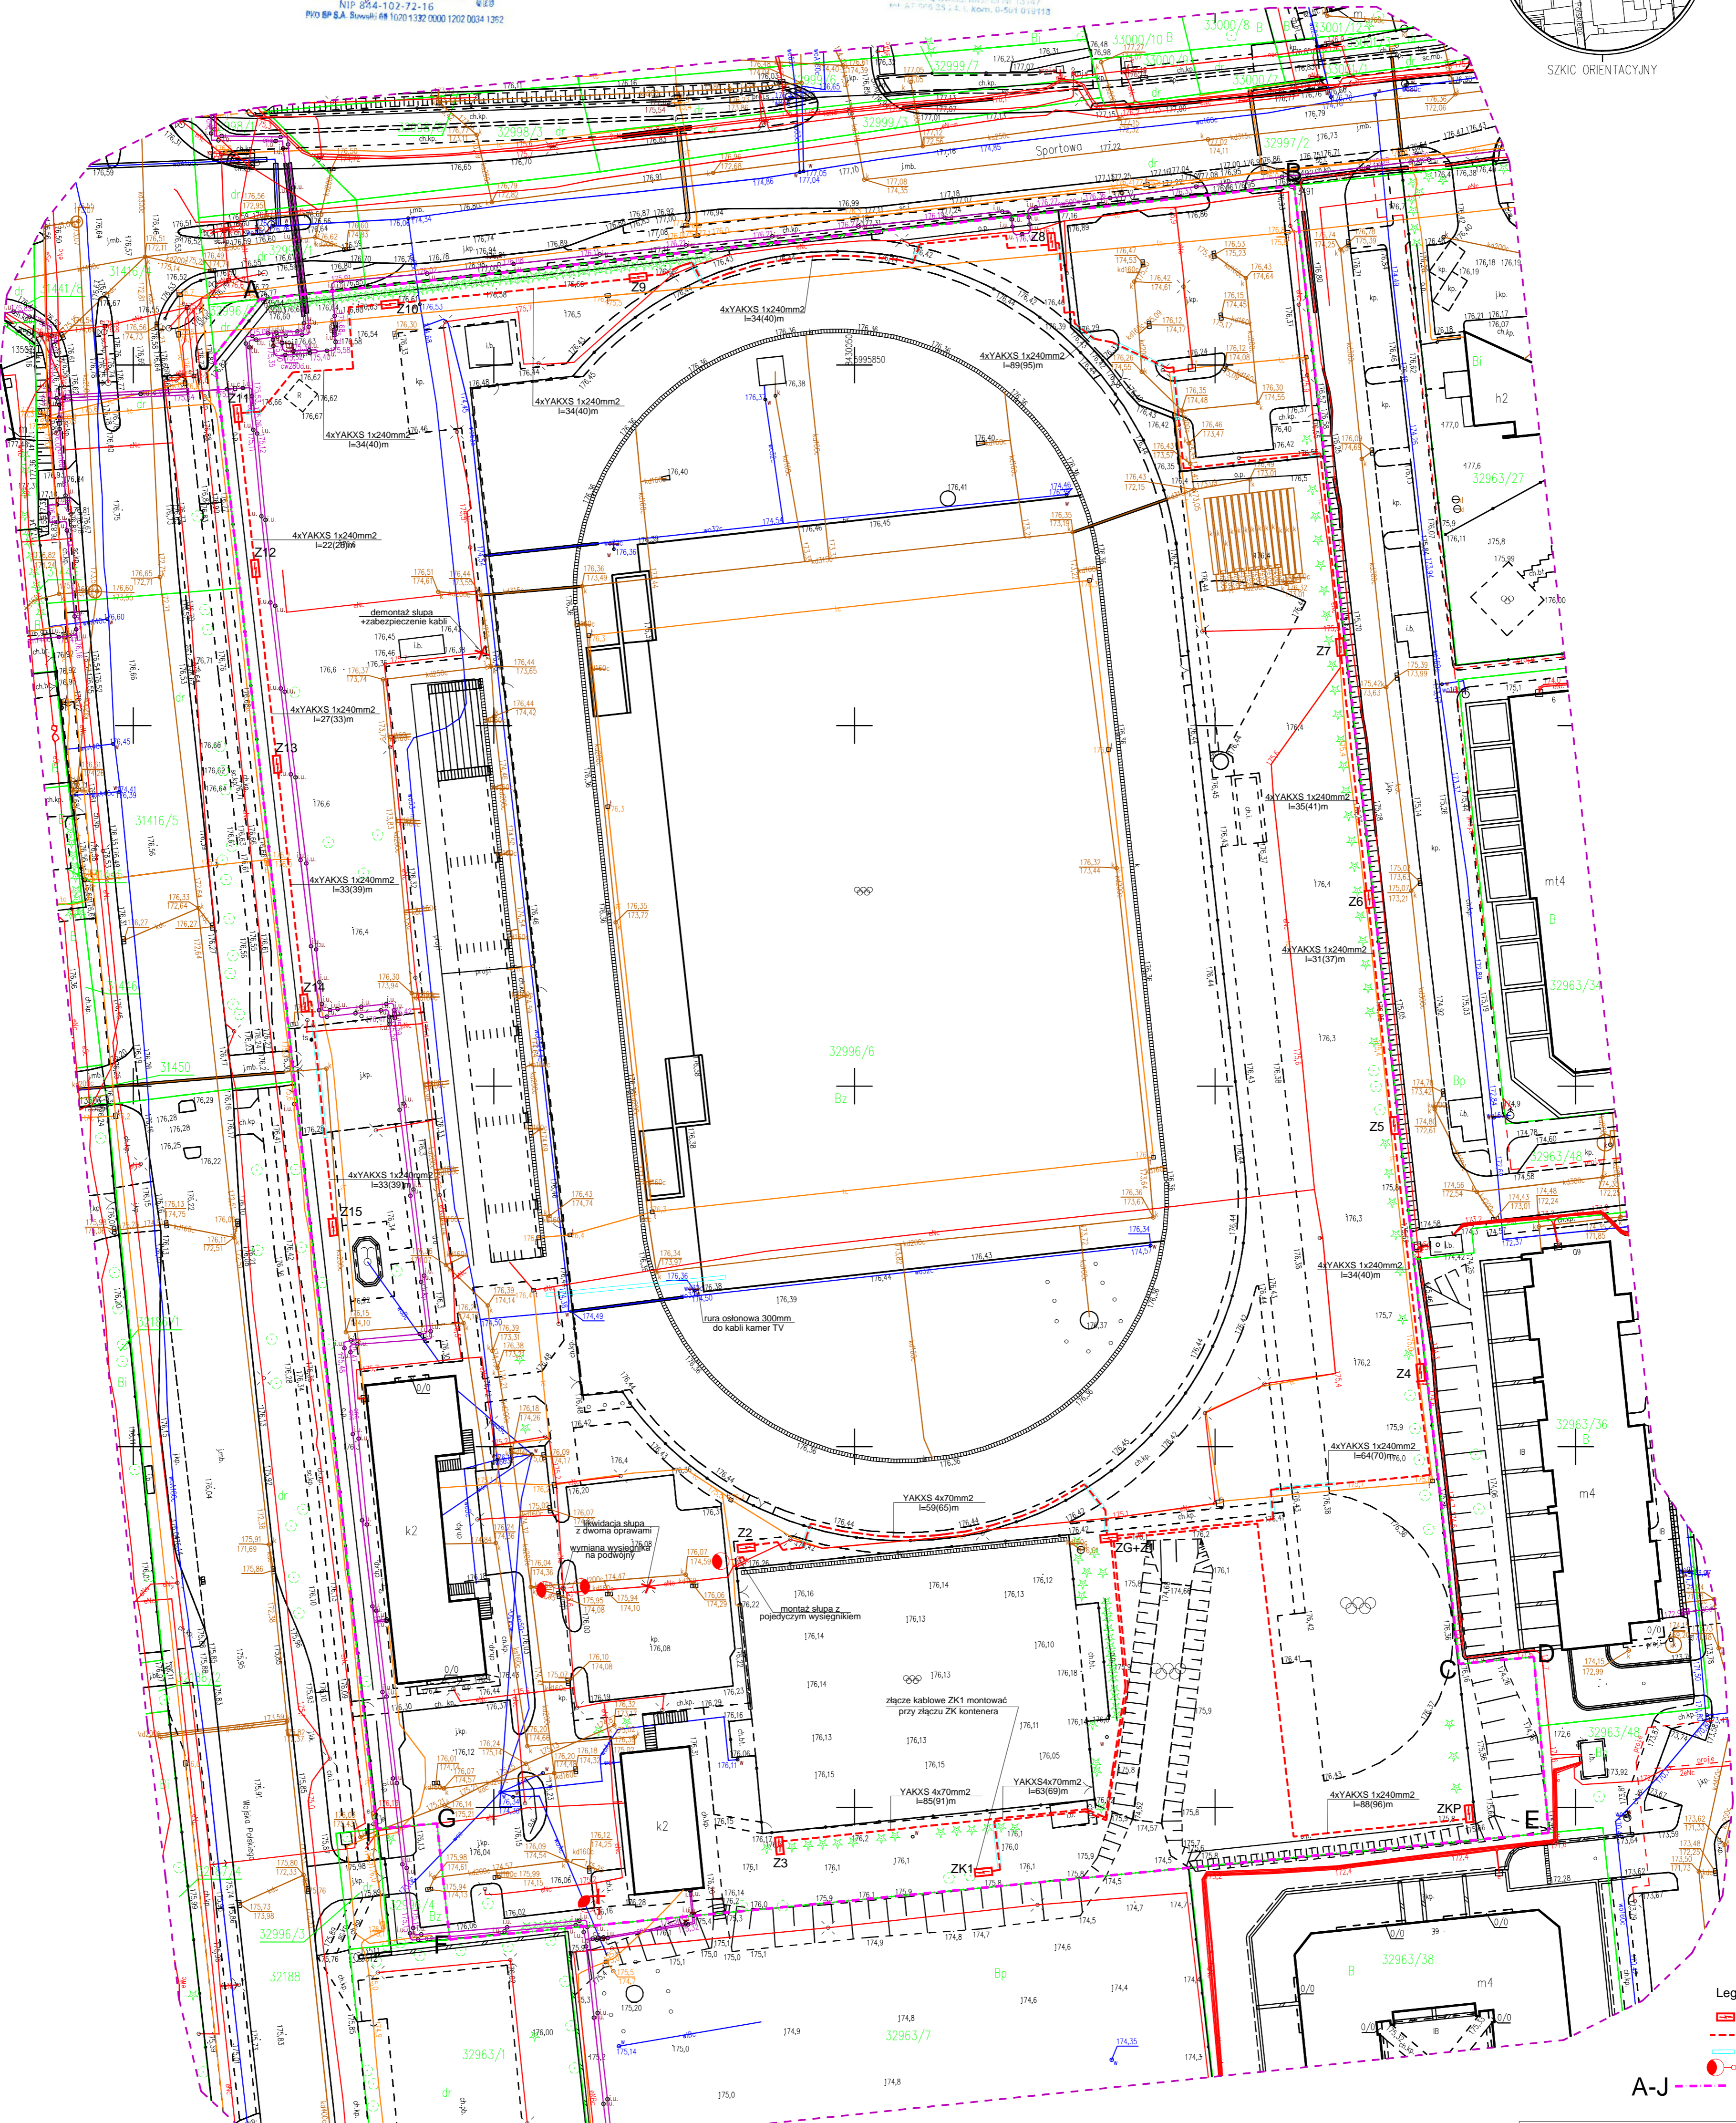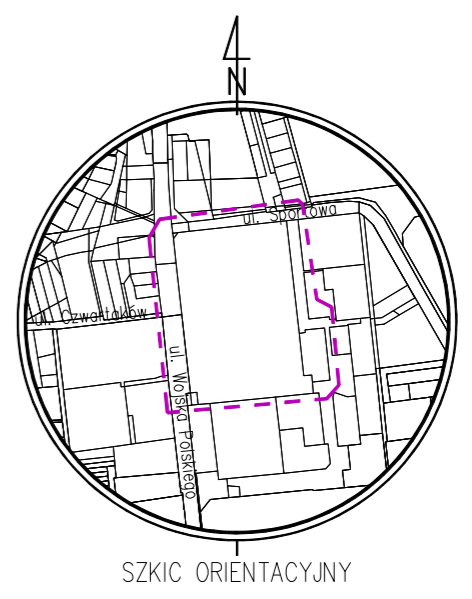

- Legenda:
- złącze kablowe
 - linia kablowa nN 0,4kV
 - rura osłonowa na kabły
 - słup stalowy ocynkowany
 - granica opracowania

P.P.U. INSTALATOR S.C.			
Jerzy Panasewicz, Andrzej Siliwinski			
16-400 Suwałki ul. Sejneńska 63			
INWESTOR	Miasto Suwałki ul. Mickiewicza 1 16-400 Suwałki		
TEMAT	BUDOWA ZEWNĘTRZNEJ INSTALACJI ELEKTRYCZNEJ		
OBIEKT	Suwałki ul. Wojska Polskiego 1		BRANŻA ELEKTR.
RYSUJEK	PROJEKT ZAGOSPODAROWANIA TERENU		SKALA 1:500
PROJEKT.	inż. Lechosław Wierzbicki UPR. NR 96 GD/75	DATA 21.12.2021	NR RYS. 1