


Mapa do celów projektowych		Skala mapy 1:500
Godło arkusza mapy	8.215.12.02.3.4, 8.215.12.03.3.3, 8.215.12.03.3.4	
Jednostka ewid.	M. Suwałki 206301.1	
Obręb ewid.	Obręb nr 4 0004	
Numer działki	23669/5, 23663, 23664, 23665, 23668, 23669	
Ulica, nr		
Układ współrz. płaskich	2000/24	
Układ wysokości	Kronsztad 60	
Identyfikator projektu	GR.6642.1.644.2019	
Stan aktualności mapy na dzień:	03.08.2019	
Oznaczenie i informacje o służebnościach gruntowych mających wpływ na zagospodarowanie gruntów zlokalizowanych w granicach projektowanej inwestycji		
Oznaczenie i symbol konturu użytku gruntowego, który nie jest uwzględniony w bazie danych ewidencji gruntów i budynków		
Oznaczenie granicy obszaru, który był przedmiotem aktualizacji		
W wykonawcę P.P.H.U. "SAD-MAR" Mariu Sawicku Szczepa 3, 16-304 Nowinka kom. 660 94 38 94 NIP 846138064, REGON 200272130		GEODETA UPRAWNIONY nr uprawnień 21199 <i>Seem</i> inż. Benedykt Sawicki

Poświadczam, że niniejszy dokument został opracowany w wyniku prac geodezyjnych i kartograficznych, których rezultaty zawiera operat techniczny wpisany do ewidencji materiałów państwowego zasobu geodezyjnego i kartograficznego	
Organ prowadzący państwowy zasób geodezyjny i kartograficzny	PREZYSTENT MIASTA SUWAŁKI
Identyfikator ewidencyjny materiału zasobu-operatu technicznego	P. 2063. 2019.1005
Data wpisania operatu technicznego do ewidencji materiałów zasobu	2019-09-27
Imię, nazwisko i podpis osoby reprezentującej organ	Z up. Prezydenta Miasta Inspektor w Wydziale Geodezji i Gospodarki Nieruchomościami mgr inż. Paweł Grajewski

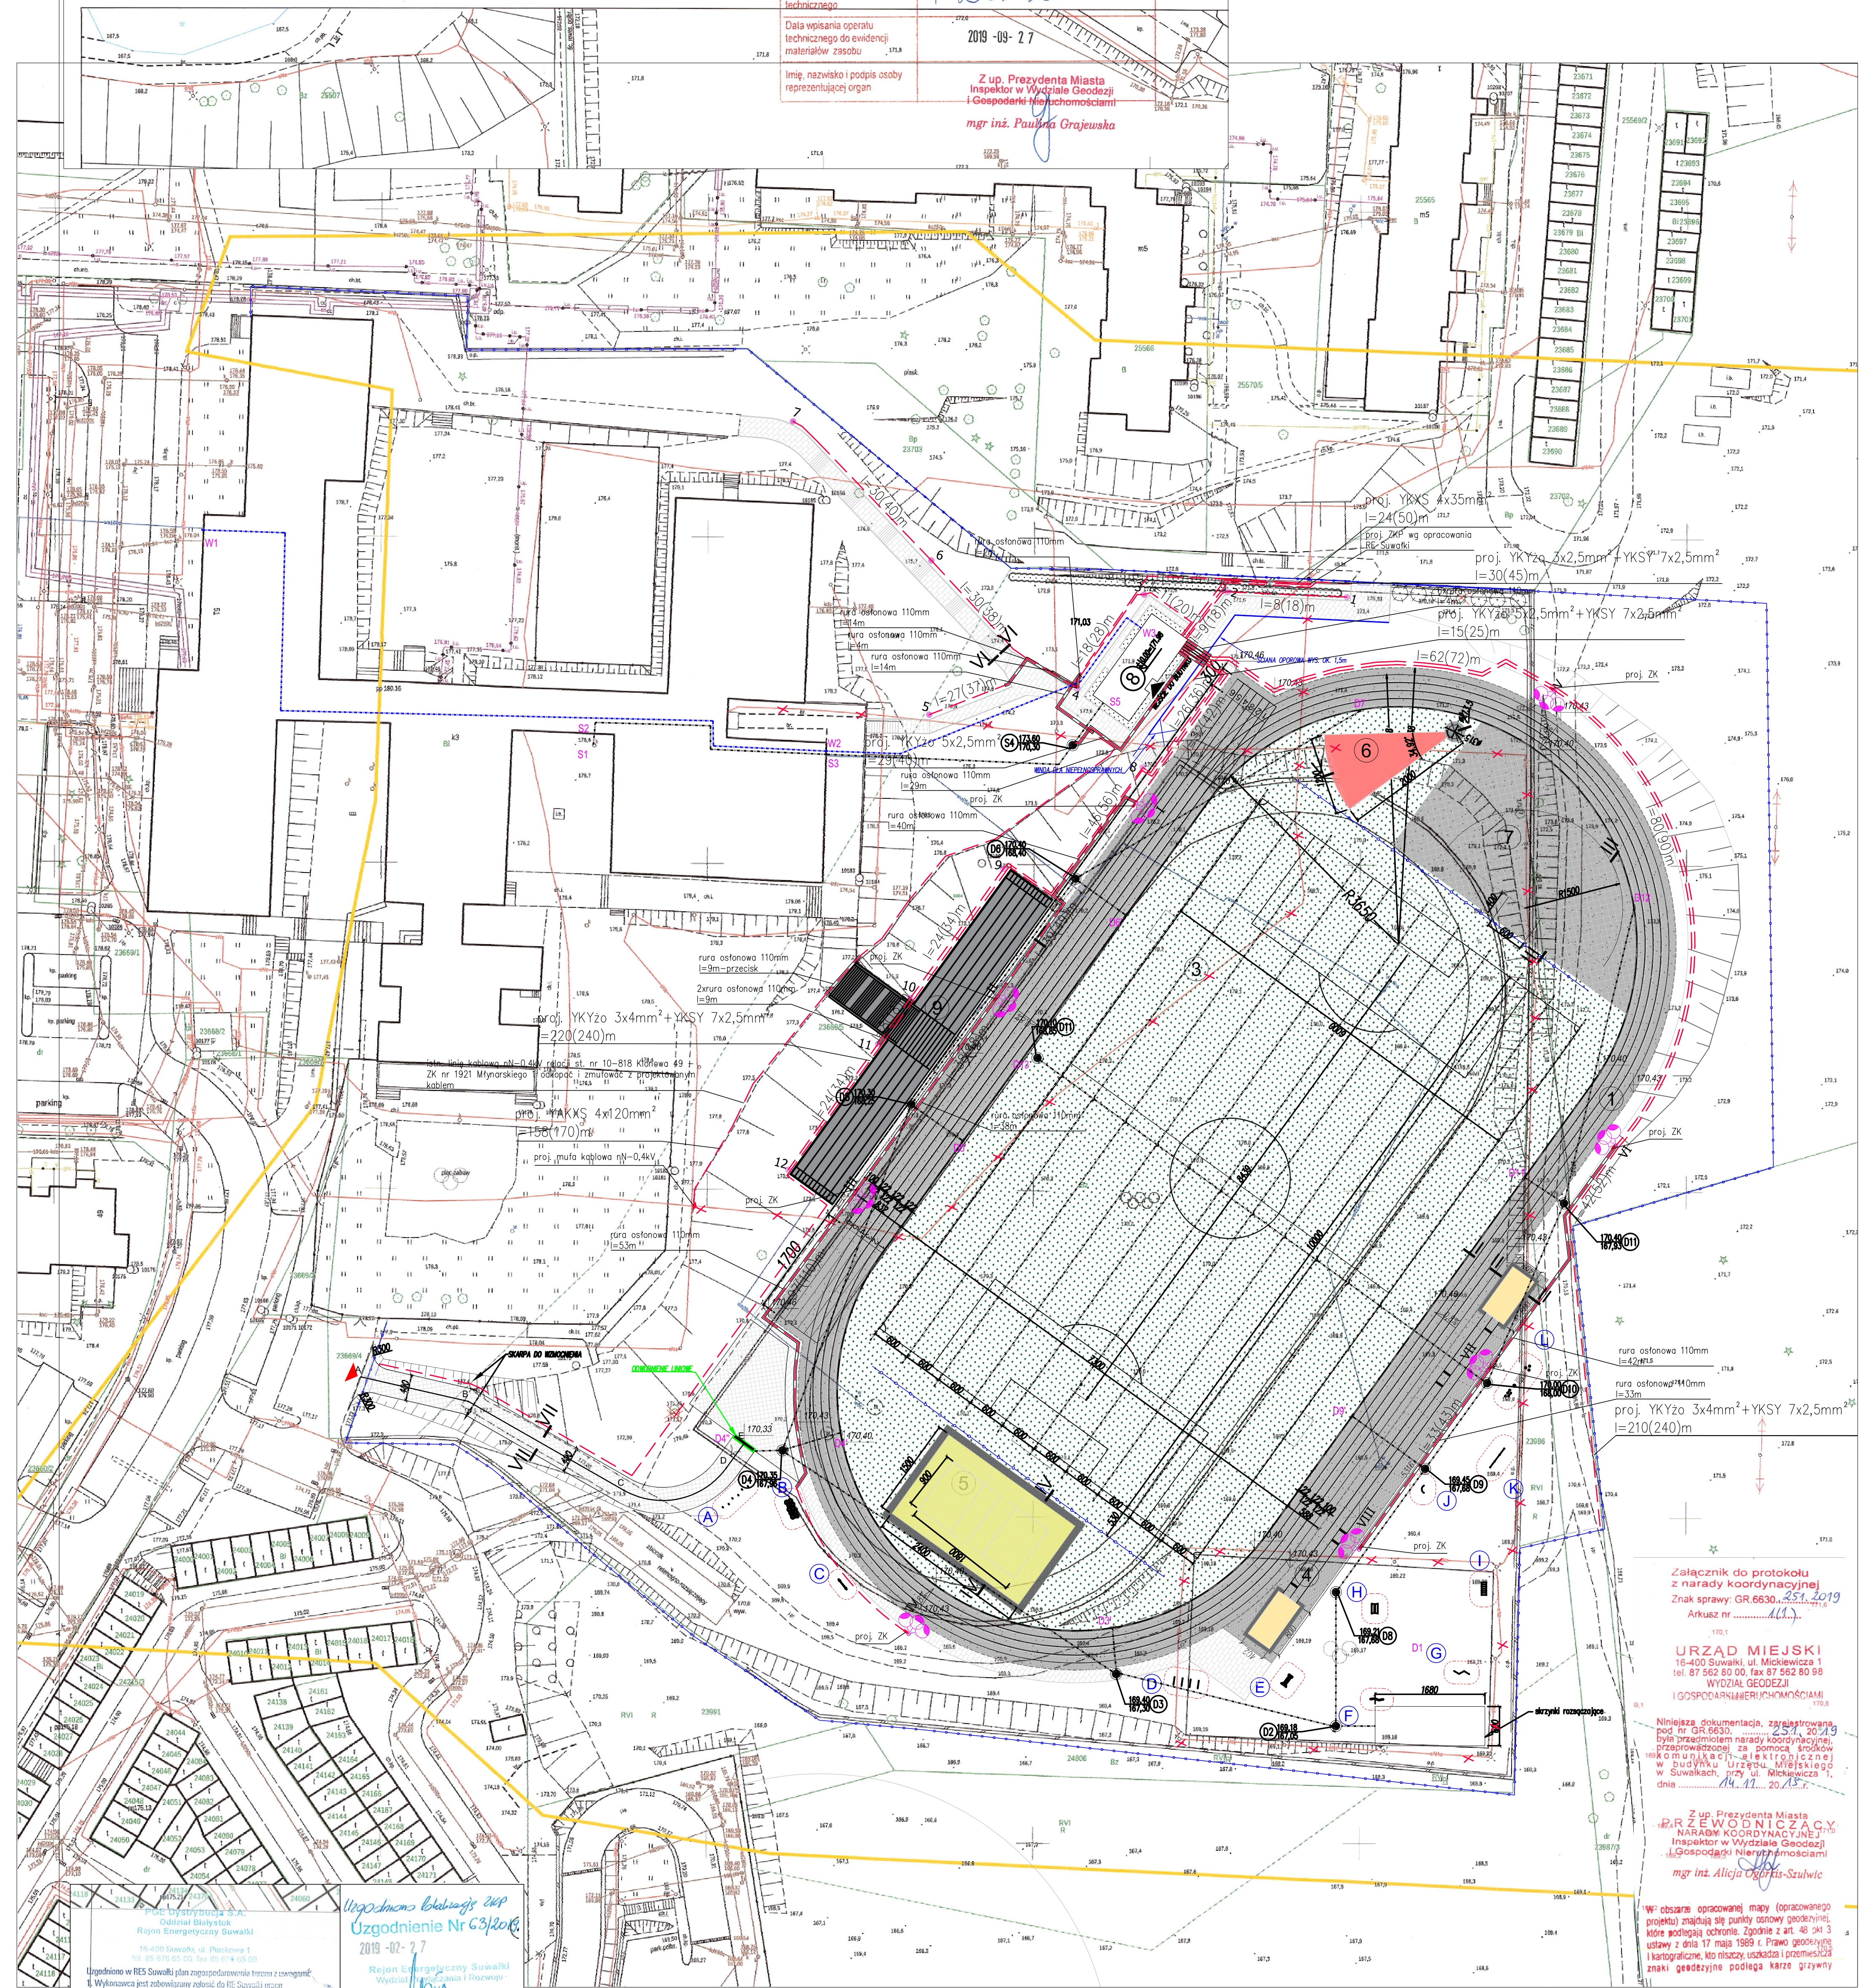

Załącznik do protokołu z narady koordynacyjnej
Znak sprawy: GR.6630.251.2019
Arkusz nr 1 (1/1)

URZĄD MIEJSKI
16-400 Suwałki, ul. Mickiewicza 1
tel. 87 562 80 00, fax 87 562 80 99
WYDZIAŁ GEODEZJI
i GOSPODARKI NIERUCHOMOŚCIAMI

Niniejsza dokumentacja, zarysowana pod nr GR.6630.251.2019, była przedmiotem narady koordynacyjnej, przeprowadzonej za pomocą środków komunikacji elektronicznej w siedzibie Urzędu Miejskiego w Suwałkach, przy ul. Mickiewicza 1, dnia 14.11.2019 r.

Z up. Prezydenta Miasta PRZEWODNICZĄCY Inspektor w Wydziale Geodezji i Gospodarki Nieruchomościami mgr inż. Alicja Ogórska-Szulc

W obszarze opracowywania mapy (opracowanie projektu) znajdują się punkty osnowy geodezyjnej, które podlegają ochronie. Zgodnie z art. 48 §1 3 ustawy z dnia 17 maja 1989 r. Prawo geodezyjne i kartograficzne, kto niszczy, uszkadza i przemieszcza znaki geodezyjne podlega karze grzywny

Uzgodnienie w RES Suwałki plan zagospodarowania terenu z otoczeniem:
1. Wykonawca jest zobowiązany zgłosić do RE Suwałki prace w sprawie planu zagospodarowania terenu, 7 dni przed przystąpieniem do robót, powołując się na numer projektowego zapisu.
2. Lokalizację podziemnych urządzeń elektroenergetycznych w terenie należy potwierdzić za pomocą przekładek Lucalox. O przyczynach odroczenia w trakcie robót ziemnych, rozprawy i uwagi, należy na planie nakreślić powiadomienie użytkownika sieci. Istniejącą sieć elektroenergetyczną eksploatowaną przez PGE, przekazano na zlecenie podzielnicy geodezyjnej kabinie w Suwałkach. Spowoduje zabezpieczenie kabin należy zgłosić do organu nadzoru przez uprawnionego pracownika RE Suwałki pod nr telefonu w godz. 7:00 do 15:00 (89) 616058, (89) 616059, (63) 616060, e-mail: biuro@re.suwalki.pl.
3. W przypadku zmiany projektu terenu należy wypracować podmiotowo porozumienie uzgodnień elektroenergetycznych do projektowanej inwestycji. Zgodność następuje po przyjęciu linii podziemnych.
4. W przypadku uszkodzenia sieci elektroenergetycznej wykonawca zostaje obowiązany do naprawy tych urządzeń oraz do zapewnienia właściwych poszkodowanych.

Uzgodnienie Nr 63/2019
2019-02-27
Rejon Energetyczny Suwałki
Wydział Inżynierii i Rozwoju
Robert Wójcicki

Rejon Energetyczny Suwałki
Wydział Inżynierii i Rozwoju
Specjalista ds. Sieci
Marcin Sawicki

- LEGENDA
- 1 BIEŻNIA OKRĘŻNA 400m
 - 2 BIEŻNIA PROSTA 100m
 - 3 BOSKO DO PIKI NOŻEJ
 - 4 BOSKO DO PIKI PLĄZEJ
 - 5 BOSKO DO PIKI PLĄZEJ
 - 6 RZUTNA DO POCHWY KULĄ
 - 7 BOSKO DO PIKI NOŻEJ
 - 8 ZAPLECZE SANITARNO-SZANOWNE
 - 9 TRIBUNA
- 10 PLENEROWA ŚCIEŻKA ZDROWIA
- A Tor przesłód-słom
B Kółka do przebiegania
C Kłódka na sprężynach
D Skoki przez płoty
E Drążki do brzości
F Beka równoważnica
G Drążek podręczny
H Poręcze z równowagą
I Drabinka pozioma
J Ścianka linowa
K Liny do podciągania
L Zestaw równowagi
- WYKAZ PROJEKTOWANY

- PROJEKTOWANE OGRÓDZENIE TERENU
wys. max. 1,20m
- BRAMA PRZESUWNA
- ELEMENTY DO ROZBIÓRKI
- NAWIERZCHNIA SYNTETYCZNA POLIURETANOWA
- TRAWA SYNTETYCZNA-BOSKO
- PIASEK
- NAWIERZCHNIA UTWORZONA Z KOSTKI BETONOWEJ 6cm - Z OBRZEŻEM
- NAWIERZCHNIA UTWORZONA Z KOSTKI BETONOWEJ 8cm - Z KRAWKIZNEM

- linia kablowa oświetleniowa bazy YKXS 5x10mm²
bednarka ocynkowana (złaz 254mm)
- naswietlacz
na maszynie oświetleniowej o wysokości 16m (stosowy ocynkowany) CPM-160,
na fundamentach F5-1/16(250/65), z belką poprzeczną typu P160 -1600mm
na słupie oświetleniowym
- oprawa
aluminium o wys. 4m
- linia kablowa nN-0,4kV

- WUAGA:
- Z bednarką uziemiającą należy połączyć wszystkie metalowe słupy
opadnięte oraz pikiety, bramki do piki nożnej
oraz tuleje do słupów piki słotkowej
- K1-K12 projektowane kamery monitoringu
- proj. drenaz boiska
- proj. doziemna instalacja wodociągowa
- proj. doziemna instalacja kanalizacyjna sanitarna
- proj. doziemna instalacja kanalizacyjna deszczowa
- proj. skrzynia odpływowa
- proj. betonowa studnia kanalizacyjna deszczowa DN1000 z osadnikami

- INWESTOR: Miasto Suwałki
ul. Mickiewicza 1
16-400 Suwałki
- ETAP: PROJEKT WYKONAWCZY
- JEDNOSTKA PROJEKTOWA: PRIMO INVEST Sp. o.o.
ul. Poznańska 16/4
00-660 Warszawa
- Nazwa projektu: PROJEKT ZAGOSPODAROWANIA TERENU
Linie kablowe nN-0,4kV
- Nr rysunku: E1
- Brano: ELEKTRYCZNA
- Data: LISTOPAD 2019
- Skala: 1:500
- Wzrost: 00
- Format: A1