


LEGENDA SYMBOLI	
	OPRĄDZNIK AWARYJNY PROJEKTOWY L202/206/R/1/52/NI/WH szczegółowy opis oprządnika w specyfikacji w części opisowej
	OPRĄDZNIK AWARYJNY PROJEKTOWY AR/206/R/1/5A/NI/WH szczegółowy opis oprządnika w specyfikacji w części opisowej
	OPRĄDZNIK AWARYJNY ETE/206/R/1/52/NI/WH + TERMOSTAT
	AUTONOMICZNA CZUJKA DYMU

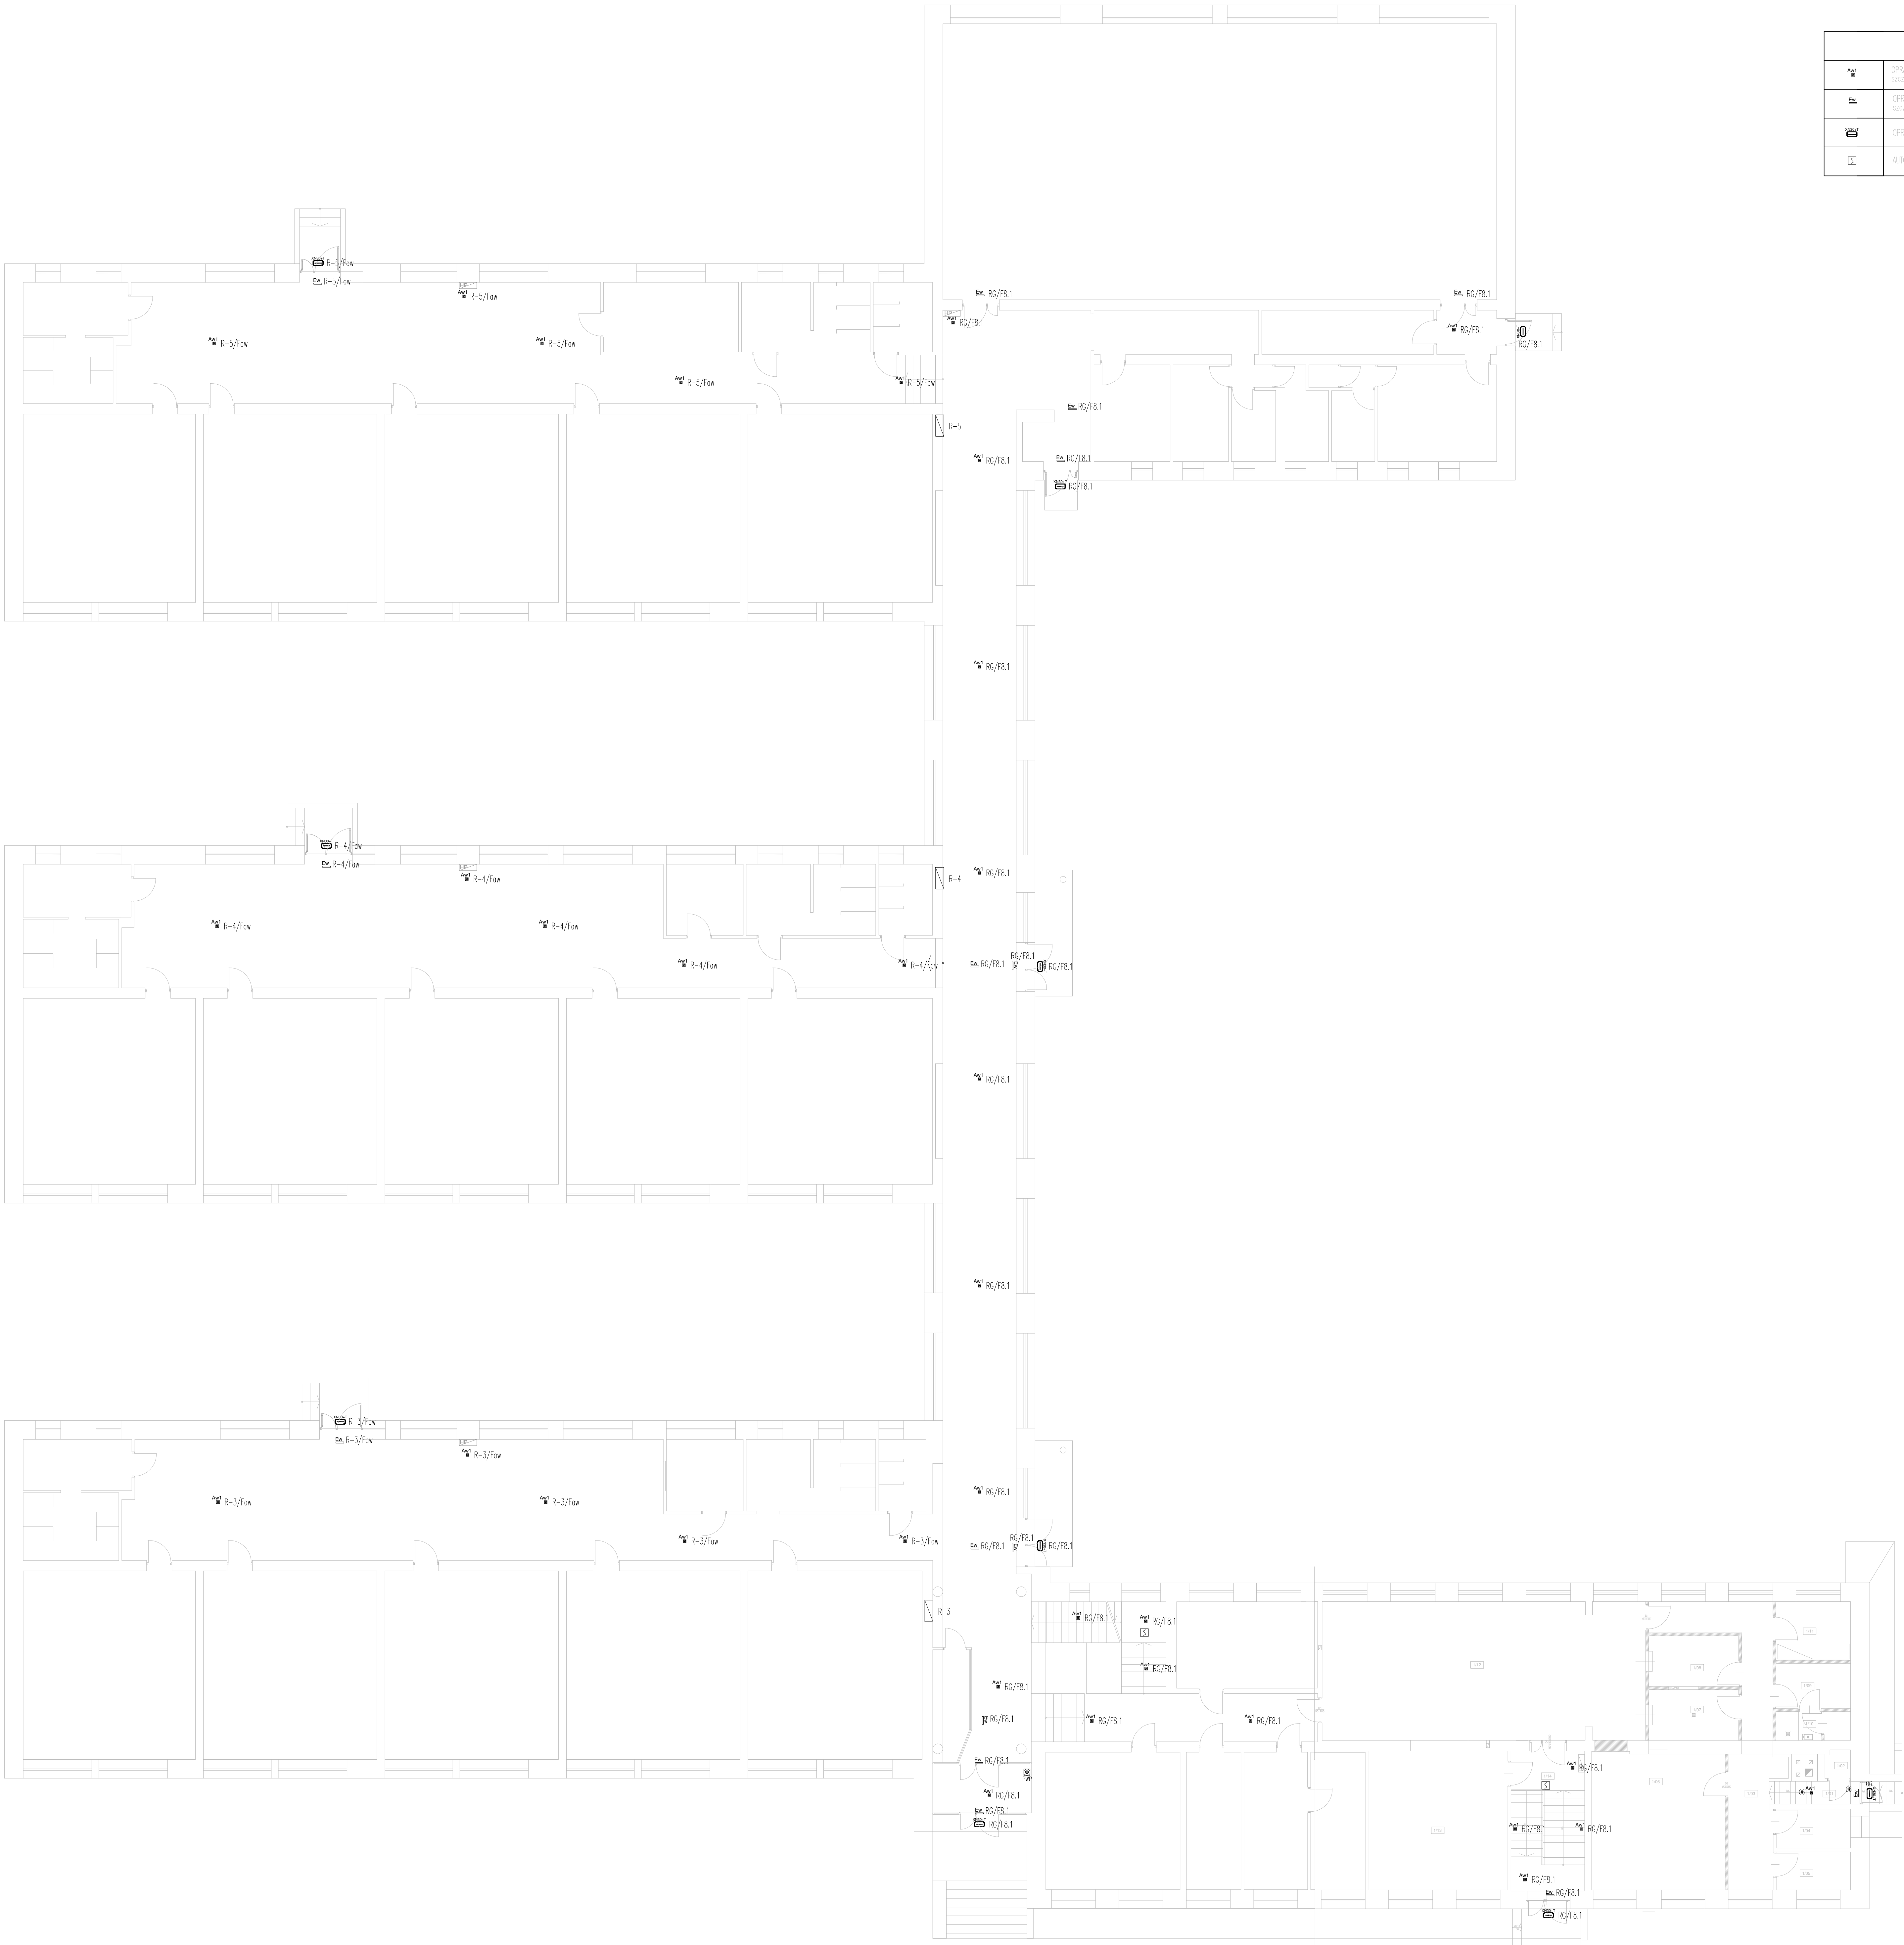

CAD

SPÓŁKA Z O.O.

PROJEKT BUDOWLANY

Instalacja awaryjnego oświetlenia

na dz. nr ewid. gr. 32 999/14

Podstawowej nr 4 położonej

przy ul. Wojska Polskiego 13 w Suwałkach

TEL 505 10 00 94

KONTAKT@CADPLAN.PL

INWESTOR:

Miasto Suwałki

ul. Mickiewicza 1, 16-400 Suwałki

PROJEKTANCI:

mgr inż. Ireneusz Wasilek upr. nr 27502/OLW

mgr inż. Michał Nagórka upr. nr PDL0180/PBE/15 (sprawdzający)

Rzut Parteru

- Instalacja awaryjnego oświetlenia ewakuacyjnego

SKALA:

1:100

IE-04

DATA:

20 czerwca 2020 r.